
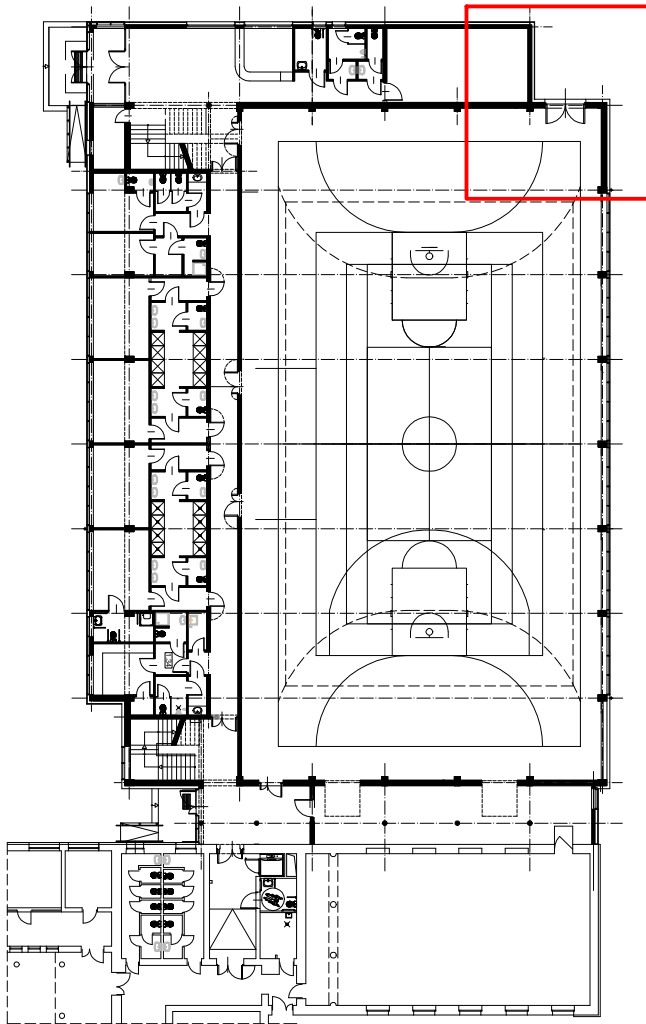


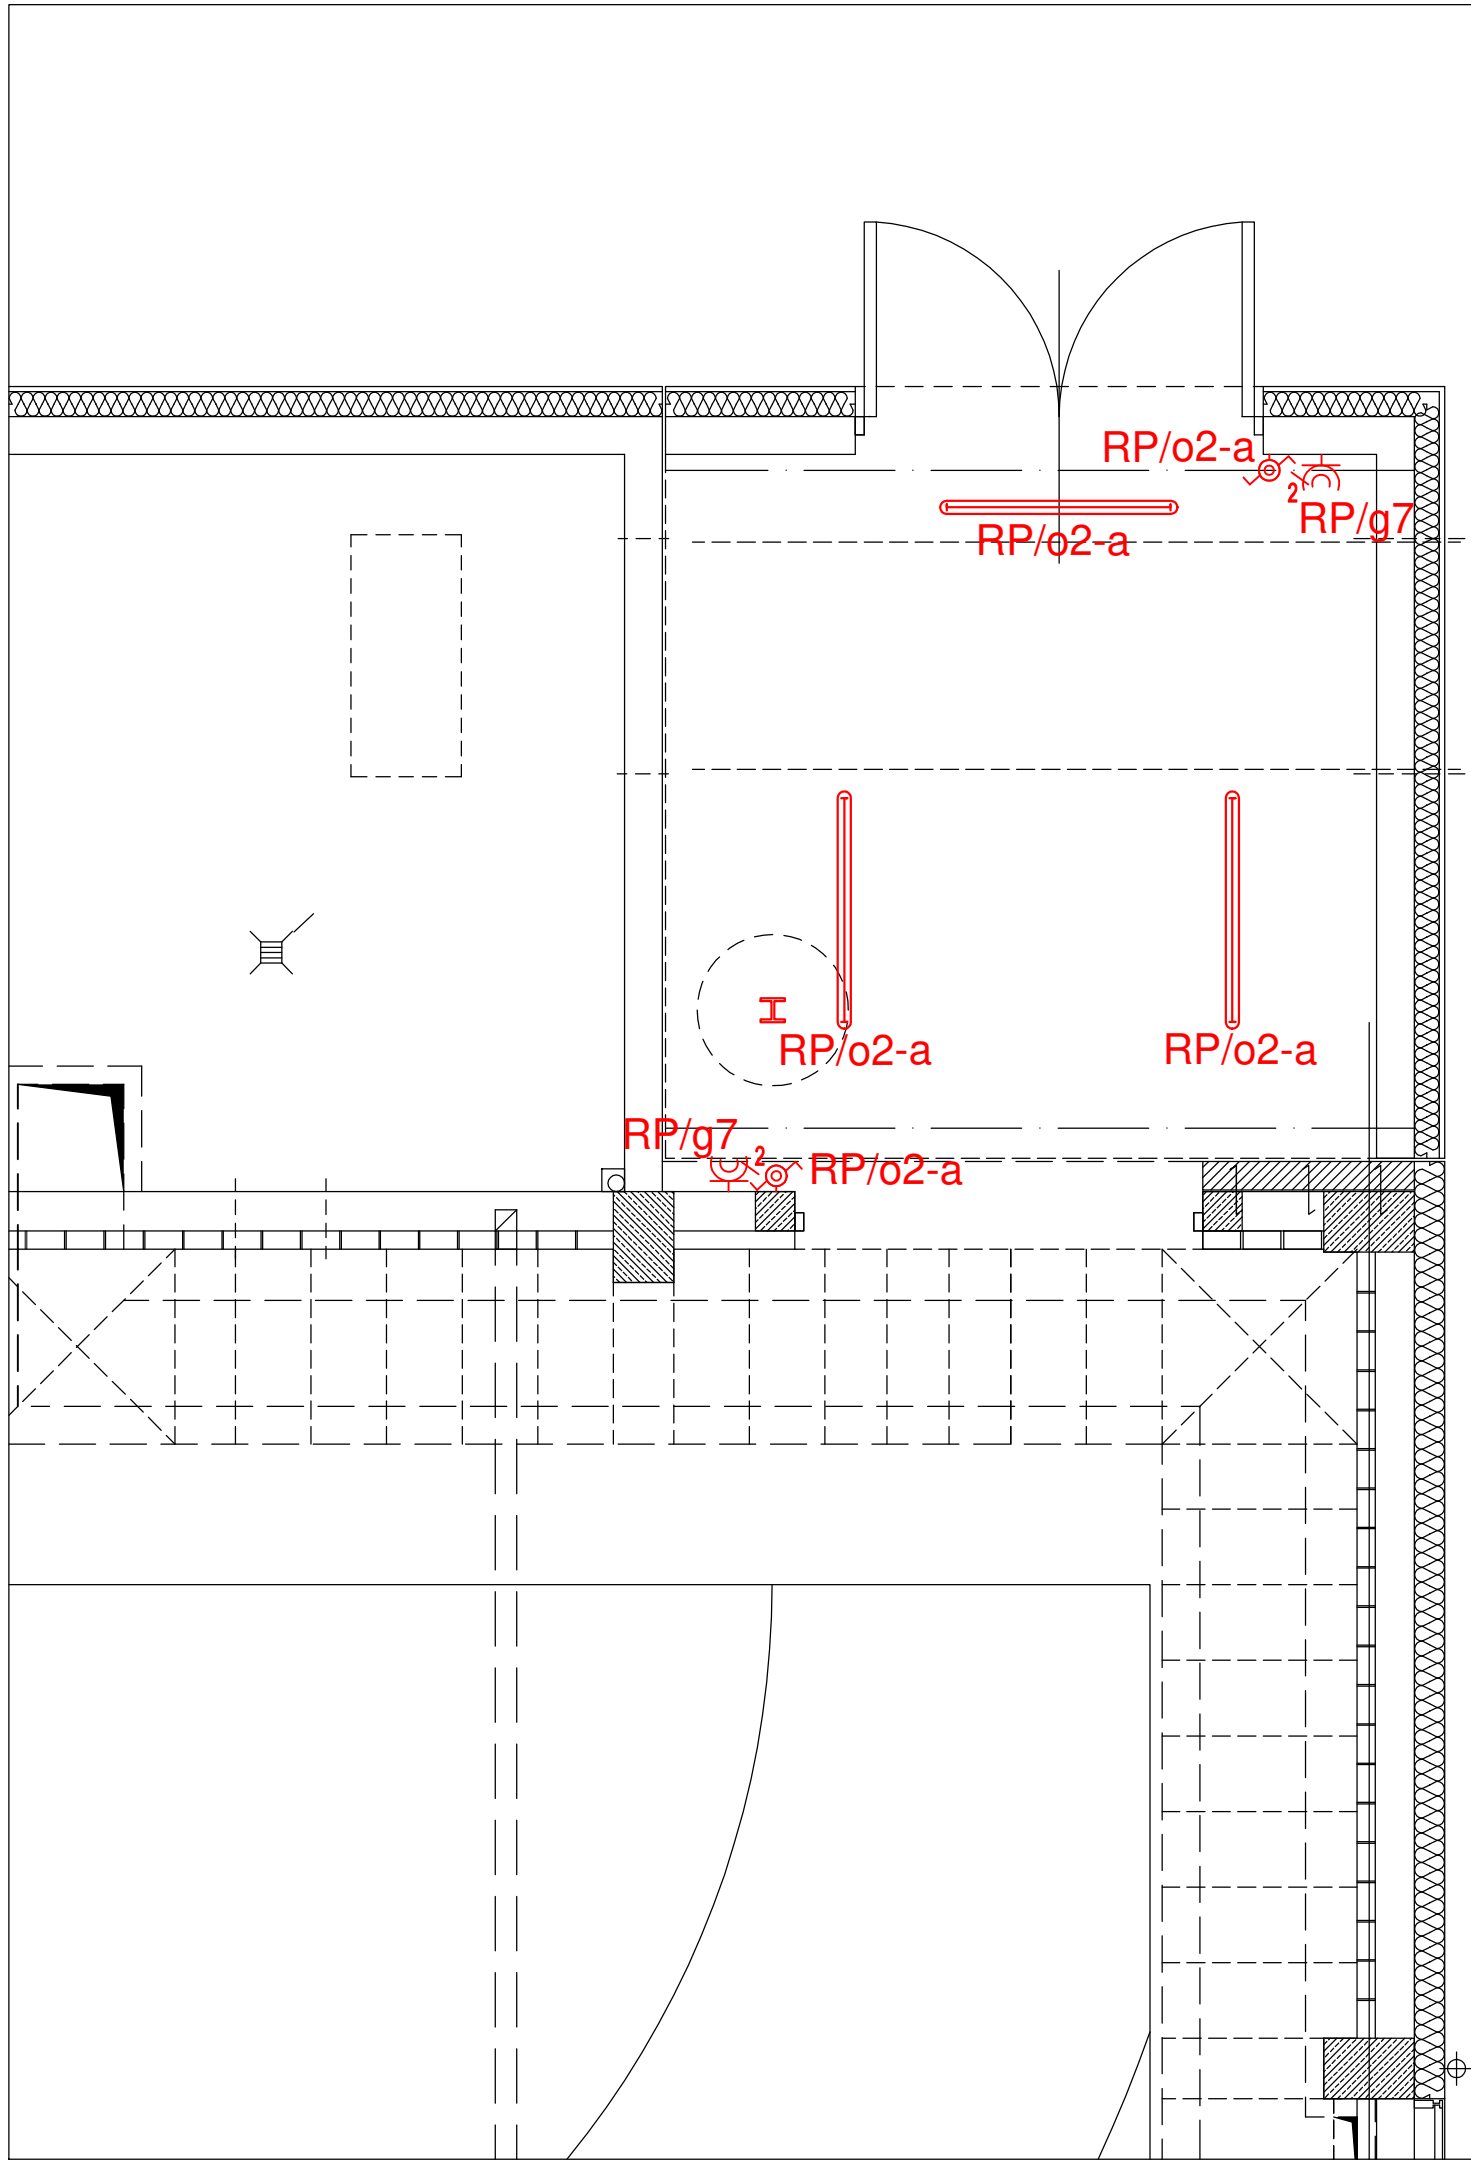

LEGENDA:

-  OPRAWA ZWIESZAKOWA LED 4800LM PC OPAL E IP65 840
-  ŁĄCZNIK SCHODOWY IP44
-  GNIAZDO WTYKOWE 230V PODWÓJNE P/T 16A IP44

Jednostka projektowa :		"ARCHITEKT- PROJEKT" sp.z o.o. ul.Mickiewicza 59 15-213 Białystok			Rodzaj opracowania : PT
Nazwa i adres obiektu :		Rozbudowa hali sportowej przy budynku I Liceum Ogólnokształcącego im. T. Kościuszki w Bielsku Podlaskim przy ul. 11 Listopada 6 o magazyn na sprzęt sportowy wraz z infrastrukturą towarzyszącą.			Nr rysunku : E-1
Przedmiot :		RZUT PARTERU - INST. ELEKTRYCZNE			Skala : 1:50
Zespół projektowy	Branża :	Projektant :	Nr uprawnień :	Data :	Podpis :
	Inst.elekt.	mgr inż. Maciej Jurowczyk	PDL/0096/PWBE/19	06.03.2026	
Zespół sprawdzający	Branża :	Sprawdzający:	Nr uprawnień :	Data :	Podpis :
	Inst.elekt.	mgr inż. Paweł Iwanicki	PDL/0086/PWOE/13	06.03.2026	