


Kopia mapy zasadniczej
SKALA 1:500

Układ odniesienia: PL-ETRF89, układ wsp. płaskich: PL-2000 strefa 8 (24°), układ wys.: PL-EVRF2007-NH

Nazwa organu prowadzącego państwowy zasób geodezyjny i kartograficzny	STAROSTA SUWALSKI
Identyfikator ewidencyjny materiału zasobu	PL.PZGiK.7476
Nazwa materiału zasobu	Mapa zasadnicza
Data wykonania kopii	2026.04.24
Imię, nazwisko i podpis osoby reprezentującej organ	 Podpisany elektronicznie przez Wojciech Andrzej Otłowski 24.04.2026 9:42:54 +02'00'

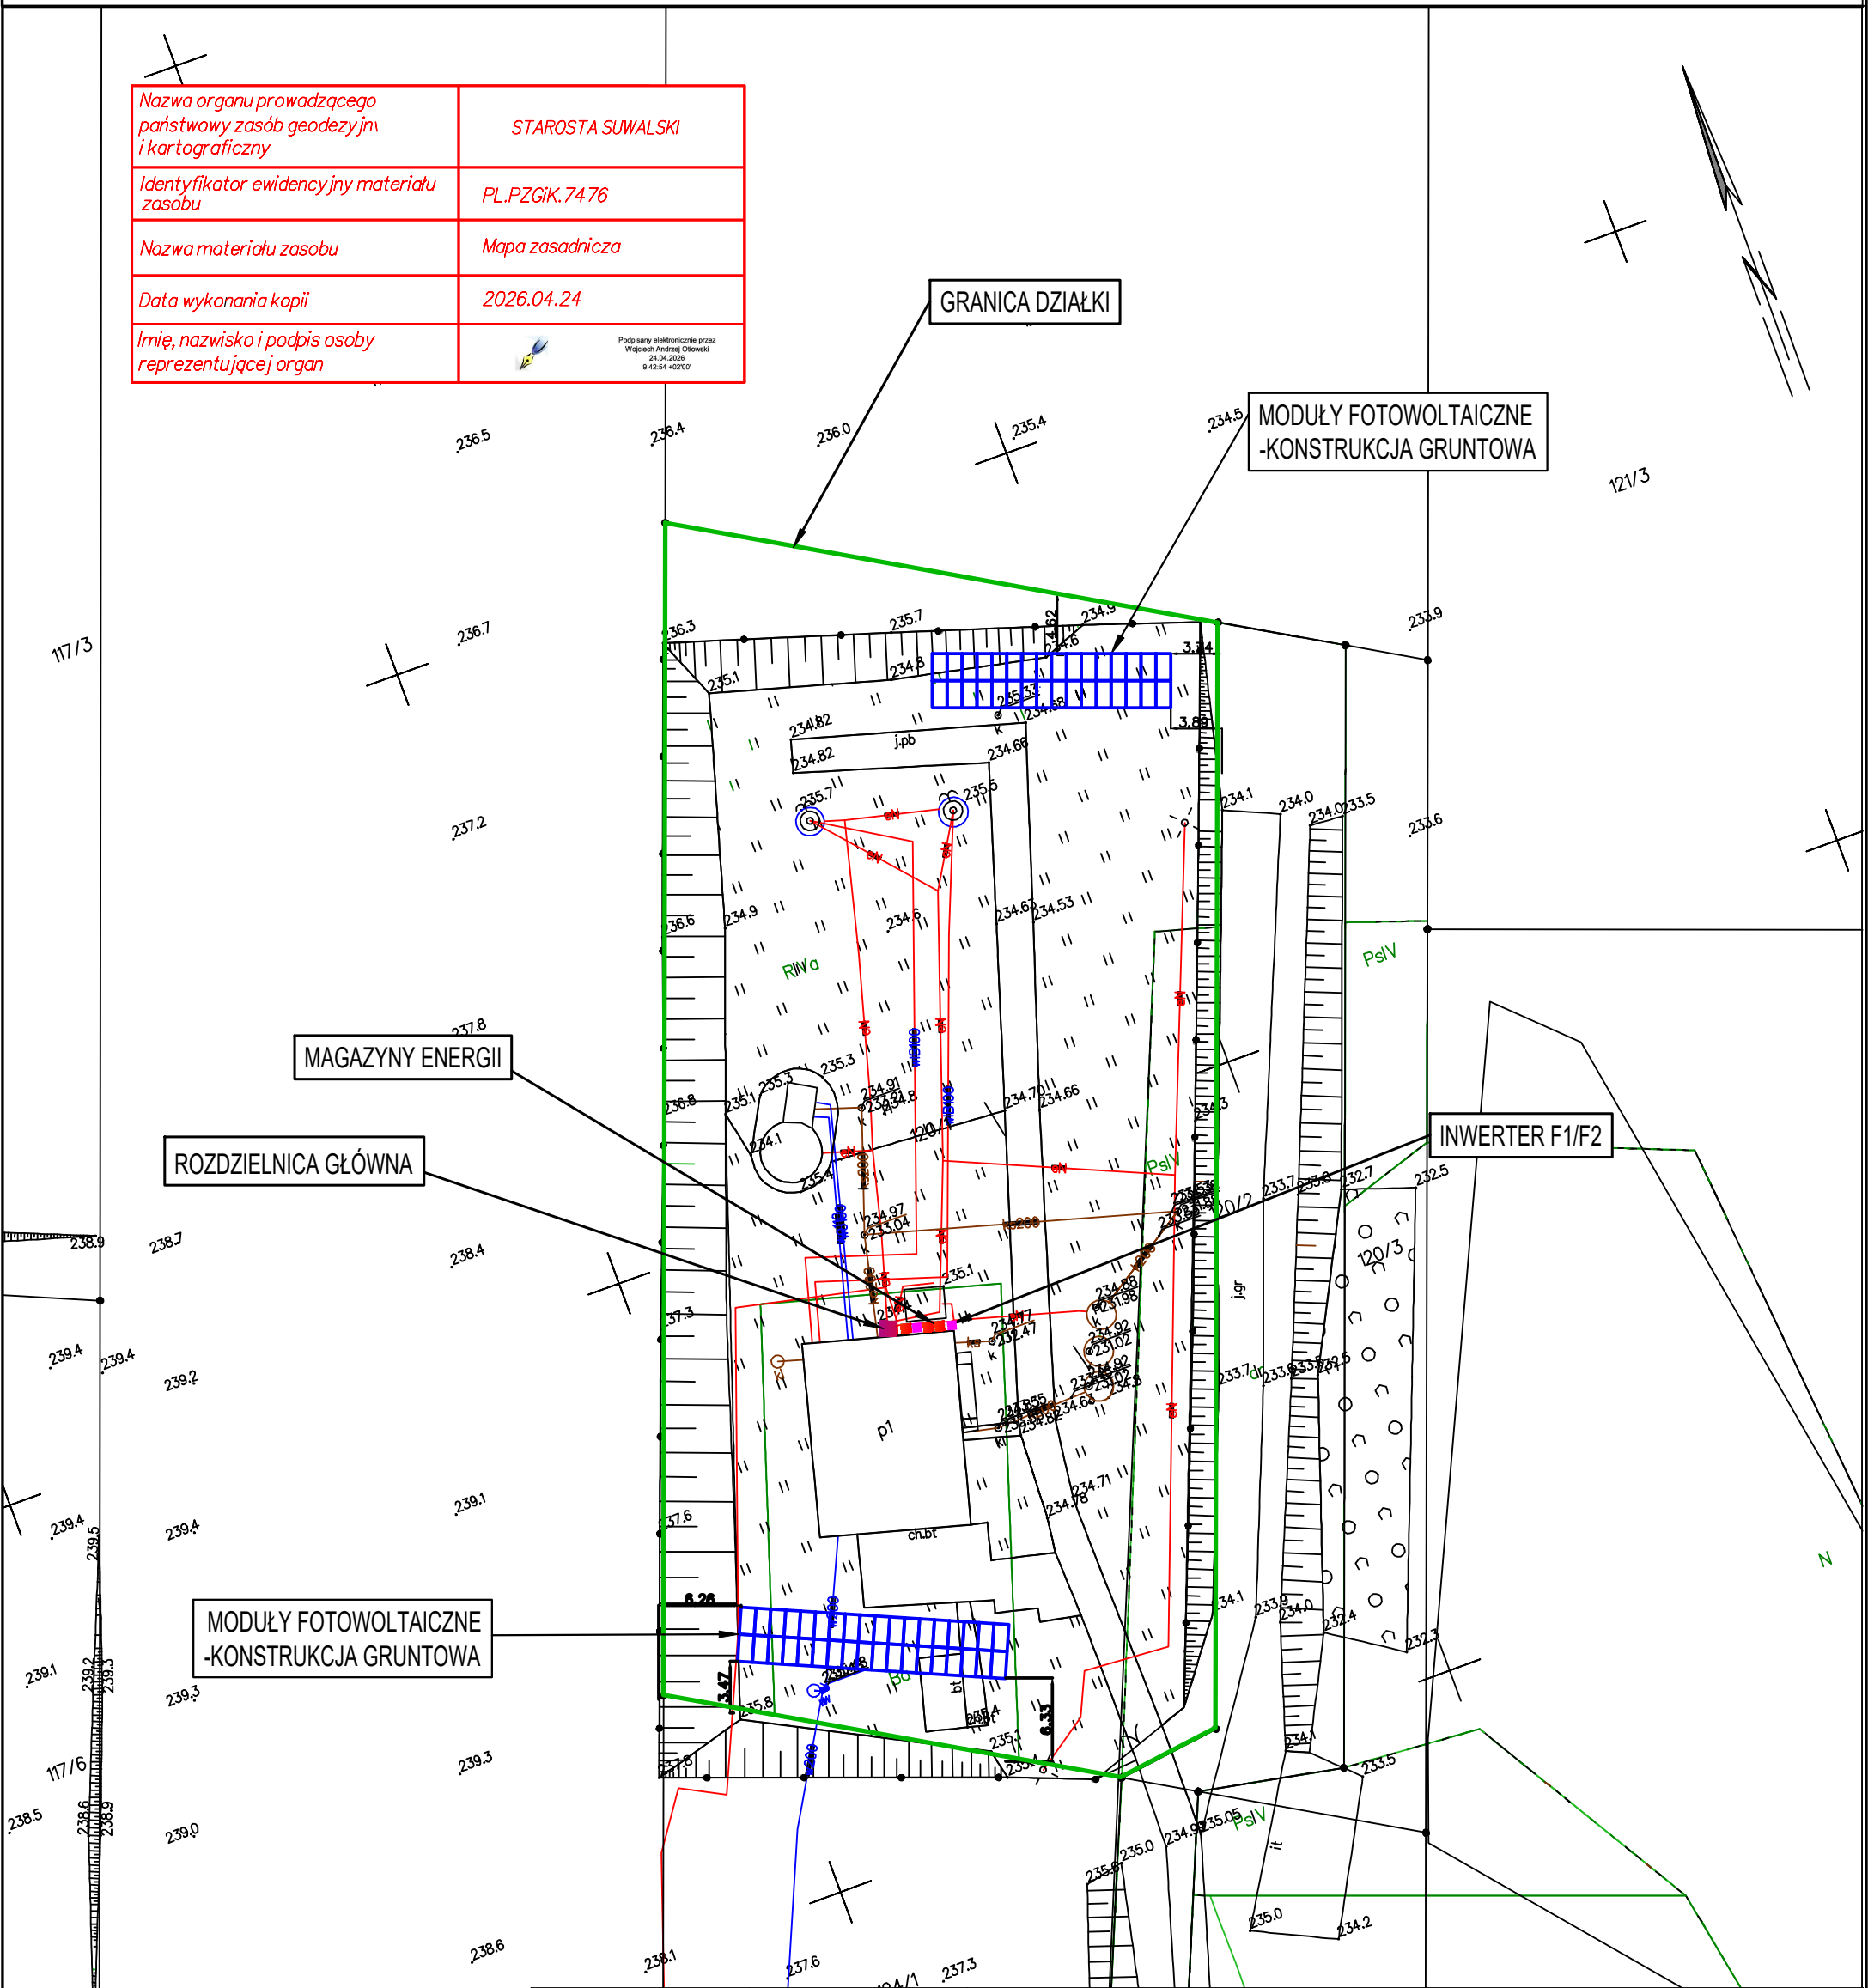

 4 TECHNOLOGY BIO-LAB	JEDNOSTKA PROJEKTOWA: 4Technology Sp.z o.o. ul. Hoża 86/410 00-682 Warszawa	NAZWA PROJEKTU: Projekt instalacji fotowoltaicznej o mocy 39,44 kWp z magazynem energii o pojemności 62,1 kWh oraz systemem zarządzania przepływem energii w budynku		
		TYTUŁ RYSUNKU: Plan zagospodarowania terenu	NR RYSUNKU: R-01	
INWESTOR: Gmina Przerośl 16-427 Przerośl, ul. Rynek 2		PROJEKTANT: Adam Łapszo	UPRAWNIENIA: E/379/618/22	PODPIS:
LOKALIZACJA: Śmieciuchówka dz. nr 120/1 16-427 Przerośl		DATA: 05.05.26r.	SKALA:	