


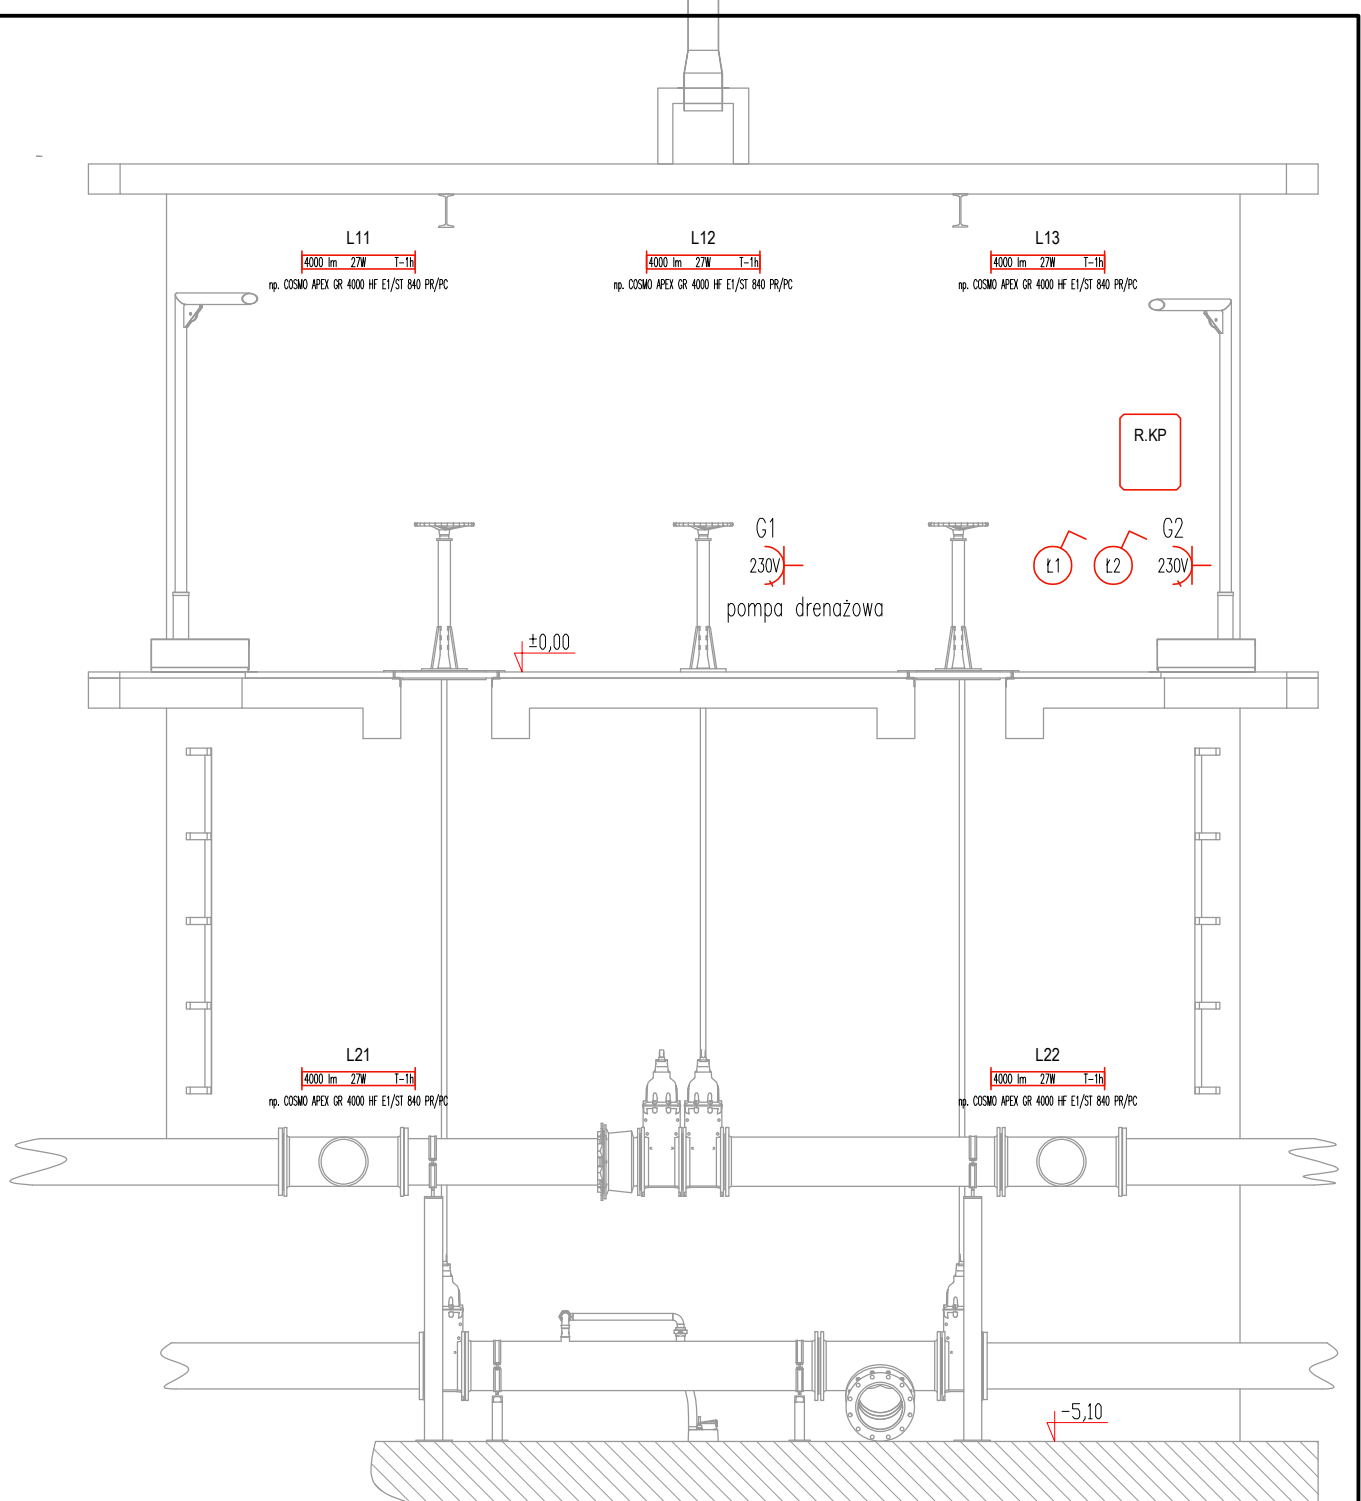

- R.KP
Rozdzielnica obiektowa
- L1
4000 lm 27W 1-1h
Oprawa oświetleniowa n/t
- G1
230V
Gniazdo wtyczkowe n/t 230V
- L1
Łącznik jednobiegunowy n/t

INWESTOR / ZAMAWIAJĄCY:

ZAKŁAD WODOCIĄGÓW i KANALIZACJI Sp. z o.o. w MRĄGOWIE
oś. Mazurskie 1A; 11-700 Mrągowo
T.: +4889 742 6111; F.: +4889 741 8621 www.zwik.mragowo.pl



JEDNOSTKA PROJEKTOWANIA

WT-PLAN Tomasz Włodarczyk
ul. Jodłowa 2; 05-555 Tarczyn
T.: +48 609 445 266; twlodarczyk@wtplan.pl



NAZWA ZAMIERZENIA BUDOWLANEGO

REMONT I MODERNIZACJA STACJI UZDATNIANIA WODY DLA MIASTA MRĄGOWO - ETAP III

NAZWA OBIEKTU BUDOWLANEGO

STACJA UZDATNIANIA WODY
oś. Mazurskie 1A; 11-700 Mrągowo
Dz. Nr 42/11;

TYTUŁ RYSUNKU

REMONT INSTALACJI ELEKTRYCZNYCH
KOMORA POŁĄCZENIOWA
Instalacje elektryczne oświetlenia i gniazd

GLÓWNY PROJEKTANT

Tomasz WŁODARCZYK

Upr. Nr

MAZ/0218/P00S/07

DATA

1 2024

PODPIS

PROJEKOWAŁ - ELEKTROENERGETYCZNA

Radosław Piotr CZAJKA

Upr. Nr

WAM/0136/PW0E/17

DATA

1 2024

PODPIS

SPRAWDZIŁ - ELEKTROENERGETYCZNA

Upr. Nr

DATA

PODPIS

FAZA

PR

ARKUSZ

A-4

WERSJA

0

UMOWA Nr.

18/2023

NR ZESPÓŁU

BRANŻA

E

SKALA

1:50

ZASTĘPUJE WERSJĘ

DATA

1 2024

NR RYSUNKU

W311/ E.02-11