


INWESTOR / ZAMAWIAJĄCY:

ZAKŁAD WODOCIĄGÓW I KANALIZACJI Sp. z o.o. w MRĄGOWIE
oś. Mazurskie 1A; 11-700 Mrągowo
T.: +4889 742 6111; F.: +4889 741 8621 www.zwik.mragowo.pl

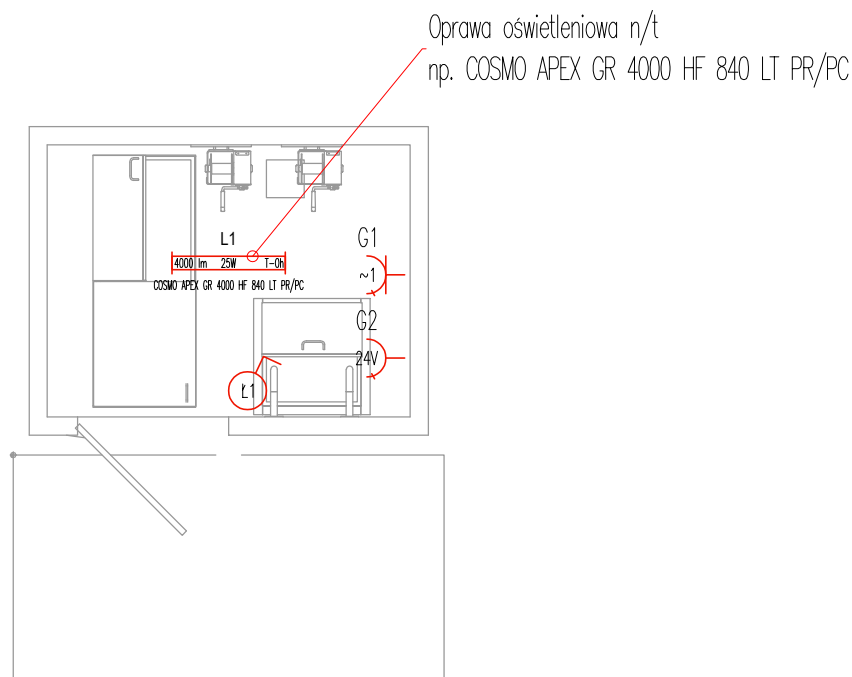

JEDNOSTKA PROJEKTOWANIA

WT-PLAN Tomasz Włodarczyk
ul. Jodłowa 2; 05-555 Tarczyn
T.: +48 609 445 266; twlodarczyk@wtplan.pl



NAZWA ZAMIERZENIA BUDOWLANEGO

**REMONT I MODERNIZACJA STACJI UZDATNIANIA WODY
DLA MIASTA MRĄGOWO - ETAP III**

NAZWA OBIEKTU BUDOWLANEGO

STACJA UZDATNIANIA WODY
oś. Mazurskie 1A; 11-700 Mrągowo
Dz. Nr 42/11;

TYTUŁ RYSUNKU

**REMONT INSTALACJI ELEKTRYCZNYCH
KOMORA SERWISOWA**
Instalacje elektryczne oświetlenia i gniazd

GLÓWNY PROJEKTANT

Tomasz WŁODARCZYK

Upr. Nr

MAZ/0218/P00S/07

DATA

1 2024

PODPIS

PROJEKOWAŁ - ELEKTROENERGETYCZNA

Radosław Piotr CZAJK

Upr. Nr

WAM/0136/PW0E/17

DATA

1 2024

PODPIS

SPRAWDZAŁ - ELEKTROENERGETYCZNA

Upr. Nr

DATA

PODPIS

FAZA

PR

ARKUSZ

A-4

WERSJA

0

UMOWA Nr.

18/2023

NR ZESPÓŁU

BRANŻA

E

SKALA

1:50

ZASTĘPUJE WERSJĘ

DATA

1 2024

NR RYSUNKU

W311/ E.03-11