


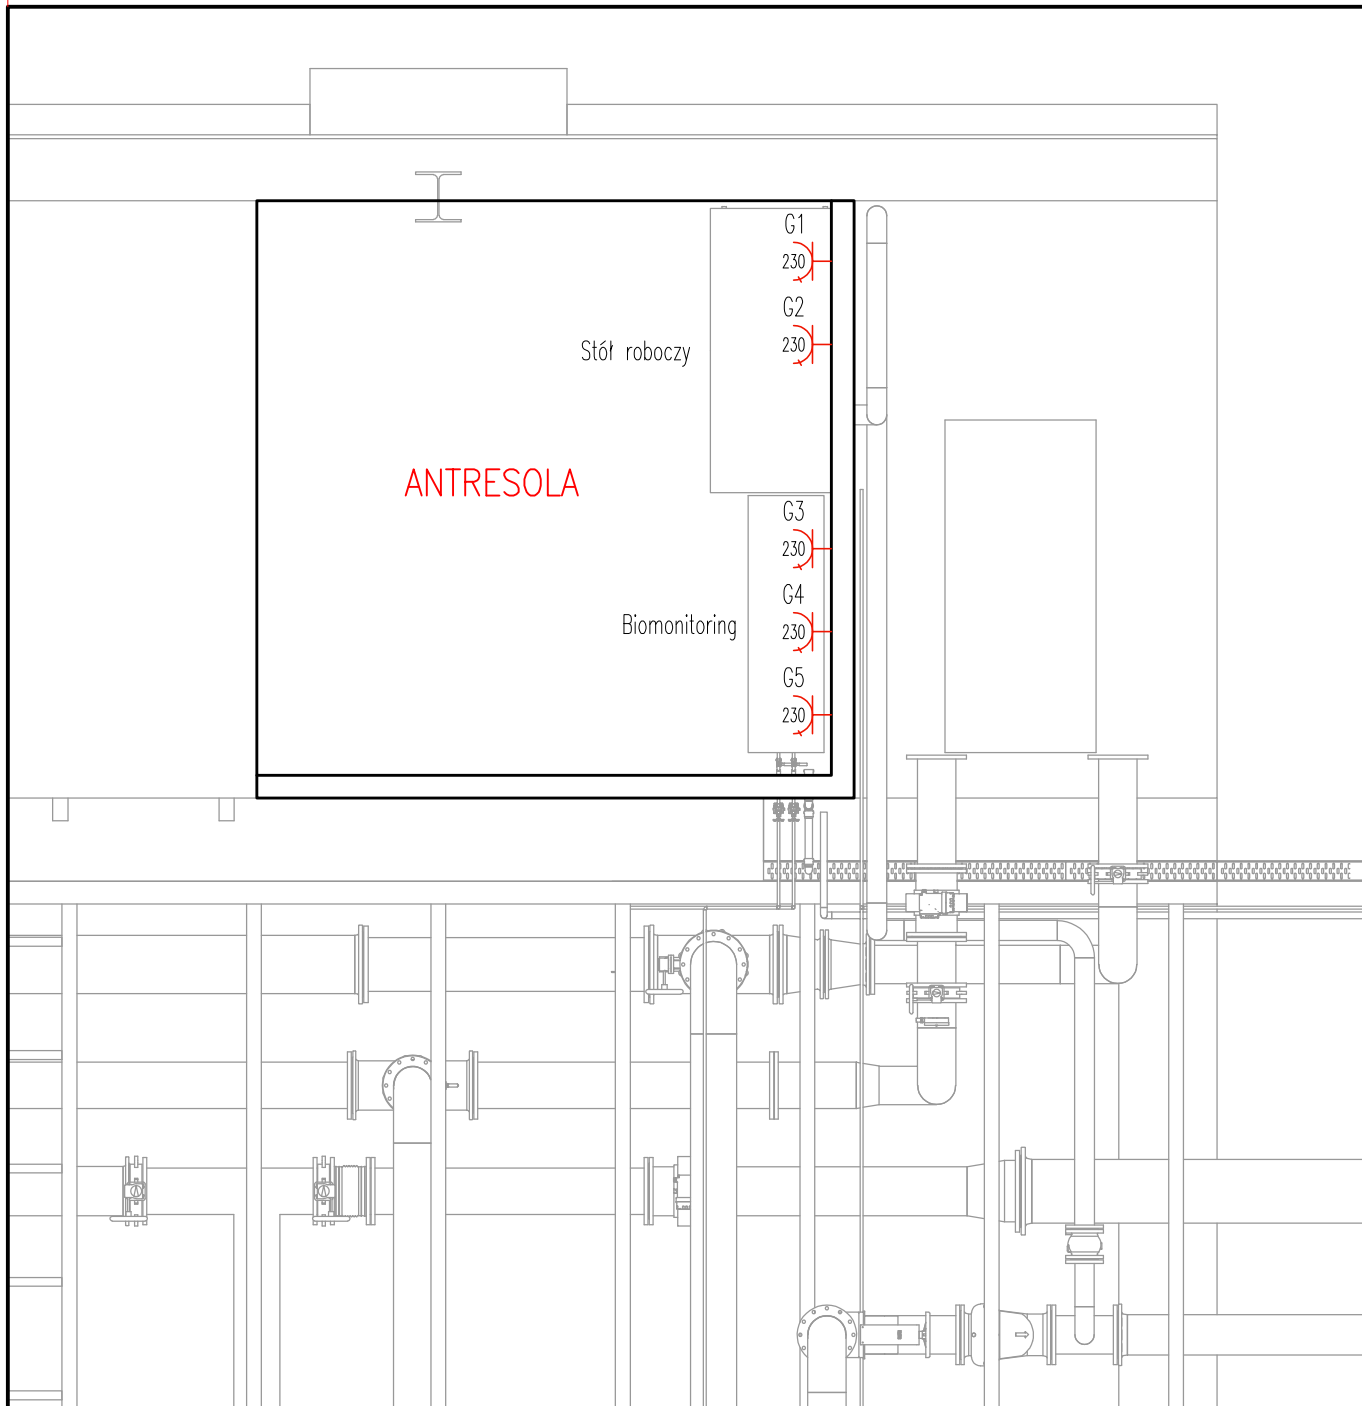

G1  
230V  Gniazdo wtyczkowe n/t 230V

INWESTOR / ZAMAWIAJĄCY:

**ZAKŁAD WODOCIĄGÓW I KANALIZACJI Sp. z o.o. w MRĄGOWIE**  
oś. Mazurskie 1A; 11-700 Mrągowo  
T.: +4889 742 6111; F.: +4889 741 8621 [www.zwik.mragowo.pl](http://www.zwik.mragowo.pl)



JEDNOSTKA PROJEKTOWANIA

**WT-PLAN Tomasz Włodarczyk**  
ul. Jodłowa 2; 05-555 Tarczyn  
T.: +48 609 445 266; [twlodarczyk@wtplan.pl](mailto:twlodarczyk@wtplan.pl)



NAZWA ZAMIERZENIA BUDOWLANEGO

**REMONT I MODERNIZACJA STACJI UZDATNIANIA WODY  
DLA MIASTA MRĄGOWO - ETAP III**

NAZWA OBIEKTU BUDOWLANEGO

**STACJA UZDATNIANIA WODY**  
oś. Mazurskie 1A; 11-700 Mrągowo  
Dz. Nr 42/11;

TYTUŁ RYSUNKU

**REMONT INSTALACJI ELEKTRYCZNYCH  
HALA FILTRÓW - BIOMONITORING**  
Instalacje elektryczne

GLÓWNY PROJEKTANT

Tomasz WŁODARCZYK

Upr. Nr

MAZ/0218/P00S/07

DATA

I 2024

PODPIS

PROJEKOWAŁ - ELEKTROENERGETYCZNA

Radosław Piotr CZAJKA

Upr. Nr

WAM/0136/PW0E/17

DATA

I 2024

PODPIS

SPRAWDZIŁ - ELEKTROENERGETYCZNA

---

Upr. Nr

---

DATA

---

PODPIS

---

FAZA

**PR**

ARKUSZ

**A-4**

WERSJA

**0**

UMOWA Nr.

**18/2023**

NR ZESPÓŁU

---

BRANŻA

**E**

SKALA

**1:50**

ZASTĘPUJE WERSJĘ

---

DATA

**I 2024**

NR RYSUNKU

**W311/ E.05-11**