



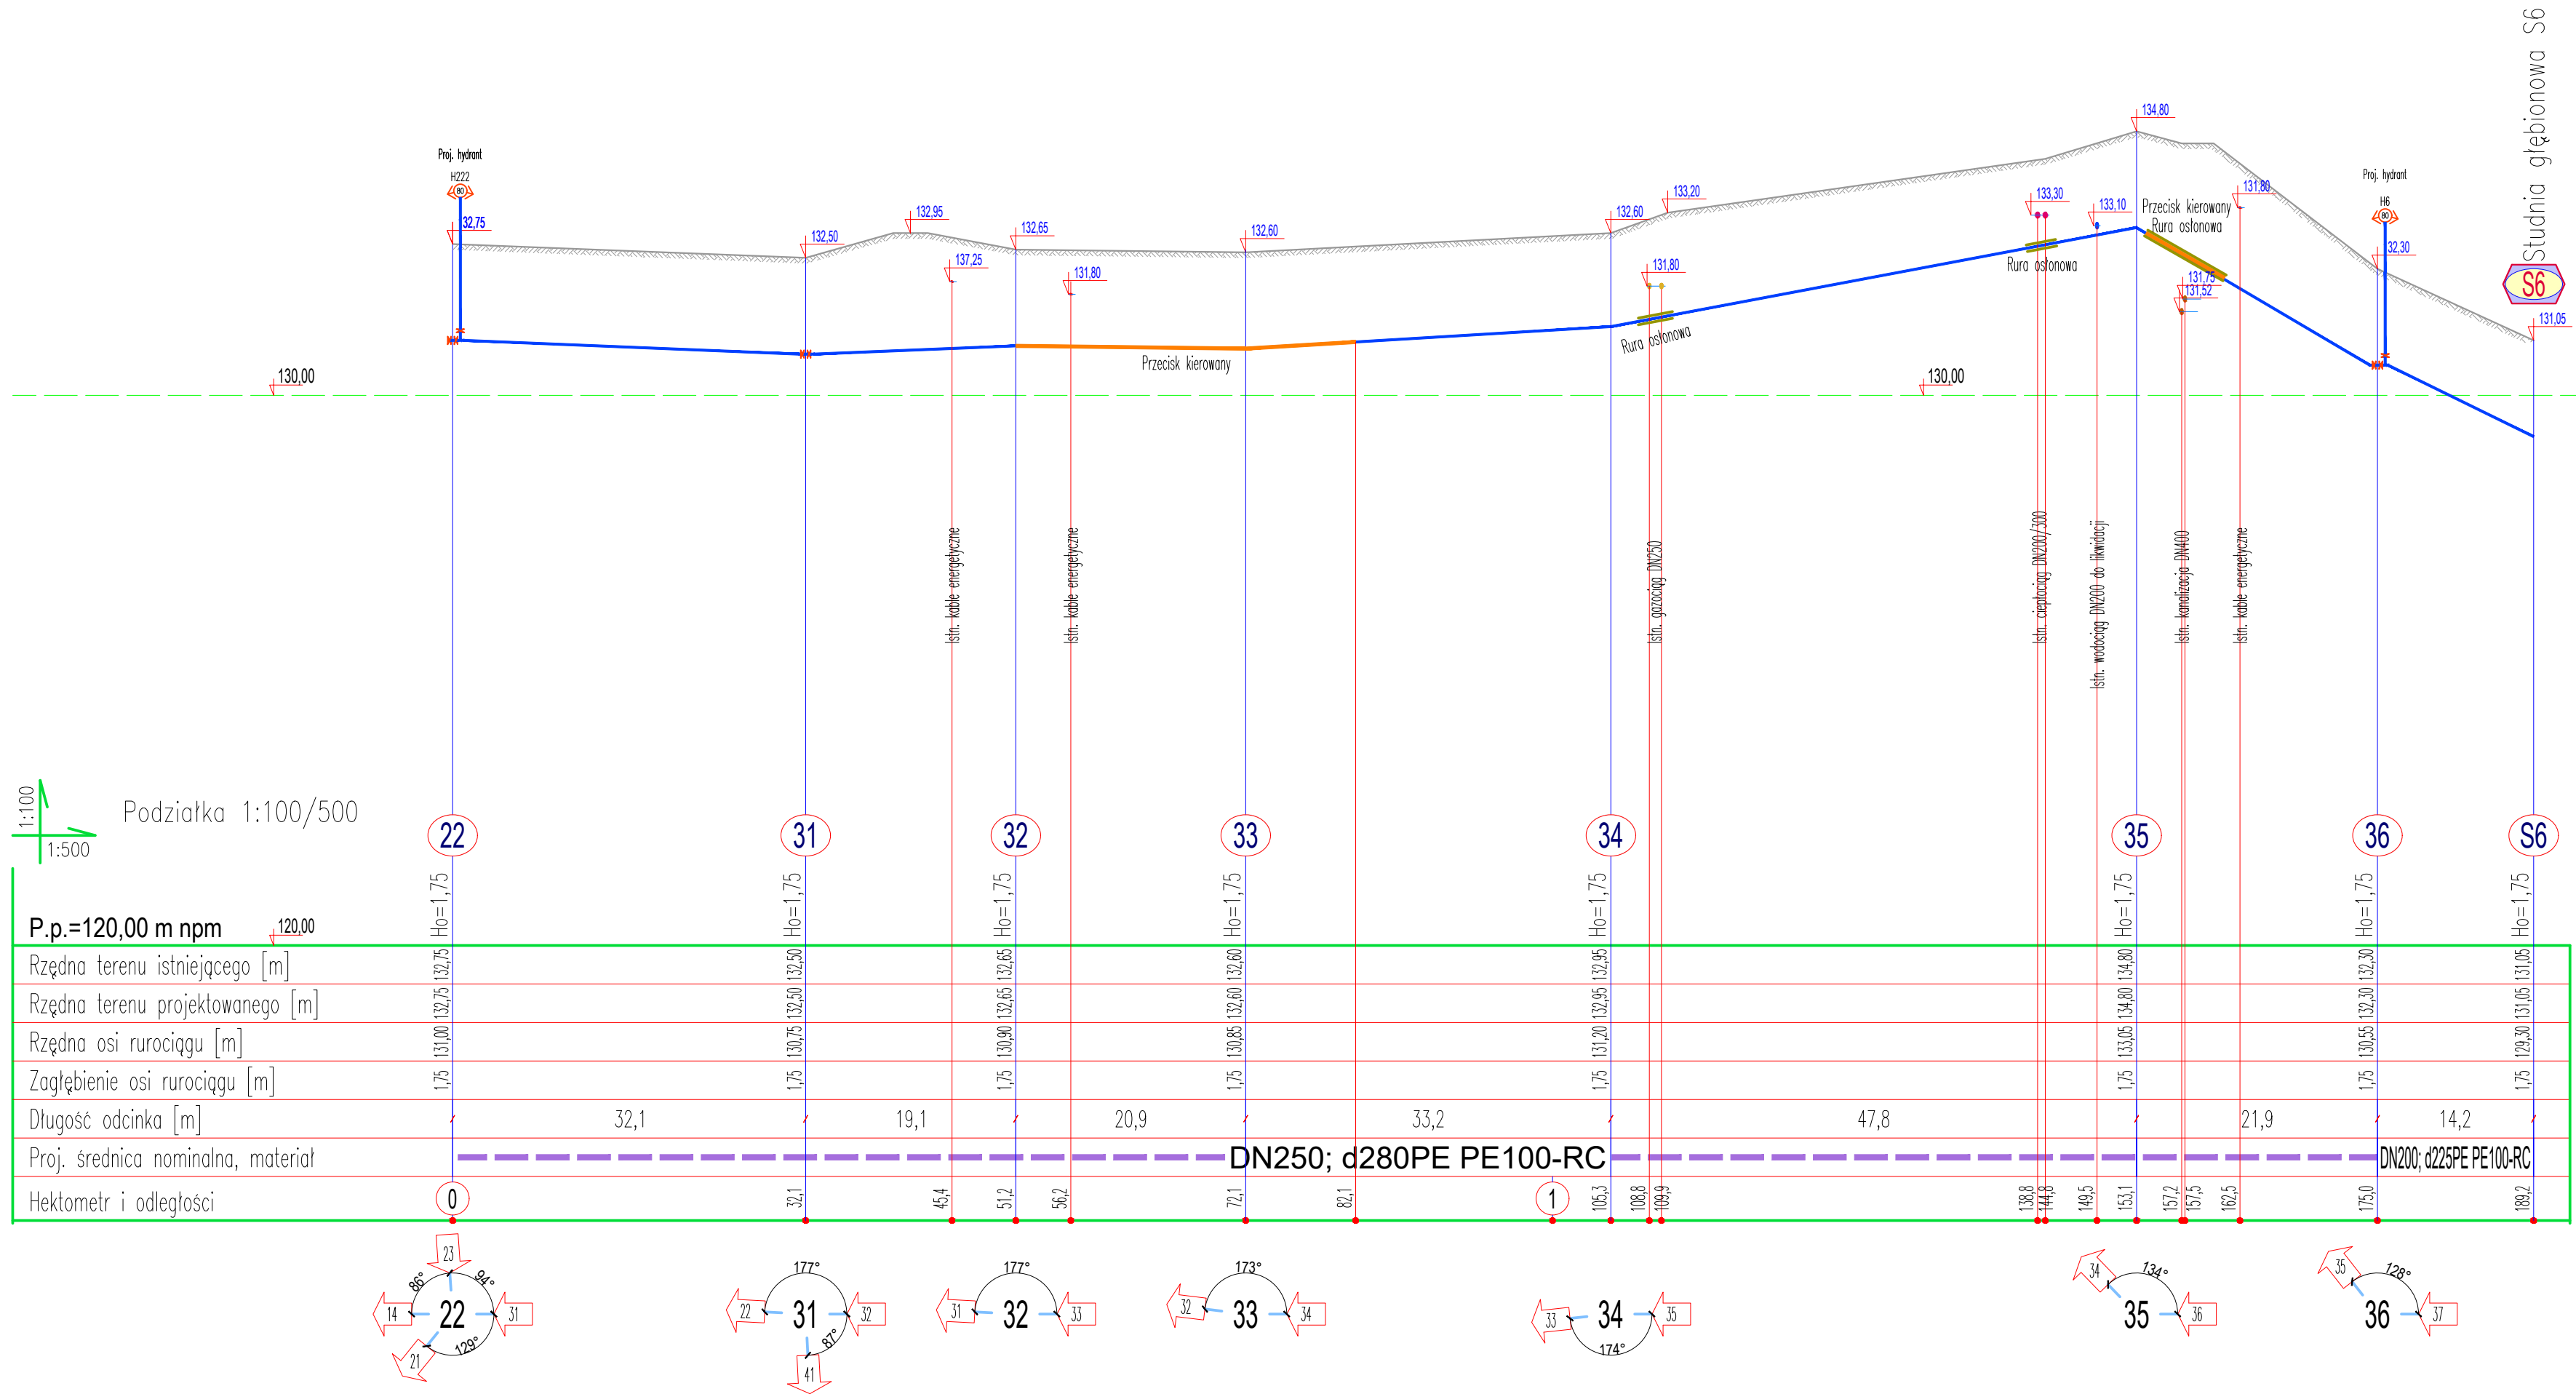

Zasada montażu rury osłonowej

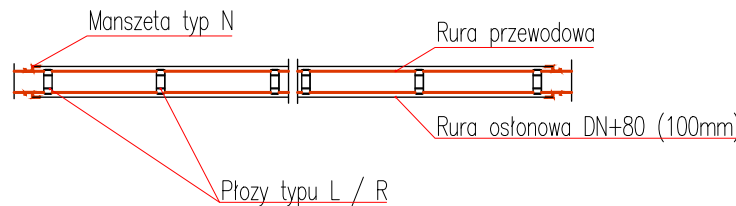

UWAGI:

- Na rysunkach profili wykazano wyłącznie kolizje z infrastrukturą której lokalizację stwierdzono na podstawie mapy do celów projektowych. Ustalenie i lokalizacja kolizji spoczywa na wykonawcy robót budowlanych w porozumieniu z Inwestorem i projektantem.
- Ze względu na charakter obiektu Wykonawca jest zobowiązany sprawdzić wszystkie wymiary przed rozpoczęciem prac budowlanych. Różnice w rysunkach i pomiarach oraz wszelkie rozbieżności i zmiany projektu muszą być wyjaśnione z projektantem przed rozpoczęciem prac budowlanych. Rysunki należy rozpatrywać łącznie z częścią opisową projektu.
- Poszczególne elementy, Wykonawca jest zobowiązany wykonać wg opisu technicznego i załączonej dokumentacji. Brak wskazania na rysunku technicznym elementu, którego zastosowanie wynika ze znanych lub powszechnie przyjętych rozwiązań w zakresie sztuki budowlanej nie zwalnia wykonawcy z konieczności skalkulowania i zastosowania takiego elementu w porozumieniu z Inwestorem i projektantem oraz za jego zgodą.
- Każdy składnik projektowany należy rozpatrywać i rozpoznawać w dokumentacji w kontekście wszystkich opisów technicznych i rysunków, które do tego składnika się odnoszą, z uwzględnieniem zasad sztuki budowlanej.
- W miejscu inwestycji występują kolizje z istniejącą infrastrukturą podziemną. Zaleca się ręcznie wykonywać prace ziemne. Istniejące przewody należy zabezpieczyć w wykopie zgodnie z wytycznymi odpowiednich norm. Zabezpieczenie wykopów zgodnie z regulami BHP. Lokalizację uzbrojenia podziemnego podano na podstawie danych archiwalnych. Rzeczywista lokalizacja uzbrojenia może być różna. Rzedne posadowienia istniejącego uzbrojenia terenu są orientacyjne, typowe dla rodzaju przedmiotowego uzbrojenia.
- Układanie kanałów wykonywać zgodnie z zaleceniami producenta dla danego materiału przy zwróceniu szczególnej uwagi na warunki atmosferyczne i temperaturowe.
- Podsypka i zasyp zgodnie z zaleceniami projektowymi oraz wytycznymi producenta.

INWESTOR/ZAMAWIAJĄCY:

ZAKŁAD WODOCIĄGÓW i KANALIZACJI Sp. z o.o. w MRĄGOWIE
os. Mazurskie 1A; 11-700 Mrągowo
T.: +4889 742 6111; F.: +4889 741 8621 www.zwk.mragowo.pl



JEDNOSTKA PROJEKTOWANIA:

WT-PLAN Tomasz Włodarczyk
ul. Jodłowa 2; 05-555 Tarczyn
T.: +48 609 445 266; twlodarczyk@wtplan.pl



NAZWA ZAMIERZENIA BUDOWLANEGO:

**PRZEBUDOWA RUROCIĄGÓW TECHNOLOGICZNYCH
NA UJĘCIU WODY PODZIEMNEJ SOŁTYSKO W MRĄGOWIE**

NAZWA OBIEKTU BUDOWLANEGO:

STACJA UZDATNIANIA WODY
os. Mazurskie 1A; 11-700 Mrągowo
Dz. Nr 42/11; 42/12; 47/1; 56/93

UJĘCIE WODY "SOŁTYSKO"
SIĘĆ RUROCIĄGÓW TECHNOLOGICZNYCH
Profil sieci 22 - S6

GŁÓWNY PROJEKTANT:

Tomasz WŁODARCZYK

Upz. Nr:

MAZ/0218/POOS/07

DATA:

I 2024

PODPIS:

PROJEKOWAL. - TECHNOLOGICZNO-SANITARNA:

Tomasz WŁODARCZYK

Upz. Nr:

MAZ/0218/POOS/07

DATA:

I 2024

PODPIS:

SPRAWDZAL. - TECHNOLOGICZNO-SANITARNA:

Andrzej DROŻDŻ

Upz. Nr:

St-197/89

DATA:

I 2024

PODPIS:

FABA:

PB

ARKUSZ:

A-3

WERSJA:

1A

UMOWA Nr:

18/2023

NR ZESPÓŁU:

BRANŻA:

T-S;

SKALA:

1:100/500

ZASTĘPUE WERSJE:

ZAST_WER

DATA:

I 2024

NR RYSUNKU:

W311/

PAB.4-03