


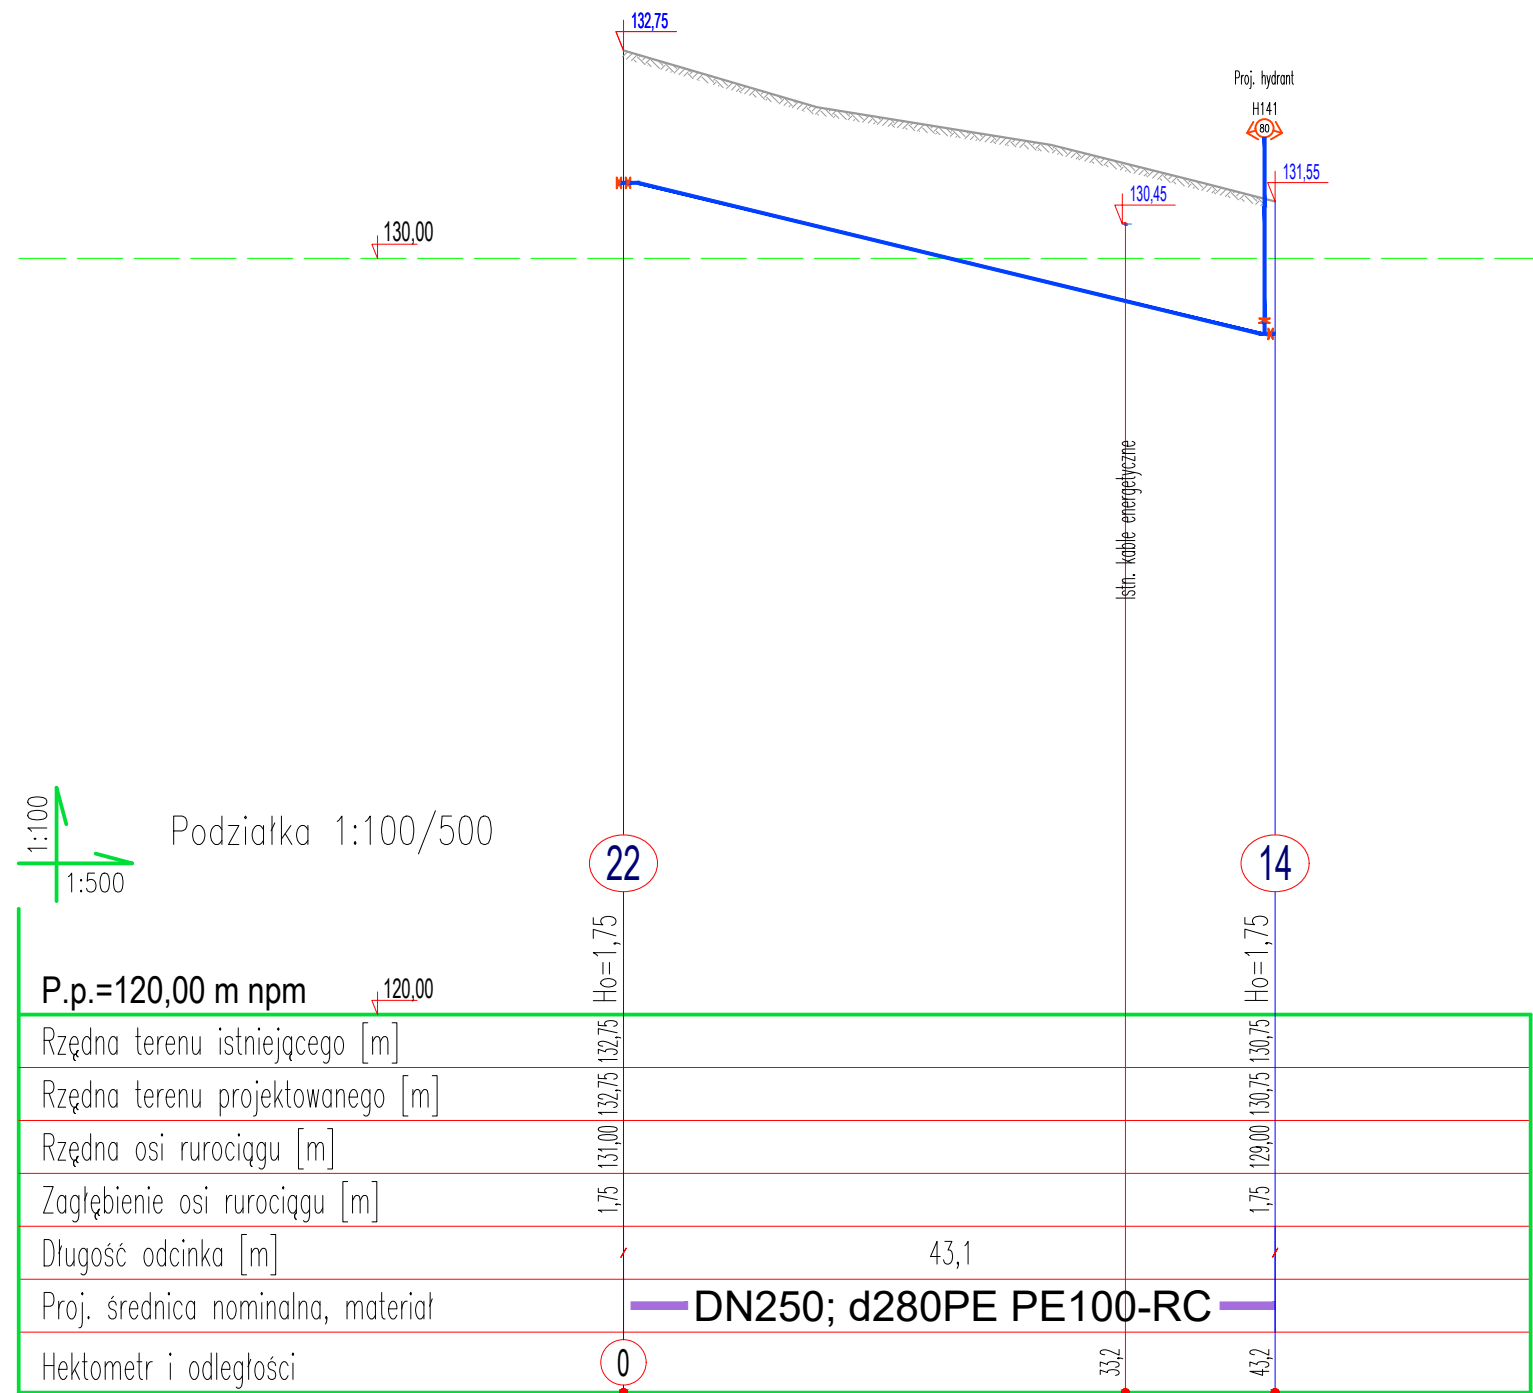

UWAGI:

- Na rysunkach profili wykazano wyłącznie kolizje z infrastrukturą której lokalizację stwierdzono na podstawie mapy do celów projektowych. Ustalenie i lokalizacja kolizji spoczywa na wykonawcy robót budowlanych w porozumieniu z Inwestorem i projektantem.
- Ze względu na charakter obiektu Wykonawca jest zobowiązany sprawdzić wszystkie wymiary przed rozpoczęciem prac budowlanych. Różnice w rysunkach i pomiarach oraz wszelkie rozbieżności i zmiany projektu muszą być wyjaśnione z projektantem przed rozpoczęciem prac budowlanych. Rysunki należy rozpatrywać łącznie z częścią opisową projektu.
- Poszczególne elementy, Wykonawca jest zobowiązany wykonać wg opisu technicznego i załączonej dokumentacji. Brak wskazania na rysunku technicznym elementu, którego zastosowanie wynika ze znanych lub powszechnie przyjętych rozwiązań w zakresie sztuki budowlanej nie zwalnia wykonawcy z konieczności skalkulowania i zastosowania takiego elementu w porozumieniu z Inwestorem i projektantem oraz za jego zgodą.
- Każdy składnik projektowany należy rozpatrywać i rozpoznawać w dokumentacji w kontekście wszystkich opisów technicznych i rysunków, które do tego składnika się odnoszą, z uwzględnieniem zasad sztuki budowlanej.
- W miejscu inwestycji występują kolizje z istniejącą infrastrukturą podziemną. Zaleca się ręcznie wykonywać prace ziemne. Istniejące przewody należy zabezpieczyć w wykopie zgodnie z wytycznymi odpowiednich norm. Zabezpieczenie wykopów zgodnie z regulmi BHP. Lokalizację uzbrojenia podziemnego podano na podstawie danych archiwalnych. Rzeczywista lokalizacja uzbrojenia może być różna. Rzedne posadownienia istniejącego uzbrojenia terenu są orientacyjne, typowe dla rodzaju przedmiotowego uzbrojenia.
- Układanie kanałów wykonywać zgodnie z zaleceniami producenta dla danego materiału przy zwróceniu szczególnej uwagi na warunki atmosferyczne i temperaturowe.
- Podsyпка i zasyp zgodnie z zaleceniami projektowymi oraz wytycznymi producenta.

INWESTOR / ZAMAWIAJĄCY:
ZAKŁAD WODOCIĄGÓW i KANALIZACJI Sp. z o.o. w MRĄGOWIE
oś. Mazurskie 1A; 11-700 Mrągowo
T.: +4889 742 6111; F.: +4889 741 8621 www.zwik.mragowo.pl



JEDNOSTKA PROJEKTOWANIA
WT-PLAN Tomasz Włodarczyk
ul. Jodłowa 2; 05-555 Tarczyn
T.: +48 609 445 266; twlodarczyk@wtplan.pl



NAZWA ZAMIERZENIA BUDOWLANEGO
**PRZEBUDOWA RUROCIĄGÓW TECHNOLOGICZNYCH
NA UJĘCIU WODY PODZIEMNEJ SOŁTYSKO W MRĄGOWIE**

NAZWA OBIEKTU BUDOWLANEGO STACJA UZDATNIANIA WODY oś. Mazurskie 1A; 11-700 Mrągowo Dz. Nr 42/11; 42/12; 47/1; 58/93	TYTUŁ RYSUNKU UJĘCIE WODY "SOŁTYSKO" SIĘĆ RUROCIĄGÓW TECHNOLOGICZNYCH Profil sieci 22 - 14
---	--

GLÓWNY PROJEKTANT Tomasz WŁODARCZYK	Upr. Nr MAZ/0218/P00S/07	DATA I 2024	PODPIS
PROJEKOWAL - TECHNOLOGICZNO-SANITARNA Tomasz WŁODARCZYK	Upr. Nr MAZ/0218/P00S/07	DATA I 2024	PODPIS
SPRAWDZAL - TECHNOLOGICZNO-SANITARNA Andrzej DROŻDŻ	Upr. Nr St-197/89	DATA I 2024	PODPIS
FAZA PB	ARKUSZ A-3	WERSJA 1A	UMOWA Nr 18/2023
BRANŻA T-S;	SKALA 1:100/500	ZASTĘPUJE WERSJĘ ZAST_WER	NR ZESPOLU ---
		DATA I 2024	NR RYSUNKU W311/ PAB.4-04