


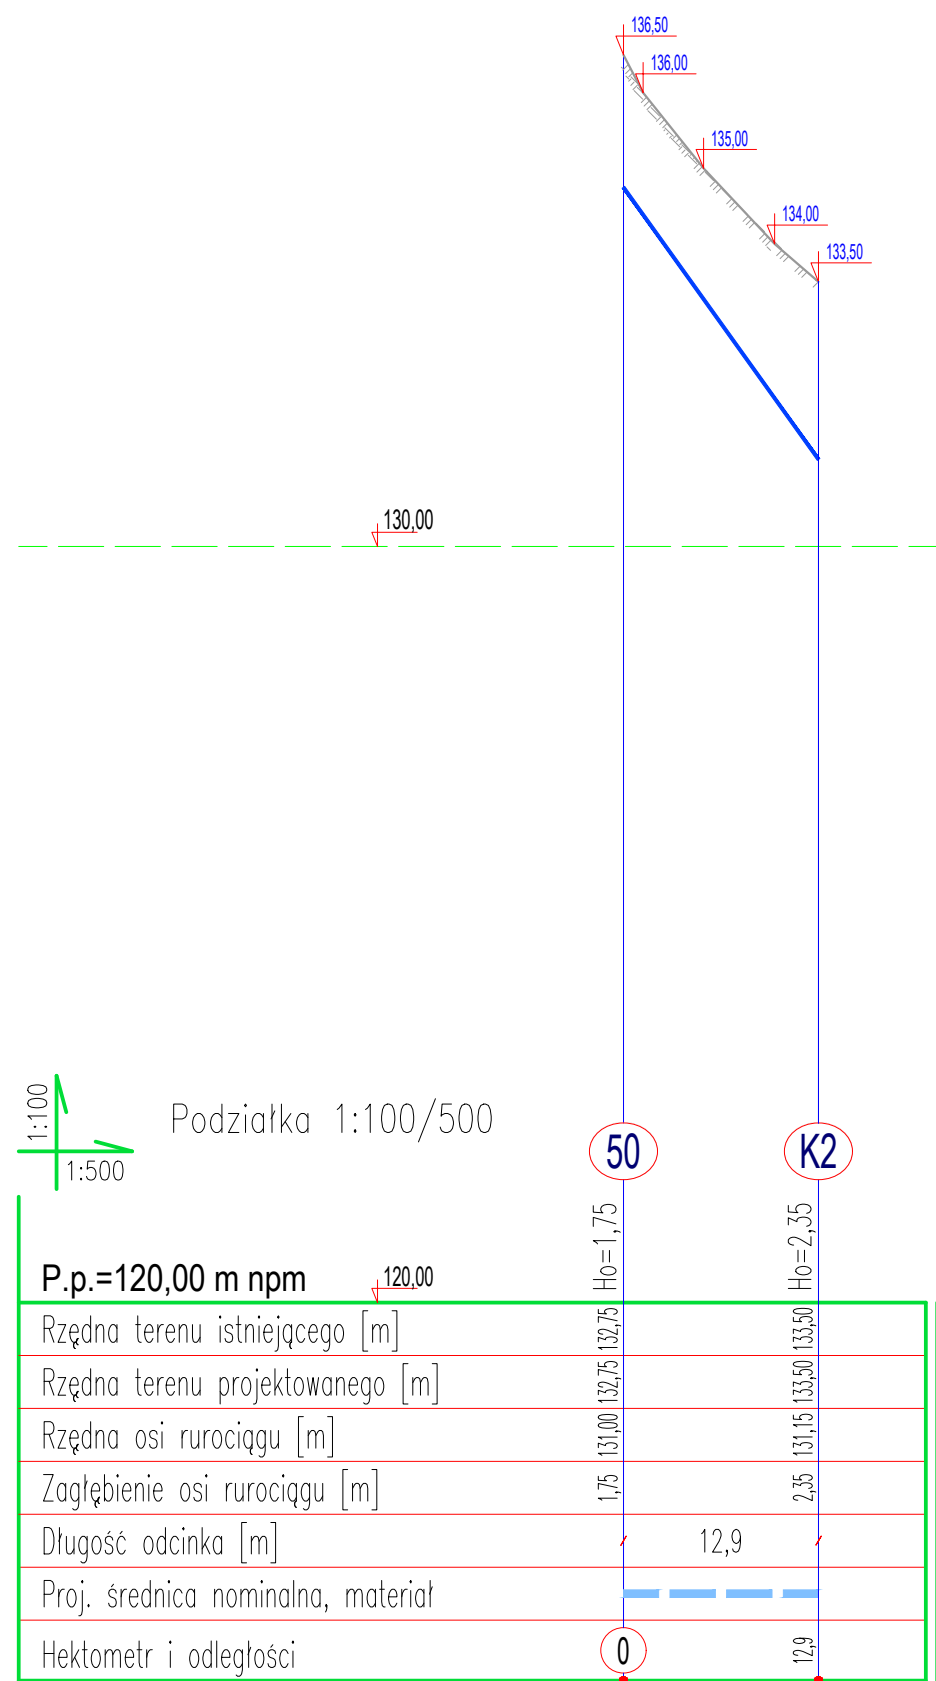

DN300; d315PE PE100-RC

UWAGI:

- Na rysunkach profili wykazano wyłącznie kolizje z infrastrukturą której lokalizację stwierdzono na podstawie mapy do celów projektowych. Ustalenie i lokalizacja kolizji spoczywa na wykonawcy robót budowlanych w porozumieniu z Inwestorem i projektantem.
- Ze względu na charakter obiektu Wykonawca jest zobowiązany sprawdzić wszystkie wymiary przed rozpoczęciem prac budowlanych. Różnice w rysunkach i pomiarach oraz wszelkie rozbieżności i zmiany projektu muszą być wyjaśnione z projektantem przed rozpoczęciem prac budowlanych. Rysunki należy rozpatrywać łącznie z częścią opisową projektu.
- Poszczególne elementy, Wykonawca jest zobowiązany wykonać wg opisu technicznego i załączonej dokumentacji. Brak wskazania na rysunku technicznym elementu, którego zastosowanie wynika ze znanych lub powszechnie przyjętych rozwiązań w zakresie sztuki budowlanej nie zwalnia wykonawcy z konieczności skalkulowania i zastosowania takiego elementu w porozumieniu z Inwestorem i projektantem oraz za jego zgodą.
- Każdy składnik projektowany należy rozpatrywać i rozpoznawać w dokumentacji w kontekście wszystkich opisów technicznych i rysunków, które do tego składnika się odnoszą, z uwzględnieniem zasad sztuki budowlanej.
- W miejscu inwestycji występują kolizje z istniejącą infrastrukturą podziemną. Zaleca się ręcznie wykonywać prace ziemne. Istniejące przewody należy zabezpieczyć w wykopie zgodnie z wytycznymi odpowiednich norm. Zabezpieczenie wykopów zgodnie z regulmi BHP. Lokalizację uzbrojenia podziemnego podano na podstawie danych archiwalnych. Rzeczywista lokalizacja uzbrojenia może być różna. Rzedne posadownienia istniejącego uzbrojenia terenu są orientacyjne, typowe dla rodzaju przedmiotowego uzbrojenia.
- Układanie kanałów wykonywać zgodnie z zaleceniami producenta dla danego materiału przy zwróceniu szczególnej uwagi na warunki atmosferyczne i temperaturowe.
- Podsypka i zasyp zgodnie z zaleceniami projektowymi oraz wytycznymi producenta.

INWESTOR / ZAMAWIAJĄCY:

ZAKŁAD WODOCIĄGÓW i KANALIZACJI Sp. z o.o. w MRĄGOWIE

oś. Mazurskie 1A; 11-700 Mrągowo

T.: +4889 742 6111; F.: +4889 741 8621

www.zwik.mragowo.pl

zwik

JEDNOSTKA PROJEKTOWANIA

WT-PLAN Tomasz Włodarczyk

ul. Jodłowa 2; 05-555 Tarczyn

T.: +48 609 445 266; twlodarczyk@wtplan.pl

WT-PLAN

NAZWA ZAMIERZENIA BUDOWLANEGO

PRZEBUDOWA RUROCIĄGÓW TECHNOLOGICZNYCH

NA UJĘCIU WODY PODZIEMNEJ SOŁTYSKO W MRĄGOWIE

NAZWA OBIEKTU BUDOWLANEGO

STACJA UZDATNIANIA WODY

oś. Mazurskie 1A; 11-700 Mrągowo

Dz. Nr 42/11; 42/12; 47/1; 58/93

TYTUŁ RYSUNKU

UJĘCIE WODY "SOŁTYSKO"

SIĘĆ RUROCIĄGÓW TECHNOLOGICZNYCH

Profil sieci 50 - K2

GŁÓWNY PROJEKTANT

Tomasz WŁODARCZYK

Upr. Nr

MAZ/0218/P00S/07

DATA

I 2024

PODPIS

PROJEKOWAL - TECHNOLOGICZNO-SANITARNA

Tomasz WŁODARCZYK

Upr. Nr

MAZ/0218/P00S/07

DATA

I 2024

PODPIS

SPRAWDZAL - TECHNOLOGICZNO-SANITARNA

Andrzej DROŻDŻ

Upr. Nr

St-197/89

DATA

I 2024

PODPIS

FAZA

PB

ARKUSZ

A-3

WERSJA

1A

UMOWA Nr.

18/2023

NR ZESPOLU

BRANŻA

T-S;

SKALA

1:100/500

ZASTĘPUJE WERSJĘ

ZAST_WER

DATA

I 2024

NR RYSUNKU

W311/ PAB.4-06