


B-B

KOMORA sieciowa - 3a


- przekrój B-B, C-C

1:50

C-C

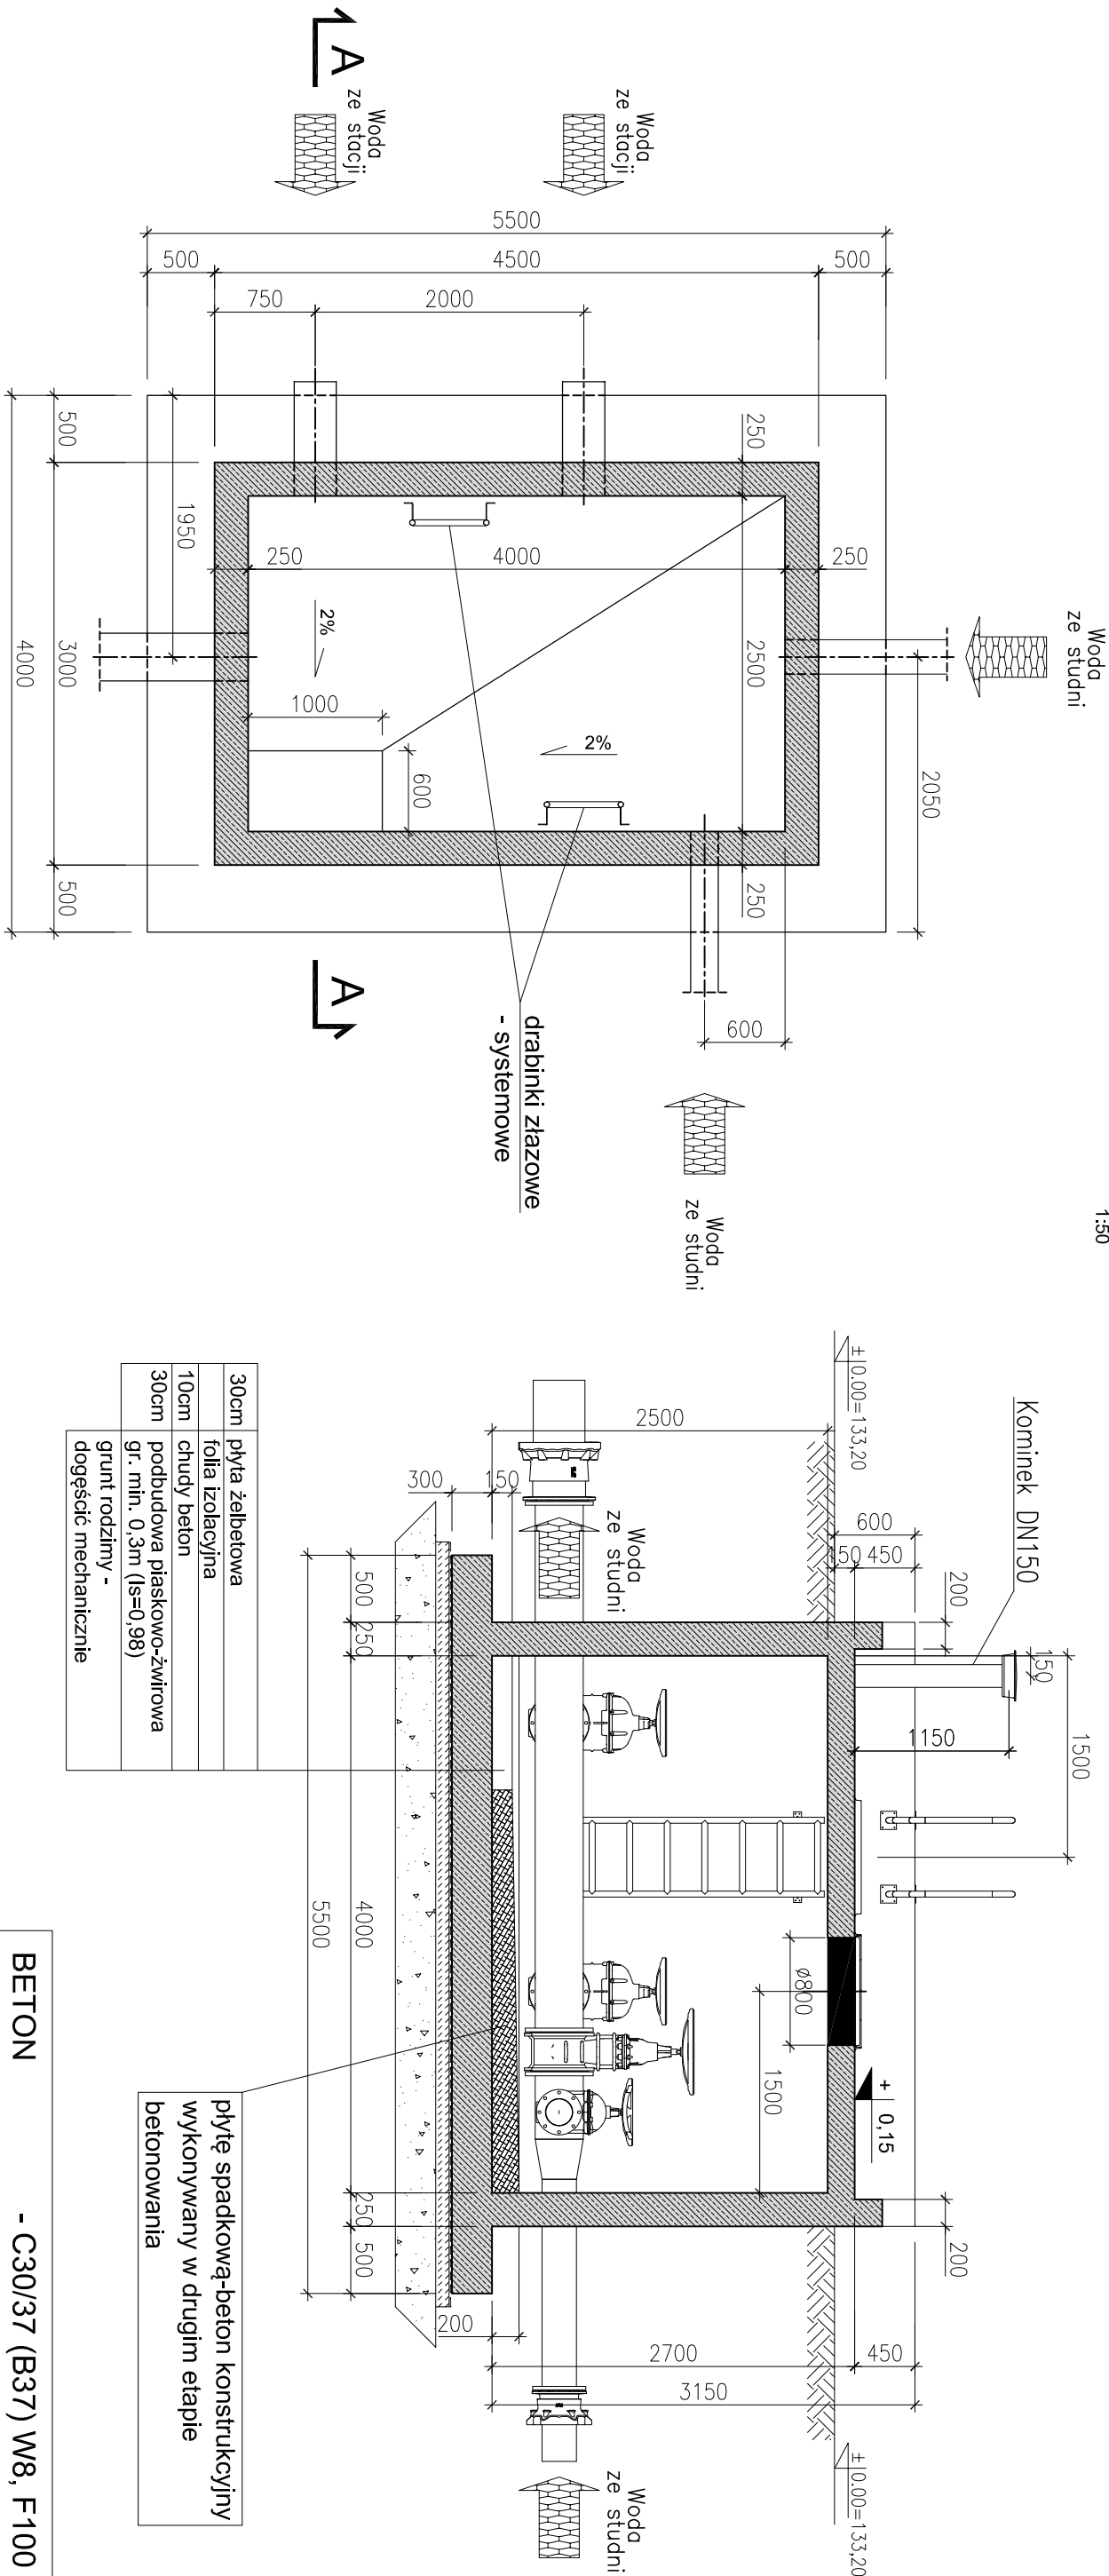

30cm	płyta żelbetowa
10cm	folia izolacyjna
30cm	chudy beton
30cm	podbudowa piaskowo-żwirowa
	gr. min. 0,3m (Is=0,98)
	grunt rodzimy -
	dogęścić mechanicznie

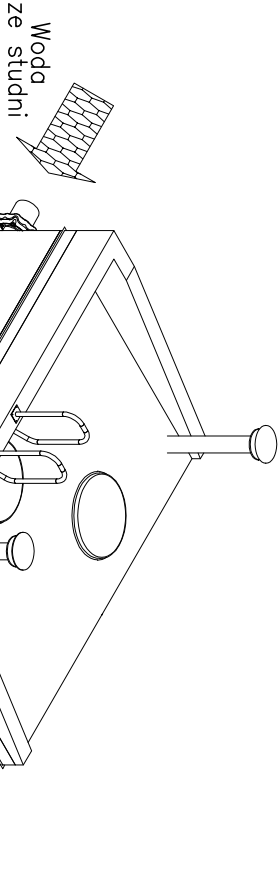

BETON - C30/37 (B37) W8, F100
BETON podkładowy - C12/15 (B15)
Klasa ekspozycji - XC3
Stal zbrojeniowa - A-III N (B500 SP)
Otulina zbrojenia: - 4,0cm

INWESTOR / ZAMAWIĄCY:
ZAKŁAD WODOCIĄGÓW I KANALIZACJI Sp. z o.o. w MRĄGOWIE
os. Mazurskie 1A; 11-700 Mrągowo
t.: +4889 742 6111; f.: +4889 741 8621 www.zwik.mragowo.pl

JEJENSTWA PROJEKTOWA
WT-PLAN Tomasz Włodarczyk
ul. Jodłowa 2; 05-555 Torczyn
t.: +48 609 445 266; twlodarczyk@wp.pl

NAZWA ZAMIERZENIA BUDOWLANEGO
PRZEBUDOWA I MODERNIZACJA ZBIORNIKA WIEŻOWEGO

PRZY UL. BRZÓZOWEJ W MRĄGOWIE.

- UWAGA:**
- Zbiornik wykonać na istniejącej sieci rurociągów. Na rurach osadzić tuleje osłonowe i tańczuchy firmy INTEGRA.
 - Osprzęd - kominki, wazy, drabinki, rozpatrywać z częścią technologiczną.

- UWAGI:**
- Wszystkie roboty wykonać zgodnie z zasadami sztuki budowlanej pod nadzorem osoby uprawnionej.
 - Projekt rozpatrywać z projektem technologicznym.
 - Wszystkie wymiary na rysunkach w [mm].
 - Rzędne wysokościowe w [m].

NAZWA GIEŁTY BUDOWLANEGO ZBIORNIK WIEŻOWY ul. Brzozowa; 11-700 Mrągowo Dz. N. 120/4		Tytuł rysunku UJĘCIE WODY "SÓLTYSKO" KOMORA SIECIOWA - K2 Przekrój B-B; C-C:	
GLÓWNY PROJEKTANT Tomasz Włodarczyk	Up. N. MAZ/0218/P005/07	DATA 1 2024	PROGOS 1 2024
PROJEKOWAL - KONSTRUKCJO BUDOWLAN Sławomir SZARLEJA	Up. N. WŁ - 224/02	DATA 1 2024	PROGOS 1 2024
SPRĄDZAL - KONSTRUKCJO BUDOWLAN Michał DĘBKOWSKI	Up. N. MAZ/0214/PWOK/12	DATA 1 2024	PROGOS 1 2024
FAZA PT	WERSJA 0	WZRODZU 18/2023	WZRODZU ---
BRANZA K	SKALA 1:50	ZASTĘPUE WERSJE ---	WZRODZU W311/PT-K.01-02