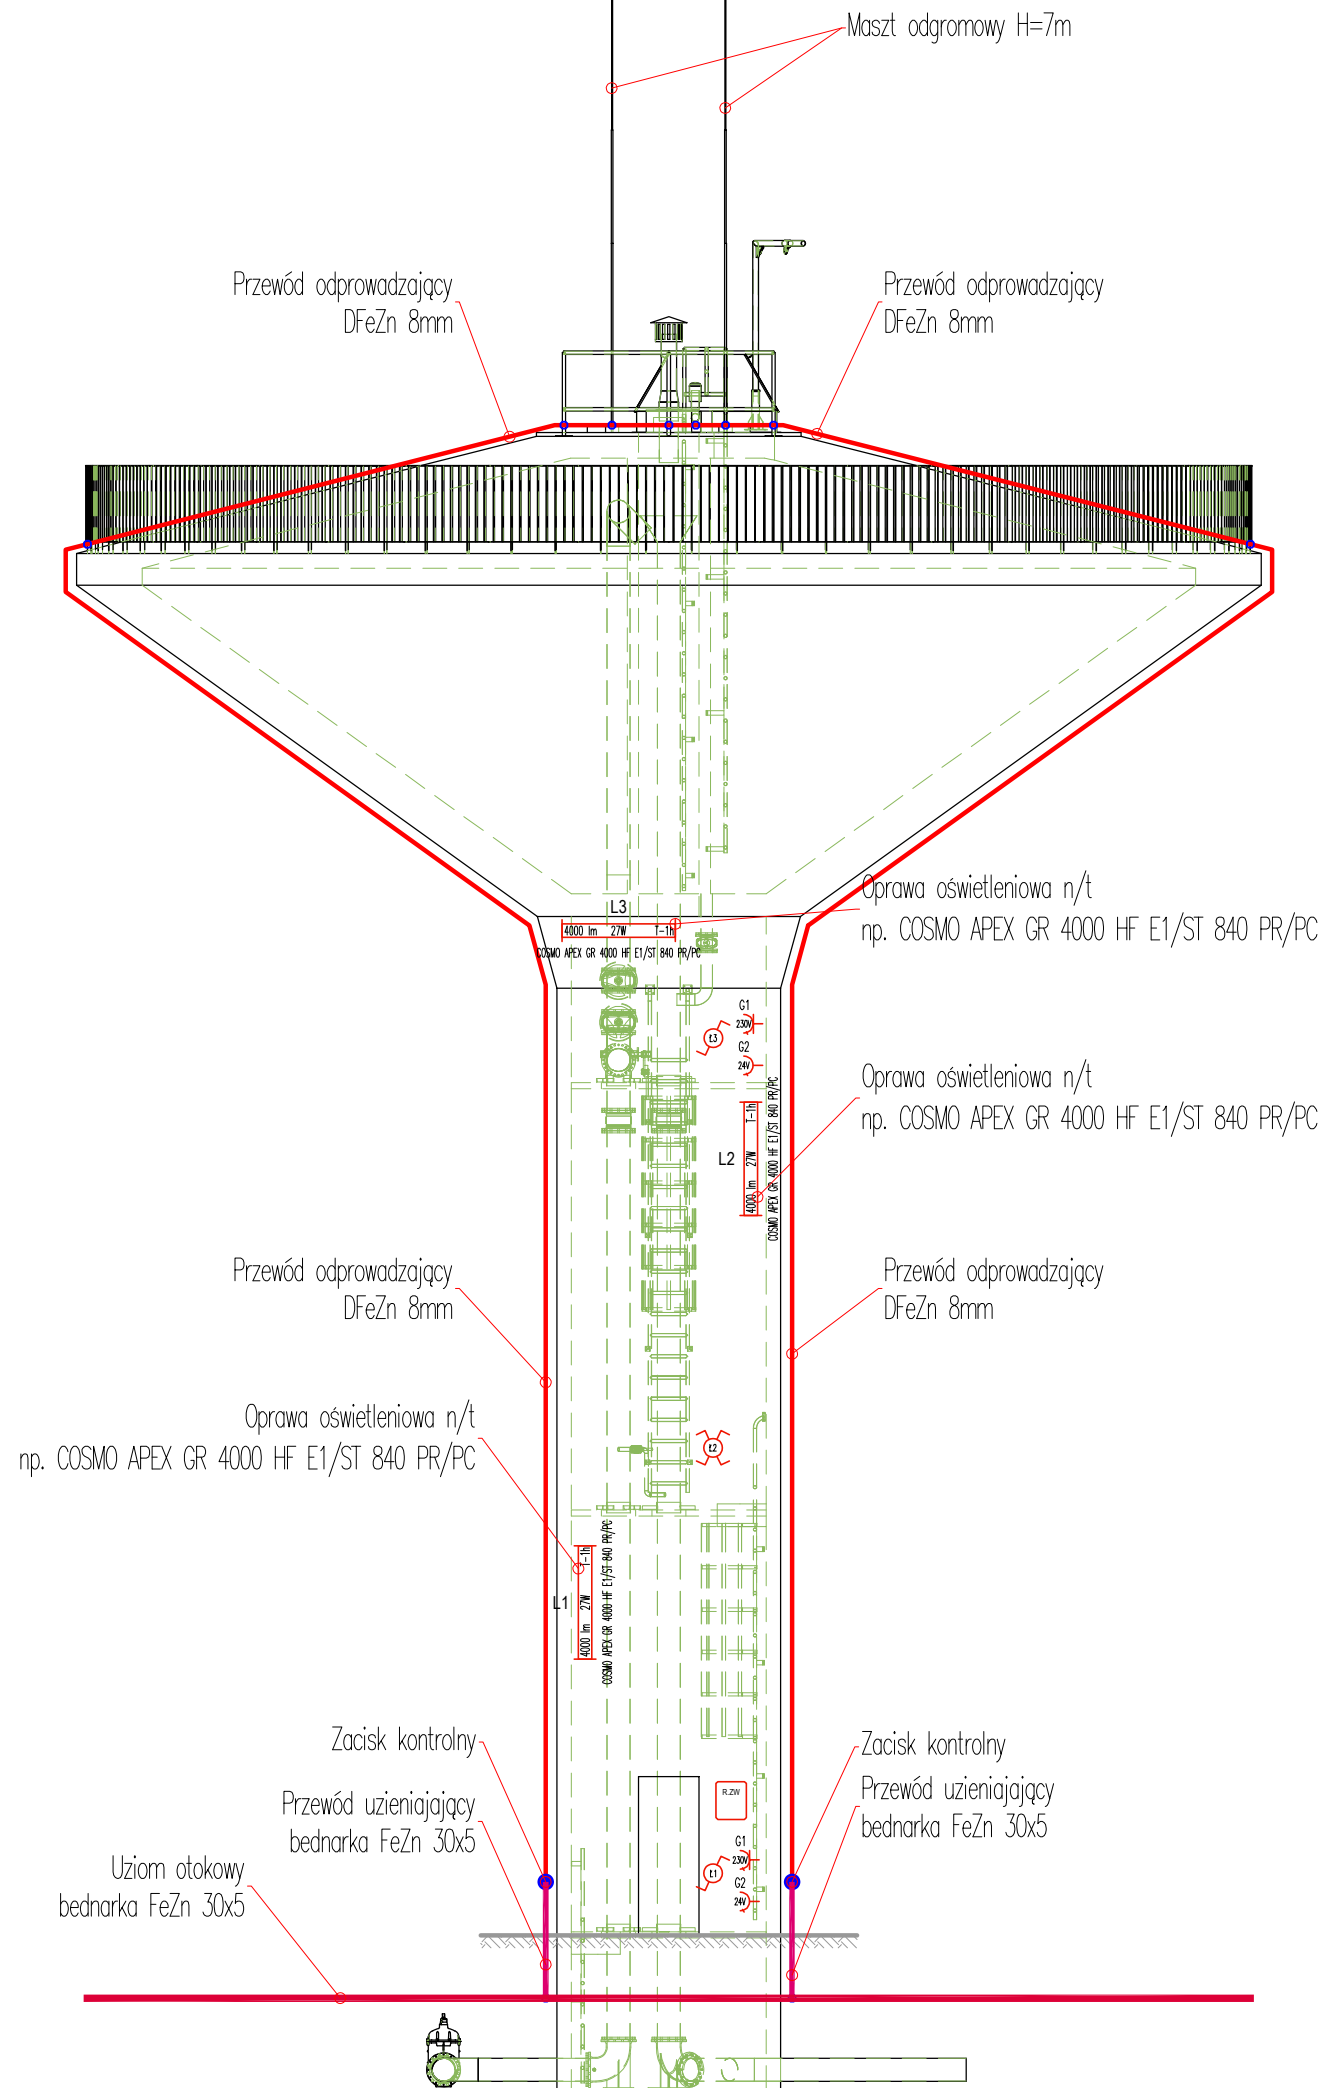


INWESTOR / ZAMAWIAJĄCY: ZAKŁAD WODOCIĄGÓW I KANALIZACJI Sp. z o.o. w MRĄGOWIE oś. Mazurskie 1A; 11-700 Mrągowo T.: +4889 742 6111; F.: +4889 741 8621 www.zwik.mragowo.pl					
JEDNOSTKA PROJEKTOWANIA WT-PLAN Tomasz Włodarczyk ul. Jodłowa 2; 05-555 Tarczyn T.: +48 609 445 266; twlodarczyk@wtplan.pl					
NAZWA ZAMIERZENIA BUDOWLANEGO REMONT I MODERNIZACJA STACJI UZDATNIANIA WODY DLA MIASTA MRĄGOWO - ETAP III					
NAZWA OBIEKTU BUDOWLANEGO ZBIORNIK WIEŻOWY ul. Brzozowa; 11-700 Mrągowo Dz. Nr 120/4;			TYTUŁ RYSUNKU ZBIORNIK WIEŻOWY INSTALACJE ELEKTRYCZNE		
GŁÓWNY PROJEKTANT Tomasz WŁODARCZYK		Upr. Nr MAZ/0218/P00S/07	DATA I 2024	PODPIS	
PROJEKOWAŁ - ELEKTROENERGETYCZNA Radostaw Piotr CZAJKA		Upr. Nr WAM/0136/PWOE/17	DATA I 2024	PODPIS	
SPRAWDZIŁ - ELEKTROENERGETYCZNA ---		Upr. Nr ---	DATA I 2024	PODPIS	
FAZA PT	ARKUSZ A-3	WERSJA 1A	UMOWA Nr 18/2023	NR ZESPÓŁU ---	
BRANŻA E	SKALA 1:100	ZASTĘPUJE WERSJĘ ---	DATA I 2024	NR RYSUNKU W311/PT-E.01-02	