



Widok zewnętrzny

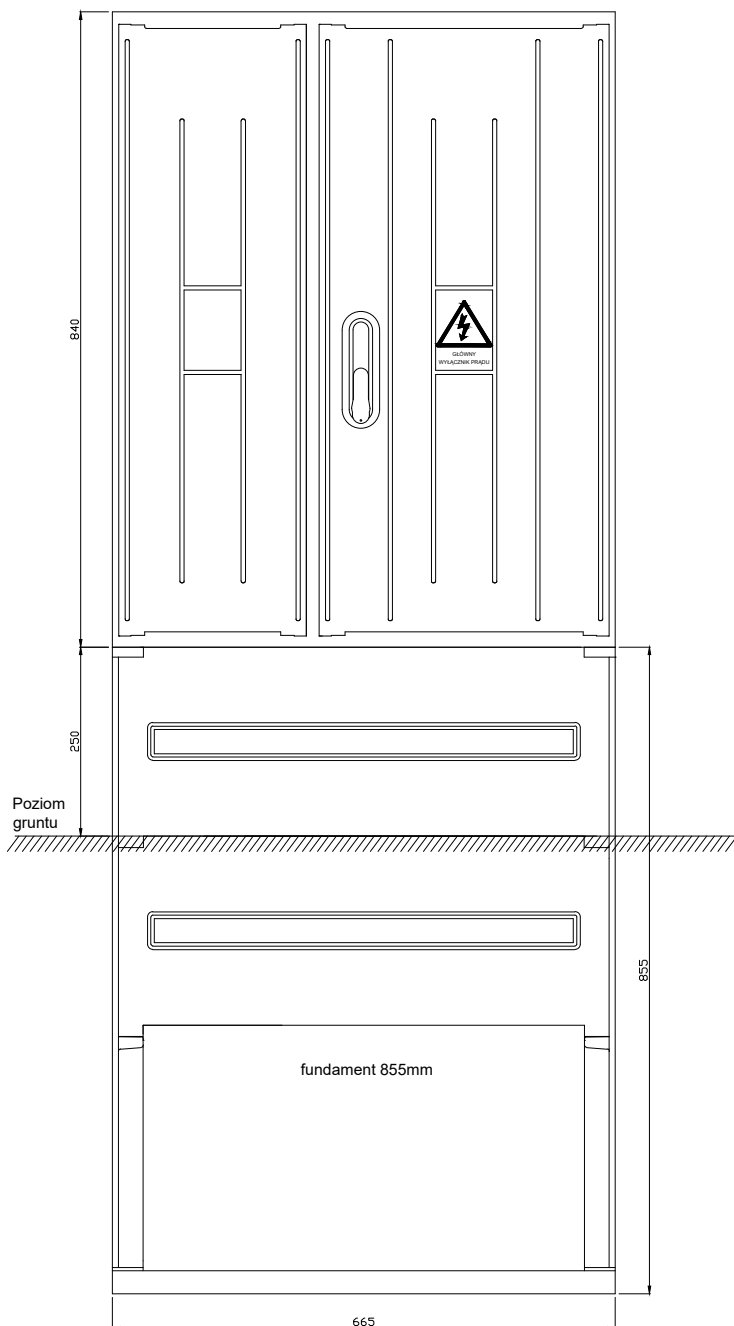

Widok wewnętrzny

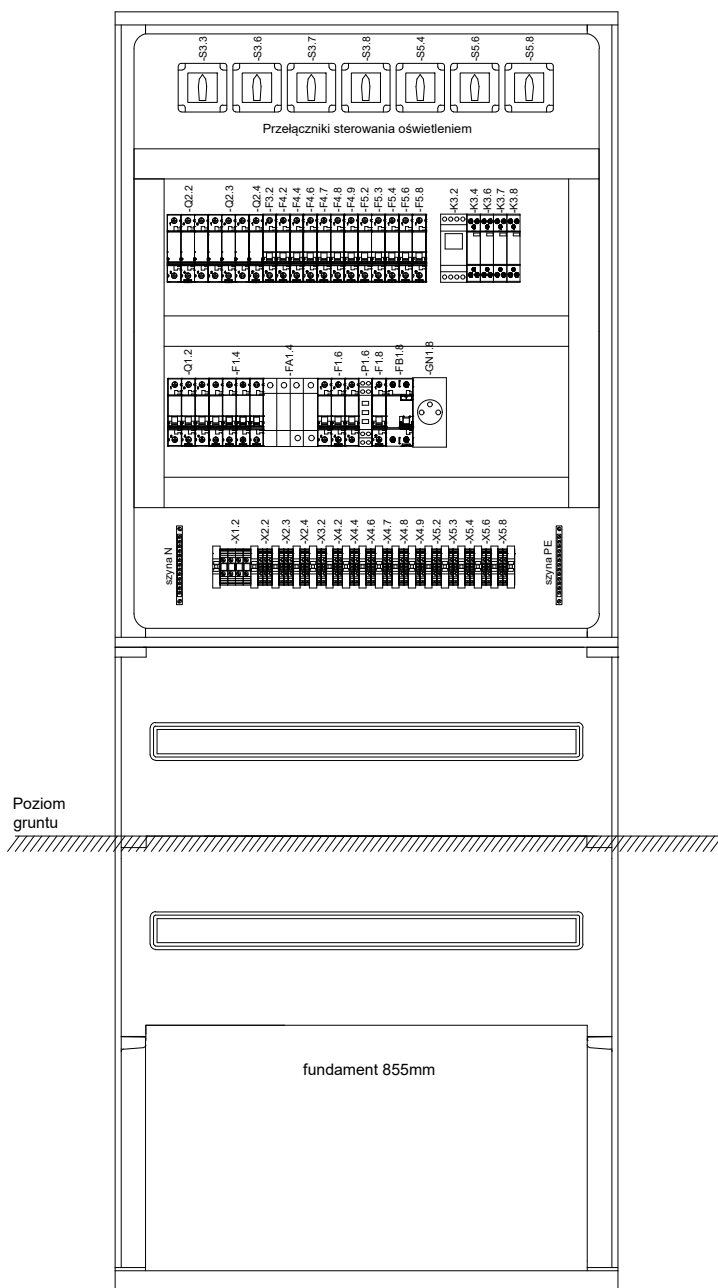

Uwagi ogólne:

1. Obudowa z tworzywa termoutwardzalnego typu STN 665x840x250
2. prod. Incobex lub równoważna, w wykonaniu zewnętrznym IP44, posadowiona na fundamencie prefabrykowanym, wyposażona w drzwi zamykane na klucz.
3. Aparaturę montować na szynach typu DIN TS35 przytwierdzonych do płyty montażowej metalowej, uziomionej.
4. Okablowanie wewnątrz rozdzielnic prowadzić w korytach grzebieniowych elektroinstalacyjnych jak pokazano na rysunku.
5. Rozdzielnicę należy oznakować jako urządzenie elektryczne pod napięciem
6. Rozłącznik główny w rozdzielniczy RG pełnić będzie funkcję głównego wyłącznika prądu GWP dla projektowanych obiektów - na obudowie należy zamieścić odpowiednią tabliczkę informacyjną.

NAZWA ZAMIERZENIA BUDOWLANEGO: BUDOWA BOISKA SPORTOWEGO Z NAWIERZCHNIĄ SYNTETYCZNĄ, KORTU TENISOWEGO ORAZ BOISKA DO SIATKOWKI PLAZOWEJ WYPOSAŻONYCH W ODWODNIENIE DRENĄŻOWE, BUDOWA BIEŻNI LEKKOATLETYCZNEJ, OBIEKTÓW MAŁEJ ARCHITEKTURY W MIEJSCU PUBLICZNYM, BUDOWA OGRÓDZENIA W FORMIE PIKOCHWYTÓW ORAZ BUDOWA ZEWNĘTRZNEJ INFRASTRUKTURY TECHNICZNEJ OBEJMUJĄCEJ: KANALIZACJĘ OPADÓW, TRZY ZBIORNIKI RETENCYJNE NA WODY OPADOWE, WEWNĘTRZNA INSTALACJĘ ELEKTROENERGETYCZNĄ nN 0,4kV OŚWIETLENIA TERENU WRAZ Z NISKOPRĄDOWĄ INSTALACJĄ MONITORINGU, WEWNĘTRZNY UKŁAD KOMUNIKACYJNY	ADRES OBIEKTU BUDOWLANEGO: Krzeczów 2, nr ew. 2102/43; 2102/44; 2102/57 obr. ew. Krzeczów [0003], jednostka ewid. Lubień [120902_2] RYSUNEK: Rozdziałowa główna RG - widok elewacji i rozmieszczenie aparatury PROJEKTANT: mgr inż. Rafał Fijał spec.: instalacje elektryczne nr ewid.: MAP/0036/PWBE/18 PODOPIS:	BRANŻA: INSTALACJE ELEKTRYCZNE FAZA PROJEKTU: PROJ. TECHNICZNY DATA: PAŹDZIERNIK 2023 SKALA: 1:10 NR RYS.: E-2.6
--	--	---