


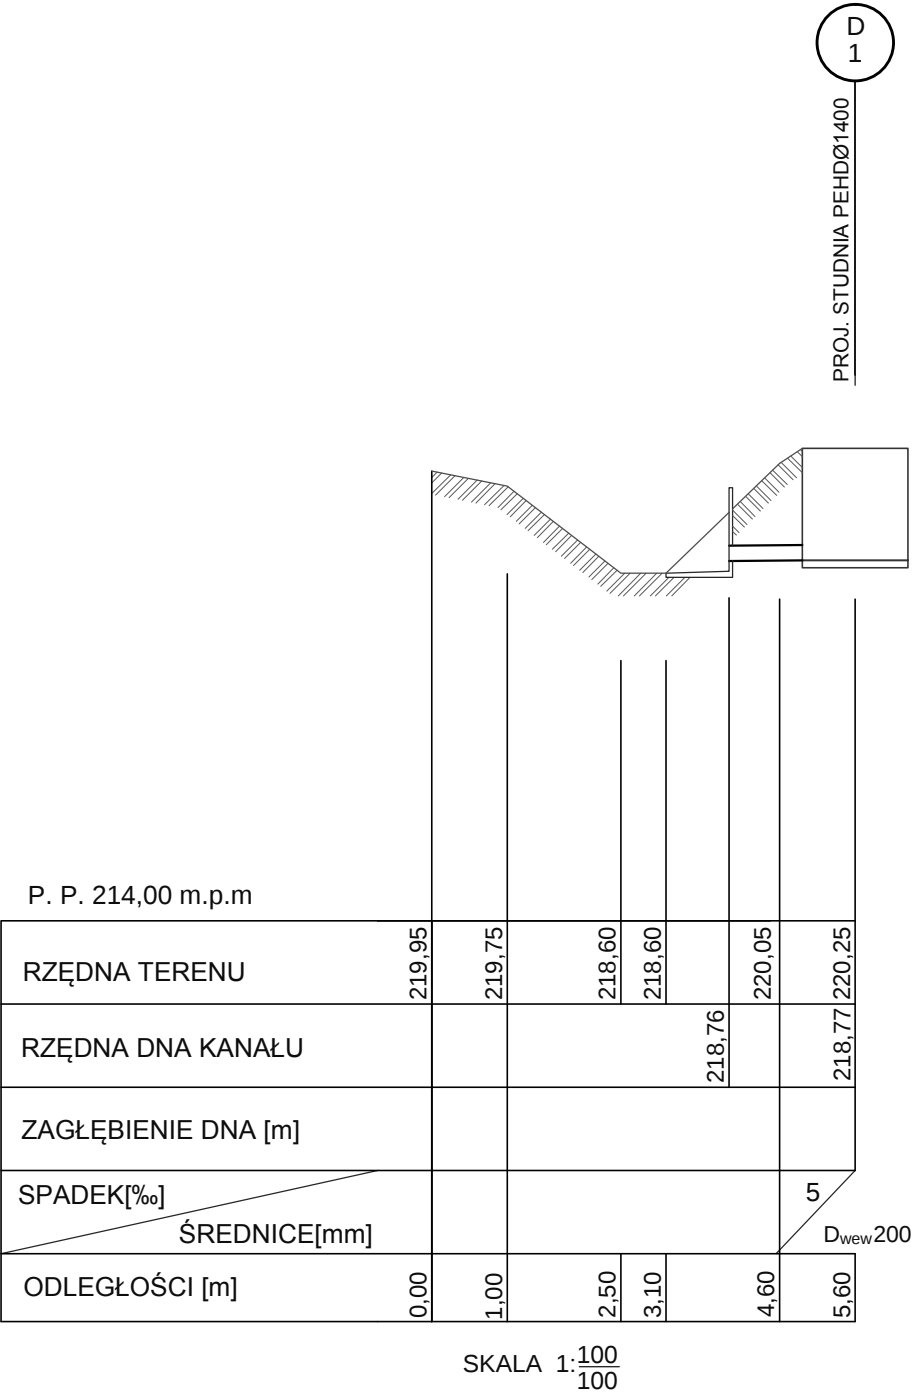

Studnia DN1400 z wylotem do rowu Ø200

SKALA 1:100 100	INWESTOR: GMINA MIASTA TARNOWA ul. MICKIEWICZA 2 , 33-100 TARNÓW ZARZĄD DRÓG I KOMUNIKACJI W TARNOWIE ul. BERNARDYŃSKA 24 , 33-100 TARNÓW			
	OBJEKT: BUDOWA ODCINKA SIECI KANALIZACJI DESZCZOWEJ WRAZ Z WYLOTEM WÓD OPADOWYCH DO ROWU ORAZ BUDOWA KANALIZACJI TECHNICZNEJ DLA UL. OLSZYNOWEJ W TARNOWIE W RAMACH ZADANIA pn. : " ODWODNIENIE UL. OLSZYNOWEJ "			
NAZWA RYSUNKU: STUDNIA DN1400 Z WYLOTEM DO ROWU Ø200				
PROJEKTANT:	mgr inż. M. MAJEWSKI	S-150/99	10.2023	
SPRAWDZAJĄCY:	mgr inż. A. JUWA-MALCZYŃSKA	PKD/0183/POOS/11	10.2023	
RODZAJ INWEST. BUDOWA	FAZA: PROJEKT ZAGOSPODAROWANIA TERENU			NR RYS. 2.ZS.