

Adres do korespondencji
TAURON Dystrybucja S.A.
Oddział w Legnicy
ul. Partyzantów 21, 59-220 Legnica

Obsługa klientów
Elektronicznie: tauron-dystrybucja.pl/formularz
Telefonicznie: +48 32 606 0 616



1051570976



UNI PROFFICE
Jarosław Pluskota
ul. Samorządowa 3A/8
59-225 Chojnów
Polska

Nr pisma: 1049314939
Data: 30.08.2024r.
Sprawa: Uzgodnienie branżowe budowy drogi gminnej
w miejscowości Gromadka, ul. Sosnowa, dz. nr 644, 691
Nr sprawy: TD24-08-0218322-03
Kontakt: Kinga Janowicz
Telefon: 768899506

Odpowiadając na wniosek informujemy, że w obrębie projektowanej inwestycji przebiega linia kablowa nN i SN oraz linia napowietrzna nN i SN będąca naszą własnością.

Wszelkie zbliżenia i skrzyżowania projektowanej inwestycji z urządzeniami TAURON Dystrybucja S.A. należy wykonać zgodnie ogólnie obowiązującymi przepisami i normami.

Przed przystąpieniem do prac w odległości mniejszej niż:

- 3m od skrajnych przewodów linii napowietrznych nN,
- 10m od skrajnych przewodów linii napowietrznych SN,

należy uzgodnić bezpieczne metody pracy ze Spółką eksploatującą sieć.

Odległości powyższe dotyczą również użycia dźwignic, licząc odległość od najdalej wysuniętej części maszyny do skrajnego przewodu. Prace ziemne należy prowadzić w ten sposób, aby nie naruszać ustojów słupów linii jw., inaczej będą musiały być odbudowane kosztem i staraniem winnego ich uszkodzenia.

- Należy zachować minimalną odległość projektowanych sieci podziemnych od istniejących fundamentów słupów linii energetycznych:

- linii nN – 1m,
- linii SN – 2m.

Kable elektroenergetyczne będące w kolizji poprzecznej, w miejscach zbliżeń należy zabezpieczyć osłonami rurowymi wychodzącymi 0,5m poza wykop zgodnie z załącznikiem nr 1 (wytyczne do zabezpieczenia kabli) do niniejszego uzgodnienia.

Dokładne położenie naniesionych kabli (w miejscach kolizji) należy ustalić za pomocą przekopów kontrolnych, wykonanych ręcznie (bez użycia sprzętu mechanicznego).

W przypadku prowadzenia prac w pobliżu urządzeń TAURON Dystrybucja S.A. należy wystąpić o nadzór nad prowadzonymi robotami do Spółki TAURON Dystrybucja S.A. Oddział w Legnicy, Region Chojnów, ul. Piotrowicka 3 w zakresie linii napowietrznej i linii kablowej.

Po zakończeniu prac dostarczyć do TAURON Dystrybucja S.A. Oddział w Legnicy protokół z pomiarów linii napowietrznych SN i nN w miejscach skrzyżowań z drogą.

Ponadto informujemy, że na danym terenie mogą znajdować się urządzenia elektroenergetyczne i teletechniczne niebędące własnością TAURON Dystrybucja S.A. Oddział w Legnicy.

W zakresie lokalizacji sieci oświetlenia drogowego i jej ewentualnej kolizji należy kontaktować się z p. Arkadiuszem Wolskim, e-mail: Arkadiusz.Wolski@tauron.pl, tel. 572887186.

Ważność uzgodnienia ustala się na okres dwóch lat, licząc od daty niniejszego pisma.

Faktura za uzgodnienie branżowe zostanie przesłana pocztą.

Jak może się Pan/Pani/Państwo z nami skontaktować

Może Pan/Pani/Państwo skontaktować się z nami na jeden z poniższych sposobów;

- listownie, na adres TAURON Dystrybucja S.A. Oddział w Legnicy, ul. Partyzantów 21, 59-220 Legnica
- Prosimy, by w korespondencji, powołał się Pan/Pani/Państwo na nr pisma lub nr sprawy.

Łączymy wyrazy szacunku

Załączniki:
Załącznik graficzny
Wytyczne do zabezpieczenia kabli
Kopia:
1/ SWS 3
2/ OME,
3/ TNT – Arkadiusz Wolski
4/ OMD – a/a.

 
TAURON Dystrybucja S.A.
Oddział w Legnicy
Wydział Dokumentacji
Koordynator ds. Dokumentacji
Kinga Janowicz
Kinga Janowicz




WYTYCZNE DO ZABEZPIECZENIA KABLI
(dotyczy Uzgodnienia branżowego nr 1049314939)

1. Kable elektroenergetyczne będące w kolizji poprzecznej z planowaną inwestycją należy zabezpieczyć dzieloną rurą osłonową przepustu wychodzącego po 0,5 m poza jezdnię / wjazd / chodnik / oś obiektu liniowego.
2. Należy stosować następujące średnice rur ochronnych:
 - a) Dla kabli 1 kV rury o średnicy minimum 110mm koloru niebieskiego.
 - b) Dla kabli SN rury minimum 160mm koloru czerwonego.
3. W przypadku występowania kabli elektroenergetycznych zabrania się prowadzenia robót ziemnych sprzętem mechanicznym w odległości mniejszej niż 2 m od kabla zlokalizowanego przekopem kontrolnym. Kable można odkopać tylko do strefy ochronnej tj. folii lub cegły – zabrania się odkrywania czynnych kabli energetycznych.
4. Należy uzyskać zgodę na wymagane odpłatne wyłączenia odpowiednich urządzeń energetycznych oraz ustalić nadzór służb energetycznych.
5. Wszelkie prace na istniejących urządzeniach energetycznych będących własnością TAURON Dystrybucja S.A. należy wykonywać z zachowaniem szczególnych środków ostrożności pod nadzorem służb energetycznych TAURON Dystrybucja S.A. Oddział Legnica Region Chojnów, ul. Piotrowicka 3, 59-225 Chojnów, a następnie zgłosić celem dokonania odbioru robót zanikowych.
6. Prace przy urządzeniach energetycznych powinny być wykonywane przez pracowników posiadających odpowiednie kwalifikacje, zgodnie z obowiązującymi normami i przepisami.
7. W przypadku wystąpienia niewystarczającej głębokości położenia istniejących kabli energetycznych – zgodnie z wymogami obowiązujących przepisów i norm – oraz innych utrudnień technicznych (np. mufy) należy przewidzieć możliwość przełożenia kabla/kabli energetycznych poprzez wykonanie wstawek kablowych. W takim przypadku należy wystąpić z wnioskiem o określenie nowych warunków technicznych usunięcia kolizji sieci elektroenergetycznej.
8. W przypadku skrzyżowania projektowanych sieci (gazowej, wodociągowej, ciepłowniczej itp.) z istniejącymi kablami SN, należy przedłożyć do uzgodnienia w TAURON Dystrybucja S.A. (Wydział Eksploatacji) projekt techniczny (stanowiący element dokumentacji projektowej projektowanej inwestycji) z zaznaczeniem sposobu (typu i długości rur ochronnych) oraz miejsca zabezpieczenia kabli elektroenergetycznych.


Z poważaniem

TAURON Dystrybucja S.A.
Oddział w Legnicy
Wydział Dokumentacji
Koordynator ds. Dokumentacji

Kinga Janowicz

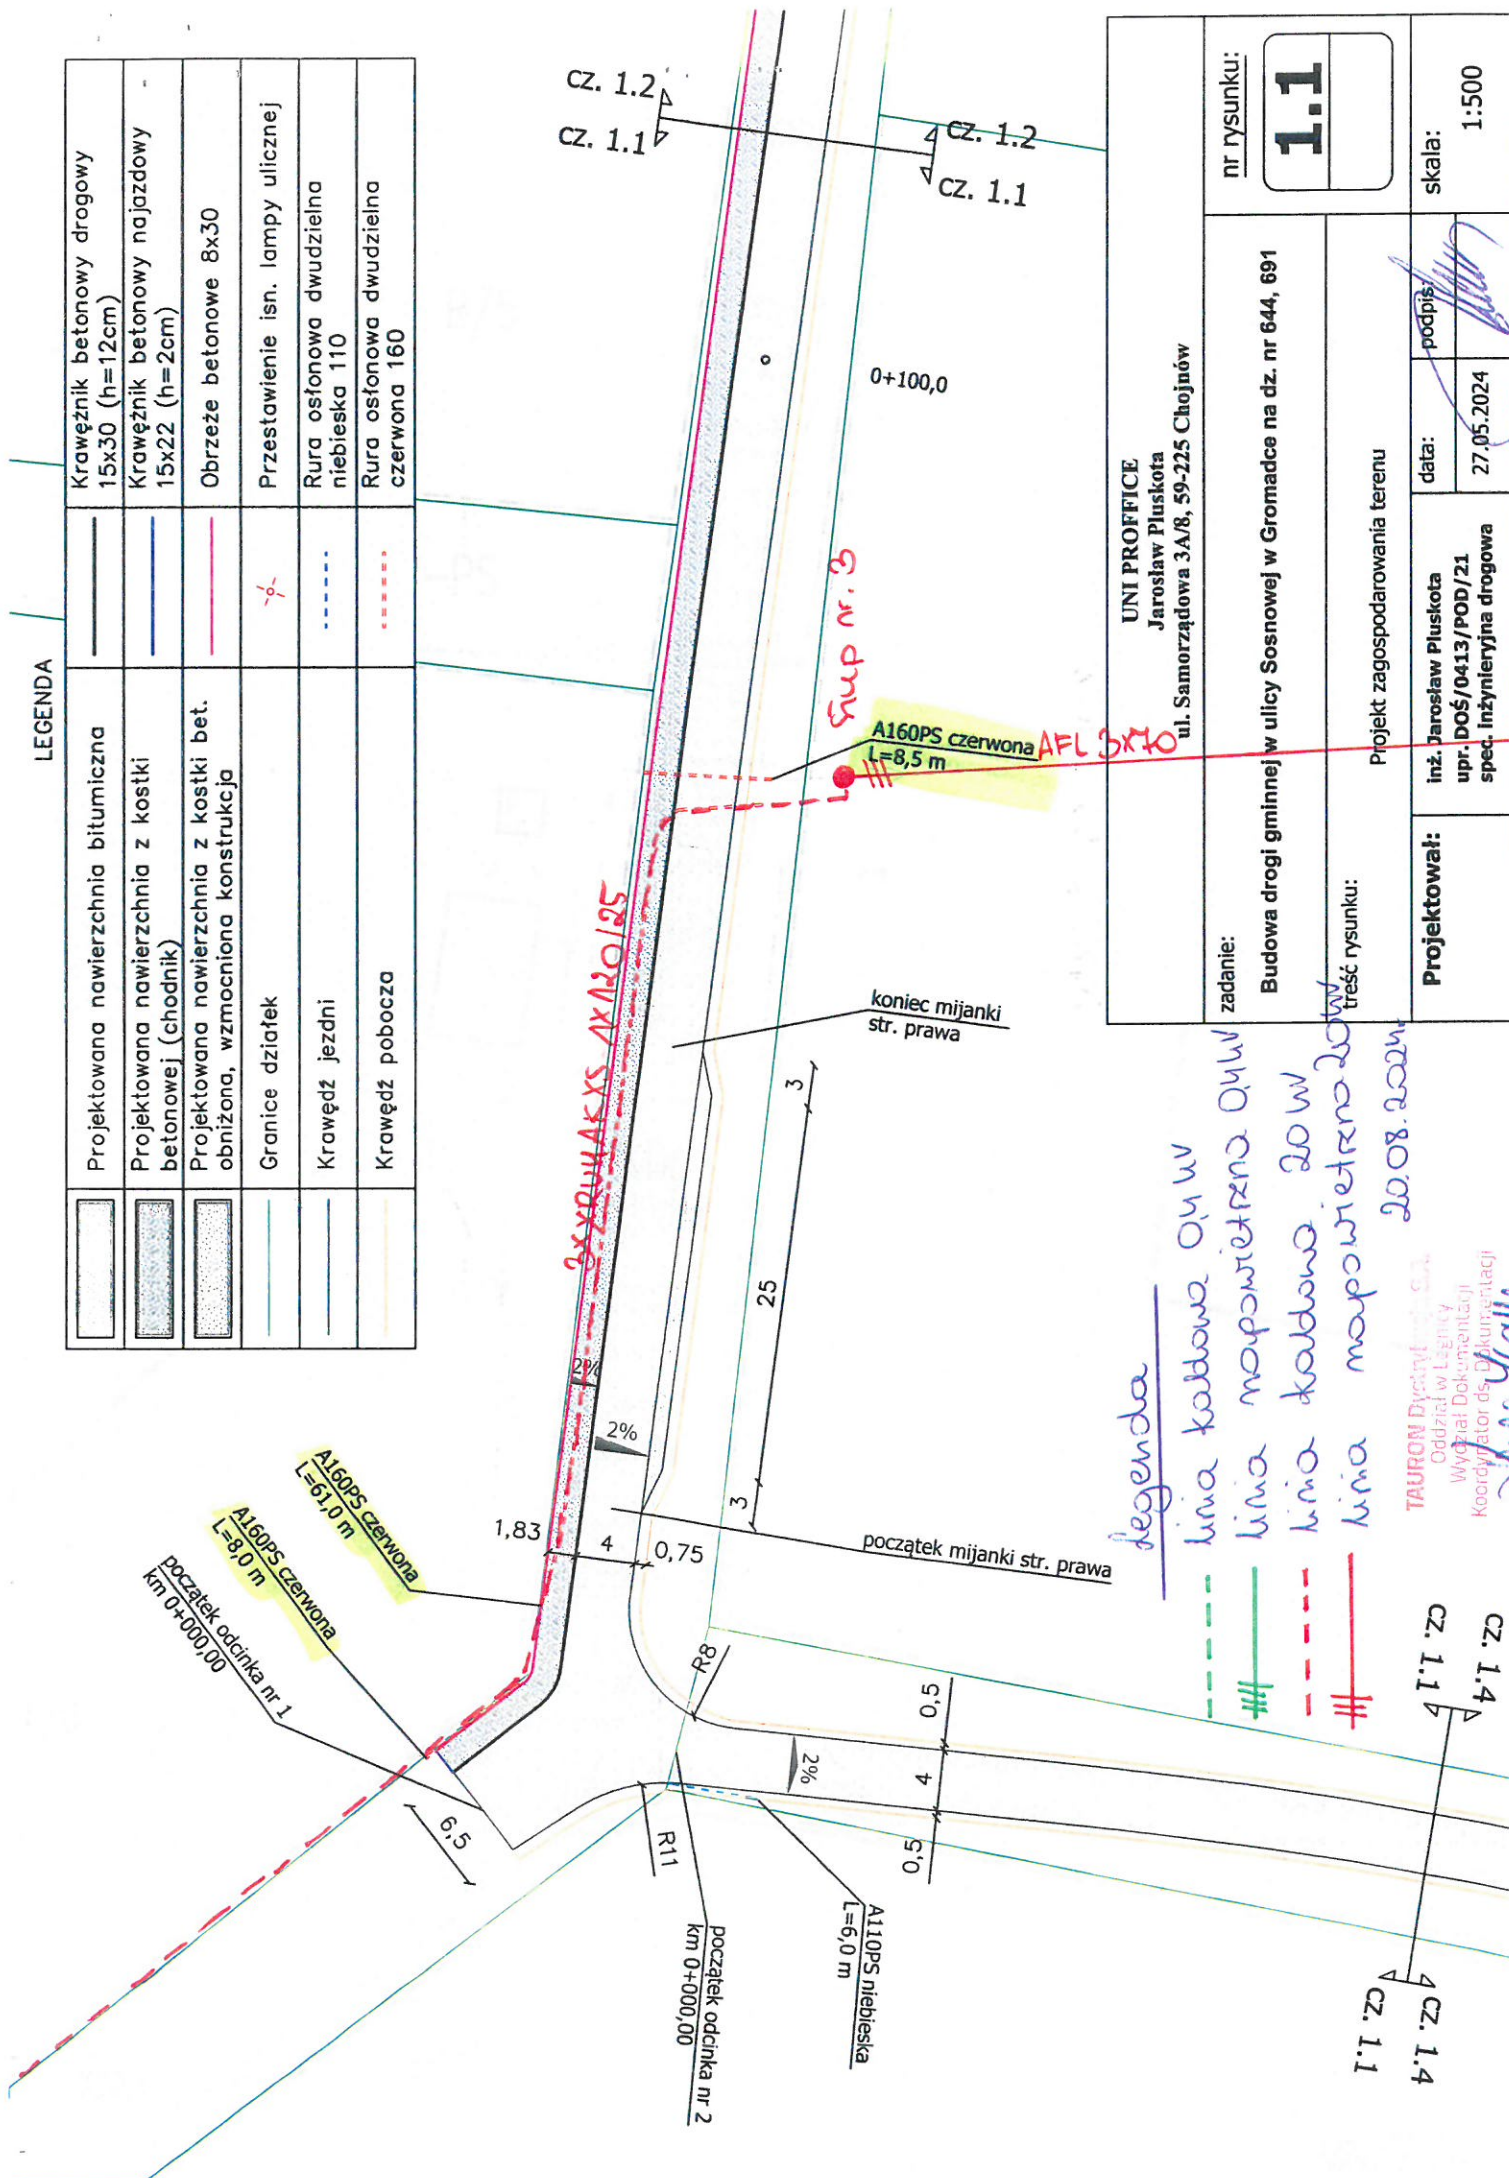
	Projektowana nawierzchnia bitumiczna		Krawężnik betonowy drogowy 15x30 (h=12cm)
	Projektowana nawierzchnia z kostki betonowej (chodnik)		Krawężnik betonowy najazdowy 15x22 (h=2cm)
	Projektowana nawierzchnia z kostki bet. obniżona, wzmocniona konstrukcją		Obrzeże betonowe 8x30
	Granice działek		Przestawienie isn. lampy ulicznej
	Krawędź jezdni		Rura osłonowa dwudzielna niebieska 110
	Krawędź pobocza		Rura osłonowa dwudzielna czerwona 160

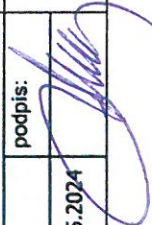


UNI PROFFICE Jarosław Pluskota ul. Samorządowa 3A/8, 59-225 Chojnów		nr rysunku: 1.1	
zadanie: Budowa drogi gminnej w ulicy Sosnowej w Gromadce na dz. nr 644, 691		skala: 1:500	
treść rysunku: Projekt zagospodarowania terenu		data: 27.05.2024 podpis: 	
Projektował:		inż. Jarosław Pluskota upr. DOŚ/0413/POD/21 spec. inżynierska drogowa	

UNI PROFFICE Jarosław Pluskota ul. Samorządowa 3A/8, 59-225 Chojnów				nr rysunku: 1.3	
zadanie: Budowa drogi gminnej w ulicy Sosnowej w Gromadce na dz. nr 644, 691		Projekt zagospodarowania terenu			
treść rysunku:		Projektował: inż. Jarosław Pluskota upr. DOŚ/0413/POD/21 spec. Inżynieria drogowa			
		data: 27.05.2024		podpis: 	
				skala: 1:500	

UWAGI:
 1. Legenda znajduje się w cz. 1.1

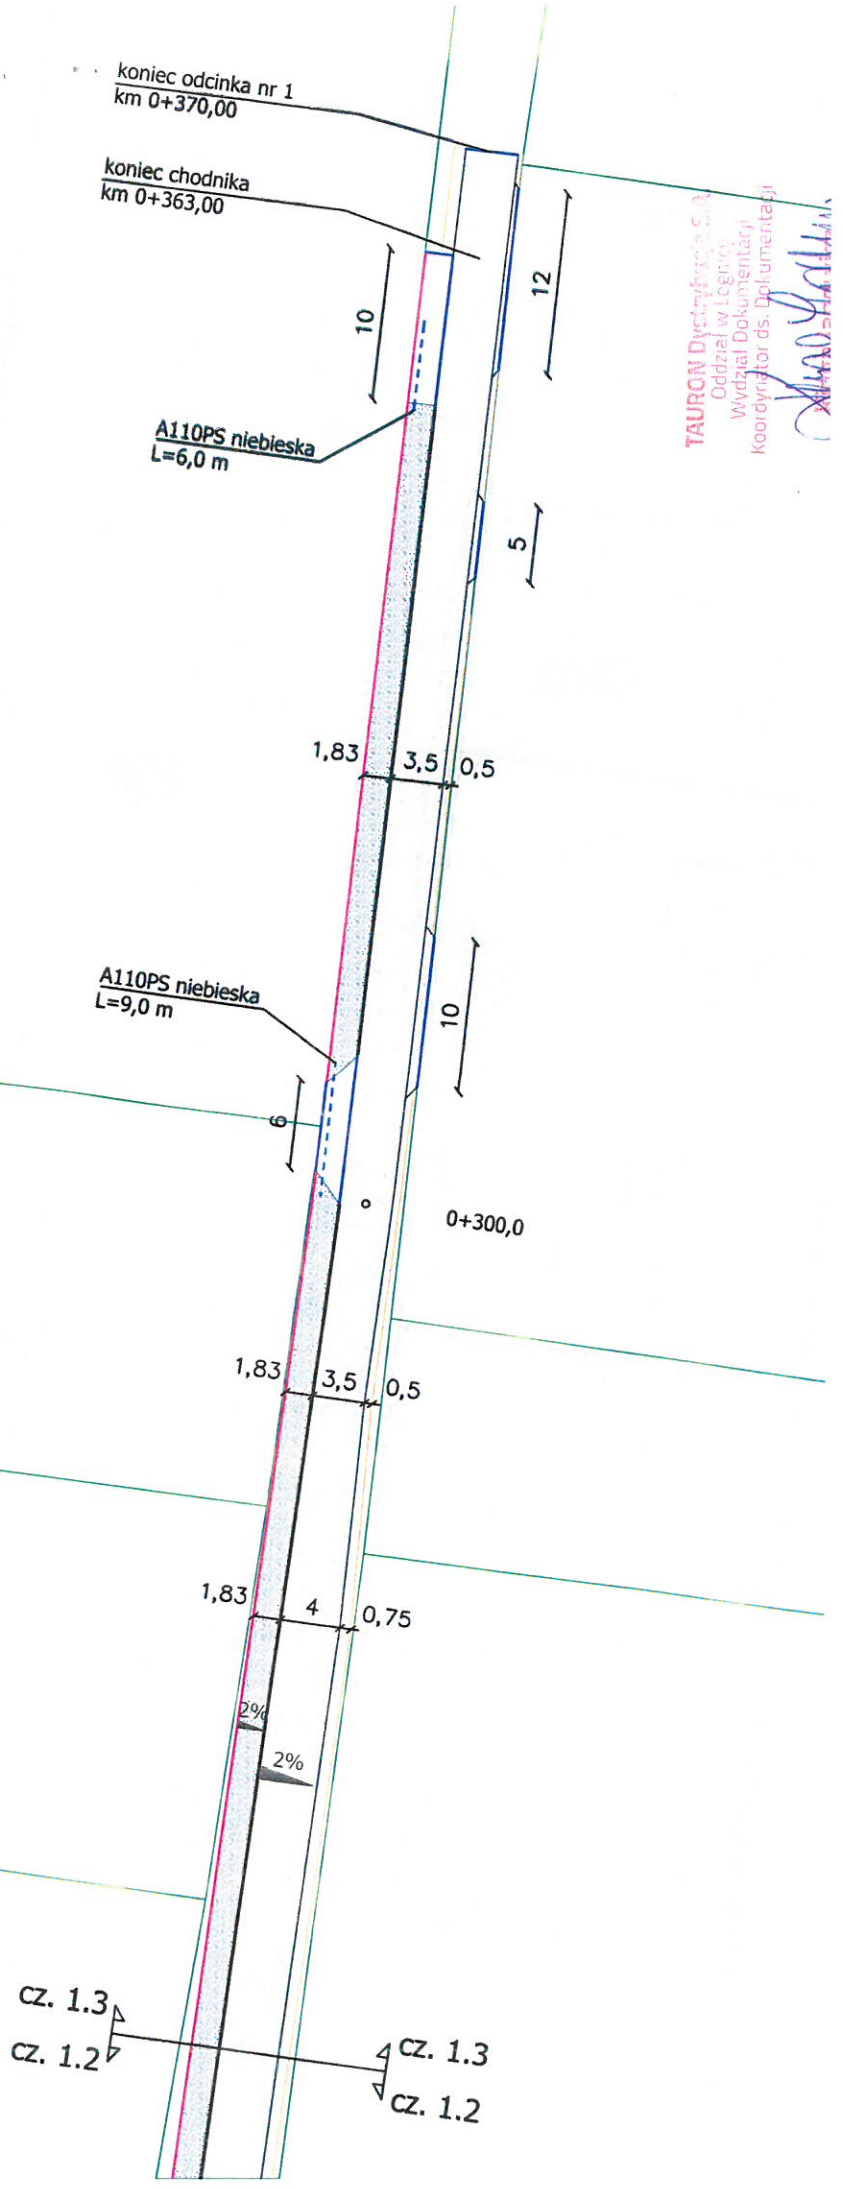

TAURON Dystrybucja S.A.
 Oddział w Legnicy
 Wydział Dokumentacji
 Kierownik ds. Dokumentacji

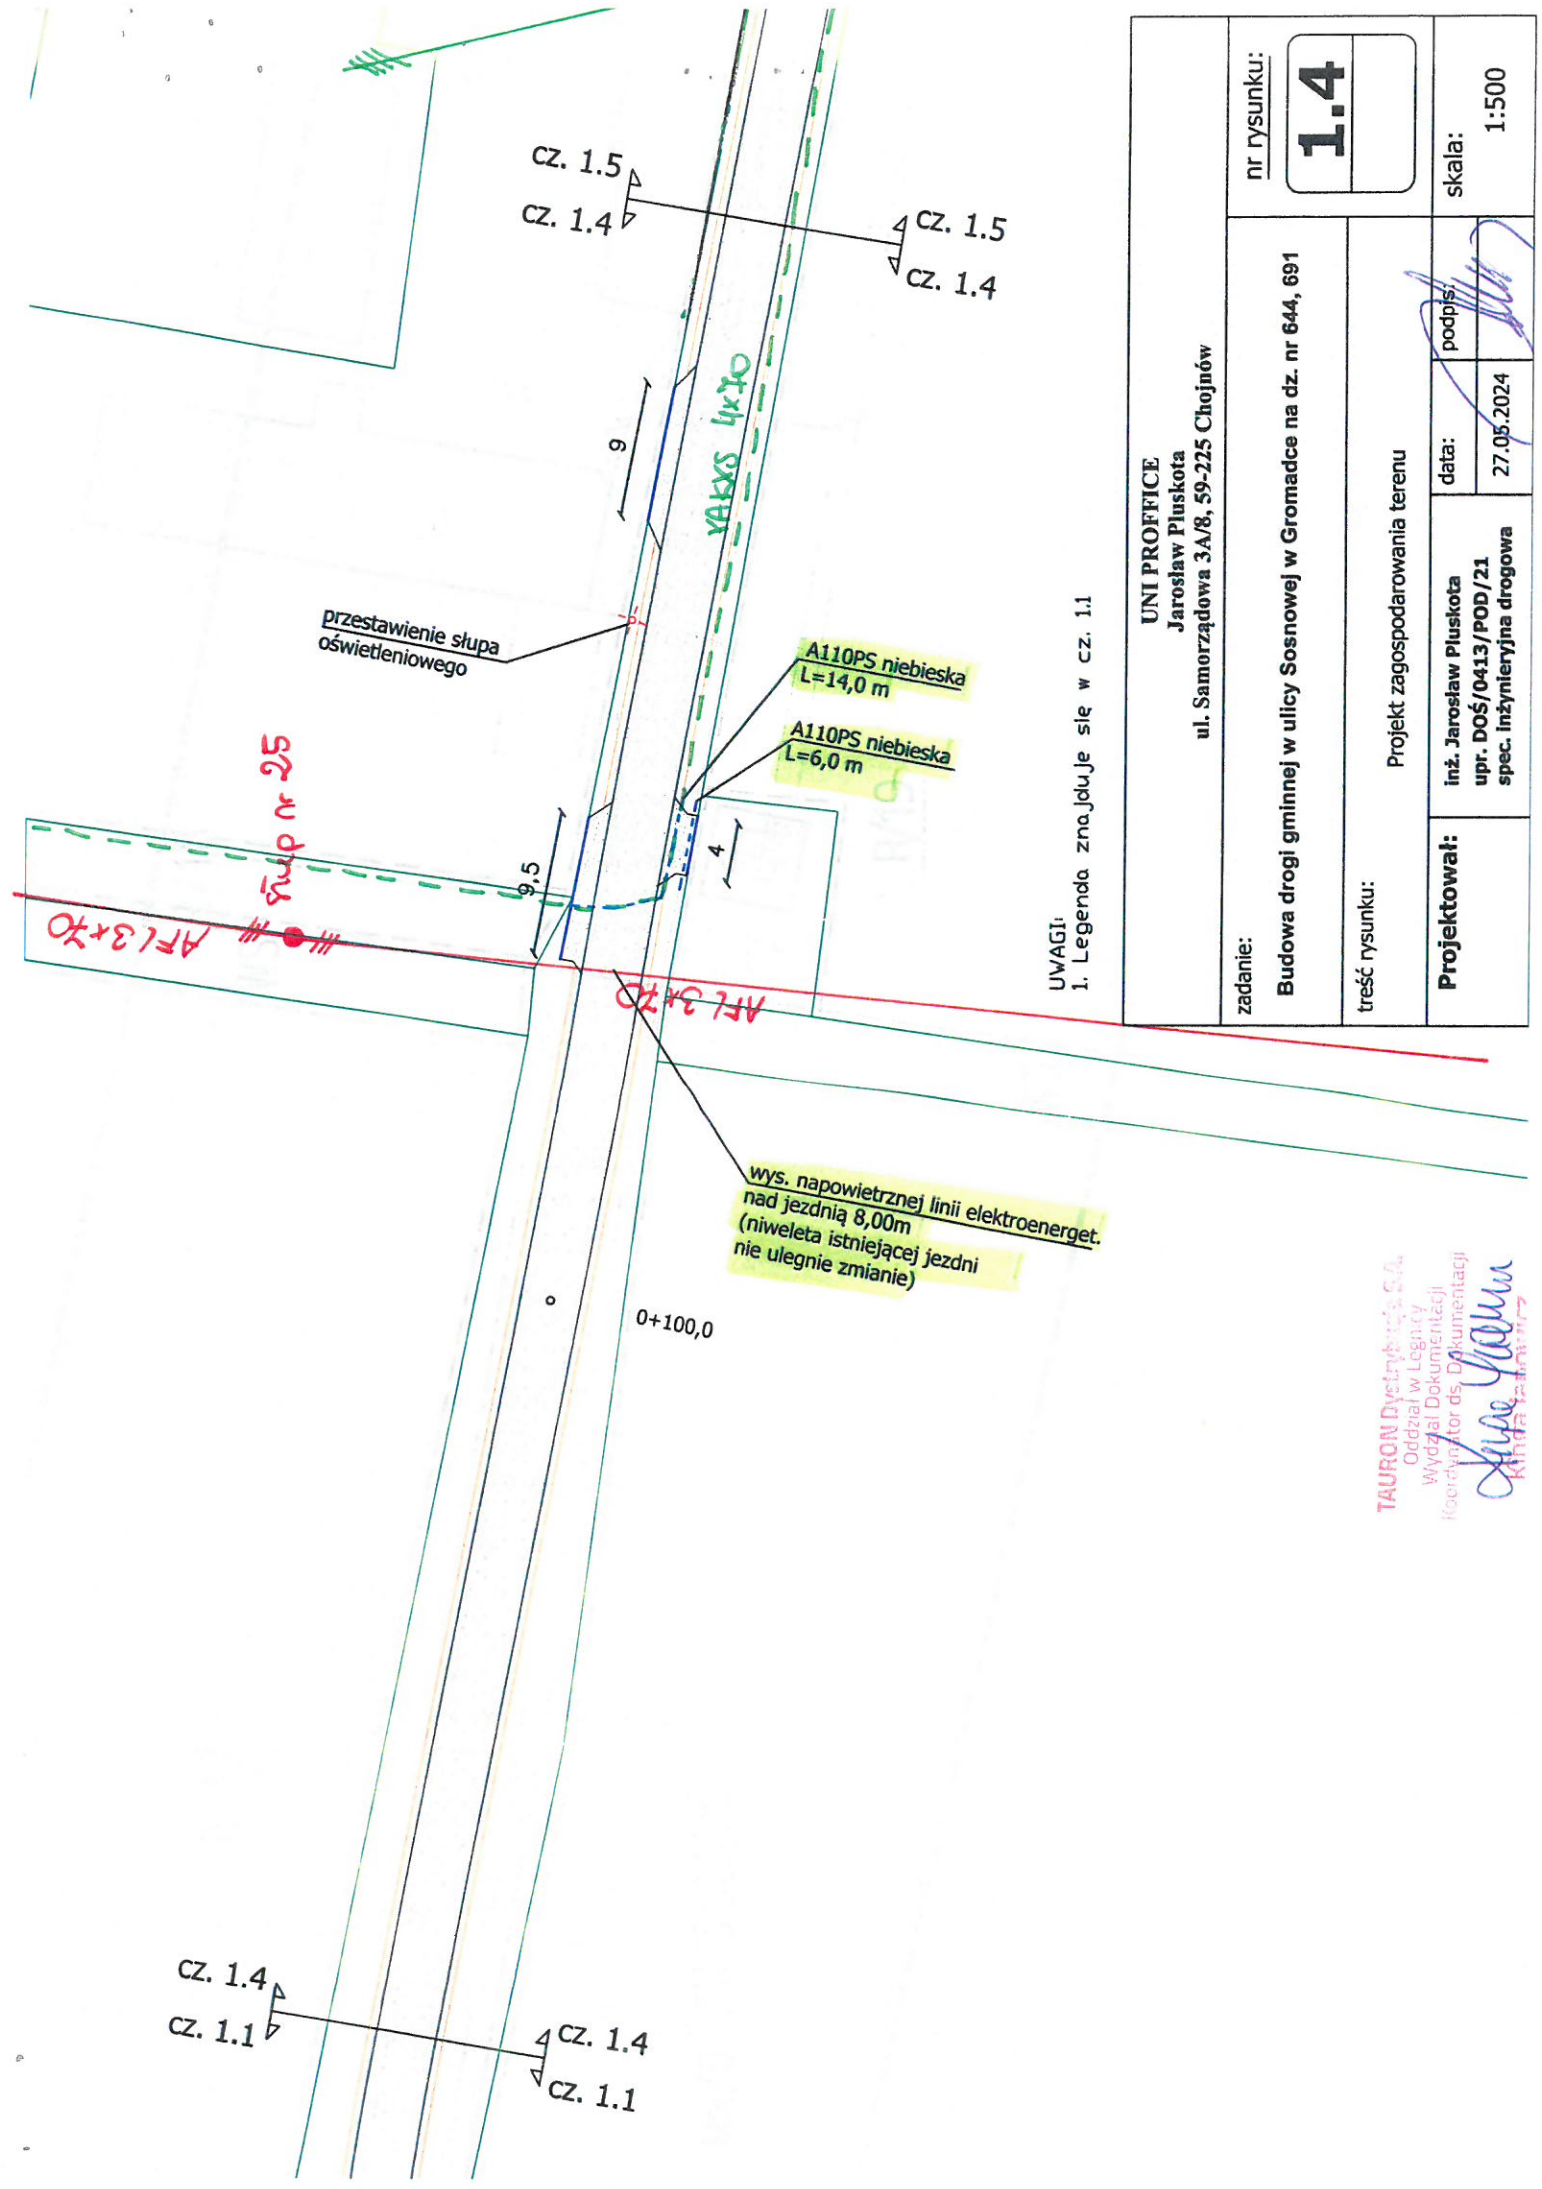



UWAGI:
1. Legenda znajduje się w cz. 1.1

UNI PROFFICE Jarosław Pluskota ul. Samorządowa 3A/8, 59-225 Chojnów		nr rysunku: 1.4		skala: 1:500	
zadanie: Budowa drogi gminnej w ulicy Sosnowej w Gromadce na dz. nr 644, 691		treść rysunku: Projekt zagospodarowania terenu		Projektował: inż. Jarosław Pluskota upr. DOŚ/0413/POD/21 spec. inżynierska drogowa	
		data: 27.05.2024		podpis: 	

TAURON Dystrybucja S.A.
Oddział w Legnicy
Wydział Dokumentacji
Kierownik ds. Dokumentacji

Krzysztof

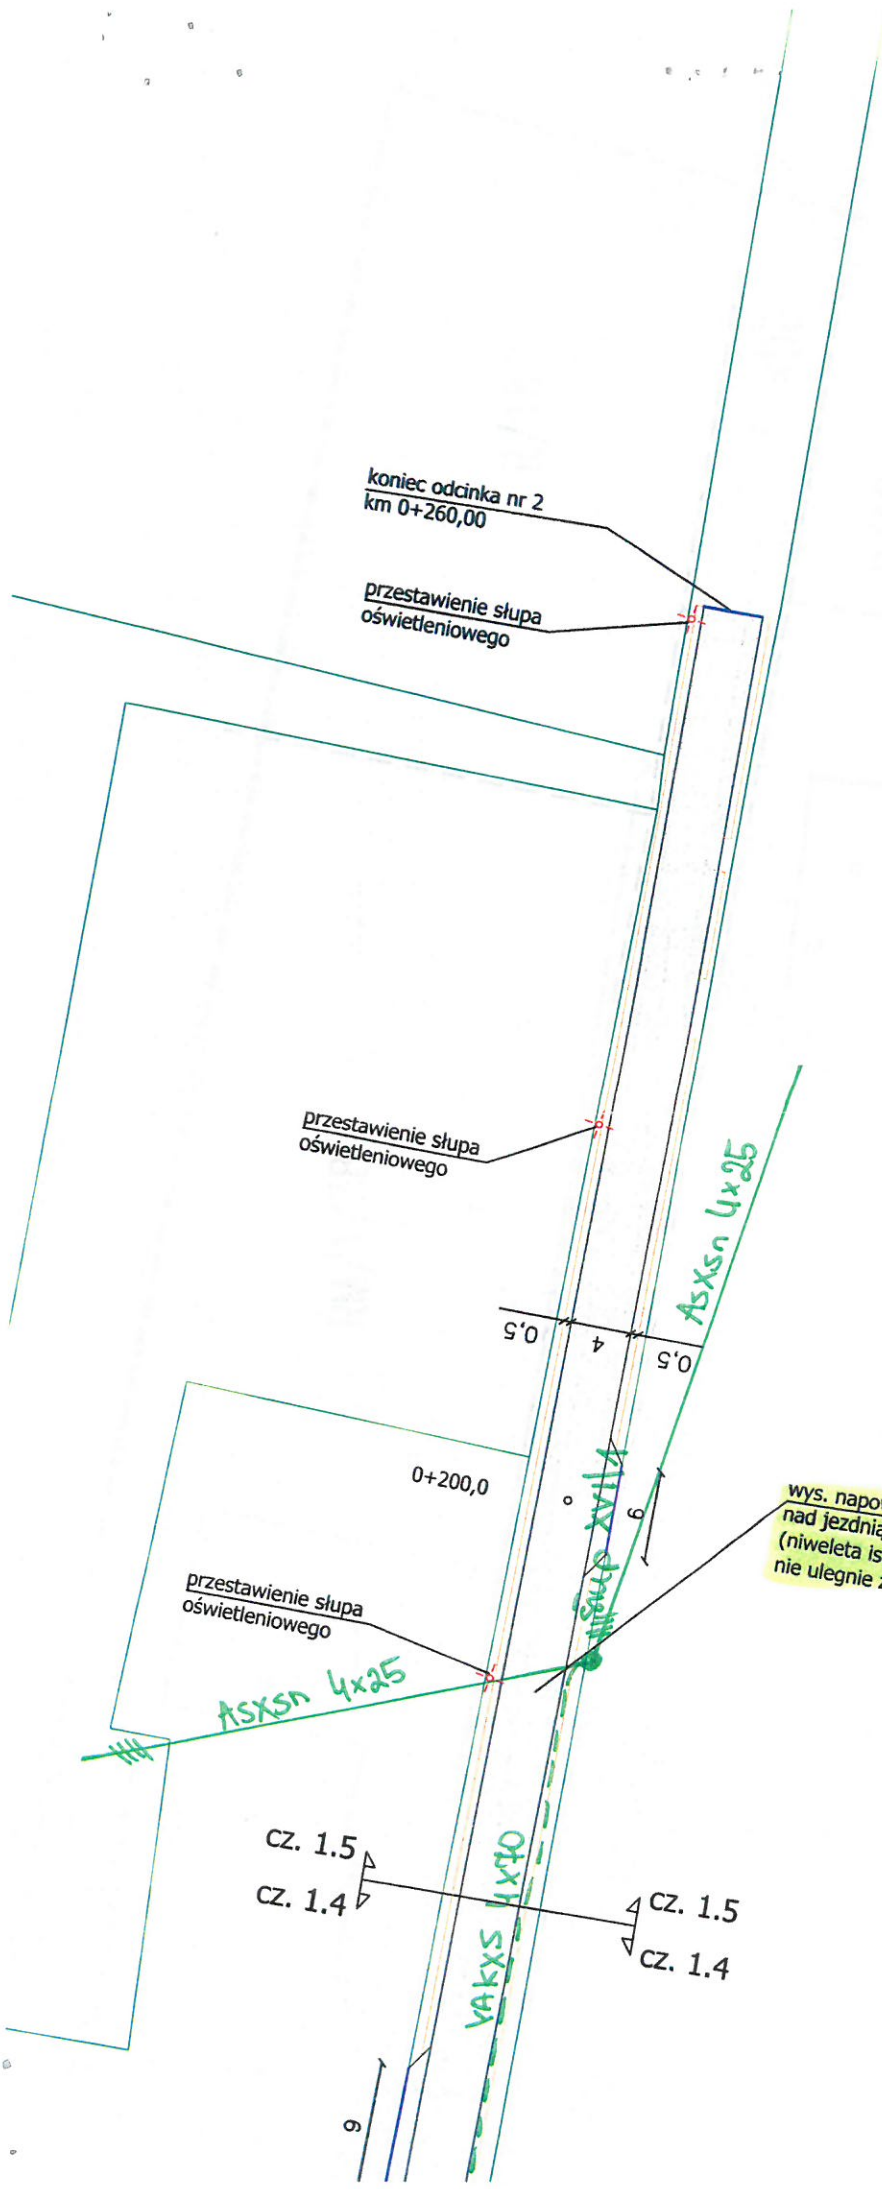

UWAGI:
1. Legenda znajduje się w cz. 1.1

UNI PROFILE Jarosław Pluskota ul. Samorządowa 3A/8, 59-225 Chojnów		nr rysunku: 1.5		skala: 1:500	
zadanie: Budowa drogi gminnej w ulicy Sosnowej w Gromadce na dz. nr 644, 691		treść rysunku: Projekt zagospodarowania terenu		inż. Jarosław Pluskota upr. DOŚ/0413/POD/21 spec. inżynierska drogowa	
Projektował:		data: 27.05.2024		podpis: 	

TAURON Dystrybucja S.A.
Oddział w Legnicy
Wydział Dokumentacji
Koordynator ds. Dokumentacji

Kinga Janowicz