


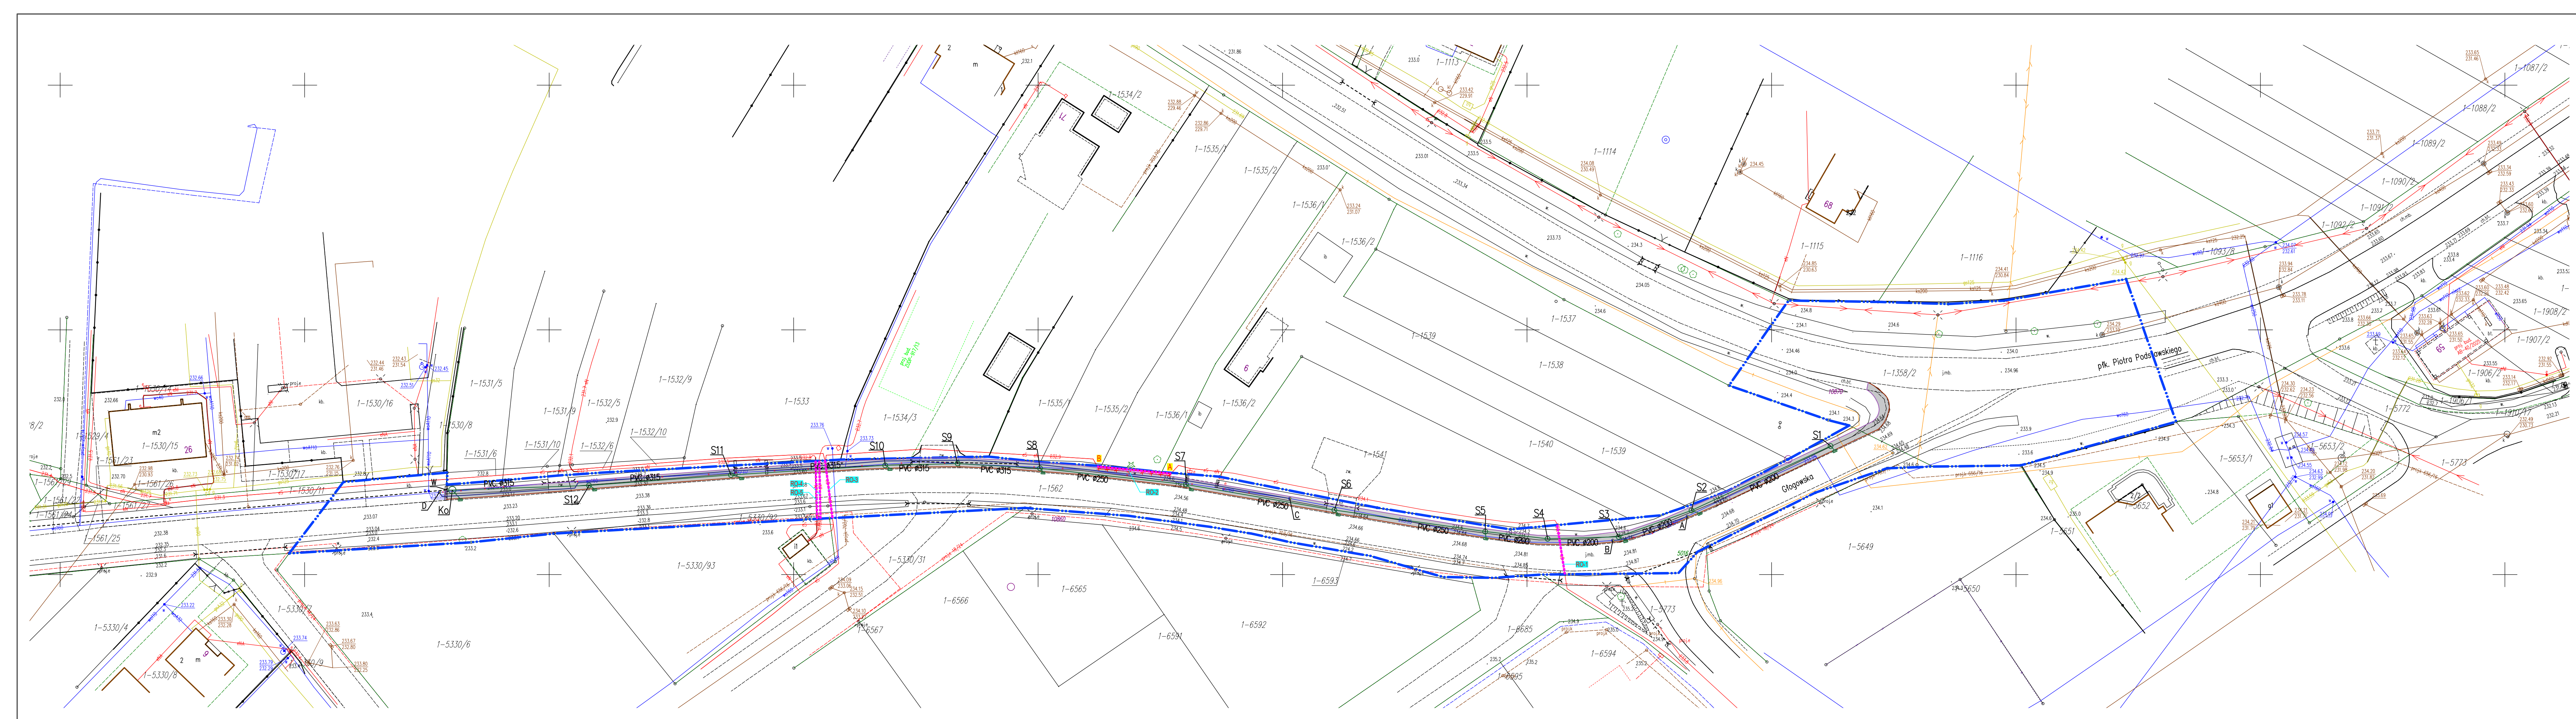

MAPA DO CELÓW PROJEKTOWYCH
Obiekt: SOKOŁÓW MAŁOPOLSKI
Jednostka wydawnicza : 181611, 4 Sokółów Małopolski - Miasto
Obręb: 181611, 4.0001 - Sokółów Małopolski
Układ współrzędnych: „2000” strefa 7
Układ wysokościowy: „PL-83U/2000-NIT”
Mapa wykonana na dzień 25.08.2025 w zakresie oznaczonym kolorem zielonym.
Nie wyklucza się istnienia w terenie innych niewykazanych na niniejszej mapie urządzeń podziemnych, które nie były zgłoszone do Inwentaryzacji lub, o których braku jest informacji w Instytucjach branżowych.
Śledźności geodezyjnych nie badano.

USŁUGI GEODEZYJNE
mgr inż. Jakub Burek
37-310 Nowa Sierpa ul. Aszki Potępińskiej 1A
tel. 696 632 801
e-mail: br.jakub@gmail.com

Sporządził: dn. 27.08.2025 r. K. Rado 196/2025
Geodeta Uprawniony: mgr inż. Jacek Burek
Świad. Nr 19920 Mjst. Geop. Przek. 1. Budow.

Potwierdzam, że niniejszy dokument został opracowany w wyniku prac geodezyjnych i kartograficznych, których rezultaty zawiera operat techniczny przygotowany z uwzględnieniem informacji, w jakim zakresie odpowiedzialności karnej za złudzenie fałszywego odzwierciedlenia.	
Identyfikacja zgłoszenia prac geodezyjnych	G.6641.1.707.2025
Organ służby geodezyjnej, który otrzymał zgłoszenie	Starosta Rzeszowski
Wykonawca prac geodezyjnych	Usługi Geodezyjne mgr inż. Jakub Burek ul. Aszki Potępińskiej 1A 37-310 Nowa Sierpa G.6641.1.707.2025.1
Nr oraz data sporządzenia dokumentu zawierającego wyniki geodezyjne (wzrosty)	02.09.2025
Imię i nazwisko oraz nr uprawnień zawodowych kierownika prac	mgr inż. Jacek Burek Świad. Nr 19920 M.G.P.I.B.
Imię i nazwisko wykonawcy prac geodezyjnych	mgr inż. Jakub Burek Usługi Geodezyjne

LEGENDA

- W-Ko; Ko-S1; S1-S12- projektowany rów kryty
- projektowane wpuszczaki deszczowe z przykalkami PVC Ø200
- istniejący wodociąg do likwidacji
- projektowana przekładka wodociągu na odc. A-B; C-D
- Krawężnik drogowy 20x30 cm na sztorcie
- Krawężnik drogowy 20x30 cm - obniżony
- Obrzeże trawnikowe 8x30 cm
- Linie rozgraniczające pasa drogi dminnej
- Nawierzchnia chodnika z kostki betonowej
- RO-1 - projektowane zabezpieczenie kabli elektrycznych
- RO-2 - projektowane przełożenie i zabezpieczenie kabli elektrycznych

Nazwa projektu	Projekt przebudowy drogi gminnej nr 108713R ul. Głogowska (do nowych bloków) polegającej na budowie drogi dla pieszych w Sokółowie Małopolskim	
Tytuł rysunku	PLAN ZAGOSPODAROWANIA TERENU	Nr rysunku PZT-1
Faza	Projekt wykonawczy	Skala 1:500
Data	07.2025	Format
Investor	Gmina Sokółów Małopolski, ul. Rynek 1, 36-050 Sokółów Małopolski	
Branża	Imię i nazwisko	uprawnienia
		podpis
DROGOWA	mgr inż. Arkadiusz Chroński	PKD/075/POOD/24