


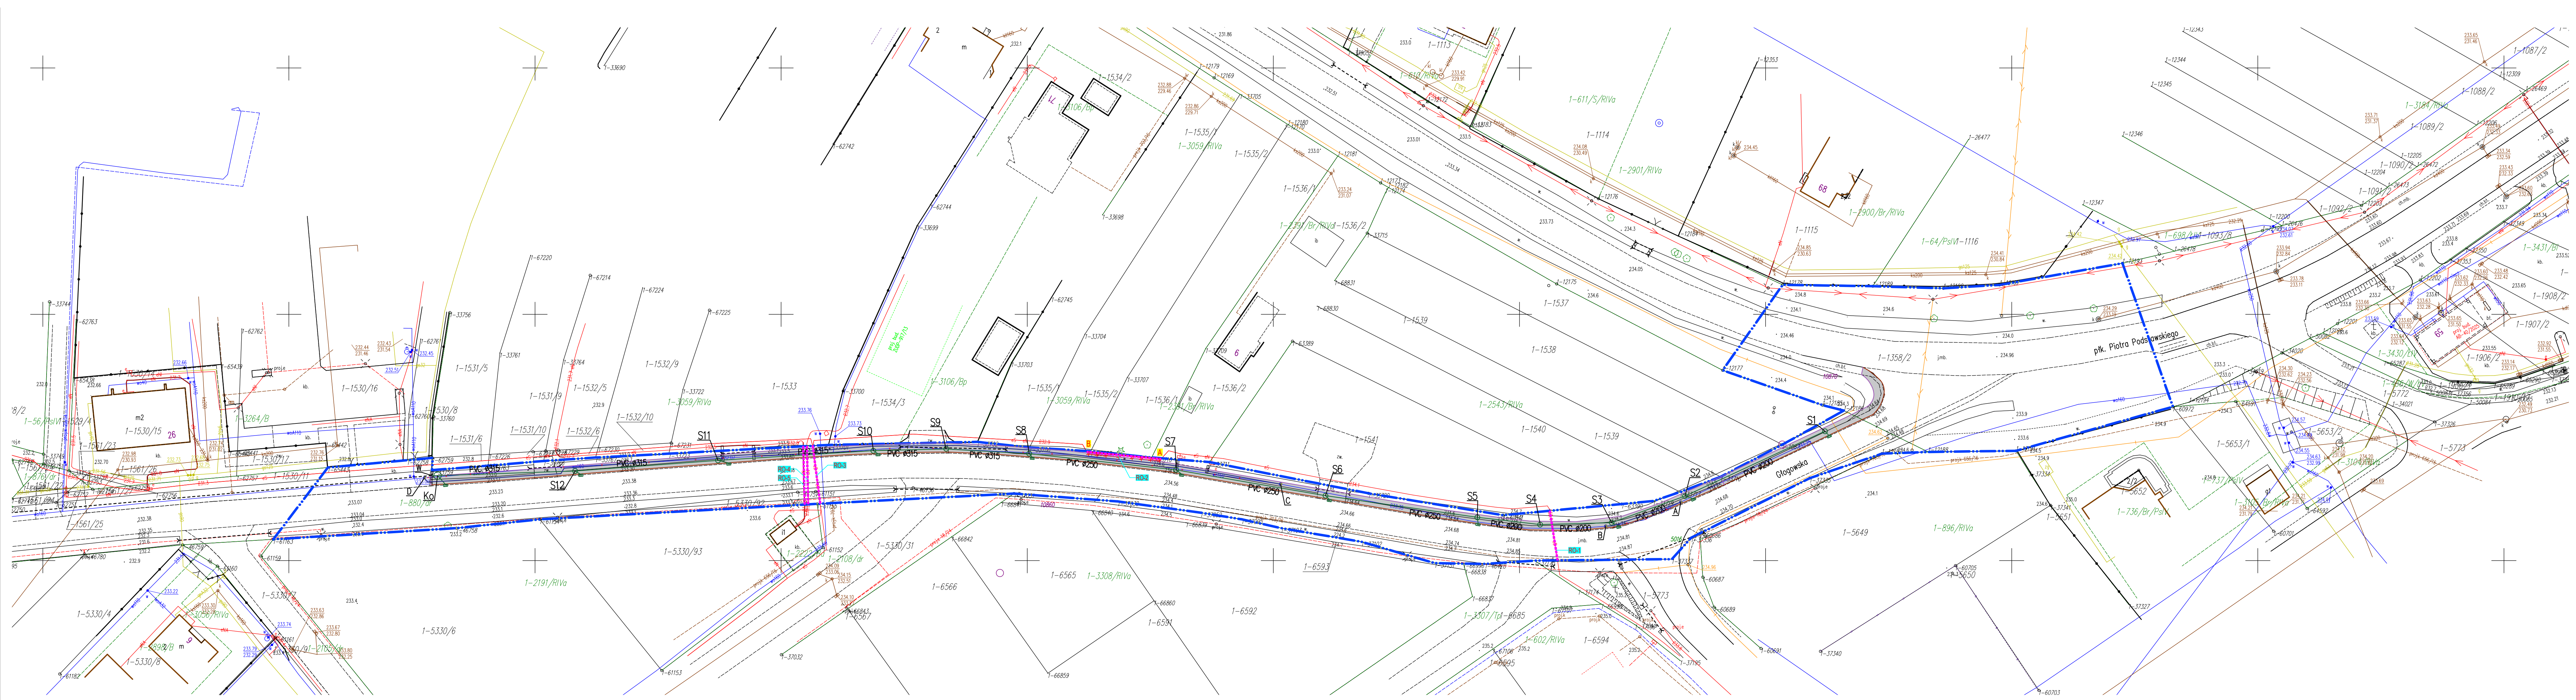

MAPA DO CELÓW PROJEKTOWYCH
Objekt: SOKOŁÓW MAŁOPOLSKI
skala: 1: 500
Jednostka ewidencyjna : 181611.4 Sokółka Małopolski - Miasto
Ogryb: 181611.4.0001 - Sokółka Małopolski
Układ współrzędnych „2000” strefa 7
Układ wysokościowy „PL-EVRF2007-N11”
Mapa aktualna na dzień 25.08.2025 w zakresie czasowym kadencją bienną.
Nie wykonano na terenie w terenie innych niżej wymienionych w niniejszej mapie
urządzeń podziemnych, które nie były zgłoszone do Inwentaryzacji lub o
których brak jest informacji w dostępnych branżowych.
Służności gruntowych nie badano.

USENGI GÓRDEZYNE
mgr inż. Jakub Burek
37-310 Nowa Sierca, ul. Aszki Pomorskiej 1A
tel. 696 452 801
e-mail: brk.jakub@gmail.com
Sporządził: dn. 25.08.2025, K. Robi 104/2025
Główny Uprawniony: mgr inż. Jerzy Burek
Swiad. Nr. 19929 Alu-Gosp. Przem. i Budown.

Pobierzcie, że niniejszy dokument został opracowany w wysoka precyzji przez
projektantów i inżynierów, których rezultaty zawiera opisaną powyżej
posiadać weryfikację. Jednocześnie informuję, że jestem świadom
odpowiedzialności karnej za fałszywe stwierdzenia.

Identyfikator zgłoszenia prac
geodezyjnychG.6641.1.7697.2025

Organ służby geodezyjnej, który
otrzymał zgłoszenieStarosta Rzeszowski

Wykonawca prac geodezyjnychUsengi Górdczyne mgr inż. Jakub Burek
ul. Aszki Pomorskiej 1A
37-310 Nowa Sierca
G.6641.1.7697.2025.1

Nr oraz data sporządzenia
dokumentu zawierającego wyniki
pozytywnej weryfikacji02.09.2025

Imię i nazwisko oraz nr uprawnień
autorskich kierownika pracmgr inż. Jerzy Burek
Swiad. Nr. 19929 M.G.P.1.B

Imię i nazwisko wykonawcy prac
geodezyjnychmgr inż. Jakub Burek
Swiad. Nr. 19929 M.G.P.1.B

LEGENDA

- W-Ko; Ko-S1; S1-S12-projektowana kanalizacja deszczowa
- projektowane wpusty deszczowe wraz z przykanalikami PVC Ø200
- istniejący wodociąg do likwidacji
- projektowana przekładka wodociągu na odc. A-B; C-D
- RO-2-projektowane zabezpieczenie kabli elektrycznych
- Krawężnik drogowy 20x30 cm na sztorc
- Krawężnik drogowy 20x30 cm - obniżony
- Obrzeże trawnikowe 8x30 cm
- Linie rozgraniczające pasa drogi dminnej

Nazwa projektu	Projekt przebudowy drogi gminnej nr 108713R ul. Głogowska (do nowych bloków) polegającej na budowie drogi dla pieszych w Sokółce Małopolskiej	
Tytuł rysunku	PLAN ZAGOSPODAROWANIA TERENU	Nr rysunku PZT-1
Faza	Projekt wykonawczy	Skala 1:500
Data	07.2025	Format
Investor	Gmina Sokółka Małopolski, ul. Rynek 1, 36-050 Sokółka Małopolski	
Branża	Imię i nazwisko uprawnienia	podpis
DROGOWA	mgr inż. Arkadiusz Chromiński	PKD/075/POOD/24