


Schemat rozdzielnicy RK-1


1:100

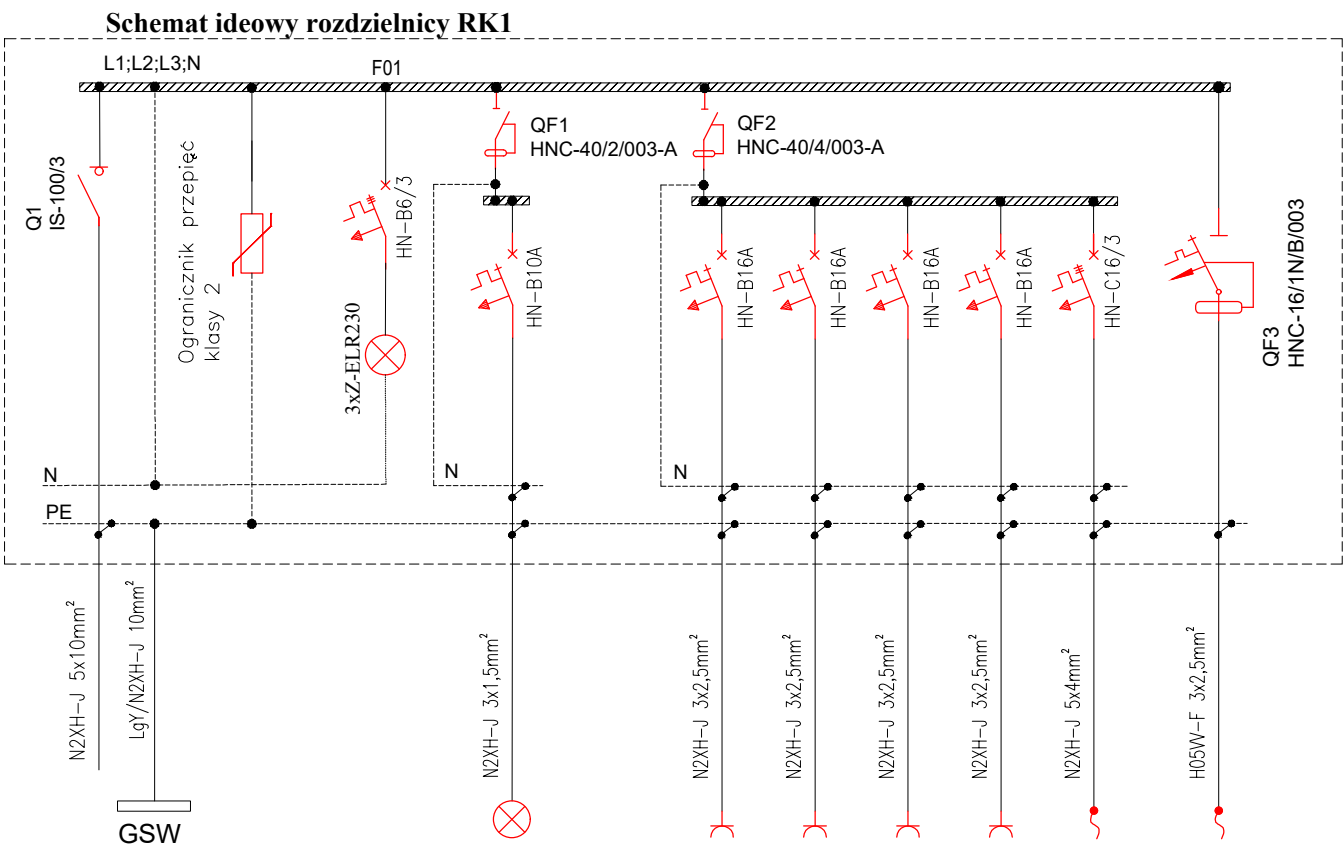

BILANS MOCY DLA RK1			
OPIS	Pi	Kz	Pz
	[kW]	-	[kW]
Oświetlenie	0.35	0,9	0,32
Gniazda	4	0,3	1,20
Technologia	3.70	0,7	2,59
RAZEM	8.05		4.10

Pi – moc zainstalowana
Kz – współczynnik zapotrzebowania
Pz – moc szczytowa czynna

Nr obwodu					F1.1	F2.1	F2.2	F2.3	F2.4	F2.5	F3	
Nazwa urządzenia	zasilanie rozd. RK1 z rozd. RG	uziemiaenie GSW	ochrona przepięciowa	kontrola napięcia	oświetlenie podst. AW, EW	gniazda 230V	gniazda 230V	zasilanie 230V - grzejnik	zasilanie 230V - grzejnik	gniazda 400V	zasilanie 230V - sterownik kotta	
Moc obwodu [kW]					0.35	2.00	2.00	1.50	1.50	4.00	0.70	12.05

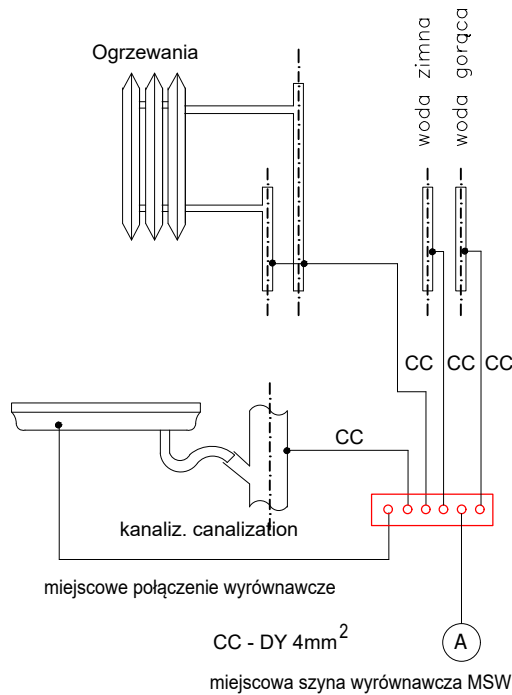

- UWAGI:
- UKŁAD SIECIOWY: TN-S
 - OCHRONA OD PORAŻEŃ SAMOCZYNNE SZYBKIE WYŁĄCZANIE ZASILANIA
 - RYSUNEK NALEŻY ROZPATRYWAĆ ŁĄCZNIE Z INNYMI DOKUMENTAMI M.IN.: RYSUNKAMI, OPISEM TECHNICZNYM.

 USŁUGI PROJEKTOWE WIELOBRANŻOWE	Jednostka projektowa: <u>F.C Usługi Projektowe</u> <u>Wielobranżowe-</u> <u>Franiszek Czerwiński</u> ul.Wałowa 8, 48-210 Biała tel. 791-283-239 email: uslugiprojektowe09@gmail.com		Inwestor: Gmina Lubrza ul. Wolności 73 48-231 Lubrza		
			Nazwa zadania: Budowa budynku kotłowni dla potrzeb budynku szkoły w m. Lubrza		
	Zespół projektowy:		nr uprawnień	data	podpis
	inst.elektryczne: mgr inż. Piotr Robota		OPL/2611/PWBE/25	II 2026	
Przedmiot rysunku:	SCHEMAT IDEOWY ROZDZIELNICY RK-1	stadium: PROJ. TECHN.	skala: 1:100	nr rysunku: E2	