


Inst. Sanitarne-Wentylacja

1:50

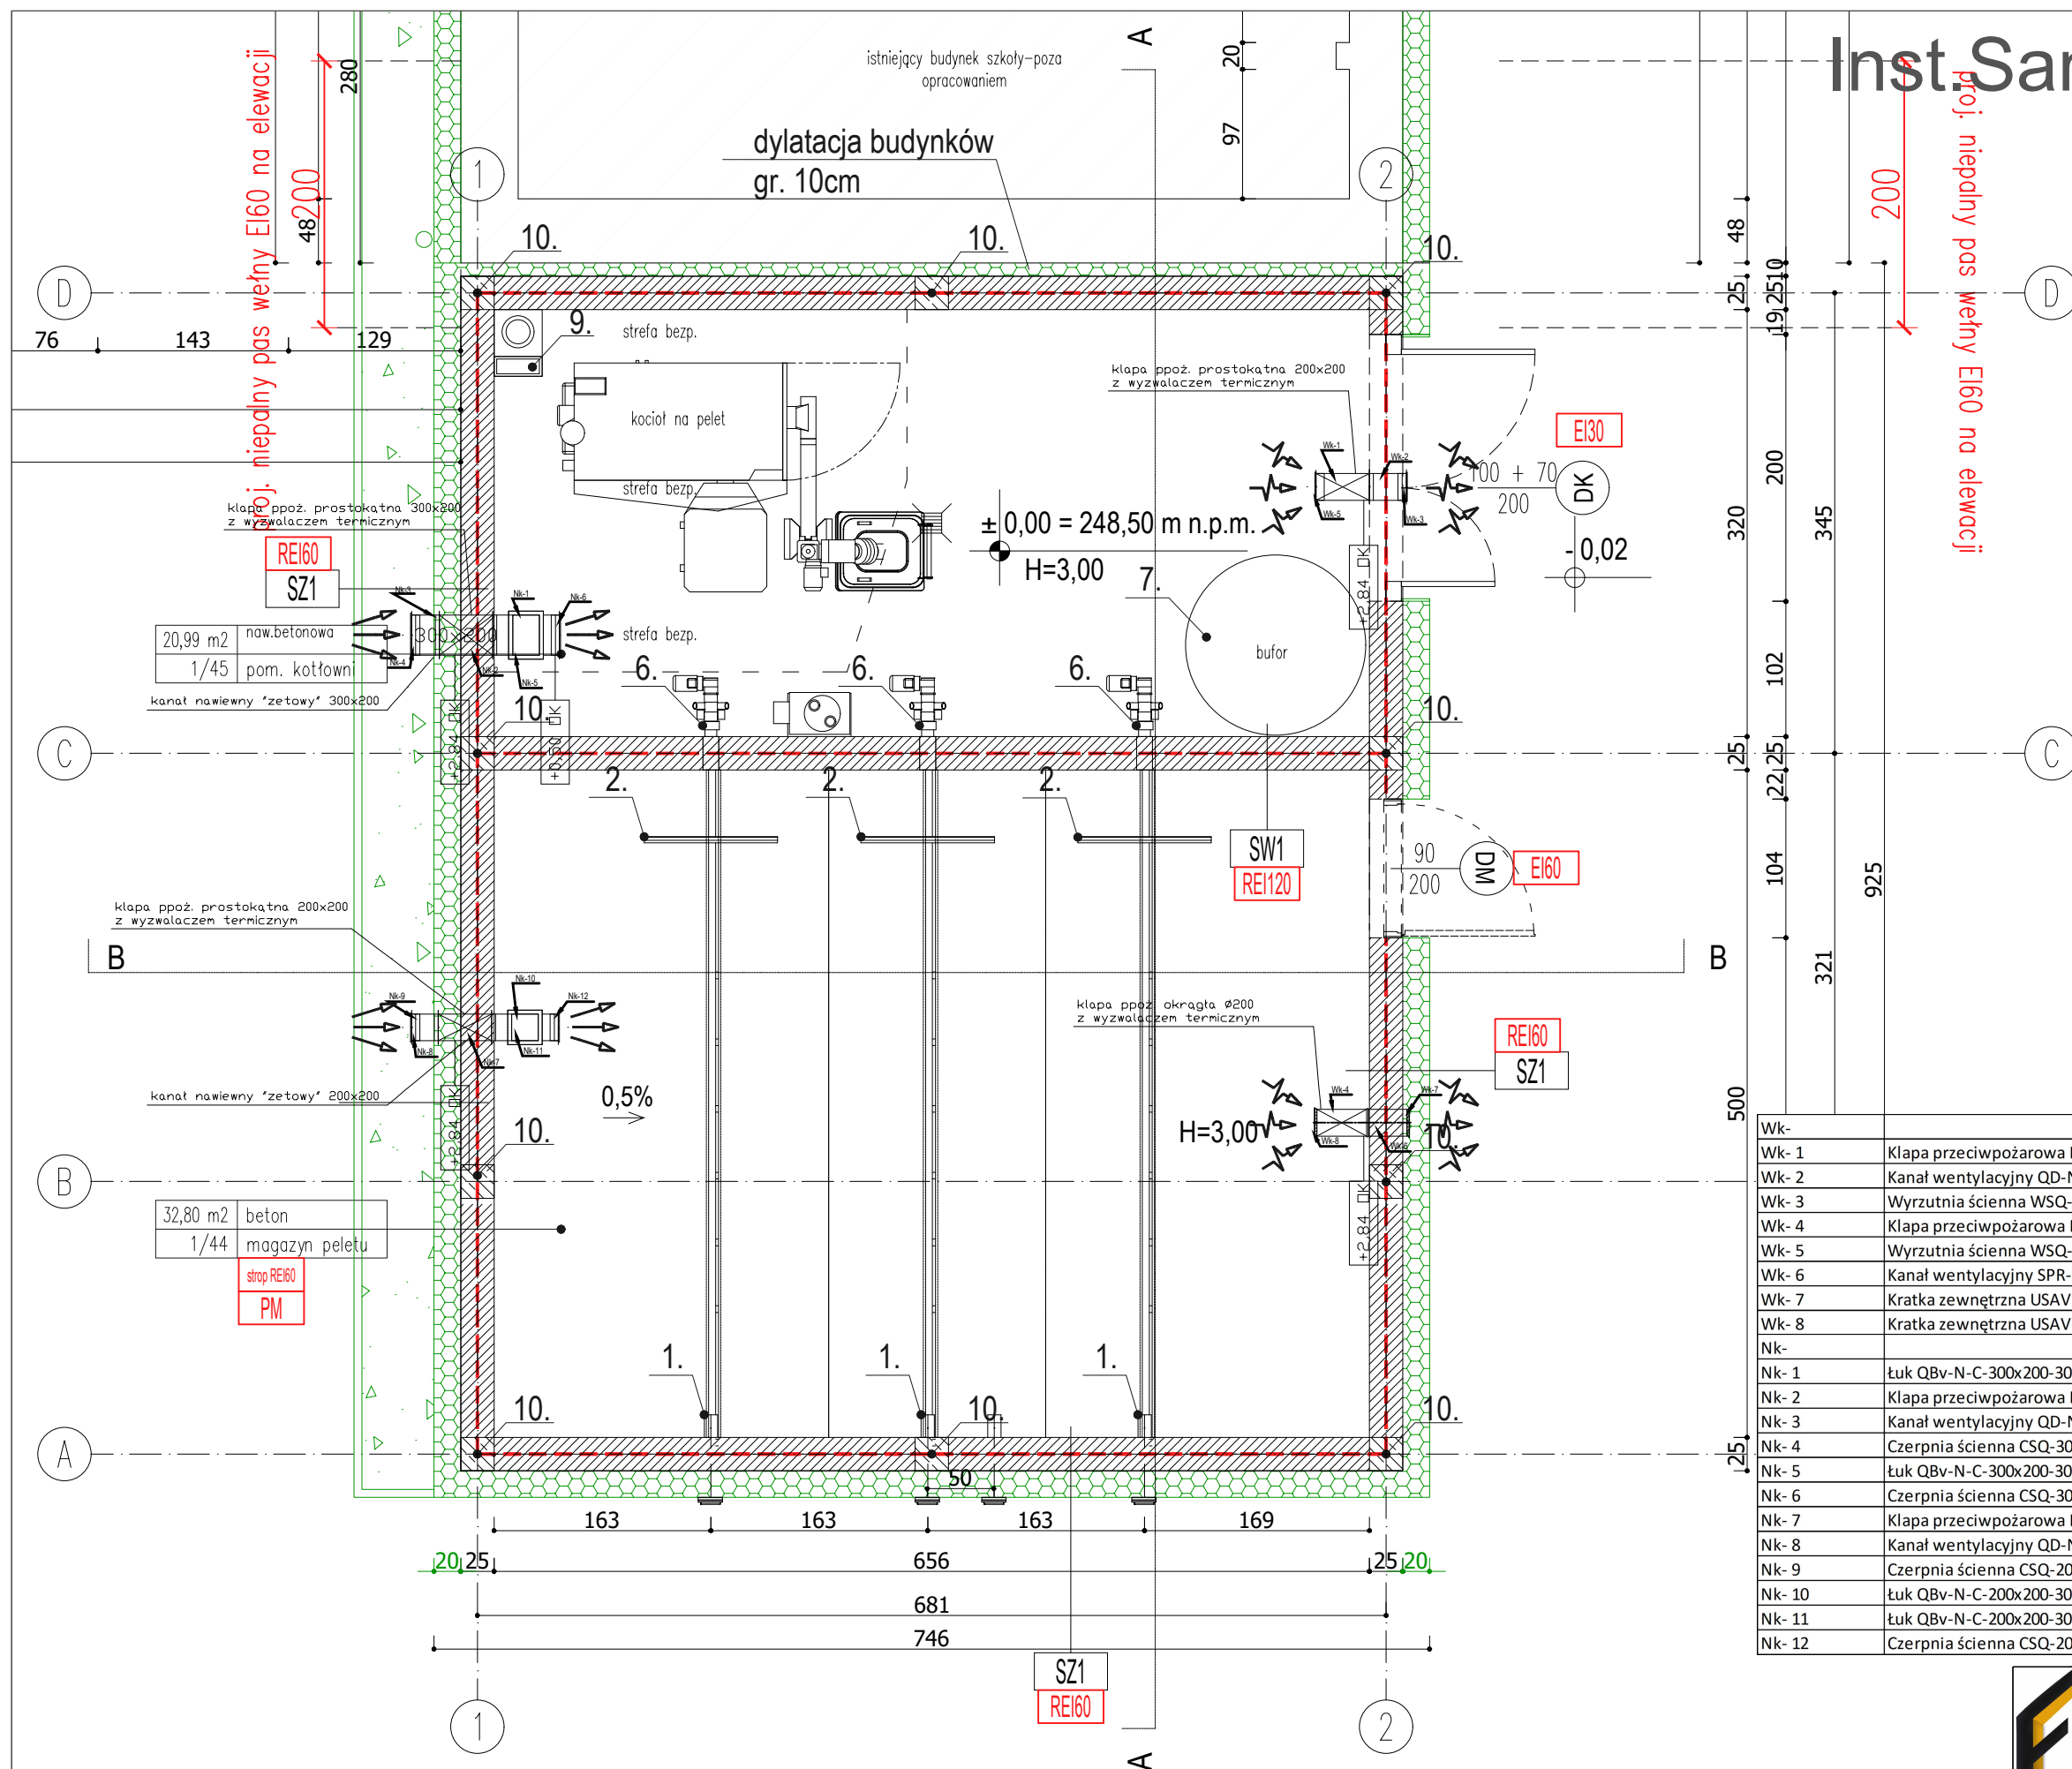

1. Dysza wtryskowa do pelletu z osłoną wentylowaną 0,5m-nasada DN80 z zaślepką.
 2. Mata ochronna.
 3. Popielnik 24l do zewnętrznego odpielania.
 4. Podstawowy zestaw do usuwania popiołu.
 5. Kocioł na pelet 100 kW lewy z zintegrowanym filtrem.
 6. System transportu pelletu l=5,0m x 3szt.
 7. Bufor 2200 l
 8. Automatyczna jednostka przełączająca do ślimaka rozładowczego.
 9. Systemowy komin z rury ceramicznej Ø180 z wentylacją kanałową, warstwą izolacyjną z wełny, pustak z betonu lekkiego, h=9,55m, wymiar 50/36cm. Wyposażony w wyczystkę, kratkę przewietrzającą, uchwyty, szakubkę tracony, kratkę przewietrzającą, w całości otynkowany.
 10. Słupy żelbetowe 25x25cm C20/25 wg. projektu konstrukcji
 11. Opaska żwirowa o szerokości 50 cm ograniczona obrzeżem betonowym 8x30cm;
 12. Wąż do transportowania pelletu+zestaw węży stalowych do odssyiania pelletu.
 13. Zabudowa ze sklejki gr. 22mm wg. wytycznych producenta wraz z podkonstrukcją stalową z profili zamkniętych.
- Pozostałe wyposażenie kotłowni w urządzenia i pompy oraz zasilanie rozpatrywać wg. projektu technicznego.

Wk-			
Wk- 1	Kłapa przeciwpożarowa FDA2-T-200x200	1	
Wk- 2	Kanał wentylacyjny QD-N-C-200X200-277	1	0,221
Wk- 3	Wyrzutnia ścienna WSQ-200x200	1	
Wk- 4	Kłapa przeciwpożarowa FDA2-T-200	1	
Wk- 5	Wyrzutnia ścienna WSQ-200x200	1	
Wk- 6	Kanał wentylacyjny SPR-C-200-289	1	0,182
Wk- 7	Kratka zewnętrzna USAV-C-200	1	0,02
Wk- 8	Kratka zewnętrzna USAV-C-200	1	0,02
Nk-			
Nk- 1	Łuk QBv-N-C-300x200-30-30-120-90	1	0,563
Nk- 2	Kłapa przeciwpożarowa FDA2-T-300x200	1	
Nk- 3	Kanał wentylacyjny QD-N-C-300X200-208	1	0,208
Nk- 4	Czerpnia ścienna CSQ-300x200	1	
Nk- 5	Łuk QBv-N-C-300x200-30-30-120-90	1	0,563
Nk- 6	Czerpnia ścienna CSQ-300x200	1	
Nk- 7	Kłapa przeciwpożarowa FDA2-T-200x200	1	
Nk- 8	Kanał wentylacyjny QD-N-C-200X200-200	1	0,16
Nk- 9	Czerpnia ścienna CSQ-200x200	1	
Nk- 10	Łuk QBv-N-C-200x200-30-30-120-90	1	0,45
Nk- 11	Łuk QBv-N-C-200x200-30-30-120-90	1	0,45
Nk- 12	Czerpnia ścienna CSQ-200x200	1	



Jednostka projektowa:
F.C Usługi Projektowe
Wielobranżowe-
Franiszek Czerwiński
ul. Wałowa 8, 48-210 Biła
tel. 791-283-239
email:
uslugiprojektowe09@gmail.com

Inwestor: **Gmina Lubrza**
ul. Wolności 73
48-231 Lubrza

Nazwa zadania:
Budowa budynku kotłowni dla potrzeb budynku szkoły w m. Lubrza

ustugi@projektowe09@gmail.com		nr uprawnień	data	podpis
Zespół projektowy:				
inst.sanitarnie:	mgr inż. Franciszek Czerwiński	OPL/1445/POS/17	II 2026	
Przedmiot rysunku:	RZUT PRZYZIEMIA	stadium: PROJ.TECHN.	skala: 1:50	nr rysunku: S1