


RZUT PIWNICY

Skala 1:100

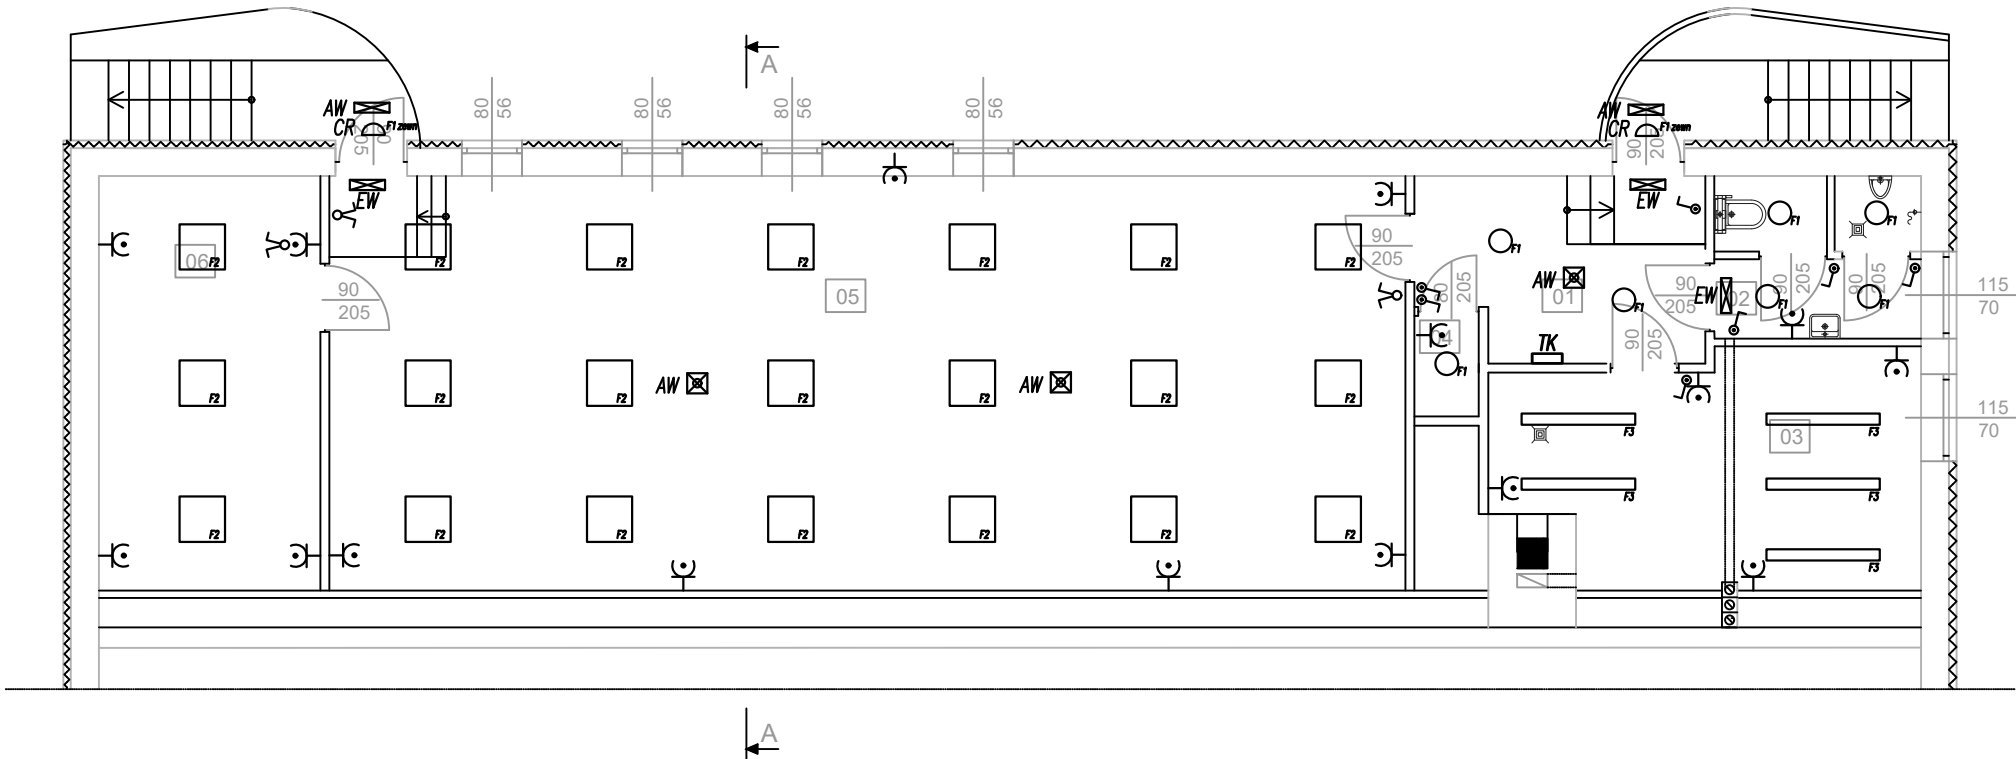


Powierzchnia obliczona wg normy PN-ISO 9836:1997

LP.	NAZWA POMIESZCZENIA	POSADZKA	POW. UŻYT. m ²
01	KORYTARZ	TERAKOTA	8,81
02	WC	TERAKOTA	5,65
03	KOTŁOWNIA	TERAKOTA	19,08
04	POM. GOSP.	TERAKOTA	1,13
05	POM. GOSP.	TERAKOTA	77,98
06	POM. GOSP.	TERAKOTA	16,06

- LEGENDA:
- gniazdo wtyczkowe 16A/N+PE;
 - gniazdo wtyczkowe szczelne IP44, 16A/N+PE
 - gniazdo 3-fazowe 16A/N+PE
 - łącznik oświetleniowy jednobiegunowy
 - łącznik oświetleniowy jednobiegunowy, szczelny IP44
 - łącznik oświetleniowy świecznikowy
 - łącznik oświetleniowy świecznikowy, szczelny IP44
 - łącznik oświetleniowy schodowy
 - TE - rozdzielnica elektryczna
 - CR - czujnik ruchu
 - EW - oprawa oświetlenia ewakuacyjnego
 - AW - oprawa oświetlenia awaryjnego
 - PWP - główny przeciwpożarowy wyłącznik prądu
 - ZK.PWP - szafka wyłącznika głównego prądu

NAZWA I ADRES OBIEKTU	PROJEKT PRZEBUDOWY WRAZ Z ROZBUDOWĄ DOMU KULTURY I KSIĄŻKI W GOŚCINIE GOSCINO gm. Gościno, działki nr 902/19, 902/20 i 902/32 obe 0084 Gościno Inwestor: Gmina Gościno, IV Dywizji Wojska Polskiego 58, 78-120 Gościno			
PRZEDMIOT RYSUNKU	RZUT PIWNICY - INSTALACJE OŚWIETLENIOWE			
	IMIĘ I NAZWISKO	SPECJALONOŚĆ	NR UPRAWNIEŃ	PODPIS
PROJEKTOWAŁ:	mgr inż. Tomasz Juskiewicz	elektryczna	ZAP/0188/PWOE/14	
SPRAWDZIŁ:	-	elektryczna	-.	
DATA: LIPIEC 2025	SKALA 1:100		E1	

RZUT PARTERU
Skala 1:100

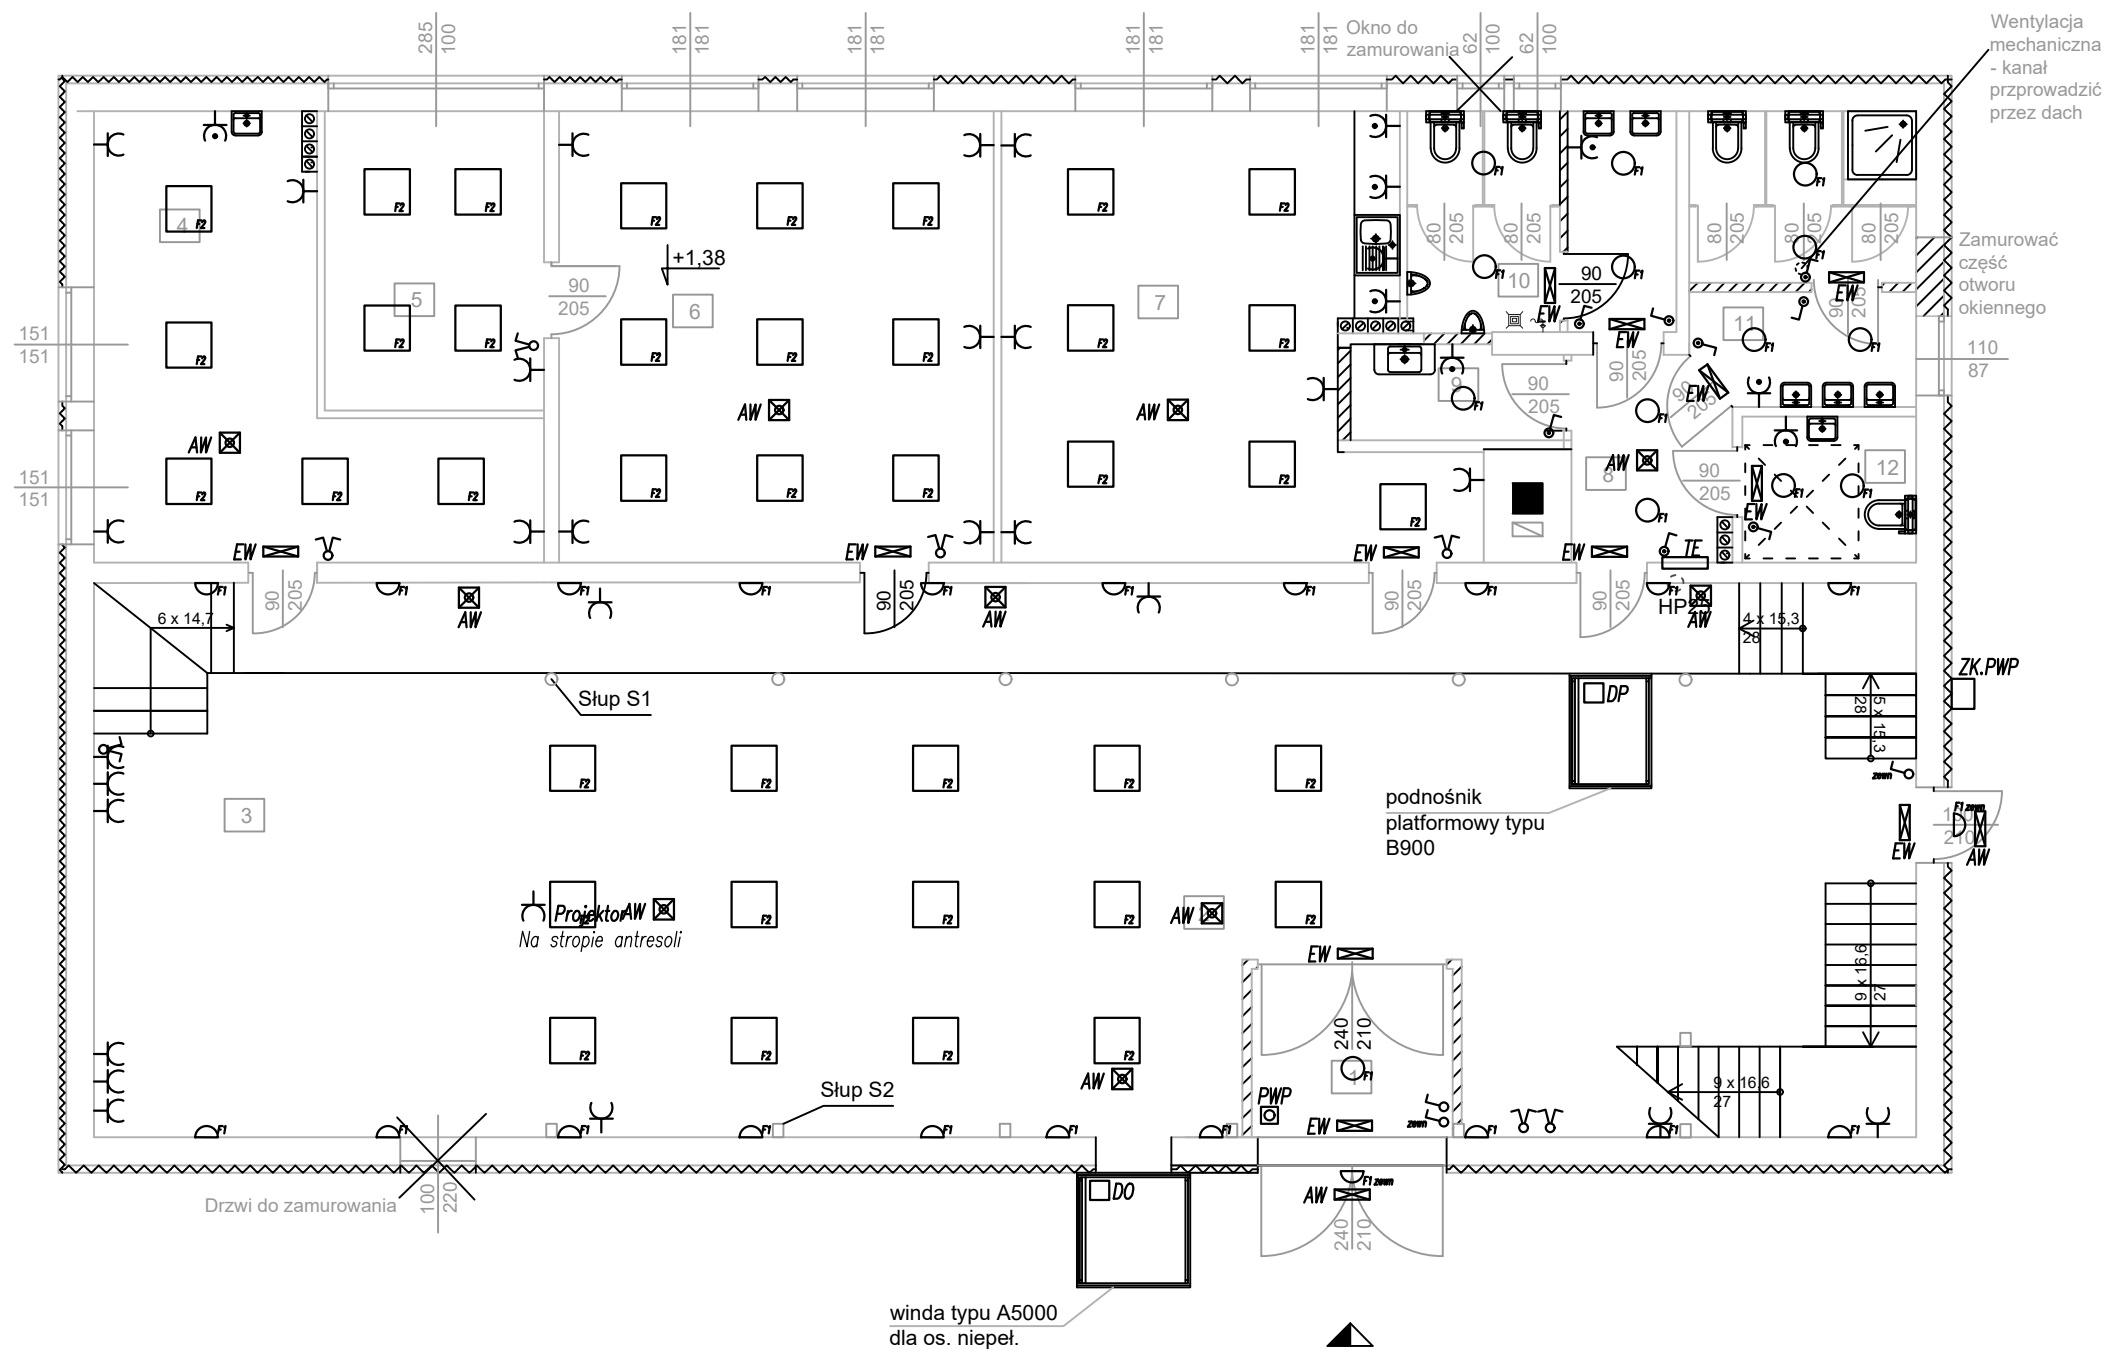

Powierzchnia obliczona wg normy PN-ISO 9836:1997


LP.	NAZWA POMIESZCZENIA	POSADZKA	POW. UŻYT. m ²
1	WIATROŁAP	TERAKOTA	5,93
2	SALA GŁÓWNA	TERAKOTA	135,62
3	SCENA	TERAKOTA	31,01
4	GARDEROBA	TERAKOTA	23,34
5	ZAPLECZE	TERAKOTA	11,48
6	PRACOWNIA 1	TERAKOTA	34,33
7	PRACOWNIA 2	TERAKOTA	31,63
8	KORYTARZ	TERAKOTA	5,66
9	POM. PORZĄDKOWE	TERAKOTA	2,51
10	WC MĘSKIE	TERAKOTA	10,10
11	WC DAMSKIE	TERAKOTA	11,17
12	WC OS.NIEPEŁ.	TERAKOTA	4,44

- ŚCIANY DO WYBURZENIA
- NOWOPROJEKTOWANE ŚCIANY

- LEGENDA:
- gniazdo wtyczkowe 16A/N+PE;
 - gniazdo wtyczkowe szczelne IP44, 16A/N+PE
 - gniazdo 3-fazowe 16A/N+PE
 - łącznik oświetleniowy jednobiegunowy
 - łącznik oświetleniowy jednobiegunowy, szczelny IP44
 - łącznik oświetleniowy świecznikowy
 - łącznik oświetleniowy świecznikowy, szczelny IP44
 - łącznik oświetleniowy schodowy
 - rozdzielnica elektryczna
 - czujnik ruchu
 - oprawa oświetlenia ewakuacyjnego
 - oprawa oświetlenia awaryjnego
 - główny przeciwpożarowy wyłącznik prądu
 - szafka wyłącznika głównego prądu

NAZWA I ADRES OBIEKTU	PROJEKT PRZEBUDOWY WRAZ Z ROZBUDOWĄ DOMU KULTURY I KSIĄŻKI W GOŚCINIE GOSCINO gm. Gościno, działki nr 902/19, 902/20 i 902/32 obe 0084 Gościno Inwestor: Gmina Gościno, IV Dywizji Wojska Polskiego 58, 78-120 Gościno			
PRZEDMIOT RYSUNKU	RZUT PARTERU - INSTALACJE OŚWIETLENIOWE			
	IMIĘ I NAZWISKO	SPECJALONOŚĆ	NR UPRAWNIEŃ	PODPIS
PROJEKTOWAŁ:	mgr inż. Tomasz Juskiewicz	elektryczna	ZAP/0188/PWOE/14	
SPRAWDZIŁ:	-	elektryczna	-.	
DATA: LIPIEC 2025	SKALA 1:100		E2	

RZUT ANTRESOLI
Skala 1:100

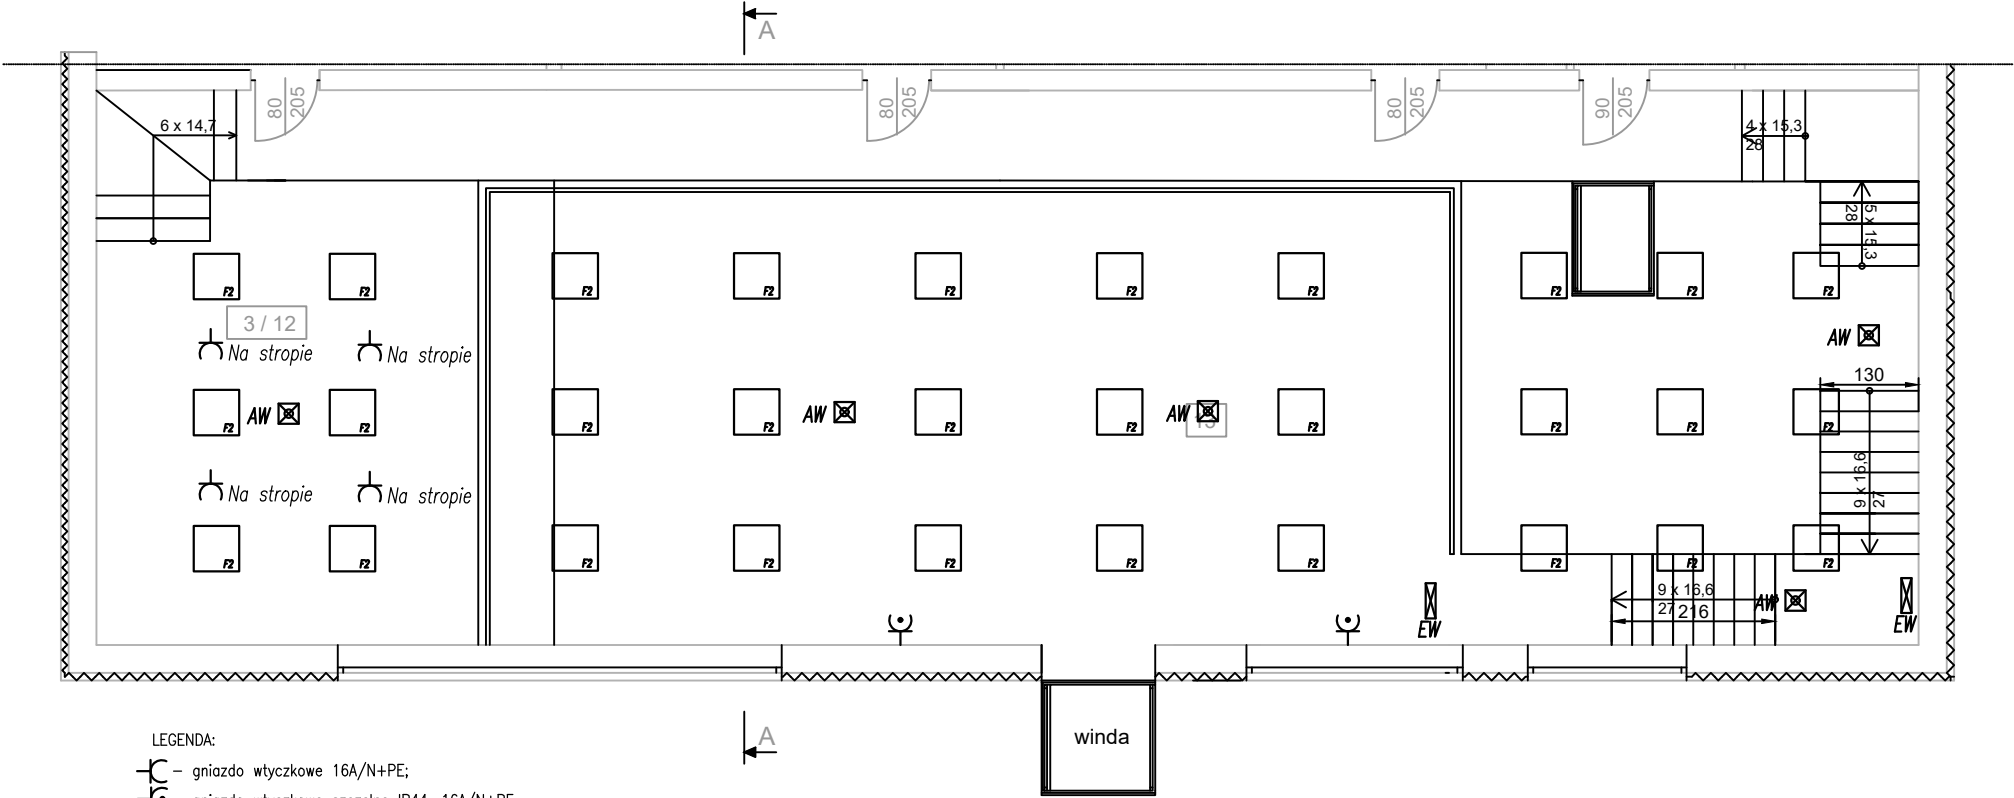

- LEGENDA:
- gniazdo wtyczkowe 16A/N+PE;
 - gniazdo wtyczkowe szczelne IP44, 16A/N+PE
 - gniazdo 3-fazowe 16A/N+PE
 - łącznik oświetleniowy jednobiegunowy
 - łącznik oświetleniowy jednobiegunowy, szczelny IP44
 - łącznik oświetleniowy świecznikowy
 - łącznik oświetleniowy świecznikowy, szczelny IP44
 - łącznik oświetleniowy schodowy
 - TE — rozdzielnica elektryczna
 - CR — czujnik ruchu
 - EW — oprawa oświetlenia ewakuacyjnego
 - AW — oprawa oświetlenia awaryjnego
 - PWP — główny przeciwpożarowy wyłącznik prądu
 - ZK.PWP — szafka wyłącznika głównego prądu

Powierzchnia obliczona wg normy PN-ISO 9836:1997


LP.	NAZWA POMIESZCZENIA	POSADZKA	POW. UŻYT. m ²
13	ANTRESOLA	PANELE	79,82

NAZWA I ADRES OBIEKTU	PROJEKT PRZEBUDOWY WRAZ Z ROZBUDOWĄ DOMU KULTURY I KSIĄŻKI W GOŚCINIE GOSCINO gm. Gościno, działki nr 902/19, 902/20 i 902/32 obe 0084 Gościno Inwestor: Gmina Gościno, IV Dywizji Wojska Polskiego 58, 78-120 Gościno			
PRZEDMIOT RYSUNKU	RZUT ANTRESOLI - INSTALACJE OŚWIETLENIOWE			
	IMIĘ I NAZWISKO	SPECJALONOŚĆ	NR UPRAWNIEŃ	PODPIS
PROJEKTOWAŁ:	mgr inż. Tomasz Juskiewicz	elektryczna	ZAP/0188/PWOE/14	
SPRAWDZIŁ:	-	elektryczna	-.	
DATA: LIPIEC 2025	SKALA 1:100		E3	

NAZWA I ADRES OBIEKTU	PROJEKT PRZEBUDOWY WRAZ Z ROZBUDOWĄ DOMU KULTURY I KSIĄŻKI W GOŚCINIE GOSCINO gm. Gościno, działki nr 902/19, 902/20 i 902/32 obe 0084 Gościno Inwestor: Gmina Gościno, IV Dywizji Wojska Polskiego 58, 78-120 Gościno			
PRZEDMIOT RYSUNKU	SCHEMAT IDEOWY GŁÓWNEGO WYŁĄCZNIKA PRĄDU			
	IMIĘ I NAZWISKO	SPECJALONOŚĆ	NR UPRAWNIENÍ	PODPIS
PROJEKTOWAŁ:	mgr inż. Tomasz Juskiewicz	elektryczna	ZAP/0188/PWOE/14	
SPRAWDZIŁ:	-	elektryczna	-	
DATA: LIPIEC 2025	SKALA b.s.		E4	

Rozdzielnica – TE

OCHRONA PRZECIWPORAŻENIOWA
ZGODNIE Z NORMĄ PN-HD 60364-4-41
SZYBKE SAMOCZYNNE WYŁĄCZENIE
ZASILANIA W SIECI nN-0,4kV

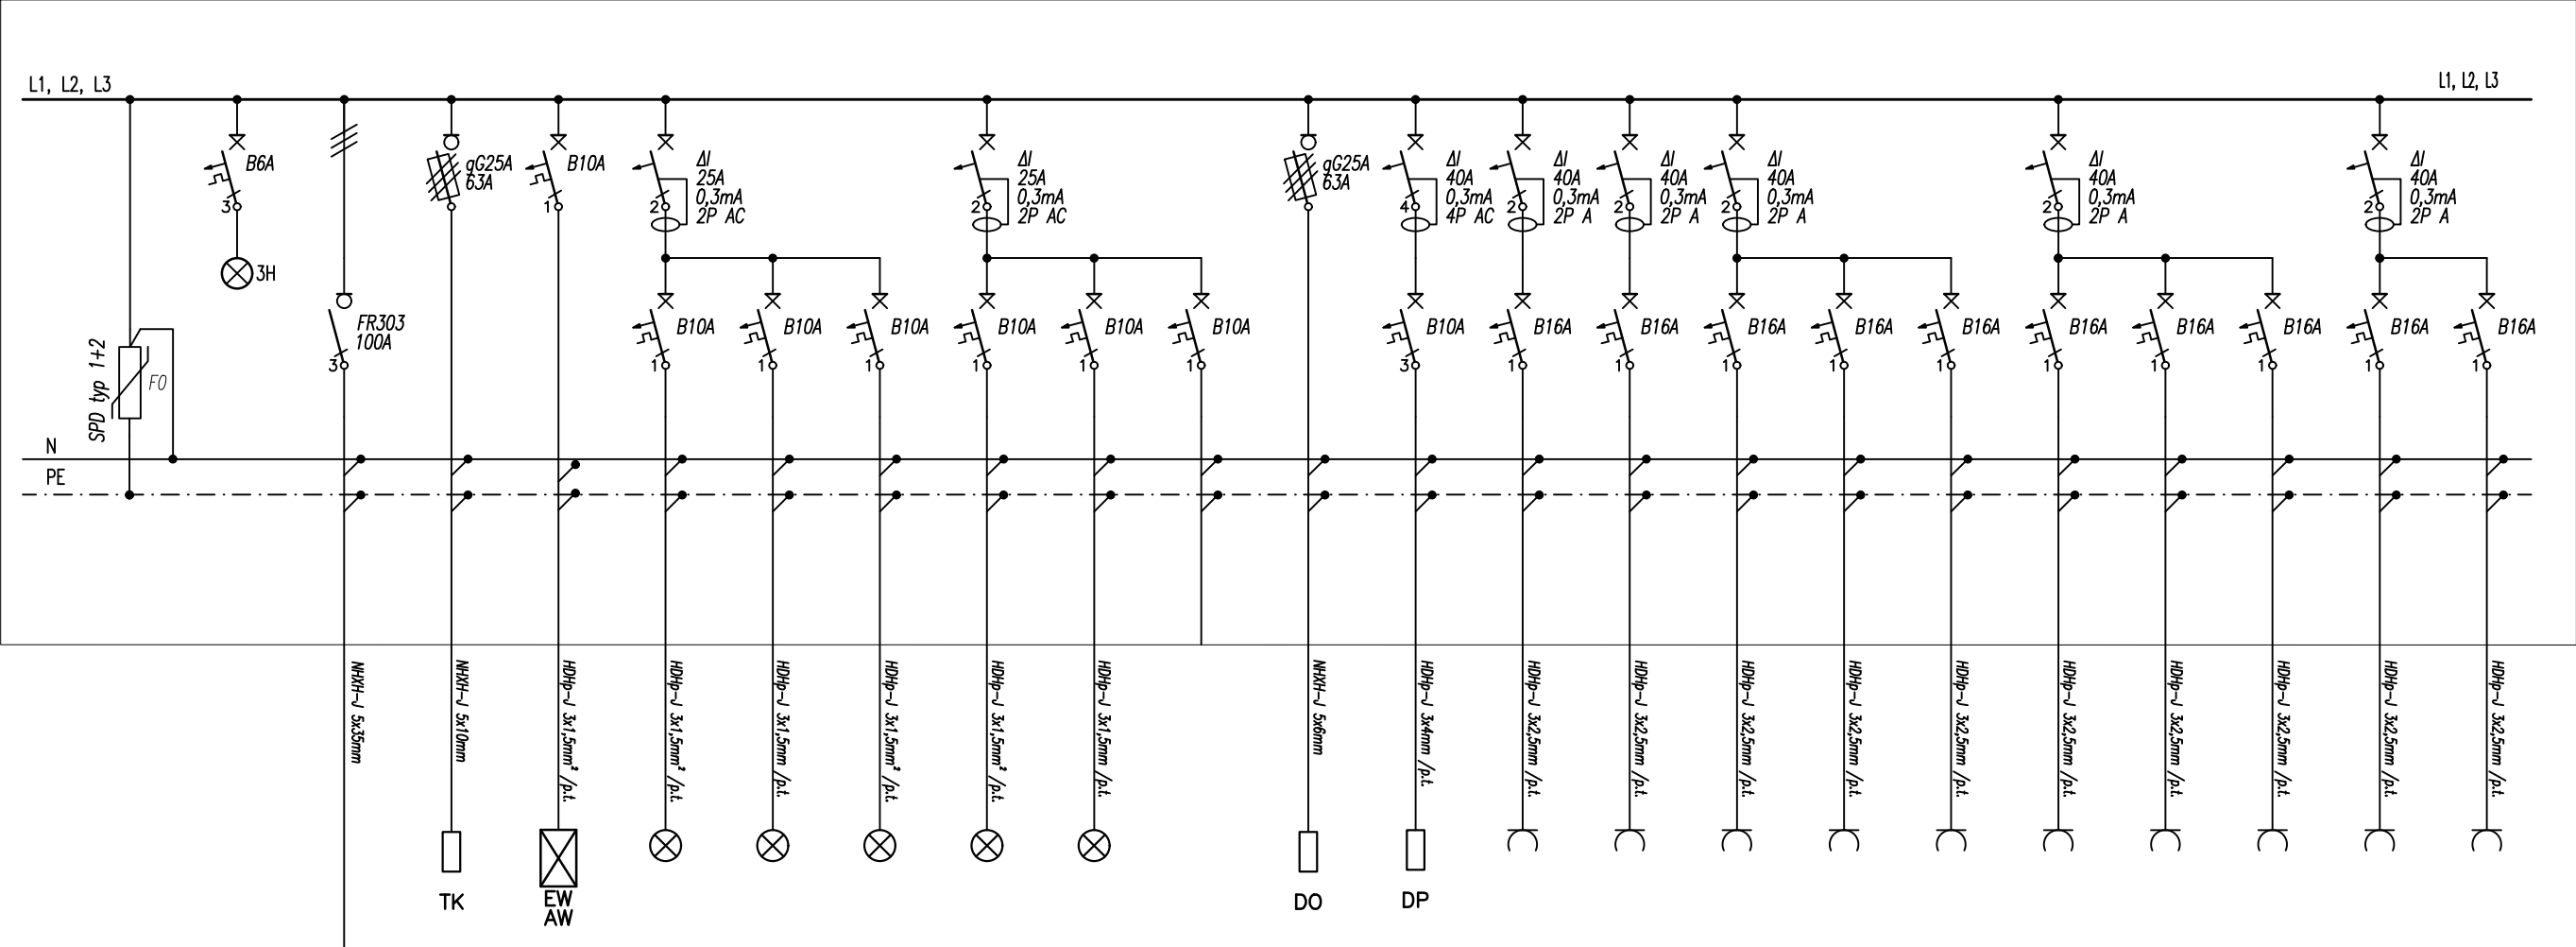


2,0	Gniazda wyłączkowe ogólnego przeznaczenia (pom. 9, 10, 11, 12)
2,0	Gniazda wyłączkowe ogólnego przeznaczenia (pom. 7 – kuchnia)
2,0	Gniazda wyłączkowe ogólnego przeznaczenia (pom. 7)
2,0	Gniazda wyłączkowe ogólnego przeznaczenia (pom. 5, 6)
2,0	Gniazda wyłączkowe ogólnego przeznaczenia (pom. 4)
-	Rezerwa
2,0	Gniazda wyłączkowe ogólnego przeznaczenia (pom. 2, 3)
2,0	Gniazda wyłączkowe (pom. 3 – projektor)
2,0	Gniazda wyłączkowe (pom. 3 Scena str. P)
2,0	Gniazda wyłączkowe (pom. 3 Scena str. L)
1,5	Podnosnik platformowy typu B900
8,0	Dźwig osobowy
-	Rezerwa
1,0	Oświetlenie (pom. 3/12, 13, 2/13)
1,0	Oświetlenie (pom. 2)
0,5	Oświetlenie (pom. 1, 2, 3)
0,5	Oświetlenie (pom. 4, 5, 6, 7)
0,5	Oświetlenie (pom. 8, 9, 10, 11, 12)
0,5	Oświetlenie awaryjne i ewakuacyjne
11,0	Tablica TK
	Zasilanie z rozdzielniy głównej R5n
-	Zasilanie ze złącza kablowego Energo Operator
-	Ogranicznik przepięć typ 1+2
Moc [kW]	Wyszczególnienie

Pi = 43,0 kW
Po = 25,8 kW
Io = 38,8 A
ki = 0,6
cosφ = 0,96

Rozdzielnica TE
4x 24 mod.
Stopień ochrony IP41
montaż podtynkowy


NAZWA I ADRES OBIEKTU	PROJEKT PRZEBUDOWY WRAZ Z ROZBUDOWĄ DOMU KULTURY I KSIĄŻKI W GOŚCINIE GOSCINO gm. Gościno, działki nr 902/19, 902/20 i 902/32 obe 0084 Gościno Inwestor: Gmina Gościno, IV Dywizji Wojska Polskiego 58, 78-120 Gościno			
PRZEDMIOT RYSUNKU	SCHEMAT IDEOWY TABLICY TE			
	IMIĘ I NAZWISKO	SPECJALONOŚĆ	NR UPRAWNIENÍ	PODPIS
PROJEKTOWAŁ:	mgr inż. Tomasz Juskiewicz	elektryczna	ZAP/0188/PWOE/14	
SPRAWDZIŁ:	-	elektryczna	-	
DATA: LIPIEC 2025		SKALA b.s.		E5

Rozdzielnica – TK

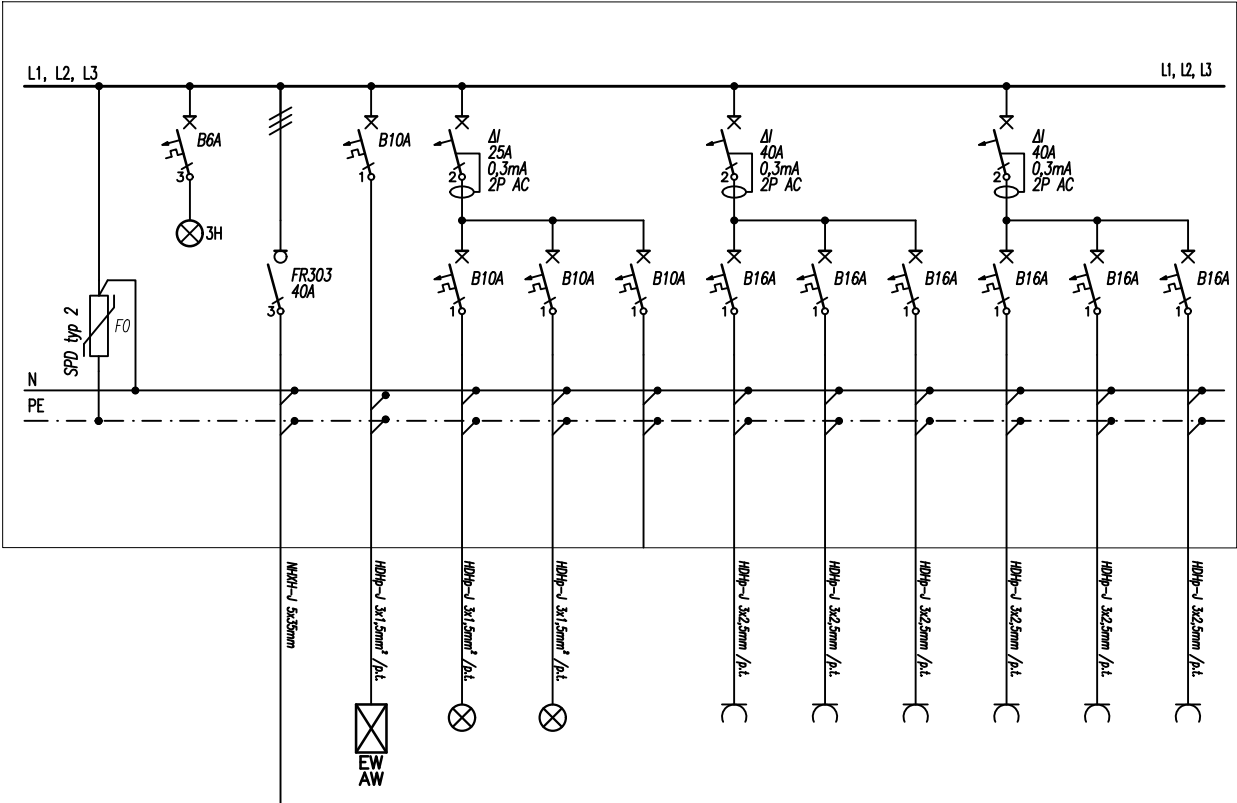

Moc [kW]	-	-	-	0,5	0,5	1,0	-	0,5	0,5	2,0	2,0	2,0	2,0
Wyszczególnienie	Ogranicznik przepięć typ 1+2	Zasilanie ze złącza kablowego Energo Operator	Zasilanie z rozdzielnicy głównej Rch	Oswietlenie awaryjne i ewakuacyjne	Oswietlenie pomnika (pom. 01, 02, 03, 04)	Oswietlenie pomnika (pom. 05, 06)	Rezerwa	Gniazda wtyczkowe (pom. 02, 04)	Gniazda wtyczkowe (pom. 05)	Gniazda wtyczkowe (pom. 06)	Gniazda wtyczkowe (pom. 03)	Gniazda wtyczkowe (pom. 03 – piec)	Gniazda wtyczkowe (pom. 03 – pompa)

Pi = 11,0 kW
Po = 6,6 kW
Io = 10,0 A
ki = 0,6
cosφ = 0,96

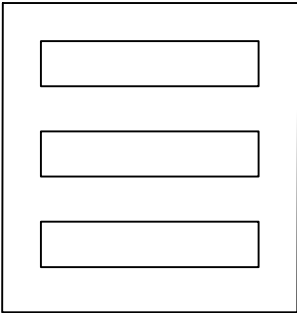

Rozdzielnica R1
3x 18 mod.

NAZWA I ADRES OBIEKTU	PROJEKT PRZEBUDOWY WRAZ Z ROZBUDOWĄ DOMU KULTURY I KSIĄŻKI W GOŚCINIE GOSCINO gm. Gościno, działki nr 902/19, 902/20 i 902/32 obe 0084 Gościno Inwestor: Gmina Gościno, IV Dywizji Wojska Polskiego 58, 78-120 Gościno			
PRZEDMIOT RYSUNKU	SCHEMAT IDEOWY TABLICZY TK			
	IMIĘ I NAZWISKO	SPECJALONOŚĆ	NR UPRAWNIENI	PODPIS
PROJEKTOWAŁ:	mgr inż. Tomasz Juskiewicz	elektryczna	ZAP/0188/PWOE/14	
SPRAWDZIŁ:	-	elektryczna	-	
DATA: LIPIEC 2025	SKALA b.s.		E6	