



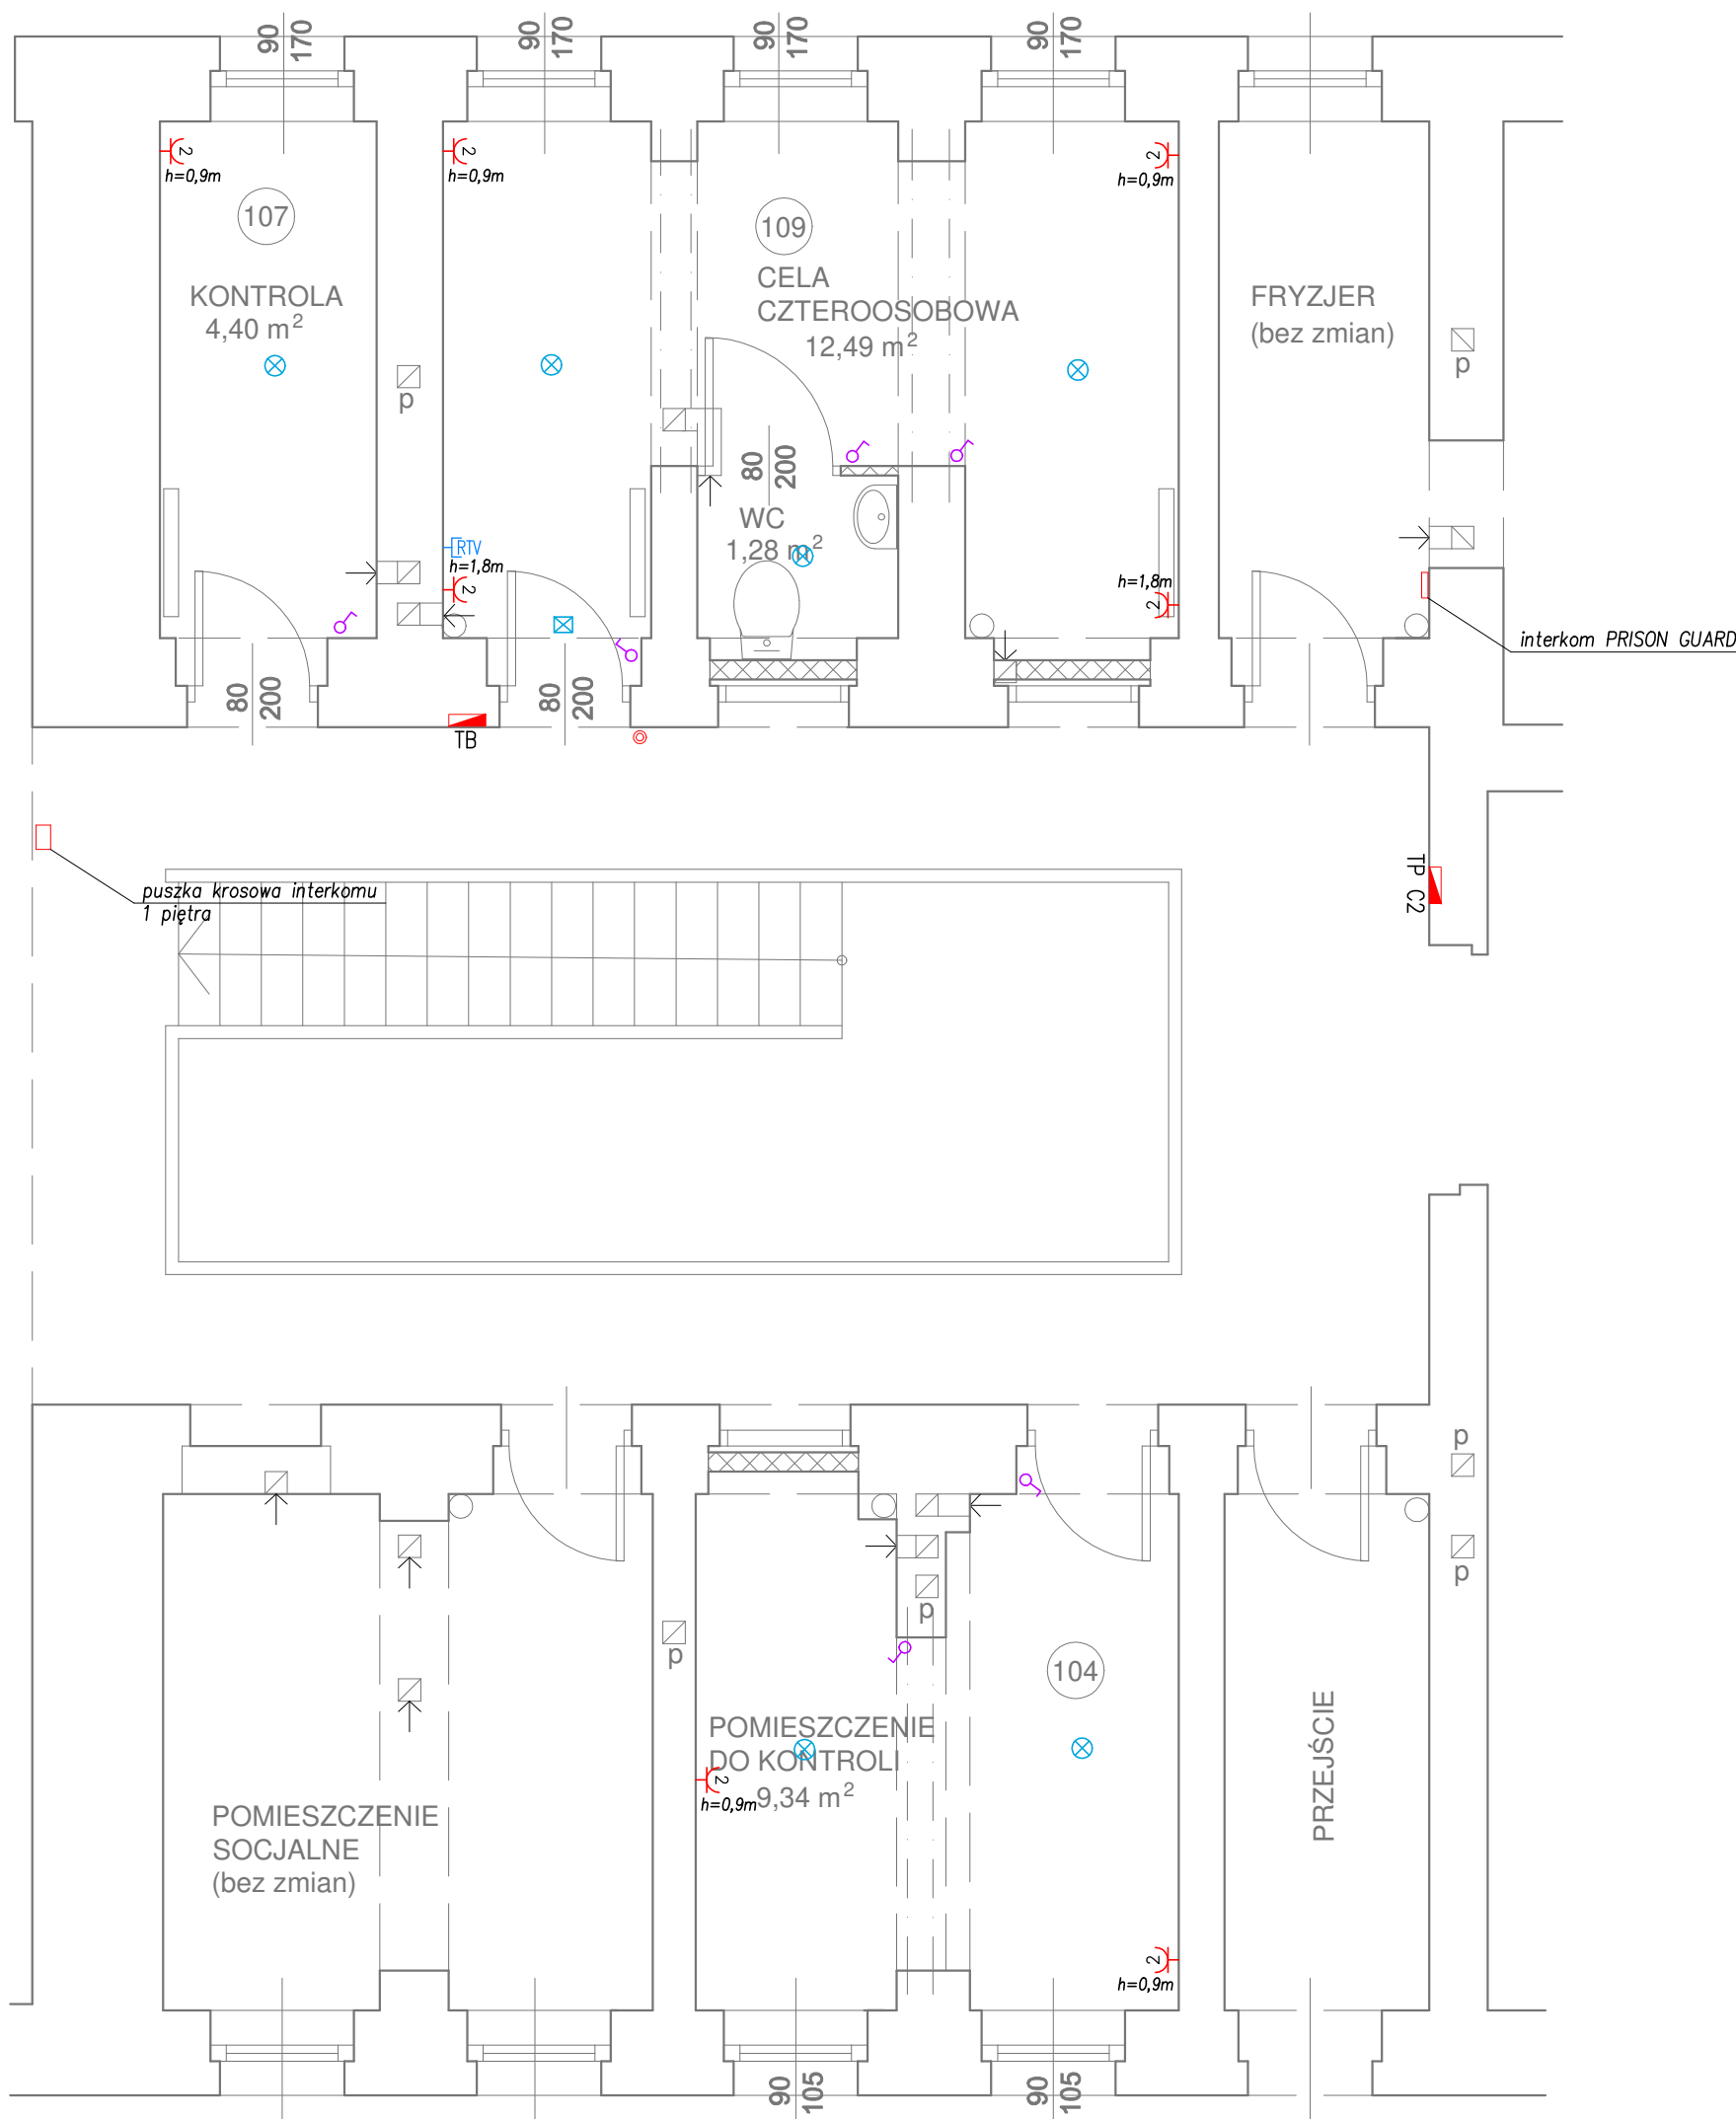

- ☒ - oprawa oświetlenia nocnego
- ⊗ - oprawa oświetlenia podstawowego
- ~ - gniazdo wtyczkowe 230V/16A p/t IP20
- ~ - łącznik 1-biegunowy 10A/250V p/t IP20
- ~ - łącznik świecznikowy 10A/250V p/t IP20
- TB - tablica bezpiecznikowa
- TP - tablica piętrowa
- ⊙ - przycisk kasowania przywołania
- RTV - gniazdo RTV

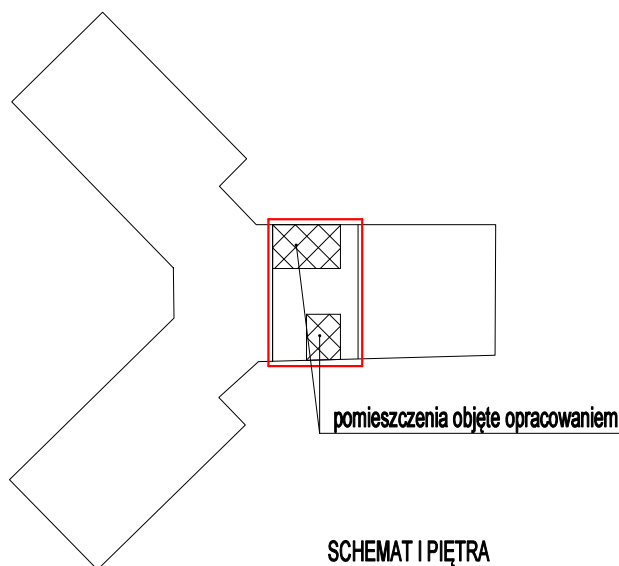

SCHEMAT I PIĘTRA

nazwa projektu: PROJEKT ARCHITEKTONICZNO - BUDOWLANY ŁĄCZENIA CEL MIESZKALNYCH Z WYDZIELENIEM KĄCIÓW SANITARNYCH			
adres obiektu: UL. MIKOŁOWSKA 10A, 40-067 KATOWICE			
inwestor: ARESZT ŚLEDZCY W KATOWCACH UL. MIKOŁOWSKA 10A, 40-067 KATOWICE		branża: ELEKTR.	
projektant: mgr inż. Piotr Adamczyk, nr upr.: SLK/5484/POOE/14	podpis:	skala: 1:50	
sprawdzający: mgr inż. Łukasz Pyka, nr upr.: SLK/5674/POOE/14	podpis:		
nazwa rysunku: RZUT POMIESZCZEŃ NA I PIĘTRZE. INSTALACJA ELEKTRYCZNA			nr rys.: 01
data: SIERPIEŃ 2024			
PRACOWNIA ARCHITEKTURY I RĘKODZIEŁA			PAR