


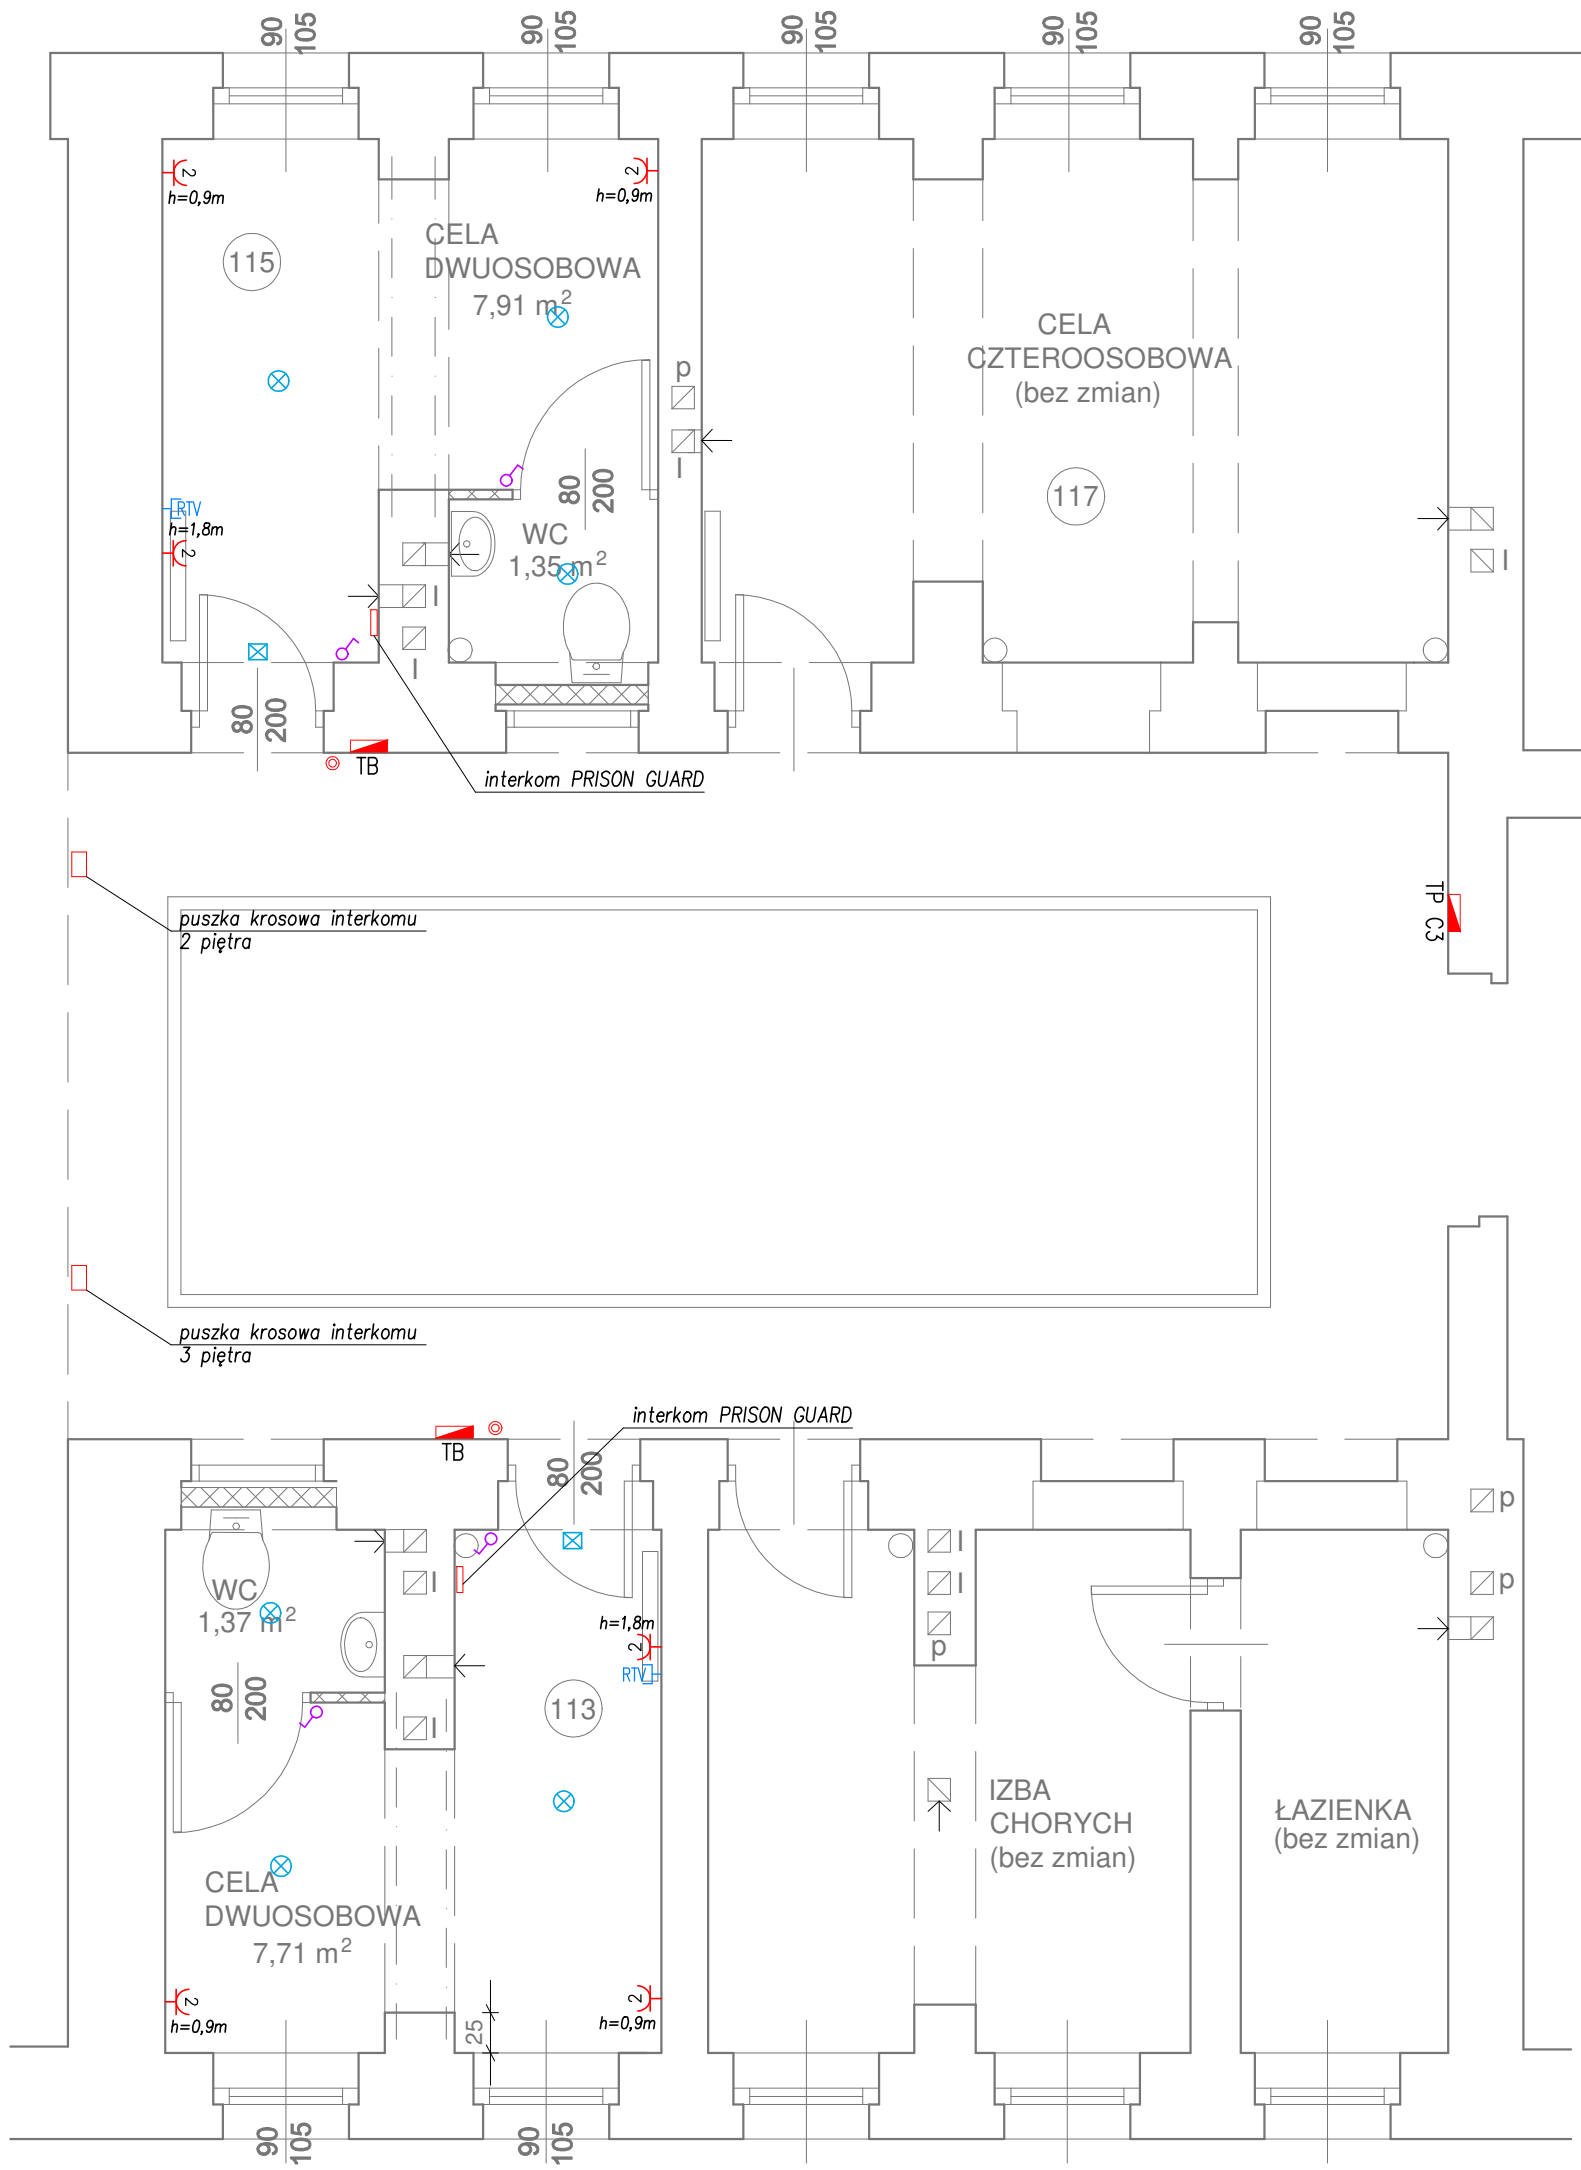

- o - oprawa oświetlenia nocnego
- o - oprawa oświetlenia podstawowego
- o - gniazdo wtyczkowe 230V/16A p/t IP20
- o - łącznik 1-biegunowy 10A/250V p/t IP20
- o - łącznik świecznikowy 10A/250V p/t IP20
- TB - tablica bezpiecznikowa
- TP - tablica piętrowa
- o - przycisk kasowania przywołania
- RTV - gniazdo RTV

SCHEMAT II PIĘTRA

nazwa projektu: PROJEKT ARCHITEKTONICZNO - BUDOWLANY ŁĄCZENIA CEL MIESZKALNYCH Z WYDZIELENIEM KĄCIÓW SANITARNYCH		
adres obiektu: UL. MIKOŁOWSKA 10A, 40-067 KATOWICE		
inwestor: ARESZT ŚLEDZCY W KATOWCACH UL. MIKOŁOWSKA 10A, 40-067 KATOWICE	branża: ELEKTR.	
projektant: mgr inż. Piotr Adamczyk, nr upr.: SLK/5484/POOE/14	podpis:	skala: 1:50
sprawdzający: mgr inż. Łukasz Pyka, nr upr.: SLK/5674/POOE/14	podpis:	
nazwa rysunku: RZUT POMIESZCZEŃ NA II PIĘTRZE. INSTALACJA ELEKTRYCZNA		nr rys.: 02
data: SIERPIEŃ 2024		