

PROJEKT
ZAGOSPODAROWANIA
TERENU
SKALA 1:500


Pracownia Architektura i Inżynieria
32-200 BOCHNA UL. KACIMIERZA WŁ. 11
BIURO PROJEKTOWE
ARCHI PROJEKTOWE
TEL. 014 31 41 00 00, 014 31 41 00 01

PROJEKT BUDOWLANY

BRANŻA	DROGOWA
TEMAT	Przebudowa drogi wojewódzkiej 966 na odcinku od km 2+000 do km 2+267,33 w miejscowości Lipnica Murowana, woj. małopolskie
RYSUJĄCY	mgr inż. Marcin Biega
TEREN	PROJEKT ZAGOSPODAROWANIA TERENU

INWESTOR	GINNA LIPNICA MUROWANA 32-224 Lipnica Murowana 44
PROJEKTANT	mgr inż. Marcin Biega
LOKALIZACJA	woj. małopolskie gm. Lipnica Murowana, Lipnica Górna

SKALA	1:500
DATA	09.2016
NR RYS.	1.7
SYMBOŁ	D

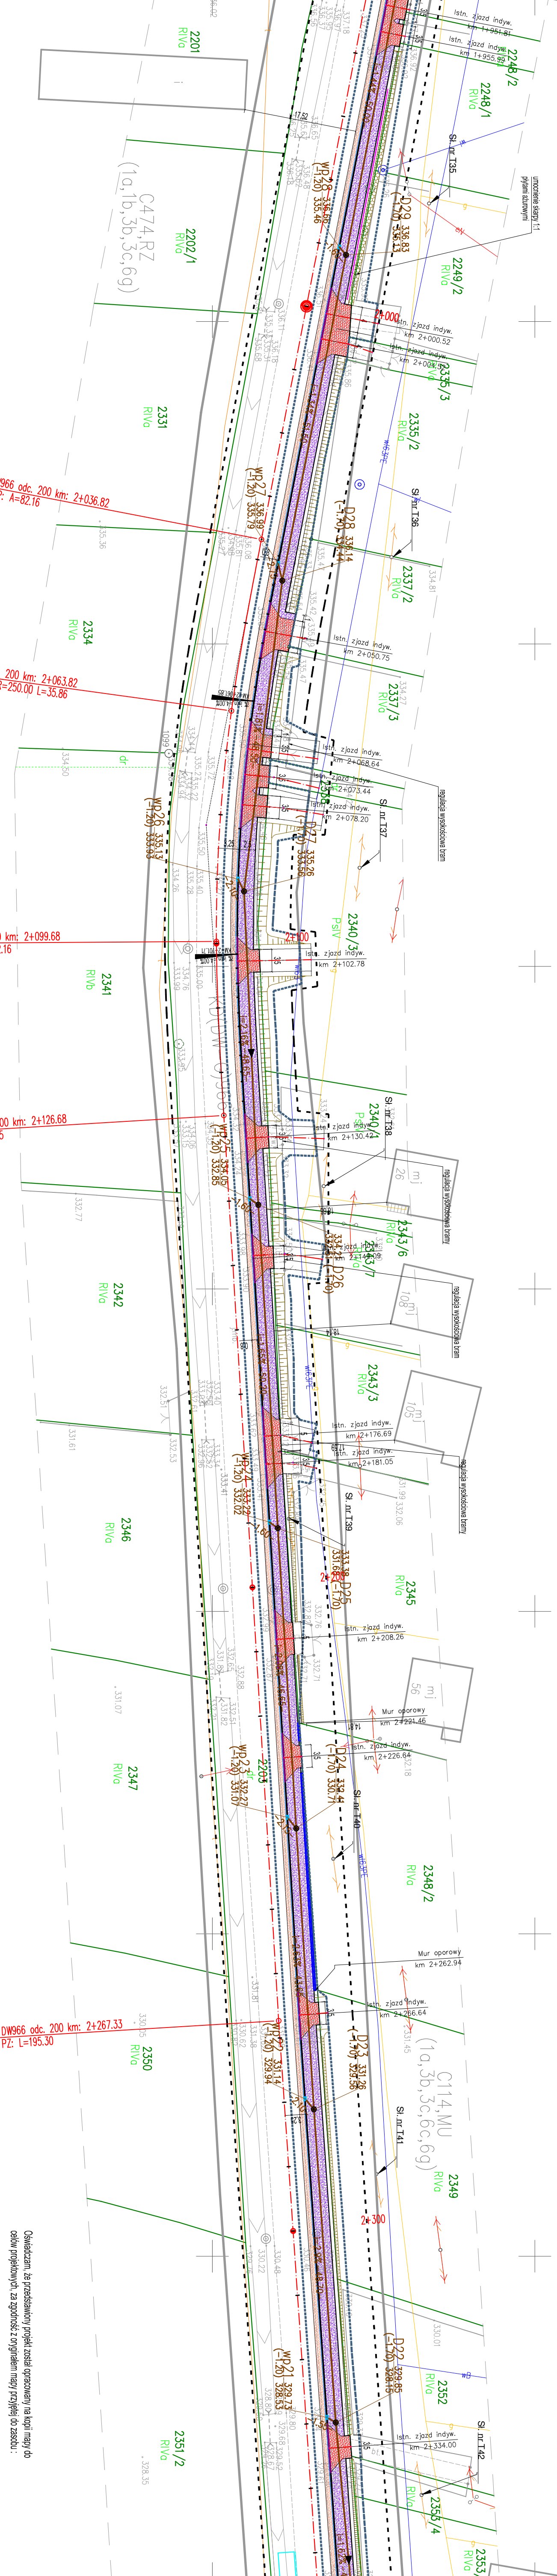

- LEGENDA:
- osi sieniowej drogi wojewódzkiej nr 966
 - projektowany krawężnik 20x30 cm, odkrycie 12 cm
 - projektowane obrzeże 6x20 (ciąg P-1), 8x30 cm (ciąg 2)
 - projektowany krawężnik wtopiony 20x30 cm, odkrycie 1-4 cm
 - nawierzchnia wysłanowa do istn. terenu kruszycem lub betonową kostką brukową (poza pasem drogowym)
 - projektowane krawędzie składowe z prefabrykatów betonowych
 - projektowana skarpa 1:1,5
 - projektowany ściek przykrawężnikowy
 - projektowana bariera U11a
 - projektowana bariera drogowa z pochwytem
 - projektowany wznos uliczny
 - projektowana ogródka
 - projektowany ciąg pieszo - rowerowy
 - projektowany ściek publiczny, rowery
 - projektowana zieleń autostradowa
 - projektowane umocnienie składow 1:1
 - projektowana przedział poszerzenia jezdni
 - projektowany kanał deszczowy
 - projektowany kabel doziemny
 - projektowany słup
 - projektowany słup

- Legenda:
- pol. słup osiennikowy
 - pol. linia kraw. składow
 - pol. linia kraw. składow

- Legenda:
- projektowany kanał deszczowy
 - projektowany kabel doziemny
 - projektowany słup
 - projektowany słup

- Legenda:
- projektowany kanał deszczowy
 - projektowany kabel doziemny
 - projektowany słup
 - projektowany słup

- Legenda:
- projektowany kanał deszczowy
 - projektowany kabel doziemny
 - projektowany słup
 - projektowany słup

- Legenda:
- projektowany kanał deszczowy
 - projektowany kabel doziemny
 - projektowany słup
 - projektowany słup

- Legenda:
- projektowany kanał deszczowy
 - projektowany kabel doziemny
 - projektowany słup
 - projektowany słup

- Legenda:
- projektowany kanał deszczowy
 - projektowany kabel doziemny
 - projektowany słup
 - projektowany słup

- Legenda:
- projektowany kanał deszczowy
 - projektowany kabel doziemny
 - projektowany słup
 - projektowany słup

- Legenda:
- projektowany kanał deszczowy
 - projektowany kabel doziemny
 - projektowany słup
 - projektowany słup

- Legenda:
- projektowany kanał deszczowy
 - projektowany kabel doziemny
 - projektowany słup
 - projektowany słup

- Legenda:
- projektowany kanał deszczowy
 - projektowany kabel doziemny
 - projektowany słup
 - projektowany słup

- Legenda:
- projektowany kanał deszczowy
 - projektowany kabel doziemny
 - projektowany słup
 - projektowany słup

- Legenda:
- projektowany kanał deszczowy
 - projektowany kabel doziemny
 - projektowany słup
 - projektowany słup