


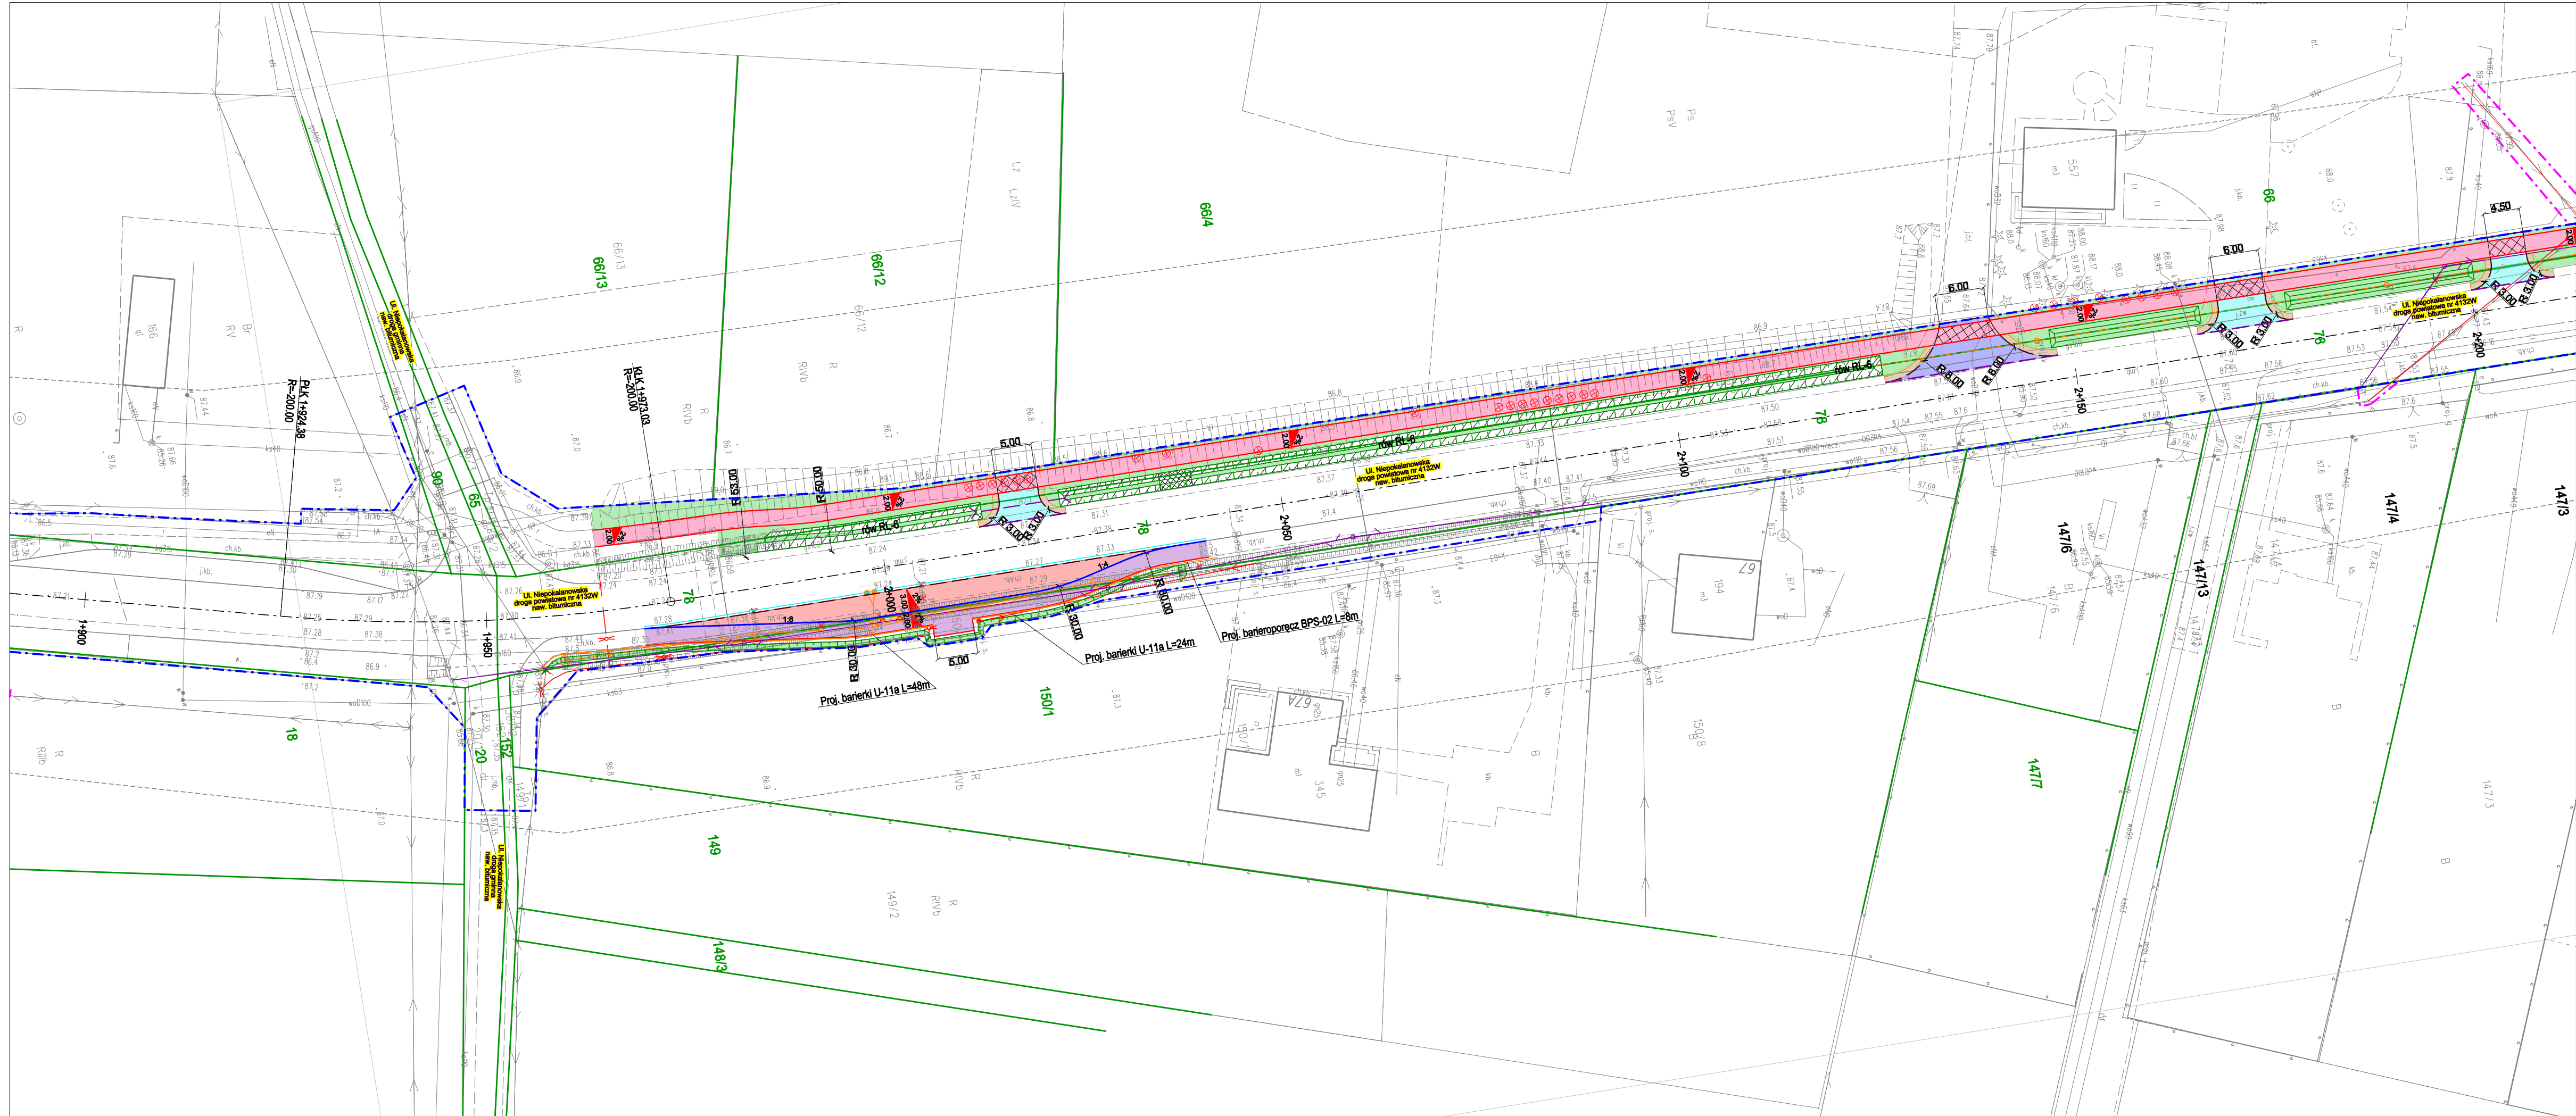

- LEGENDA**
- Branża drogowa:**
- projektowana oś jezdni
 - projektowany betonowy krawężnik uliczny
 - istniejący krawężnik uliczny do pozostawienia
 - projektowany betonowy krawężnik wtopiony
 - istniejący krawężnik wtopiony do pozostawienia
 - projektowany betonowy krawężnik najazdowy
 - projektowany granitowy krawężnik uliczny
 - projektowany granitowy krawężnik wtopiony
 - projektowane obrzeże chodnikowe
 - projektowany opomnik drogowy
 - projektowany ściek przykrawężnikowy
 - projektowany przepust
 - istniejące granice działek ewidencyjnych
 - projektowane granice pasa drogowego
- projektowany rów nie umocniony
projektowany rów umocniony
projektowana skarpa
- projektowana jezdnia - konstrukcja TYP 1a
projektowana jezdnia - konstrukcja TYP 1b
projektowana jezdnia - konstrukcja TYP 1c
projektowany chodnik - konstrukcja TYP 2a
projektowany chodnik - konstrukcja TYP 2b
projektowana ścieżka rowerowa - konstrukcja TYP 3a
proj. ścieżka rowerowa (na zjazdach) - konstrukcja TYP 3b
projektowana droga dla pieszych i rowerów - konstr. TYP 3c
projektowane zjazdy - konstrukcja TYP 4a
projektowane zjazdy - konstrukcja TYP 4b
proj. zatoki i miejsca postojowe - konstrukcja TYP 4c
projektowana zatoka autobusowa - konstrukcja TYP 5
projektowane pobocze - konstrukcja TYP 6
projektowana zieleń
- nr istniejących działek ewidencyjnych
- projektowana wycinka
projektowane usunięcie
- Branża sanitarna (w zakresie kanalizacji deszczowej):**
- projektowany drenokolektor
 - projektowana kanalizacja deszczowa
 - projektowany wpust uliczny z przykanalikiem
 - projektowany wpust krawężnikowy z przykanalikiem
 - projektowany wlot kanalizacji deszczowej
- Branża teletechniczna:**
- proj. słup teletechniczny
 - proj. kabel oraz studnia teletechniczna
- Branża elektroenergetyczna:**
- proj. oprawa oświetleniowa
 - proj. słup elektroenergetyczny nn
 - proj. kabel elektroenergetyczny

Inwestor:

**ZARZĄD POWIATU
WARSZAWSKIEGO ZACHODNIEGO**
ul. Poznańska 129/133
05-850 Ożarów Mazowiecki

Wykonawca:

BIURO USŁUG INŻYNIERSKICH
Bartłomiej Małetka
ul. Cedrowa 22 Hipolitów, 05-074 Halinów
Tel./Fax: (+48) 22 787 46 23
e-mail: biuro@bulbm.pl www.bulbm.pl

Inwestycja:

ROZBUDOWA DROGI POWIATOWEJ NR 4132W UL. NIEPOKALANOWSKIEJ
DL. 3340M WRAZ Z BUDOWĄ RONDA NA SKRZYŻOWANIU Z DROGĄ
POWIATOWĄ NR 4131W I KŁADKĄ PRZEZ RZ. UTRATĘ
W MSC. PODKAMPINOS I KAMPINOS, GM. KAMPINOS, NA TERENIE POWIATU
WARSZAWSKIEGO ZACHODNIEGO ORAZ W MSC. PĄKOWICE, GMINA
TERESIN, NA TERENIE POWIATU SOCHACZEWSKIEGO

Tytuł rysunku:

PLAN SYTUACYJNY

Skala:

1:500

Faza:

PROJEKT TECHNICZNY

Branża:

DROGOWA

Projektował:

mgr inż. Bartłomiej Małetka
upr. nr MAZ/0405/POD/10

Podpis:

Sprawił:

mgr inż. Krzysztof Suliga
upr. nr 83/DOŚ/12

Podpis:

Opracował:

mgr inż. Bartłomiej Małetka

Podpis:

Data:

kwiecień 2026

Nr rys.:

PS-05

Tom: