



STUDZIENKA POŁĄCZENIOWA
KANALIZACJI DESZCZOWEJ

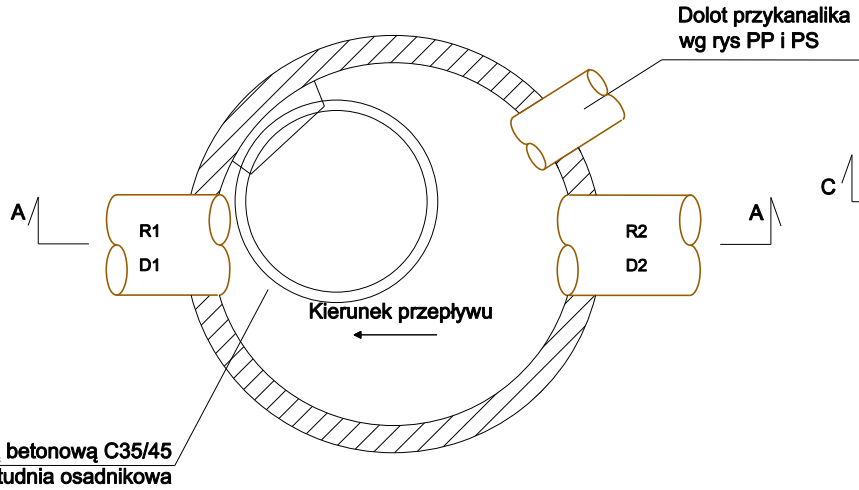


STUDNIA WPUSTOWA
KRAWĘŻNIKOWO-JEZDNIOWA
OSADNIKOWA DN 500
Widok z góry

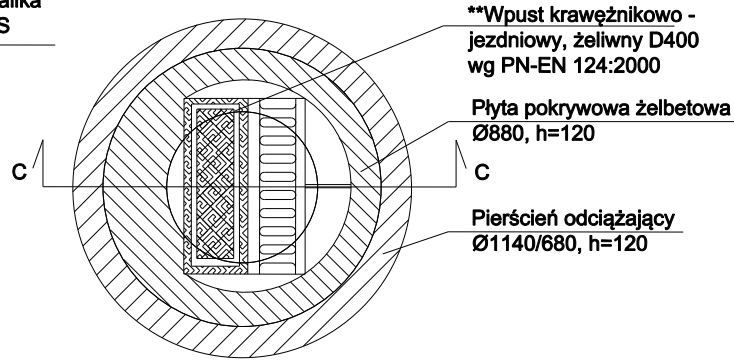


Wiaz kanałowy do studni kl. D400, żeliwno-polimerowo-cementowy z możliwością wpływu wody


Przekrój A-A

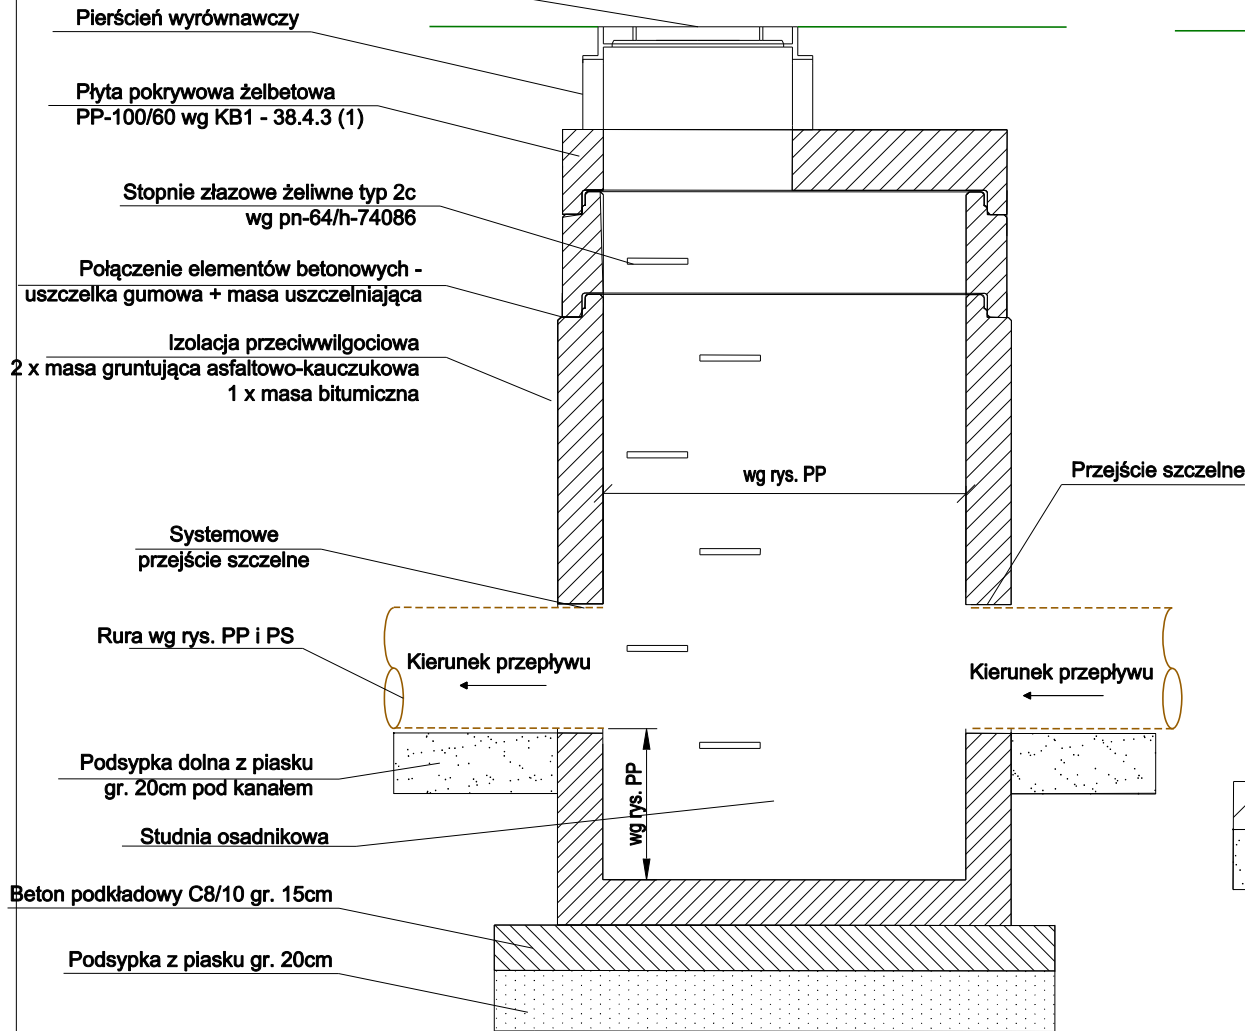


Przekrój C-C

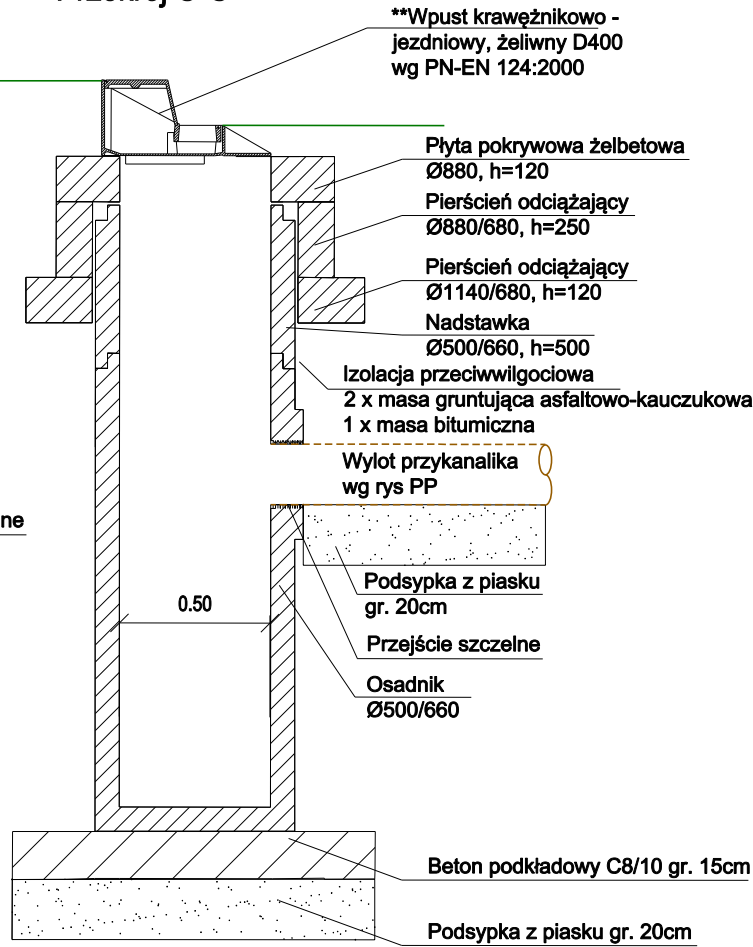

KONSTRUKCJA UKŁADANIA
Rura perforowana

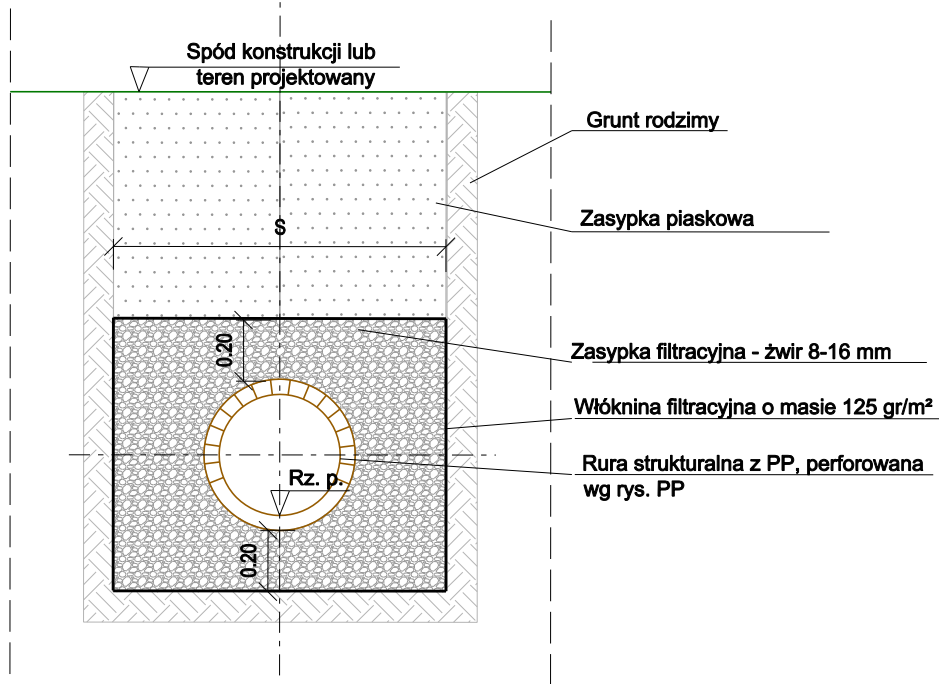


KONSTRUKCJA UKŁADANIA
Rura szczelna

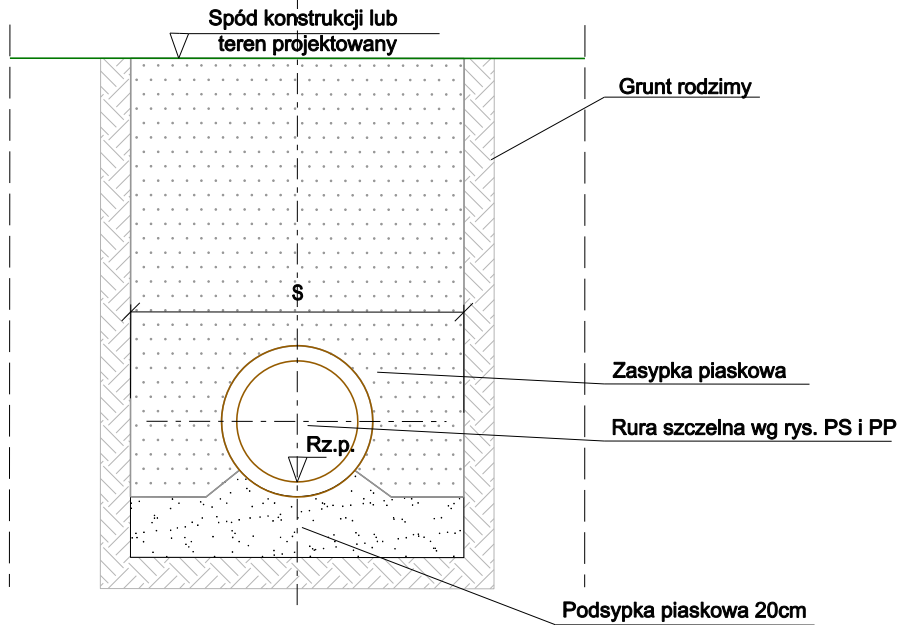

UWAGA

Rz. p. - rzędna posadowienia rury wg rys. PP
S - szerokość wykopu dla rury o średnicy:
DN200 - 1,00m
DN315 - 1,30m

PRZELEW AWARYJNY
Z RUR PP, DN200
W STUDNI ŻELBETOWEJ

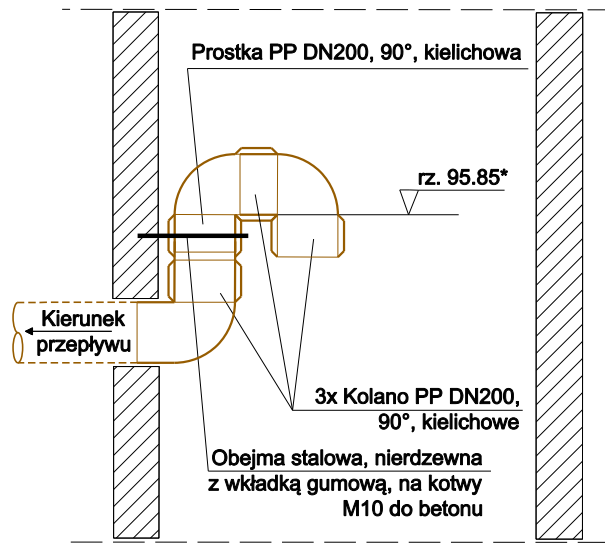

* - rzędna piętrzenia

Inwestor: ZARZĄD POWIATU WARSZAWSKIEGO ZACHODNIEGO ul. Poznańska 129/133 05-850 Ożarów Mazowiecki		
Jednostka projektowa: OPR Rafał Polak ul. Osiedłowa 13, 05-300 Stara Niedziałka Tel. 507 978 501		Adres do korespondencji: OPR Rafał Polak skr. poczt. Nr. 20 05-300 UP Mińsk Mazowiecki 1
Inwestycja: Przebudowa drogi powiatowej nr 4125W ul. Akacjowej w obr. ew. Koczargi Stare w jedn. ew. Stare Babice		
Tytuł rysunku: SZCZEGÓŁY KONSTRUKCYJNE		Skala: 1:25
Faza: DOKUMENTACJA TECNICZNA		Branża: SANITARNA
Projektant: mgr inż. Krzysztof Pajura upr. bud. do projektowania bez ograniczeń w specjalności instalacyjnej w zakresie sieci, instalacji i urządzeń wod-kan, ciepłych, wentylacyjnych i gazowych nr PDK/0007/PODS/08		Podpis:
Opracował: Rafał Polak		Podpis:
Data: październik 2025	Nr. rys.: KD-SK-01	Tom: 2