


INSTALACJA WENTYLACJI
RZUT PARTERU

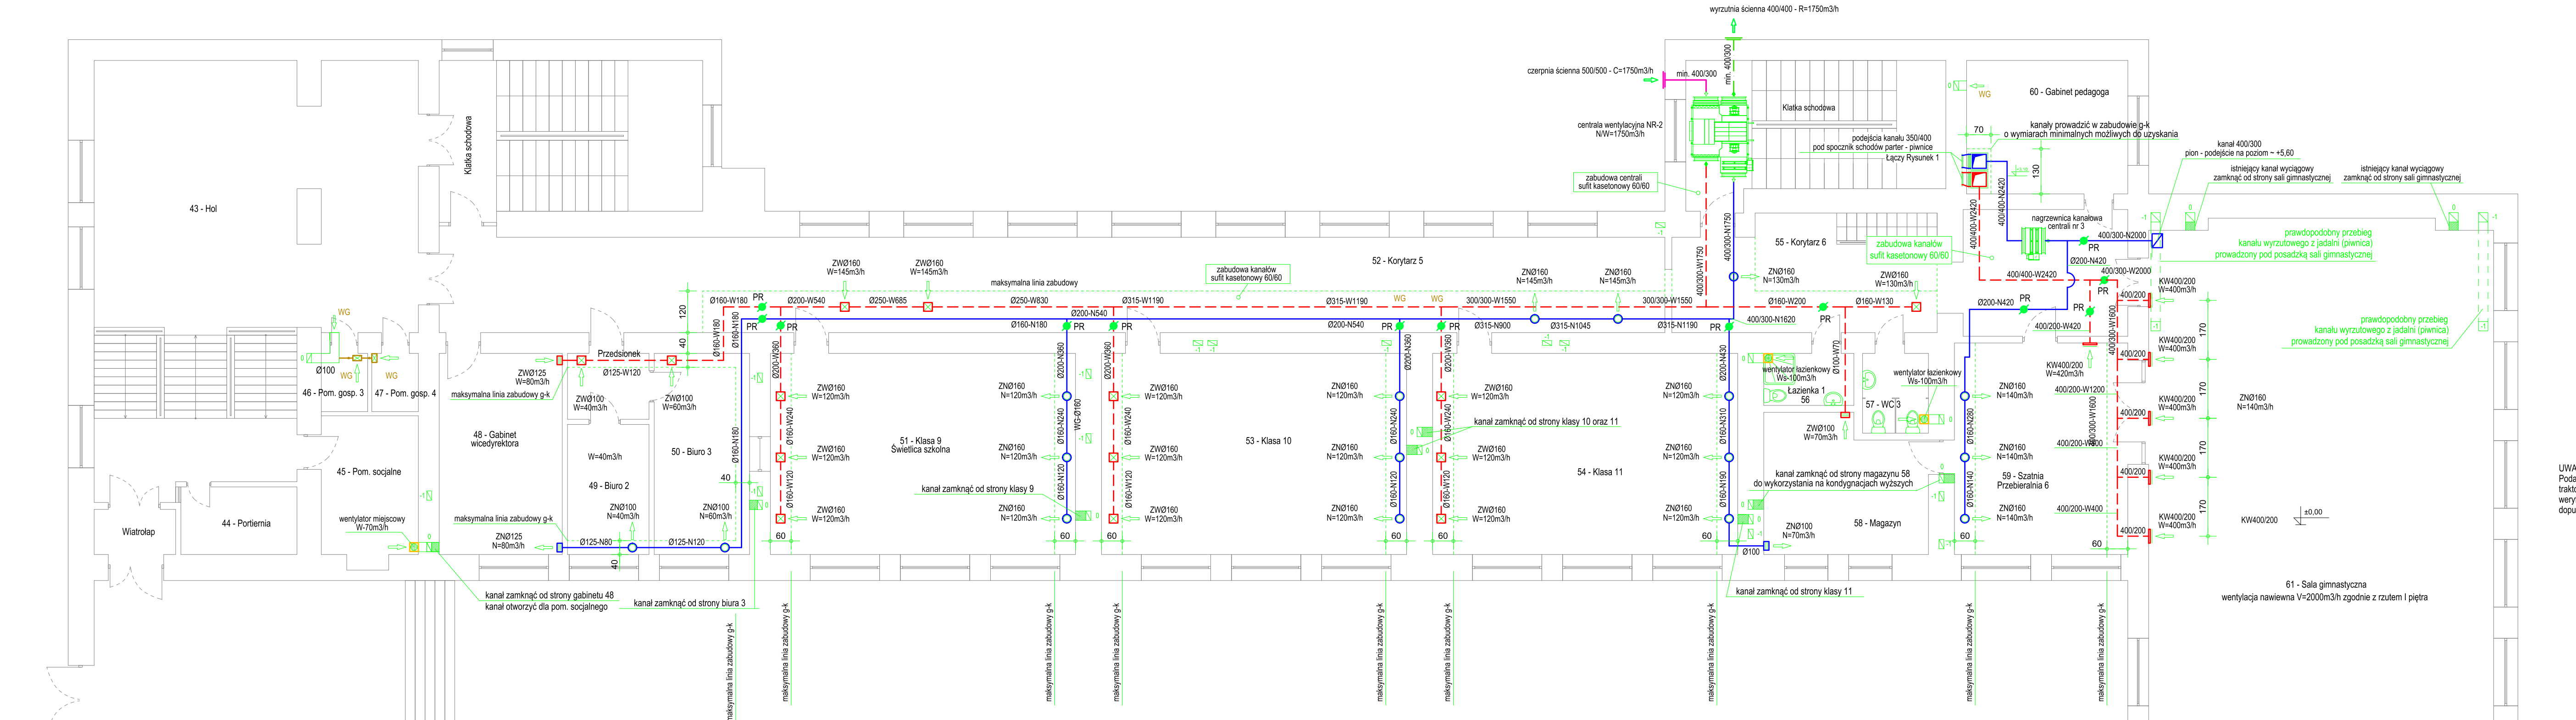

- WENTYLACJA UKŁAD NAWIEWNY - N ————
WENTYLACJA UKŁAD WYCIĄGOWY - W - - - -
WENTYLACJA UKŁAD CZERPNIY - C ————
WENTYLACJA UKŁAD WYRZUTOWY - R ————
WENTYLACJA SANITARNA - WS ————
WENTYLACJA KANAŁ GRAWITACYJNY - WG ————
- ZN - Zawór Nawiewny - zabudowa w płytach g-k
ZN - Zawór Nawiewny - zabudowa bezpośrednio w ścianie
ZW - Zawór Wyciągowy - zabudowa zabudowa w płytach g-k
ZW - Zawór Wyciągowy - zabudowa bezpośrednio w ścianie
- KW - Kratka Wyciągowa z podwójną regulacją zabudowa bezpośrednio w ścianie
- WENTYLATOR KANAŁOWY
WENTYLATOR TYPU ŁAZIENKOWEGO
PRZEPUSTNICA REGULACYJNA
KRATKA NAWIEWNA NAKANAŁOWA
KRATKA WYCIĄGOWA NAKANAŁOWA

UWAGA :
Wszystkie przejścia przez elementy oddzielenia pożarowego winny mieć klasę odporności ogniowej wymaganą dla tych elementów.

UWAGA :
Podane przekroje kanałów wentylacyjnych oraz proponowaną trasą prowadzenia należy traktować jako rozwiązanie wstępne. W ramach sporządzenia projektu wykonawczego dokonać weryfikacji możliwości montażu kanału o danym przekroju. Dla zadanej wartości przepływu powietrza dopuszcza się zastosowanie kanałów o przekrojach równoważnych okrągłych lub prostokątnych.

Temat : PROJEKT TECHNICZNY Wentylacja w budynku Szkoły Podstawowej nr 4 w Łodzi	
Adres : Szkoła Podstawowa nr 4 w Łodzi 92-332 Łódź, Aleja Józefa Piłsudskiego 101	
Inwestor : Miasto Łódź 90-926 Łódź, ul. Piotrkowska 104	
Tytuł rysunku : WENTYLACJA - RZUT PARTERU	
Prawa autorskie :  Pracownia Projektowa "IZAS" S.C. Zdzisław Dobek, Sławomir Dobek 98-200 Sieradz ul. Toruńska 9 tel. (43) 8225556 ; ppczas@onet.pl	
Projektant : mgr inż. Sławomir Dobek uprawnienia budowlane do projektowania bez ograniczeń w specjalności instalacyjnej w zakresie sieci, instalacji urządzeń wodociągowych i kanalizacyjnych, ciepłych, wentylacyjnych i gazowych NR EW. 14302/WL	
Faza : PROJEKT BUDOWLANY	Branża : INSTALACJE SANITARNE
Data : maj 2026	
Skala : 1:100	
Nr rys. : 2	