


INSTALACJA WENTYLACJI
RZUT III PIĘTRA

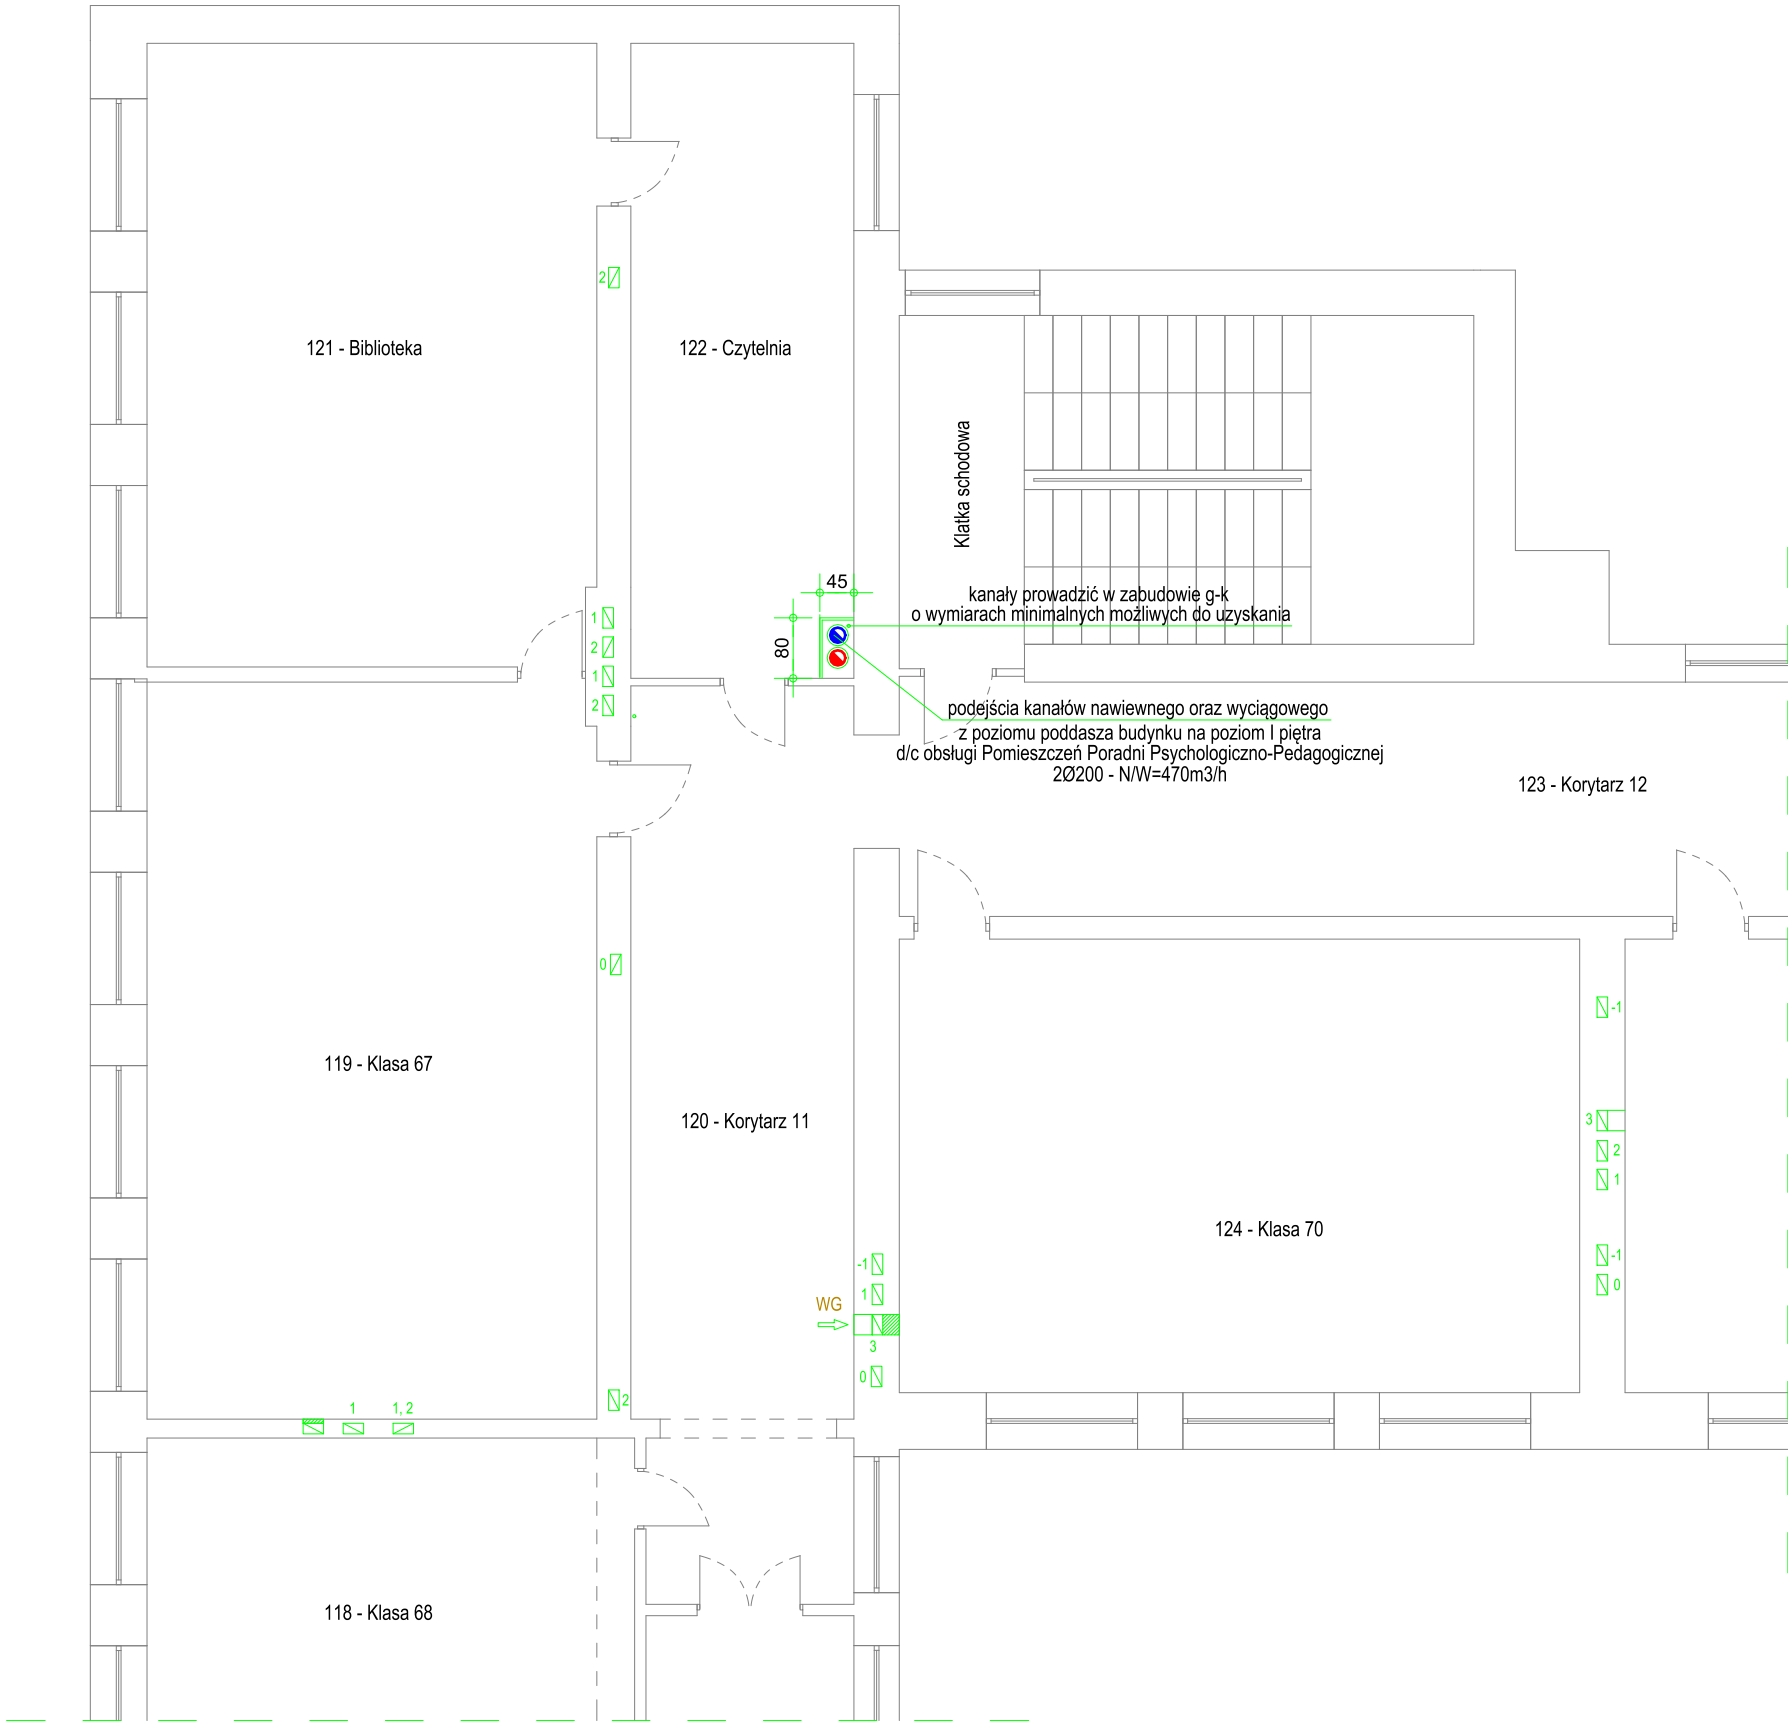

- WENTYLACJA UKŁAD NAWIEWNY - N —————
- WENTYLACJA UKŁAD WYCIĄGOWY - W - - - - -
- WENTYLACJA UKŁAD CZERPNY - C —————
- WENTYLACJA UKŁAD WYRZUTOWY - R - . - . - .
- WENTYLACJA SANITARNA - WS ————●———
- WENTYLACJA KANAŁ GRAWITACYJNY - WG ————●———

- ZN - Zawór Nawiewny - zabudowa w płytach g-k
- ZN - Zawór Nawiewny - zabudowa bezpośrednio w ścianie
- ZW - Zawór Wyciągowy - zabudowa zabudowa w płytach g-k
- ZW - Zawór Wyciągowy - zabudowa bezpośrednio w ścianie
- wentylator kanałowy
- wentylator typu łazienkowego
- przepustnica regulacyjna
- nieprzekraczalna linia zabudowy kanałów - - - - -

UWAGA :
Wszelkie przejścia przez elementy oddzielenia pożarowego winny mieć klasę odporności ogniowej wymaganej dla tych elementów.

UWAGA :
Podane przekroje kanałów wentylacyjnych oraz proponowaną trasą prowadzenia należy traktować jako rozwiązanie wstępne. W ramach sporządzenia projektu wykonawczego dokonać weryfikacji możliwości montażu kanału o danym przekroju. Dla zadanej wartości przepływu powietrza dopuszcza się zastosowanie kanałów o przekrojach równoważnych okrągłych lub prostokątnych. Należy ograniczyć do minimum wielkości zabudowy g-k kanałów wentylacyjnych. Niedopuszczalna jest zabudowa o wysokości większej niż 60cm. W przypadku skrzyżowań kanałów o wysokości łącznej powyżej 60cm zastosować odpowiednio redukcje przejściowe kanałów okrągłych na prostokątne o przekrojach równoważnych.

Temat : PROJEKT TECHNICZNY Wentylacja w budynku Szkoły Podstawowej nr 4 w Łodzi				
Adres : Szkoła Postawowa nr 4 w Łodzi 92-332 Łódź, Aleja Józefa Piłsudskiego 101				
Inwestor : Miasto Łódź 90-926 Łódź, ul. Piotrkowska 104				
Tytuł rysunku : WENTYLACJA - RZUT III PIĘTRA				
 Prawa autorskie : Pracownia Projektowa "IZAS" S.C. Izabela Dobek, Sławomir Dobek 98-200 Sieradz ul. Toruńska 9 tel. (43) 8225556 ; ppizas@onet.pl		Projektant : mgr inż. Sławomir Dobek uprawnienia budowlane do projektowania bez ograniczeń w specjalności instalacyjnej w zakresie sieci, instalacji i urządzeń wodociagowych i kanalizacyjnych, ciepłych, wentylacyjnych i gazowych NR EW. 143/00/Wt.		
Faza : PROJEKT TECHNICZNY	Branża : INSTALACJE SANITARNE	Data : maj 2026	Skala : 1:100	Nr rys. : 5