

UWAGA :
Wszelkie przejścia przez elementy oddzielenia pożarowego winny mieć klasę odporności ogniowej wymaganej dla tych elementów.


UWAGA :
Podane przekroje kanałów wentylacyjnych oraz proponowaną trasą prowadzenia należy traktować jako rozwiązanie wstępne. W ramach sporządzenia projektu wykonawczego dokonać weryfikacji możliwości montażu kanału o danym przekroju. Dla zadanej wartości przepływu powietrza dopuszcza się zastosowanie kanałów o przekrojach równoważnych okrągłych lub prostokątnych. Należy ograniczyć do minimum wielkość zabudowy g-k kanałów wentylacyjnych. Niedopuszczalna jest zabudowa o wysokości łącznej powyżej 60cm zastosować odpowiednie redukcje przejściowe kanałów okrągłych na prostokątne o przekrojach równoważnych.

WENTYLACJA UKŁAD NAWIEWNY - N
WENTYLACJA UKŁAD WYCIĄGOWY - W
wentylacja I piętra (Poradnia) dla realizacji na rok 2027

INSTALACJA WENTYLACJI
RZUT PODDASZA

IDEA ROZWIĄZANIA WENTYLACJI WYRZUTOWEJ PONAD DACH

wywieńki dachowe oddzielne dla każdego kominu murowanego
wywieńki ustawione na podkonstrukcji
mocowanej do istniejącej konstrukcji dachu

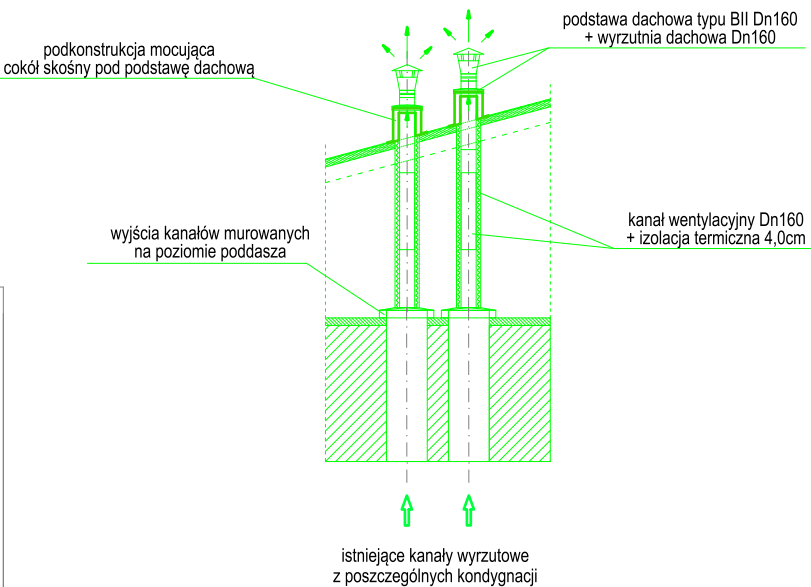

UWAGA :
- kanały nieopisane do udrożnienia i wyprowadzenia ponad dach w ramach oddzielnych inwestycji
- kanały opisane do realizacji w ramach inwestycji 2026 r.

Temat : PROJEKT TECHNICZNY
Wentylacja w budynku Szkoły Podstawowej nr 4 w Łodzi
Adres : Szkoła Podstawowa nr 4 w Łodzi
92-332 Łódź, Aleja Józefa Piłsudskiego 101
Inwestor : Miasto Łódź
90-926 Łódź, ul. Piotrkowska 104
Tytuł rysunku : WENTYLACJA - RZUT RZUT PODDASZA

Prawa autorskie :
mgr inż. Sławomir Dobek
Pracownia Projektowa "IZAS" S.C.
Izabela Dobek, Sławomir Dobek
98-200 Sieradz ul. Toruńska 9
tel. (43) 8225556 ; ppczas@onet.pl

Faza : PROJEKT BUDOWLANY
Branża : INSTALACJE SANITARNE
Data : maj 2026
Skala : 1:100
Nr rys. : 6