




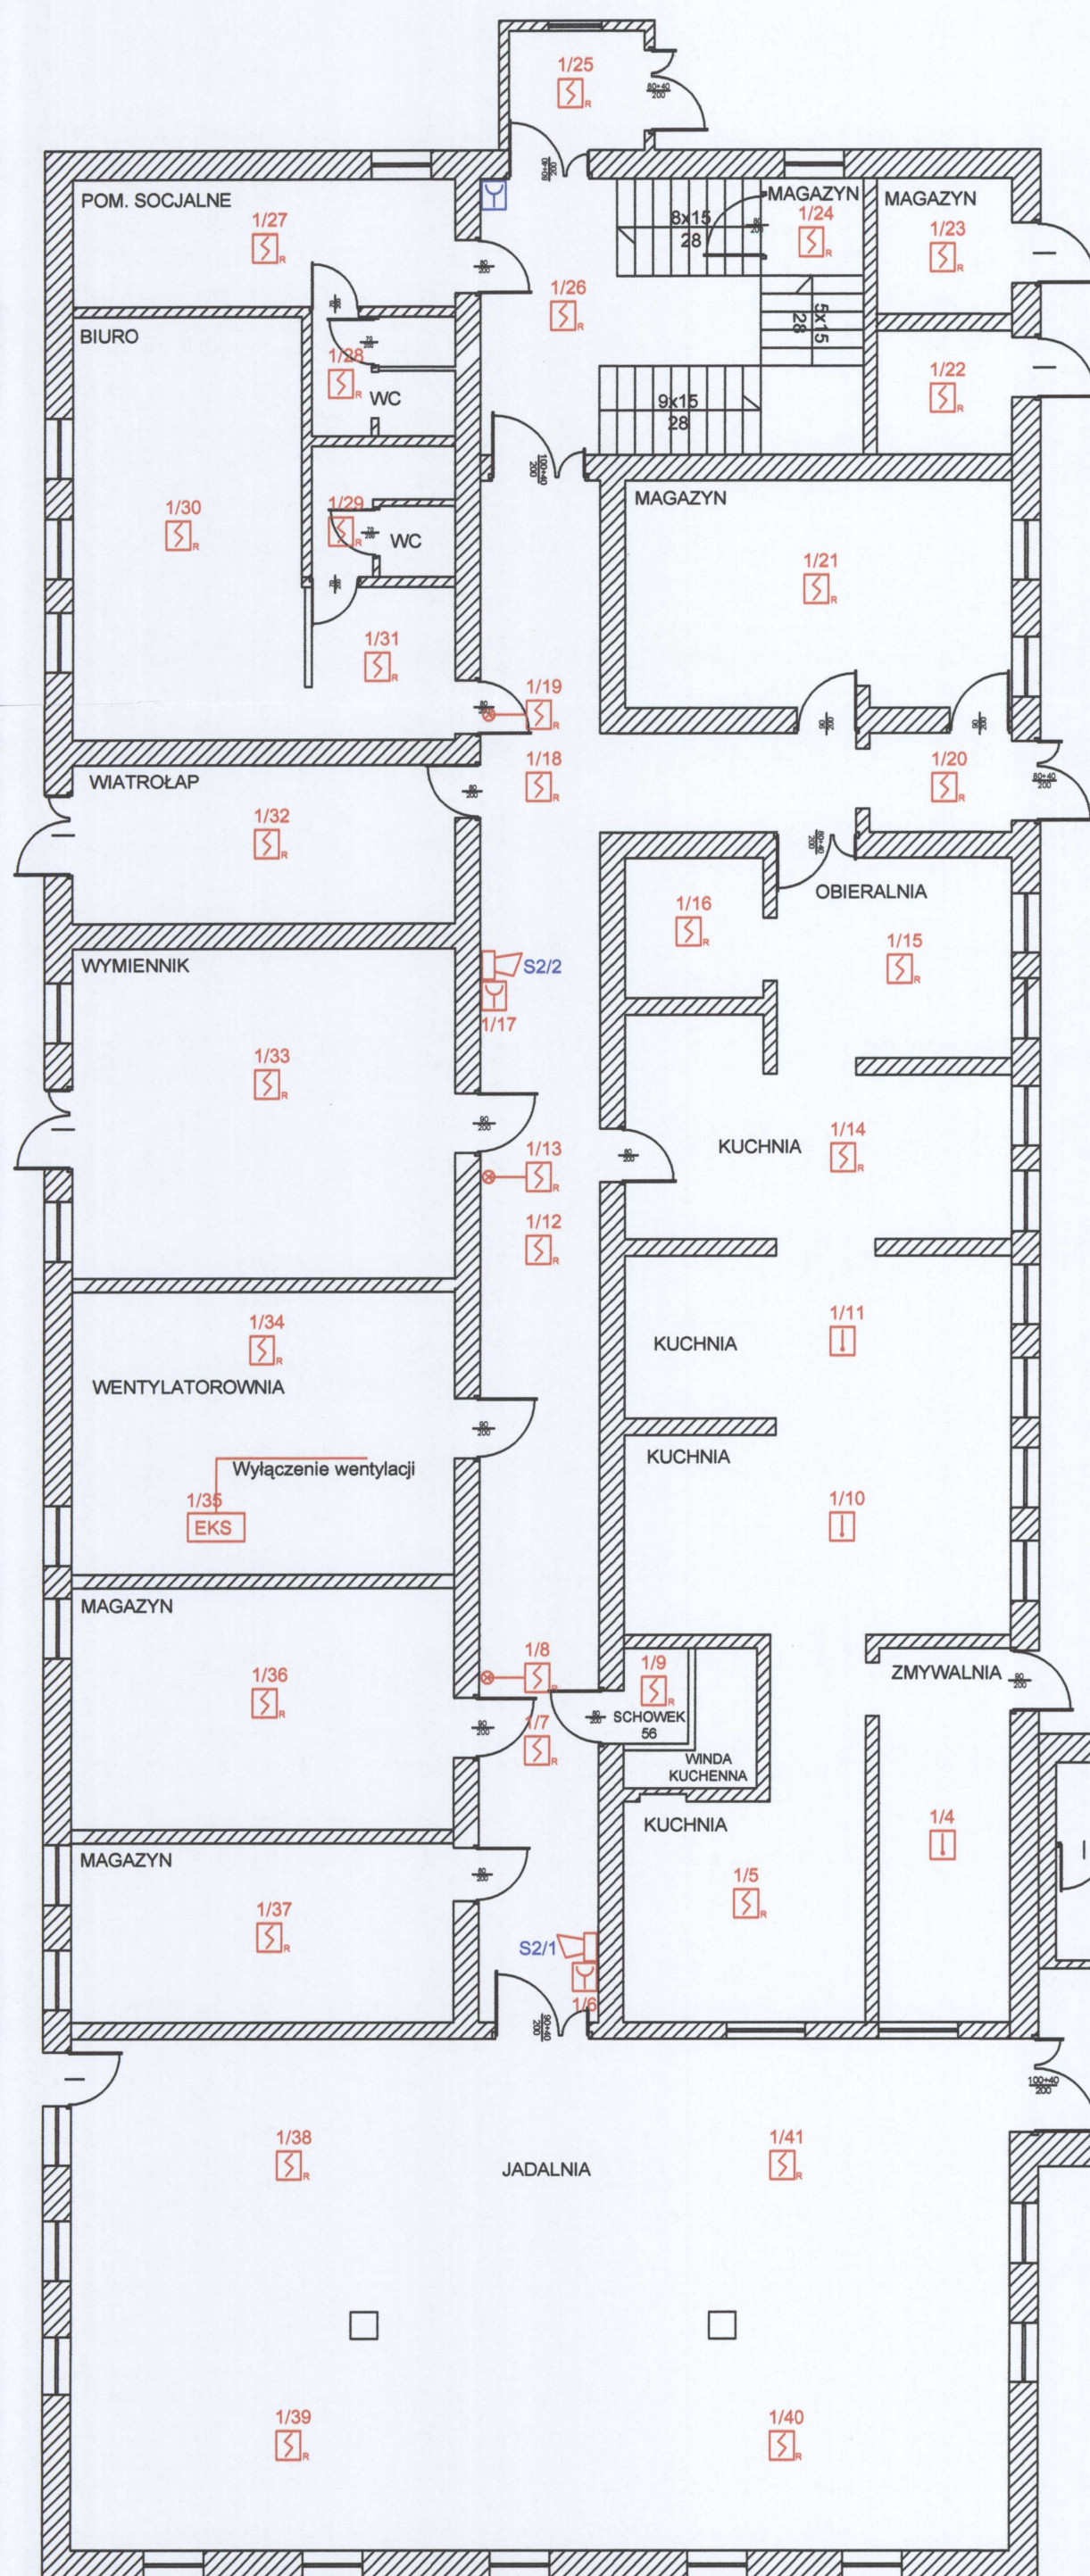

SEGMENT A

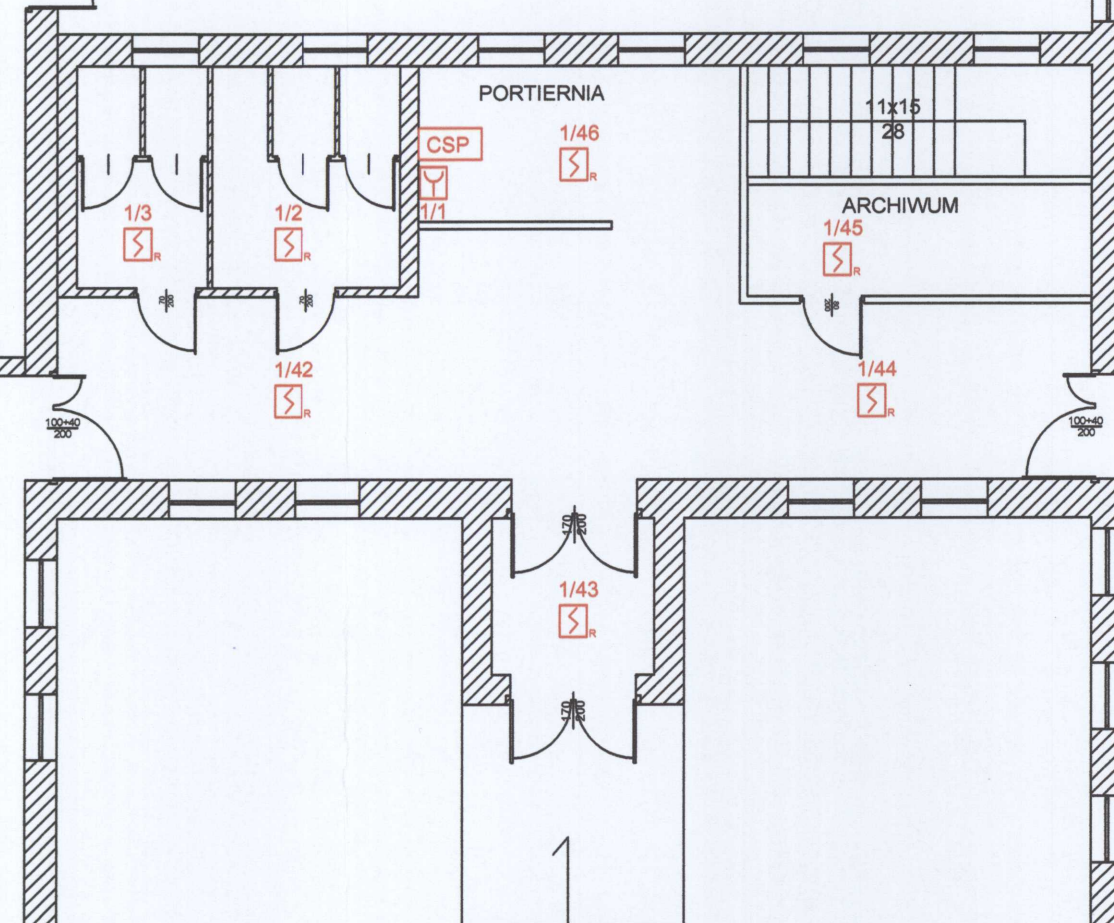

SEGMENT B

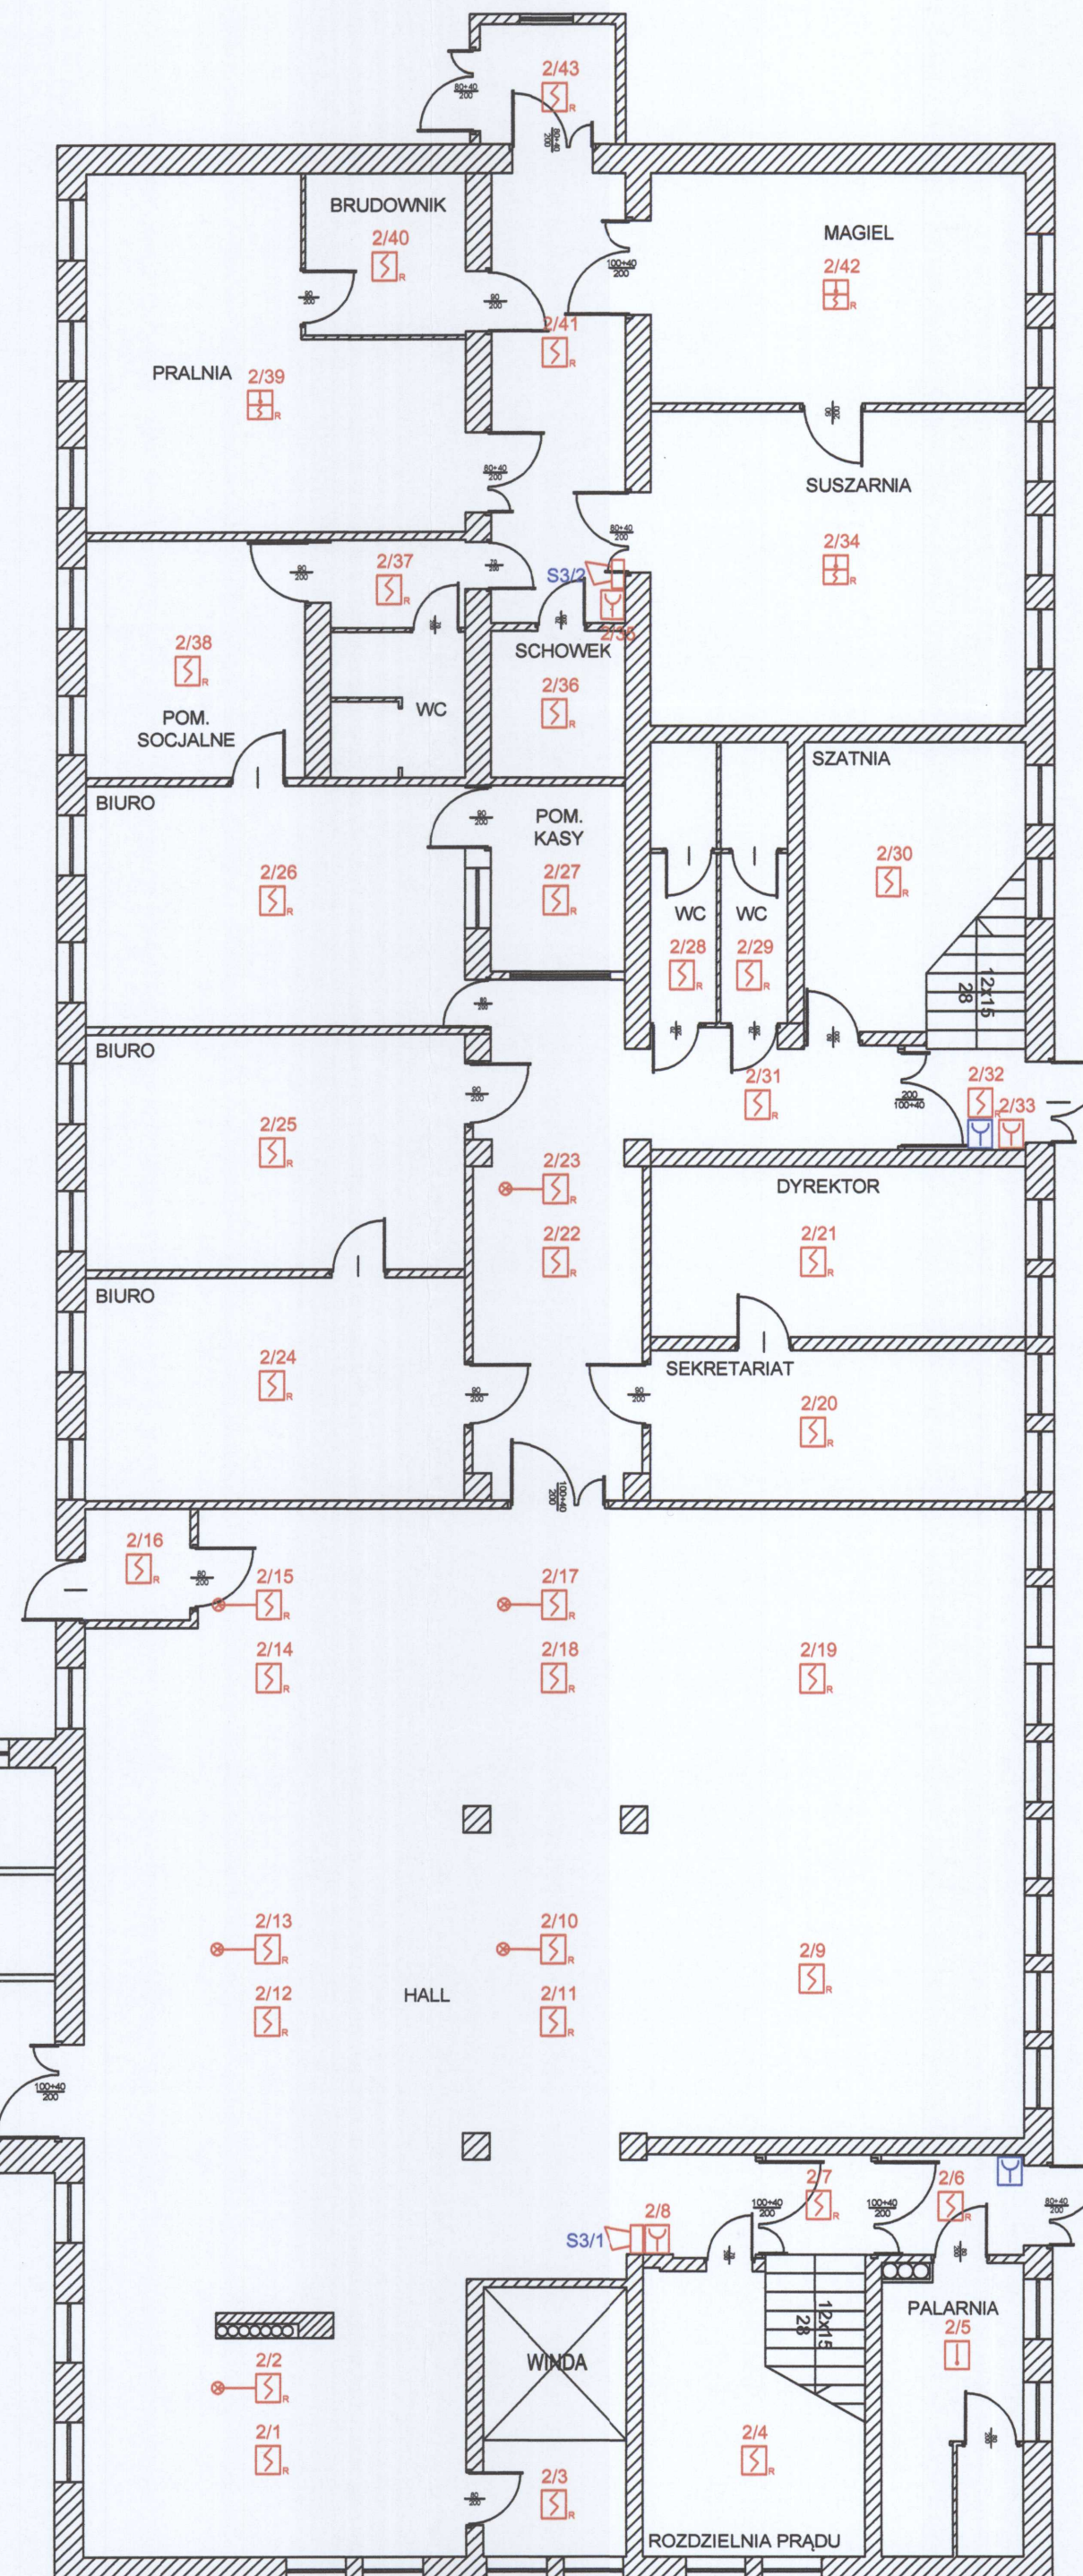

SEGMENT C

RZECZOSZNAWCA DO SPRAW ZABEZPIECZEŃ
PRZECIWPOŻAROWYCH

mgr inż. Łukasz Serafin Nr upr. 642/2015

Tarnobrzeg

Zgodność projektu z wymaganiami

ochrony przeciwpo-
stwierdzam

bez uwag z uwagami

Legenda oddymianie:

COD

Centrala Oddymiania

5

Ręczny Przycisk Oddymiania

Legenda SSP:

CSP

Centrala Sygnalizacji Pożarowej

Czujka dymu optyczna rozproszeniowa w przestrzeni międzysufitowej ze wskaźnikiem zadziałania



ze wskaźnikiem zadziałania
Czujka dymu optyczna rozproszeniowa

11

Czujka ciepła

Czujka optyczno-termiczna

Ręczny Ostrzegacz Pożarowy natynkowy

Sygnalizator optyczno - akustyczny wewnętrzny z puszką ogniochronną

EKS


Element Kontrolno Sterujący 2 wejścia/1 wyjście

100

Nr linii/pr. elementu

1/2

Nr. evangelizatore

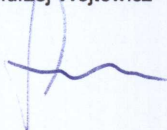OBIEKT	Dom Pomocy Społecznej w Tarnobrzegu		
ADRES INWEST.	ul. Kurasia 7 39-400 Tarnobrzeg		
INWESTOR	Miasto Tarnobrzeg ul. Kościuszkii 32 39-400 Tarnobrzeg		
	Imię i nazwisko	nr upr.bud.	
PROJEKTOWAŁ	inż. Andrzej Wójtowicz 	28/1976	
FAZA PROJEKTU Projekt budowlany			
BRANŻA	TELETECHNICZNA	data	nr rys.
NAZWA RYSUNKU	Rzut parteru	10.2024	1
			skala 1:100