


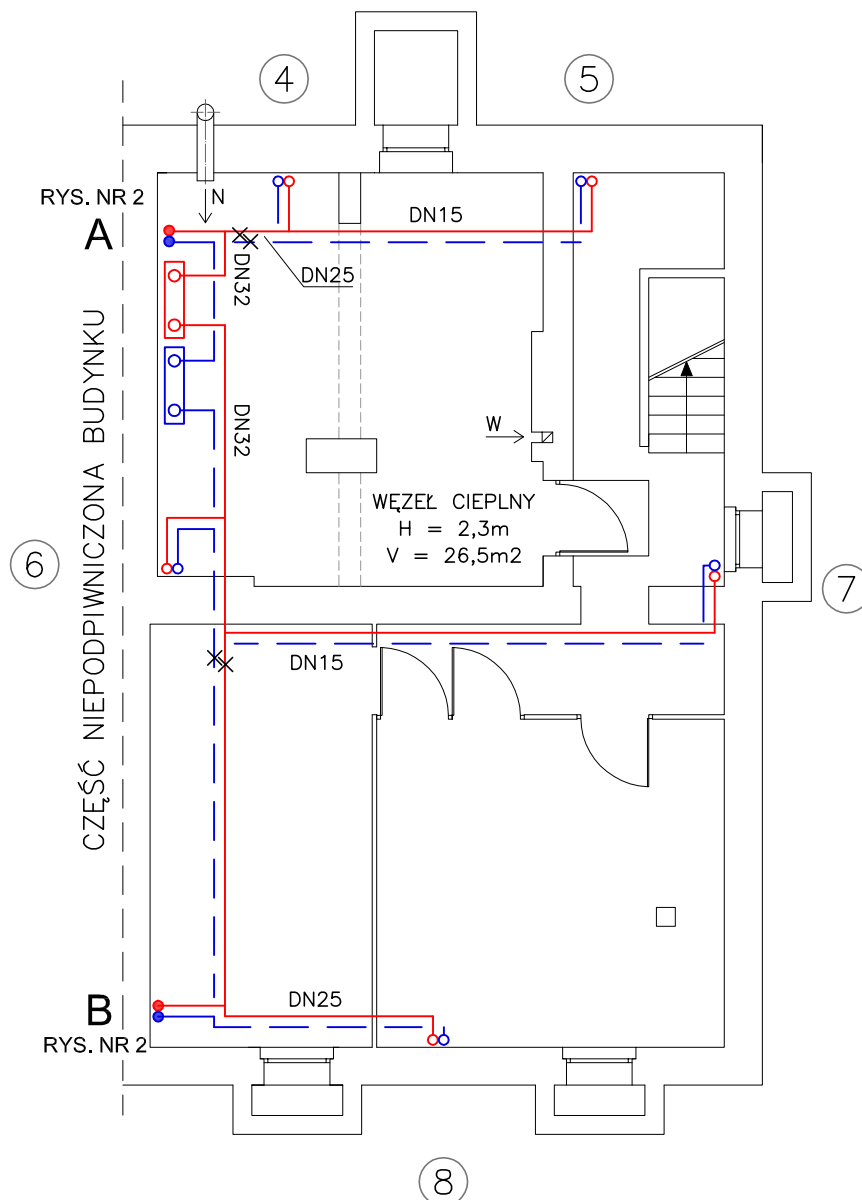

LEGENDA

7

NUMER PIONU C.O.

— — — — —

PRZEWODY INSTALACJI C.O.

— X — — —

PUNKTY STAŁE



44-200 Rybnik, ul. Jankowicka 23/25
tel. 32/ 755-94-72, fax. 32/ 423-86-60
www.energosystemrybnik.pl, biuro@energosystemrybnik.pl

TYTUŁ OPRACOWANIA:	Projekt techniczny - Ocieplenie wraz z wymianą stolarki oraz zmianą sposobu ogrzewania i robotami remontowymi w budynku mieszkalnym wielorodzinnym przy ul. Mikołowskiej 29 w Rybniku Branża instalacyjna			
TYTUŁ RYSUNKU:	Rzut piwnicy			
NAZWA I ADRES OBIEKTU:	Budynek mieszkalny wielorodzinny przy ul. Mikołowskiej 29 w Rybniku			
INWESTOR:	Zakład Gospodarki Mieszkaniowej w Rybniku			
FUNKCJA	IMIĘ I NAZWISKO	NR UPR.	PODPIS	DATA: 06.2022
PROJEKTOWAŁ	mgr inż. Witold Opaliński	1340/03/U/C		SKALA: 1:100
OPRACOWAŁ	mgr inż. Marcin Tatarczyk	-----		NR RYS.: 1