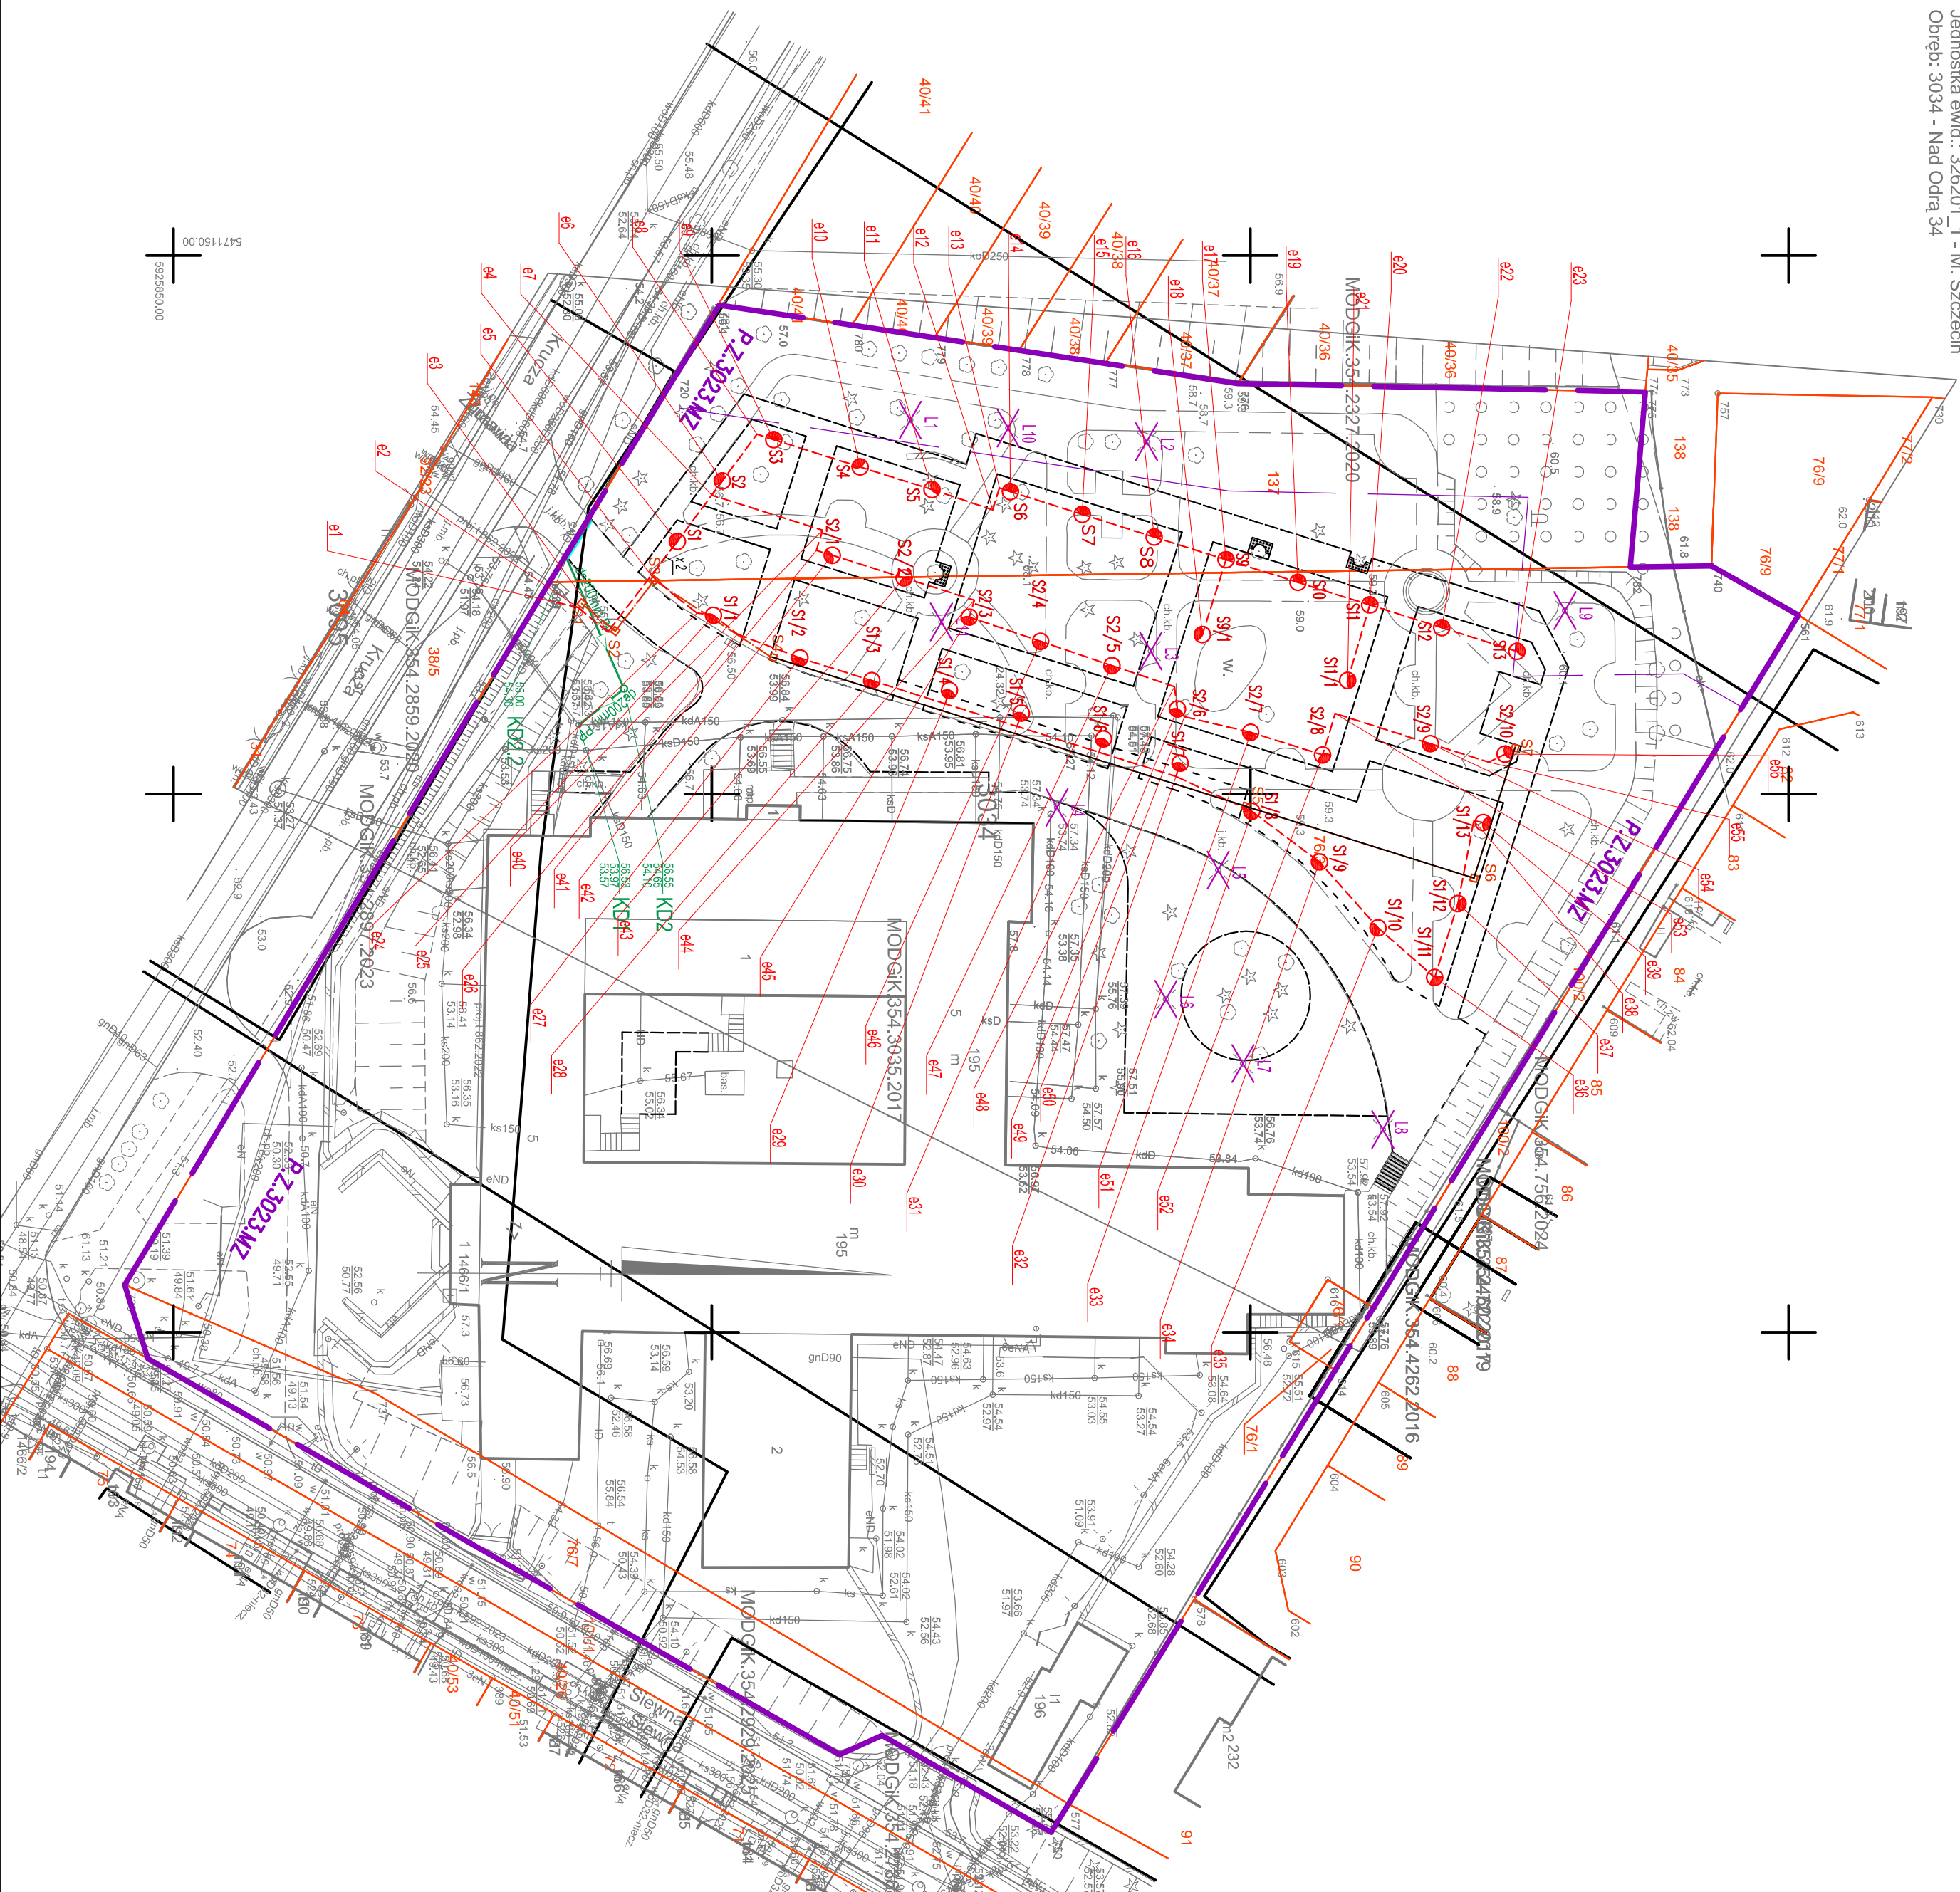


Mapa zasadnicza
Skala 1:500
Województwo: Zachodniopomorskie
Powiat: Szczecin
Jednostka ewid.: 326201_1 - M. Szczecin
Obręb: 3034 - Nad Odrą 34

Mapa zasadnicza
Skala 1:500
Województwo: Zachodniopomorskie
Powiat: Szczecin
Jednostka ewid.: 326201_1 - M. Szczecin
Obręb: 3095 - Nad Odrą 95, 3034 - Nad Odrą 34

[illegible]

Morphological similarity		
e1	5925967.60	547182.20
e2	5925967.60	547182.70
e3	5925980.34	547184.97
e4	5925986.80	547176.55
e5	5925984.39	547179.71
e6	5925989.99	547170.33
e7	5925989.99	547172.25
e8	5925994.99	547168.59
e9	5925996.75	547167.10
e10	5925991.57	547168.63
e11	5925990.44	547171.73
e12	5925990.44	547171.58
e13	5925992.72	547171.58
e14	5925992.72	547171.93
e15	5925934.07	547171.43
e16	5925944.10	547176.13
e17	5925944.75	547178.24
e18	5925944.75	547185.20
e19	5925961.10	547180.34
e20	5925961.10	547182.45
e21	5925959.65	547184.55
e22	5925961.78	547184.55
e23	5925917.47	547186.75
e24	5925988.63	547183.19
e25	5925990.17	547183.41
e26	5925990.17	547183.41
e27	5925998.18	547188.47
e28	5925991.45	547188.47
e29	5925987.88	547183.12
e30	5925992.35	547183.12
e31	5925953.43	547185.63
e32	5925953.43	547188.38
e33	5925950.18	547170.61
e34	5925956.43	547170.61
e35	5925961.86	547172.43
e36	5925961.86	547172.04
e37	5925989.29	547172.04
e38	5925989.29	547172.07
e39	5925970.76	547170.47
e40	5925930.29	547170.55
e41	5925990.91	547175.50
e42	5925991.18	547177.38
e43	5925991.86	547177.38
e44	5925994.39	547178.94
e45	5925994.39	547182.00
e46	5925932.91	547183.57
e47	5925942.96	547186.08
e48	5925942.96	547190.02
e49	5925943.90	547191.21
e50	5925943.90	547191.83
e51	5925950.07	547194.28
e52	5925950.07	547198.37
e53	5925957.89	547193.23
e54	5925966.73	547195.33
e55	5925971.87	547197.05
e56	5925973.66	547198.29

Współrzędne kanalizacji deszczowej	
KD1	5471193.59 5925887
KD2	5471190.22 5925891
KD2.2	5471178.15 5925886

Kandidacijski kodovi:	
S1	5471182.31
S2	5471184.87
S3	5471180.16
S4	5471187.32
S5	5471188.14
S6	5471207.82
S7	5471185.72

 
 
 
 
OZNACZENIA:

gronica i nr drzaki ewidencyjne

linie rozgraniczające tereny elementarne wg mpzp

oświetlenie:

istniejące lampy do demonstracji

	linia kablowa zasilająca oświetlenie kabel csw. YAKY 4x16
	kolumna oświetleniowa LED nr lampy
	współrzędna geodezyjna
Kanalizacja deszczowa:	
	projektowane odwodnienie liniowe klasa D400
	kanalizacja gravityjno deszczowa studzienka kanalizacji
	punkty charakterystyczne wzdłużnie gęstości
	projektowana rura HDPEdn110
	projektowana studnia SKR-1
	punkty charakterystyczne współrzędne geodezyjne

NAZWA		Dom Pomocy Społecznej "Dom kandydanta"	
OBJEKT BUDOWLANEGO:			
PROJEKTANT:	mgr inż. Wojciech Sobolewski upr. nr 249/0053/2007/13 w specjalności dróg i dojazdów dla pojazdów bez ograniczeń	biskup Sobolewski	
PROJEKTANT:	Leon Zim upr. nr 299/52/03 w specjalności sieci i instalacji elektryczne		
PROJEKTANT:	mgr inż. Bartłomiej Artur Juszkowski 249/0054/2005/10 w specjalności instalacji do projektowania bez ograniczeń, w zakresie sieci instalacji i urządzeń elektrycznych, wentylacyjnych, grzewczych, wodociągowych i instalacyjnych		
DATA SPORZĄDZENIA RYSUNKU:	Szczecin, 10.2025 r.	NR RYSUNKU	
SKALA:	1:500		