


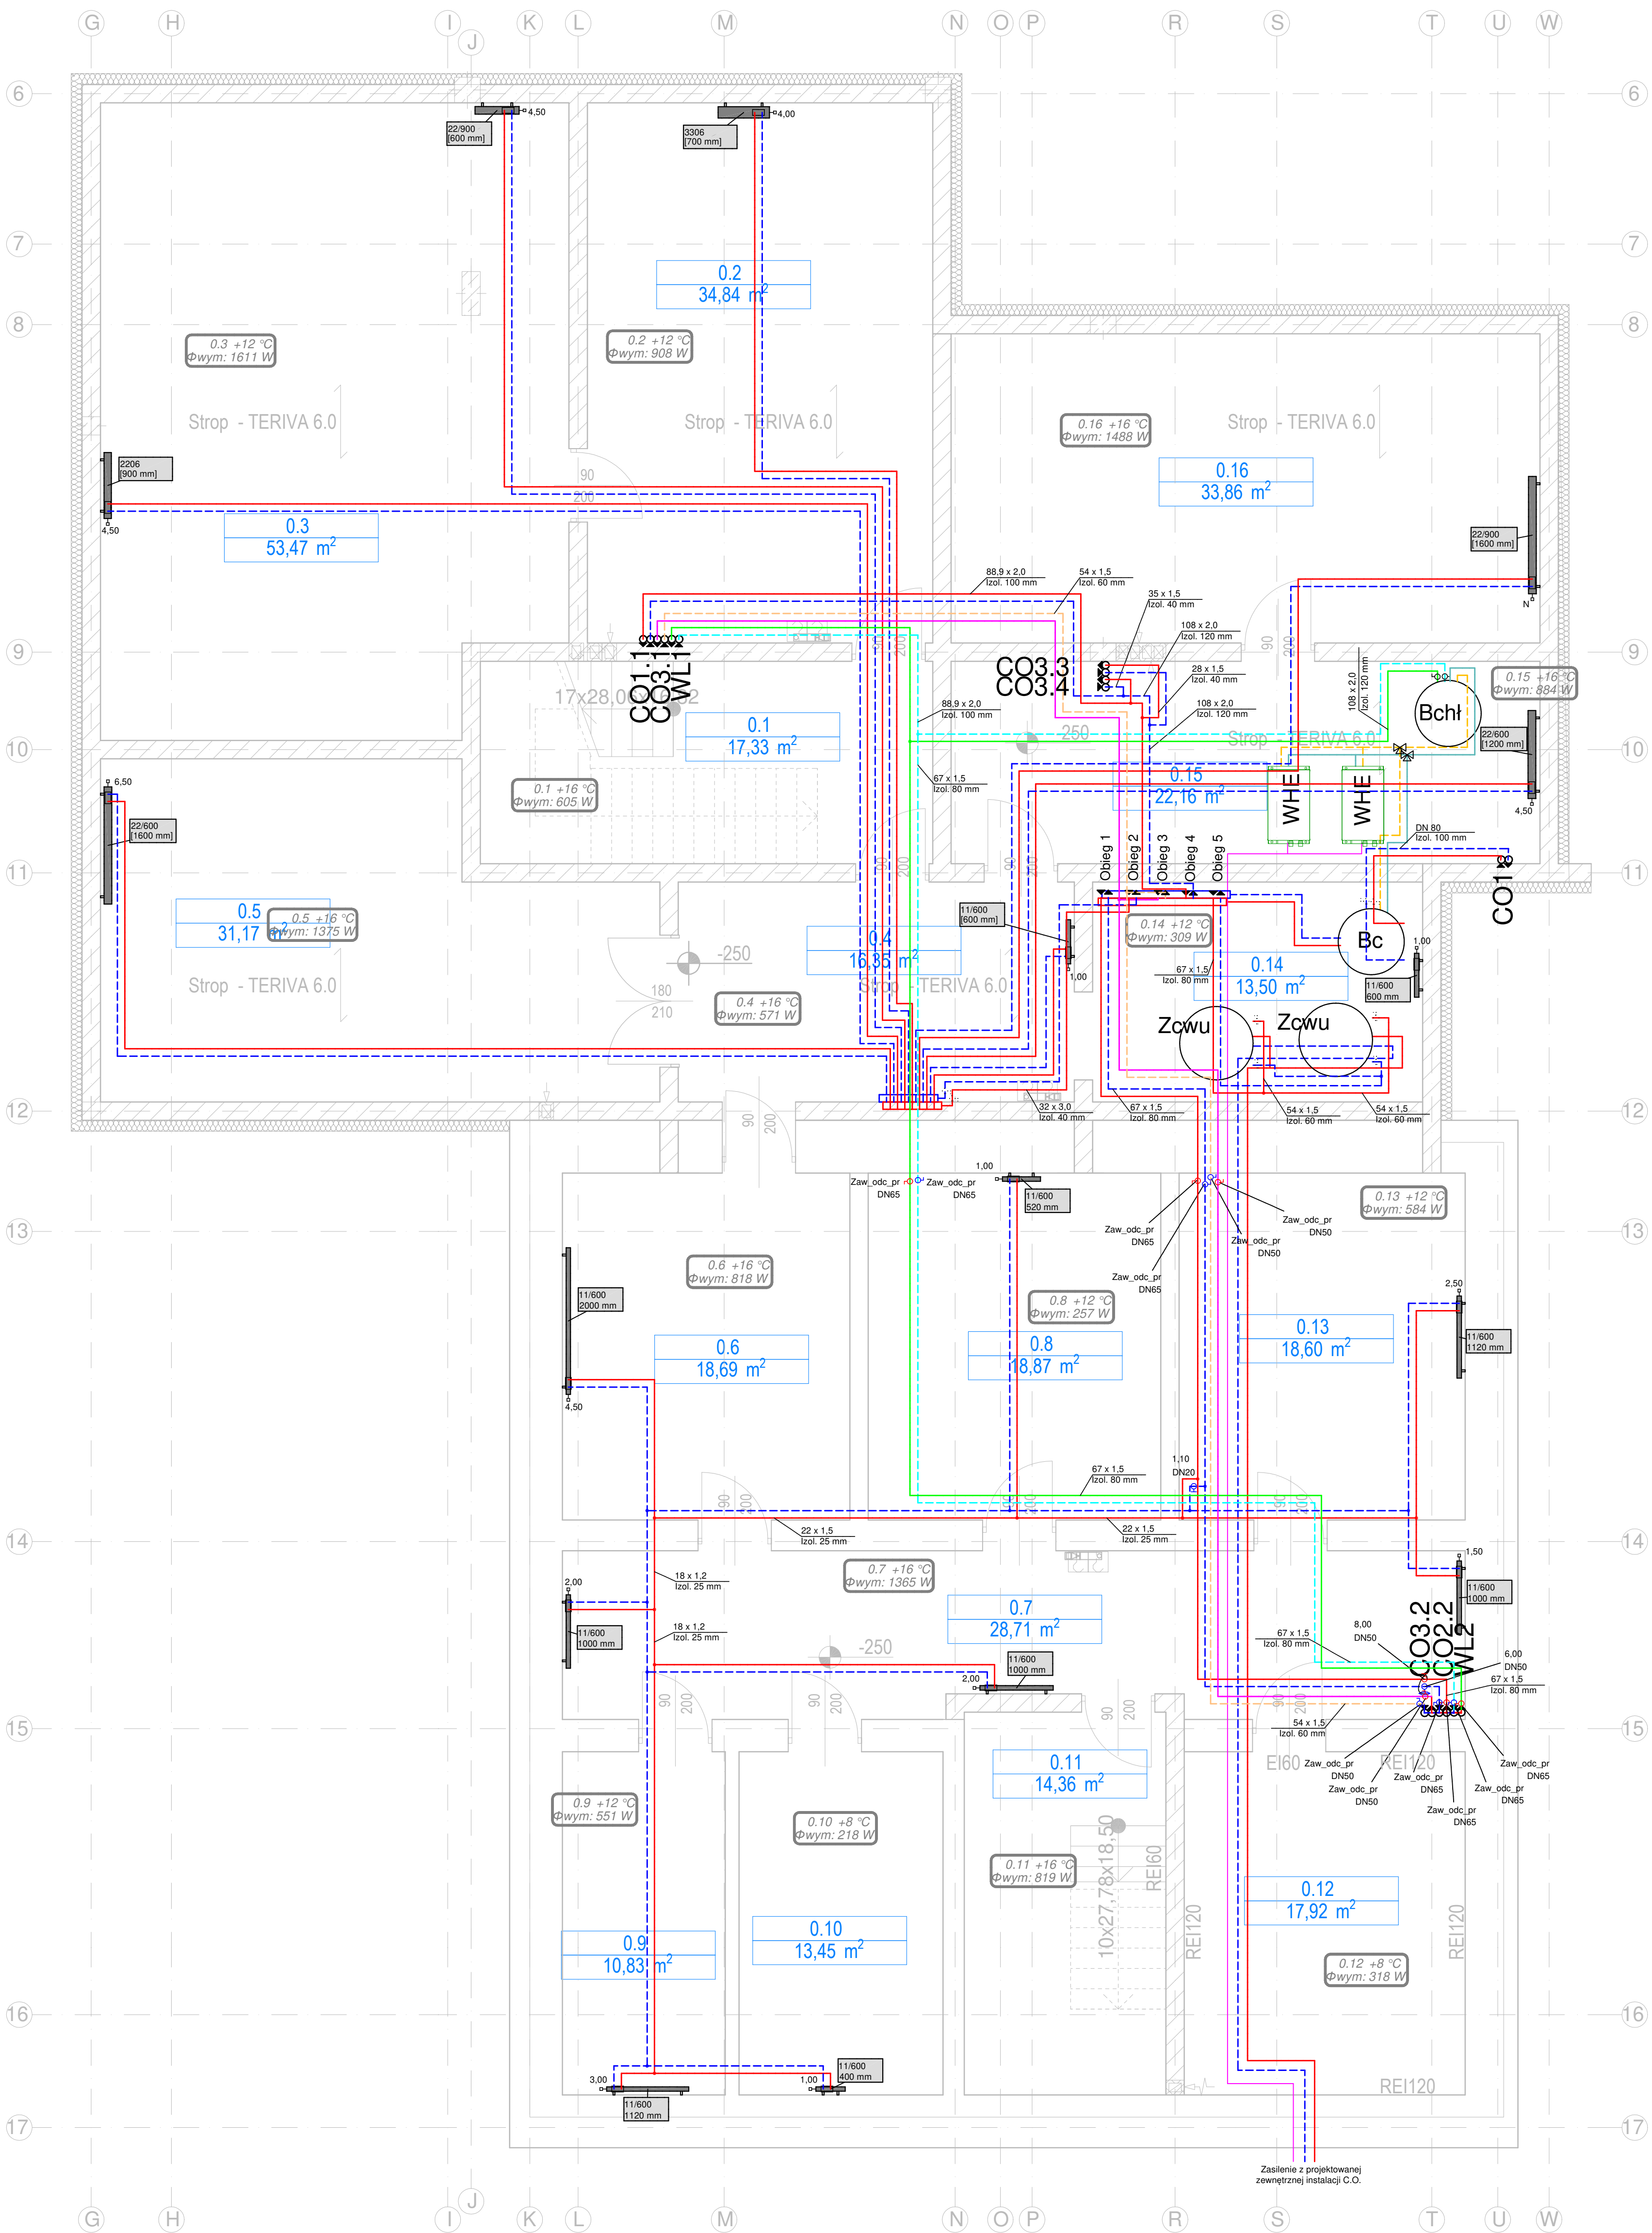

LEGENDA:

- Projektowana instalacja C.O. ze stali niskowęgłowej ocynkowanych - zasilanie
- Projektowana instalacja C.O. ze stali niskowęgłowej ocynkowanych - powrót
- Projektowana instalacja C.T. ze stali niskowęgłowej ocynkowanych - zasilanie
- Projektowana instalacja C.T. ze stali niskowęgłowej ocynkowanych - powrót
- Projektowana instalacja W.L. ze stali niskowęgłowej ocynkowanych - zasilanie
- Projektowana instalacja W.L. ze stali niskowęgłowej ocynkowanych - powrót

Typ i wielkość grzejnika np.

Nastawa 2,00 m - Projektowany grzejnik z zasilaniem dolnym, zestawem zaw. termost.

Typ i wielkość grzejnika np.

Nastawa 2,00 m - Projektowany grzejnik łazienkowy (drabinka) z zaworem odcinającym DN15 i zaworem termostatycznym z nastawą wstępną DN15

CO1 WL1 - Projektowany pion instalacji C.O.; C.T. i W.L.

28 x 1,5 - opis średnica zewn. x gr. ścianki

Izol. 40 mm - gr. izolacji

- Projektowany zestaw zaworów podpiłnowych: Przelotowy zawór regulacyjny z kryzą pomiarową - na zasilaniu Regulator różnicy ciśnienia - na powrocie

- Projektowany Przelotowy zawór regulacyjny z kryzą pomiarową

Opis zaworu: Opis zaworów przy klimakonwektorach: 4,00 - Nastawa 1,10 - Nastawa zaworu regulacyjnego na inst. C.O. DN20 - Średnica 1,10 - Nastawa zaworu regulacyjnego na inst. W.L.

UWAGA: Wszystkie nieopisane działości: 15 x 1,2 Izol. 25mm

STB		STB Sp. z o.o.	
KOMPLEXOWA OBSŁUGA INWESTYCJI		ul. Bor 151 c	
Inwestor:		42-202 Częstochowa	
Adres:		tel/fax 34 365 11 65, tel./kom. 509 570 390	
Przedmiot inwestycji:		email biuro@stb-wo.p.pl, www.stb-wo.p.pl	
Lokalizacja inwestycji:		ul. Wyszyńskiego 70/126, 42-202 Częstochowa	
Nazwa projektu:		Przebudowa, rozbudowa i nadbudowa Regionalnego Centrum Szkoleń i Zachowania Dziedzictwa Kulturowego Polskiej Wsi	
mgr inż. Dariusz Staszczuk		dz. nr ew. 18/13, obwód 100 Częstochowa	
mgr inż. Dariusz Staszczuk		ul. Wyszyńskiego 74/126, 42-202 Częstochowa	
Sprawdzający:		sanitarna	
mgr inż. Dariusz Staszczuk		RZUT PIWNICY. Instalacja C.O., C.T., W.L.	
upr. nr LOD/1795/POOS/11		Skala: 1:50	
upr. nr LOD/3461/PWBS/17		Data: 03.2019	
		Nr rysunku: 54	