


II PIĘTRO

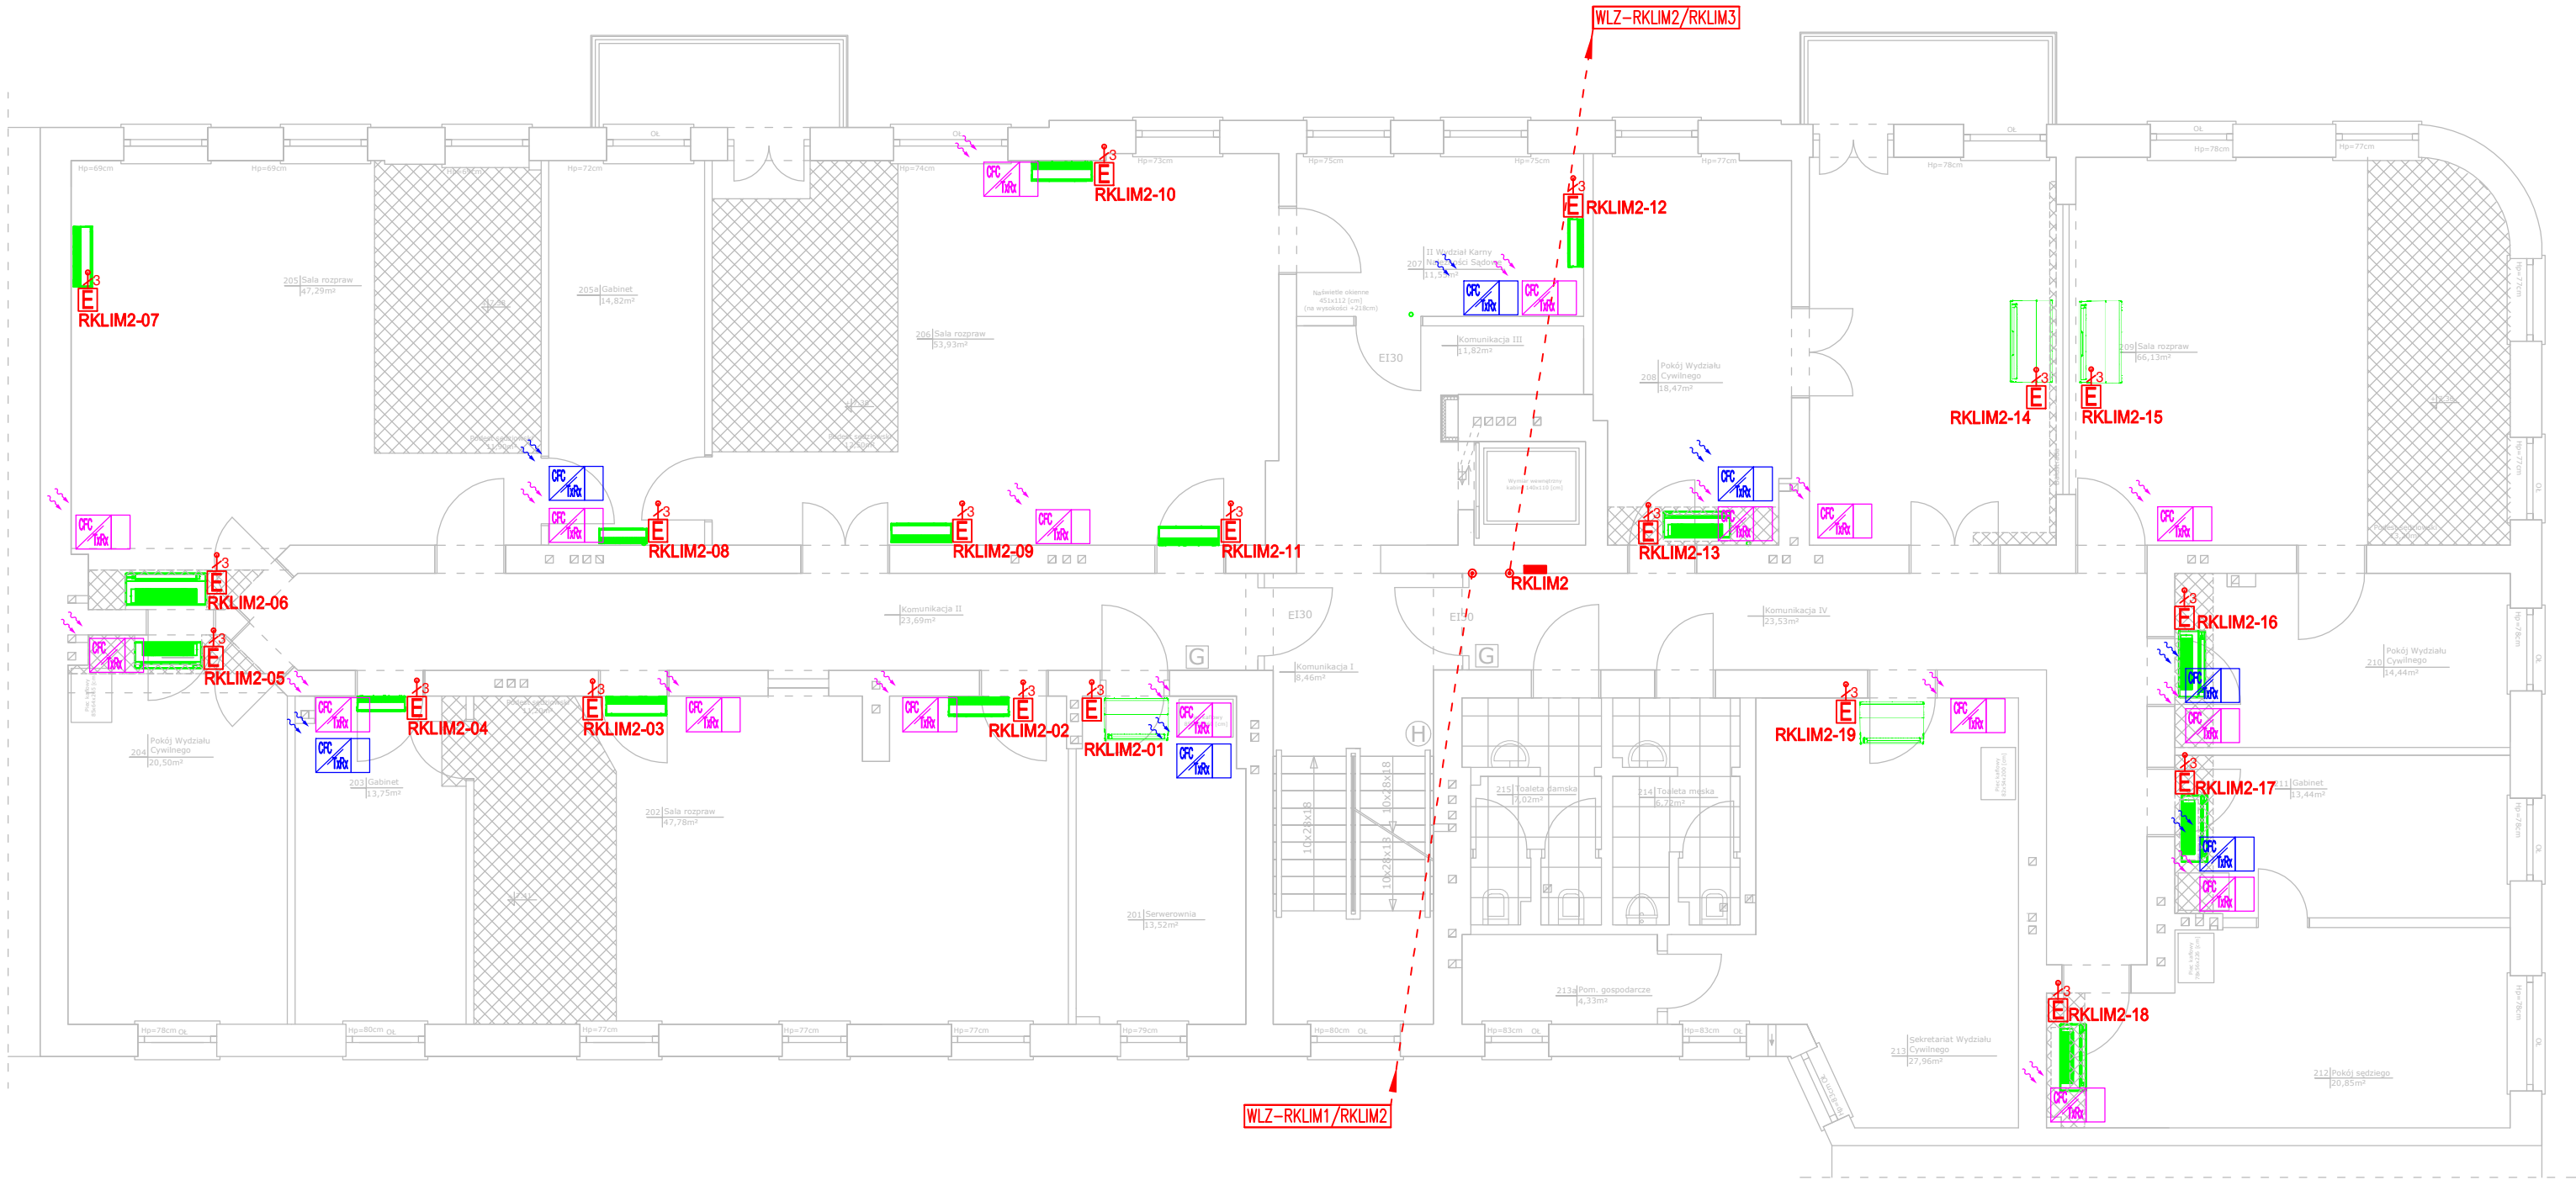

- PROJEKT NALEŻY ZREALIZOWAĆ, ZGODNIE ZE SZTUKĄ BUDOWLANĄ, W PRZYPADKU ROZBIEŻNOŚCI WYMIAROWYCH I TECHNOLOGICZNYCH MIĘDZY PROJEKTAMI BRANŻOWYMI, SKONSULTOWAĆ SIĘ Z G.P.
- PROJEKT ARCHITEKTONICZNY JEST PROJEKTEM NADRZĘDNYM. WSZYSTKIE ROZBIEŻNOŚCI Z PROJEKTAMI BRANŻOWYMI SKONSULTOWAĆ Z PROJEKTEM GENERALNYM.
- WSZYSTKIE ZMIANY KONSULTOWAĆ Z G.P.
- PRZED PRZYSTĄPIENIEM DO ROBÓT SPRAWDZIĆ WYMIARY W NATURZE
- PRZEJŚCIA INSTALACYJNE PRZEZ PRZEGRODY W RAMACH RÓŻNYCH STREF POŻAROWYCH WYKONAĆ ZGODNIE Z PN ORAZ WYTYCZNYMI P.POŻ ZAMIESZCZONYMI W PROJEKCIE.
- WYSTĘPUJĄCE W TEKŚCIE NAZWY I ZNAKI TOWAROWE UŻYTO JEDYNNIE W CELU OKREŚLENIA ZAKŁADANYCH TZW. STANDARDÓW TECHNICZNYCH I MATERIAŁOWYCH I LUB WYGLĄDU ESTETYCZNEGO MATERIAŁÓW WYKOŃCZENIOWYCH.
- WSZYSTKIE ZAPROPONOWANE PRZEZ WYKONAWCĘ: MATERIAŁY, URZĄDZENIA, ELEMENTY I TECHNOLOGIE, POWINNY SPEŁNIAĆ WSZYSTKIE ZAŁOŻONE W PROJEKCIE PARAMETRY TECHNICZNE, ESTETYCZNE I FORMALNO-PRAWNE, A TAKŻE PRZED SKIEROWANIEM DO REALIZACJI POWINNY UZYSKAĆ AKCEPTACJĘ G.P., INSPEKTORA NADZORU I INWESTORA
- W PRZYPADKU ZAISTNIENIA KONIECZNOŚCI ZMIAN PROJEKTU, DOTYCZĄCYCH PROPONOWANYCH PRZEZ WYKONAWCĘ I ODPOWIEDNIO UZGODNIONYCH ROZWIĄZAŃ ZAMIENNYCH, KOSZTY OPRACOWANIA PEŁNEJ KONIECZNEJ DOKUMENTACJI ZAMIENNEJ PONOSI WYKONAWCA.
- WSZYSTKIE URZĄDZENIA, MATERIAŁY, ELEMENTY I TECHNOLOGIE, POWINNY POSIADAĆ PRZEWIDZIANE PRAWEM I ODPOWIEDNIMI PRZEPISAMI DOPUSZCZENIA, ATESYTY I CERTYFIKATY
- JEŻELI W OPINII WYKONAWCY JAKIKOLWIEK SYSTEM LUB CZĘŚĆ SYSTEMU POKAZANEGO NA RYS. ARCHITEKTONICZNYM LUB OPISANYCH W SPECYFIKACJI, NIE SPEŁNIA STAWIANYCH IM WYMAGAŃ FUNKCJONALNYCH, WYKONAWCA POWINIEN NATYCHMIAST POINFORMOWAĆ PISEMNIE G.P. I OCZEKIWAĆ NA INSTRUKCJE OD ARCHITEKTA PRZED WYKONANIEM PRACY
- ELEMENTY INSTALACJI DETEKCJI GAZÓW OZNACZONE KOLOREM FIOLETOWYM DO WYKONANIA WG DECYZJI ZAMAWIAJĄCEGO.

przedmiot: RZUT II PIĘTRA - INST. ELEKTRYCZNE		branża: ELEKTR.
data:	12.03.2026 r.	skala 1:100
adres budowy:	Etka, ul. Małeckich 4; dz. nr geod. 391/2	
obiekt:	Budynek Sądu Rejonowego w Etce	
inst. elektryczne:	mgr inż. Maciej Jurowczyk Uprawnienia budowlane do projektowania bez ograniczeń w specjalności instalacji elektrycznych nr POL/0077/PWBE/16	podpis:
 ABJ-PRO BIURO PROJEKTÓW ul. Pro. Jerolimów 10 ul. Szosowa 6 05-487 Białystok		nr rys.: E-4
WSZYSTKIE PRAWA ZASRZĘDZONE. ŁĄCZNIE Z PRAWEM DO REPRODUKCJI I UDOSTĘPNIANIA, W CAŁOŚCI LUB CZĘŚCI, BEZ ZGODY AUTORA.		