


IV PIĘTRO

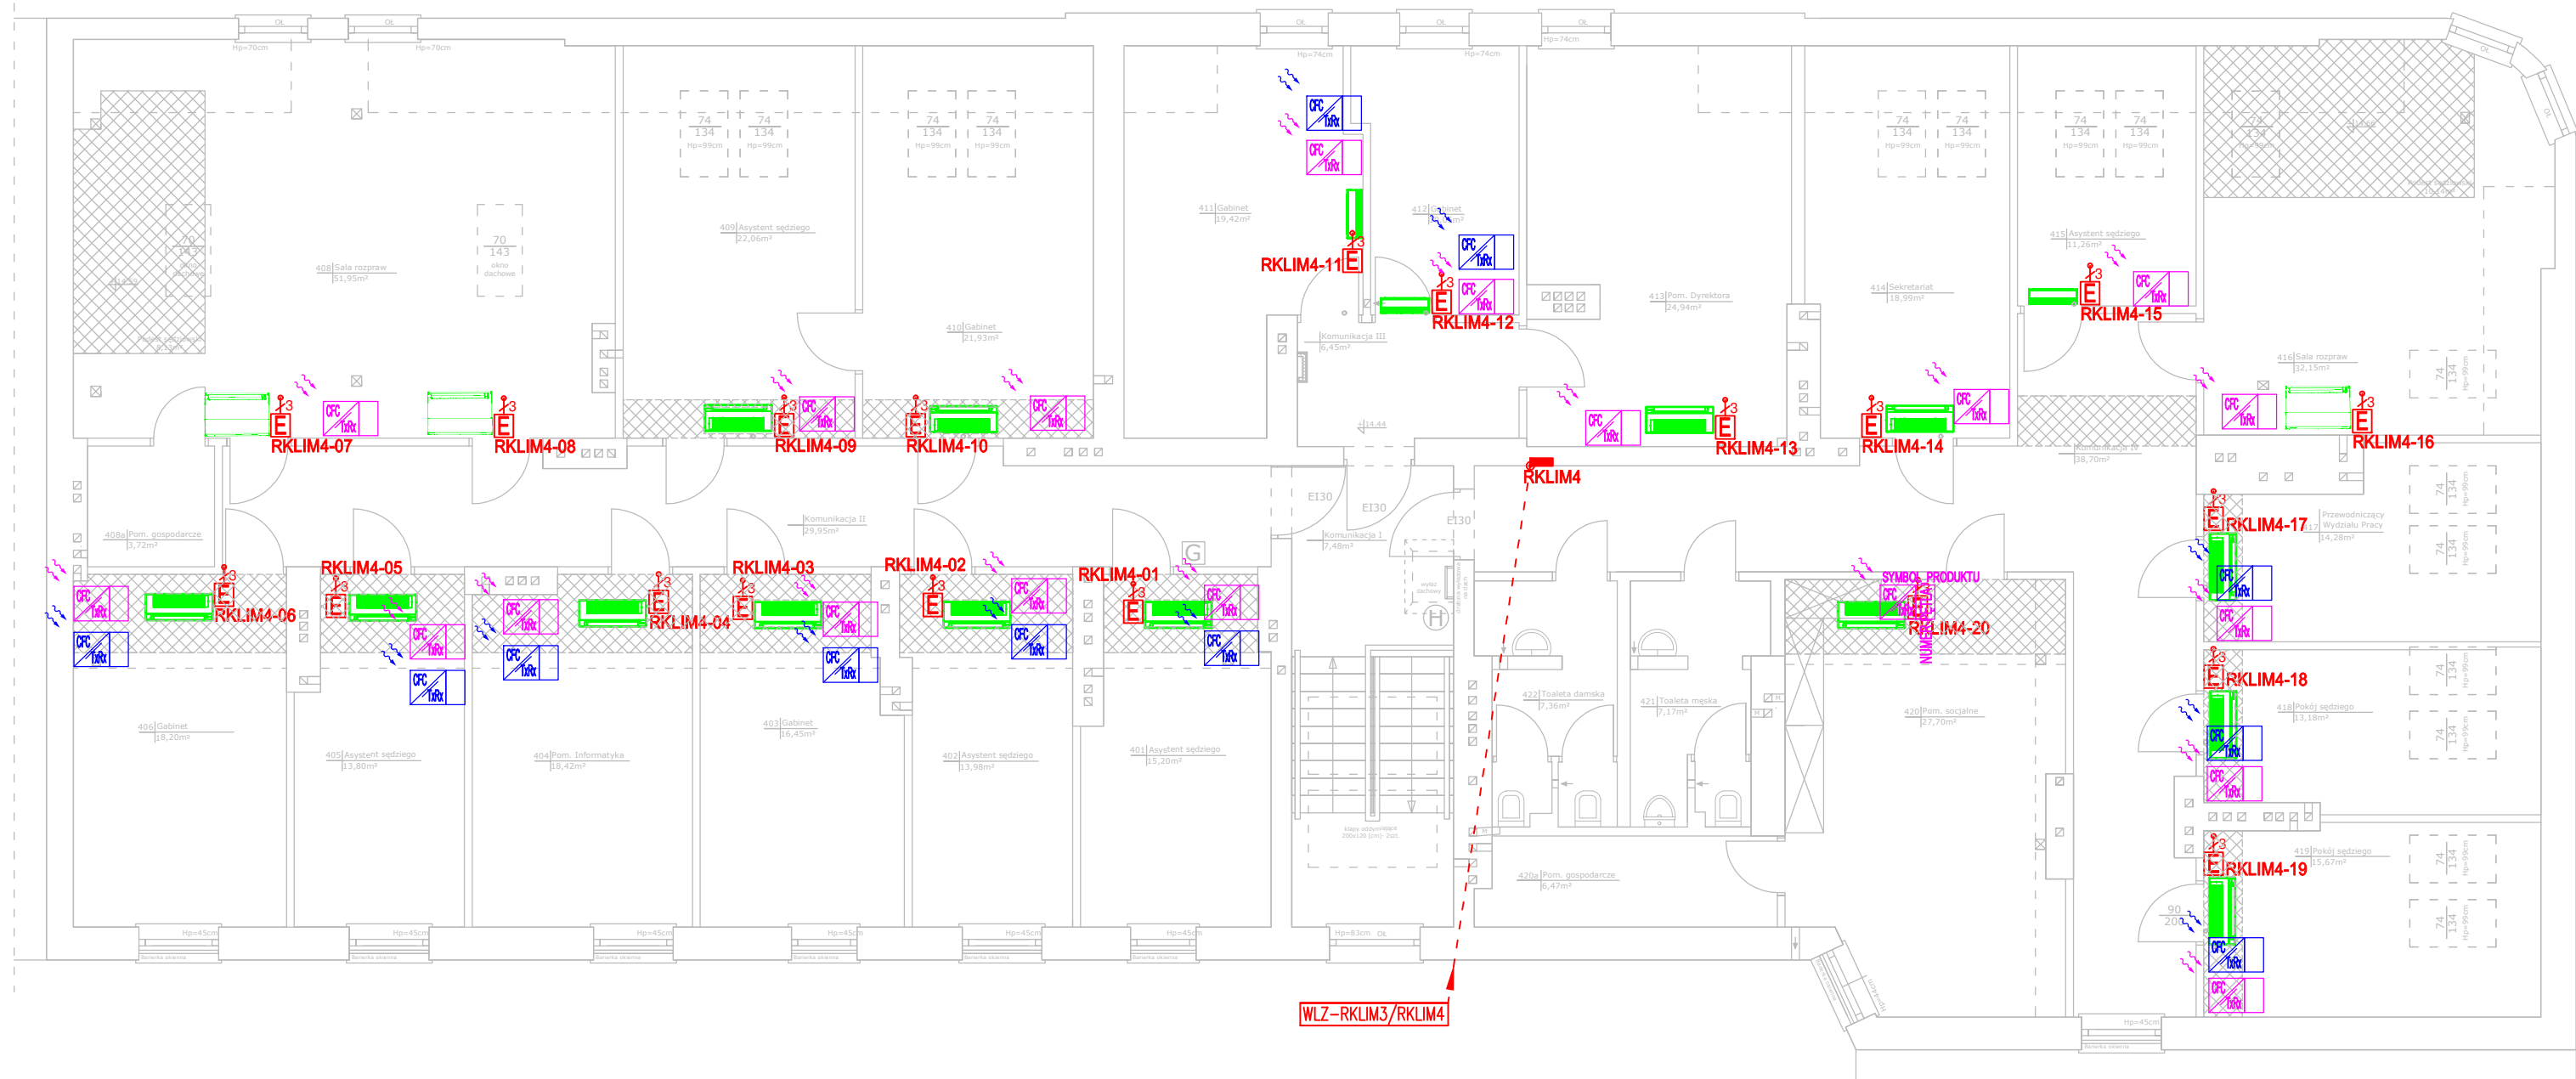

1. PROJEKT NALEŻY ZREALIZOWAĆ, ZGODNIE ZE SZTUKĄ BUDOWLANĄ, W PRZYPADKU ROZBIEŻNOŚCI WYMIAROWYCH I TECHNOLOGICZNYCH MIĘDZY PROJEKTAMI BRANŻOWYMI, SKONSULTOWAĆ SIĘ Z G.P.
2. PROJEKT ARCHITEKTONICZNY JEST PROJEKTEM NADRZĘDNYM. WSZYSTKIE ROZBIEŻNOŚCI Z PROJEKTAMI BRANŻOWYMI SKONSULTOWAĆ Z PROJEKTEM GENERALNYM.
3. WSZYSTKIE ZMIANY KONSULTOWAĆ Z G.P.
4. PRZED PRZYSTĄPIENIEM DO ROBÓT SPRAWDZIĆ WYMIARY W NATURZE
5. PRZEJŚCIA INSTALACYJNE PRZED PRZEGRODY W RAMACH RÓŻNYCH STREF POŻAROWYCH WYKONAĆ ZGODNIE Z PN ORAZ WYTYCZNYMI P.POŻ ZAMIESZCZONYMI W PROJEKcie.
6. WYSTĘPUJĄCE W TEKście NAZWY I ZNAKI TOWAROWE UŻYTO JEDYNNIE W CELU OKREŚLENIA ZAKŁADANYCH TZW. STANDARDÓW TECHNICZNYCH I MATERIAŁOWYCH I LUB WYGLĄDU ESTETYCZNEGO MATERIAŁÓW WYKOŃCZENIOWYCH.
7. WSZYSTKIE ZAPROPONOWANE PRZEZ WYKONAWCĘ: MATERIAŁY, URZĄDZENIA, ELEMENTY I TECHNOLOGIE, POWINNY SPEŁNIAĆ WSZYSTKIE ZAŁOŻONE W PROJEKcie PARAMETRY TECHNICZNE, ESTETYCZNE I FORMALNO-PRAWNE, A TAKŻE PRZED SKIEROWANIEM DO REALIZACJI POWINNY UŻYSKAĆ AKCEPTACJĘ G.P., INSPEKTORA NADZORU I INWESTORA
8. W PRZYPADKU ZAISTNIENIA KONIECZNOŚCI ZMIAN PROJEKTU, DOTYCZĄCYCH PROPONOWANYCH PRZEZ WYKONAWCĘ I ODPOWIEDNIO UZGODNIONYCH ROZWIĄZAŃ ZAMIENNYCH, KOSZTY OPACOWANIA PEŁNEJ KONIECZNEJ DOKUMENTACJI ZAMIENNEJ PONOSI WYKONAWCA.
9. WSZYSTKIE URZĄDZENIA, MATERIAŁY, ELEMENTY I TECHNOLOGIE, POWINNY POSIADAĆ PRZEWIDZIANE PRAWEM I ODPOWIEDNIMI PRZEPISAMI DOPUSZCZENIA, ATESY I CERTYFIKATY
10. JEŻELI W OPINII WYKONAWCY JAKIKOLWIEK SYSTEM LUB CZĘŚĆ SYSTEMU POKAZANEGO NA RYS. ARCHITEKTONICZNYM LUB OPISANYCH W SPECYFIKACJI, NIE SPEŁNIA STAWIANYCH IM WYMAGAŃ FUNKCJONALNYCH, WYKONAWCA POWINIEN NATYCHMIAST POINFORMOWAĆ PISEMNIEM G.P. I OCZEKIWAĆ OD ARCHITEKTA PRZED WYKONANIEM PRACY
11. ELEMENTY INSTALACJI DETEKCJI GAZÓW OZNACZONE KOLOREM FIOLETOWYM DO WYKONANIA WG DECYZJI ZAMAWIAJĄCEGO.

przedmiot: RZUT IV PIĘTRA - INST. ELEKTRYCZNE		branża: ELEKTRYCZNA
data: 12.03.2026 r.		skala 1:100
adres budowy:	Łfk, ul. Mateckich 4; dz. nr geod. 391/2	
obiekt:	Budynek Sądu Rejonowego w Łfk	
inst. elektryczne:	mgr inż. Maciej Jurowczyk Uprawnienia budowlane do projektowania bez graniczeń w specjalności instalacje elektryczne nr PDI.0077/PWB16	podpis:
 BIURO PROJEKTOW ul. Bałucka-Pro. Jarosław Kosiak ul. Szarogowa 6 15-637 Białystok		nr rys.: E-6
WSZYSTKIE PRAWA ZASTRZEŻONE. ŁĄCZNIE Z PRAWEM DO REPRODUKCJI I UDOSTĘPNIANIA. WŁASNOŚĆ I UŻYTKOWANIE WŁASNOŚCI. NIEZGODNY WŁASNOŚCI.		