


PIWNICA

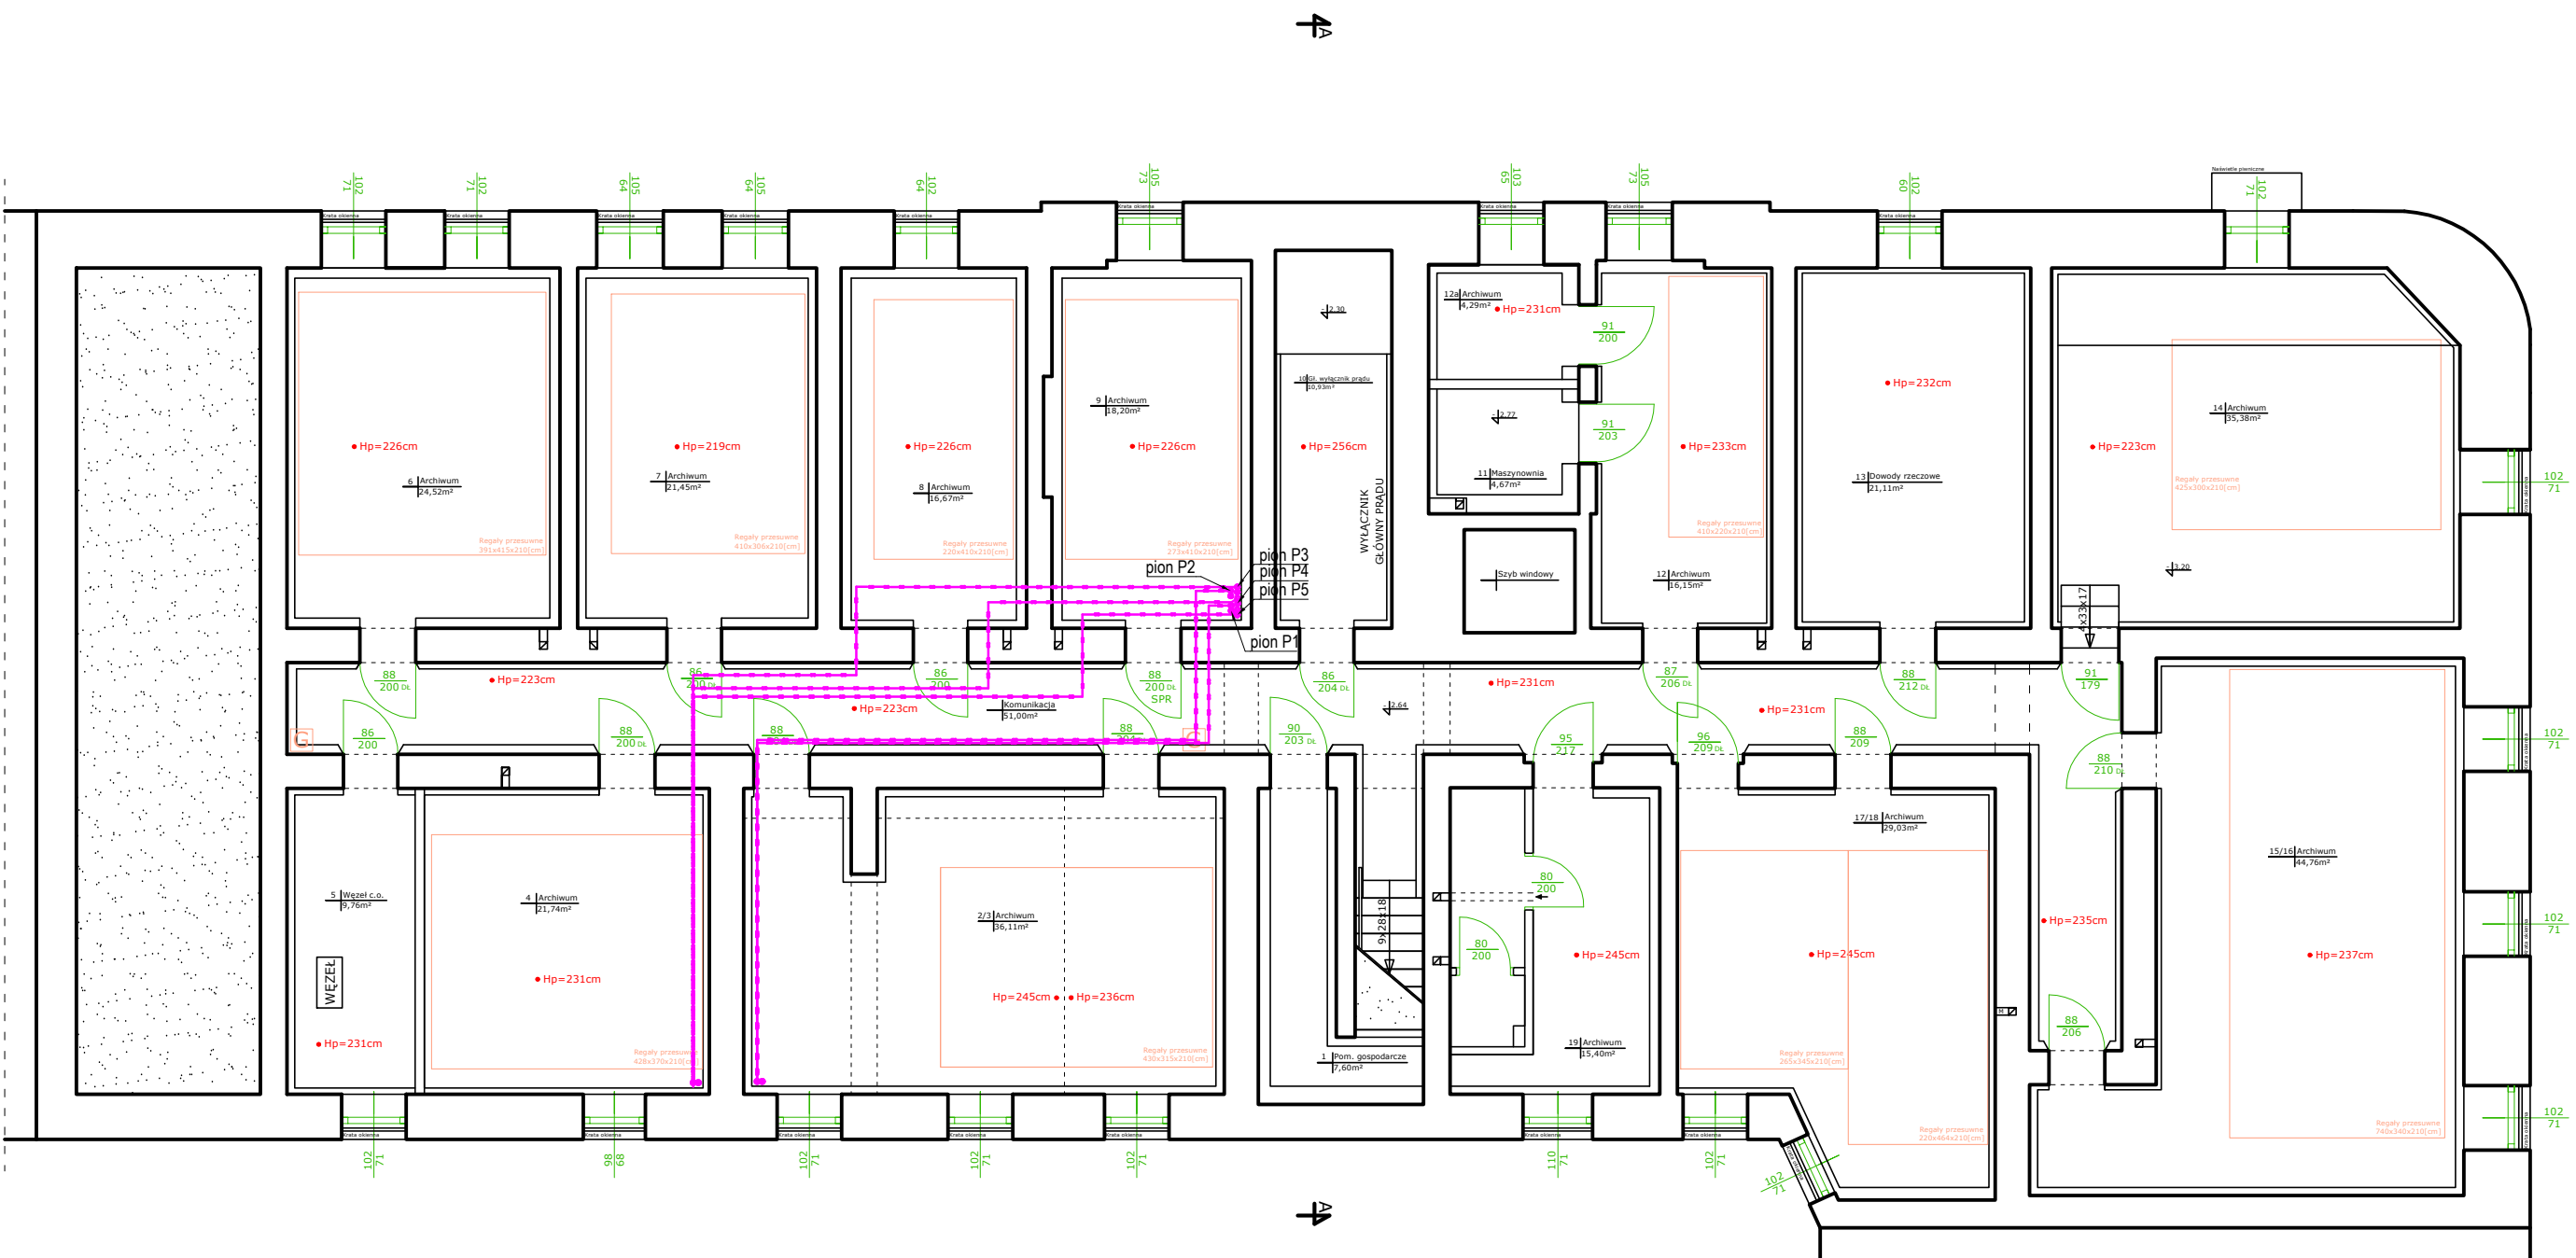

ZESTAWIENIE POWIERZCHNI		
1	Pomieszczenie gospodarcze	7,60m²
2/3	Archiwum	36,11m²
4	Archiwum	21,74m²
5	Węzeł c.o.	9,76m²
6	Archiwum	24,52m²
7	Archiwum	21,45m²
8	Archiwum	16,67m²
9	Archiwum	18,20m²
10	Główny wyłącznik prądu	10,93m²
11	Maszynownia	4,67m²
12	Archiwum	16,15m²
12a	Archiwum	4,29m²
13	Dowody rzeczowe	21,11m²
14	Archiwum	35,38m²
15/16	Archiwum	44,76m²
17/18	Archiwum	29,03m²
19	Archiwum	15,40m²
-	Komunikacja	51,00m²
RAZEM		388,77m²

LEGENDA	
	LOKALIZACJA WEWNĘTRZNYCH JEDNOSTEK KLIMATYZACJI
	przebieg instalacji klimatyzacji -rury Cu /chłodnicze / ciecz i gaz
	pion instalacji chłodniczej Cu
	trójnik instalacji chłodniczej Cu
	przebieg instalacji odprowadzenia skroplin -rury PVC-U
	1% dn40

przedmiot:		branża:	
RZUT PIWNICA		SANIT.	
data:	2.06.2026 r.		skala: 1:100
adres budowy:	Elk, ul. Małeckich 4; dz. nr geod. 391/2		
obiekt:	Budynek Sądu Rejonowego w Elku		
projektant:	mgr inż. Jarosław Kozioł		podpis:
inst. sanitarne:	Uprawnienia budowlane do projektowania bez ograniczeń w specjalności instalacje sanitarne nr PDL0171/PWBS/19		tytuł rys.:
		BIURO PROJEKTOWE ABU PRO Jarosław Kozioł ul. Szosowa 6 15-347 Białystok	1.1
WSZYSTKIE PRAWA ZASRZĘDZONE. ŁĄCZNIE Z PRAWEM DO REPRODUKCJI I UDOSTĘPNIENIA W CAŁOŚCI LUB CZĘŚCI, BEZ ZGODY AUTORA.			