


 
Jednostka zewnętrzna

Parter

Jednostka zewnętrzna Przewymiarowanie układu (CR):124,5%

Cooling Capacity: 42,00 kW
Heating Capacity: 38,12 kW

Indoor Total Cooling Capacity: 41,64 kW Indoor Total
Heating Capacity: 38,12 kW

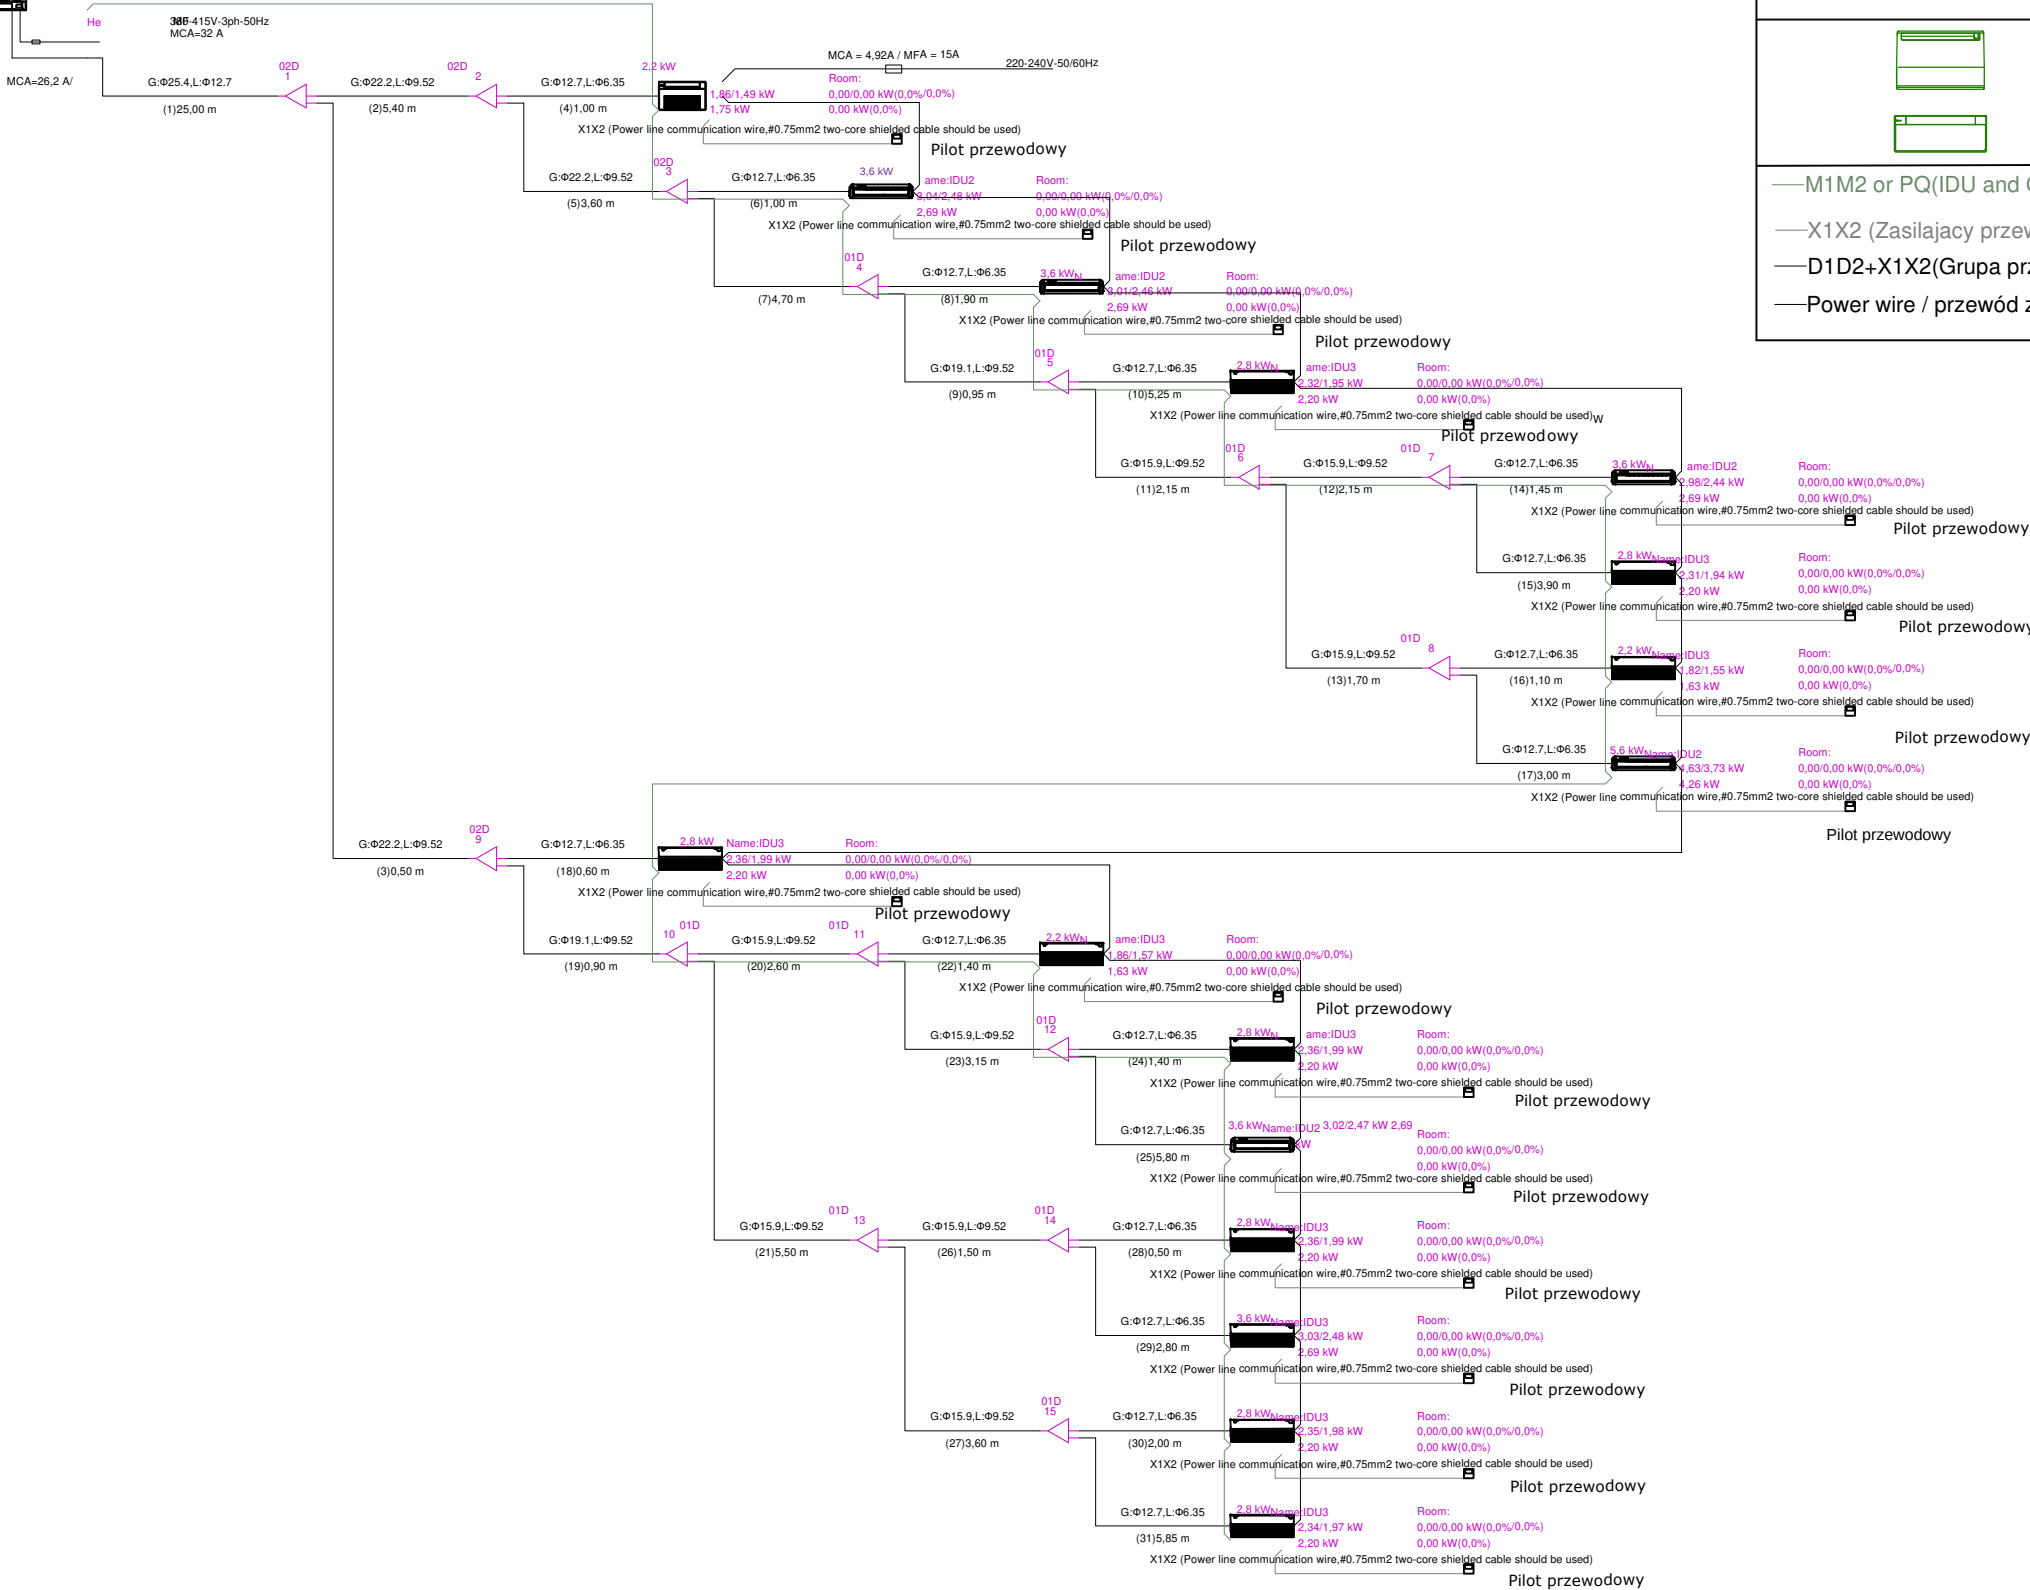

LEGENDA	
	LOKALIZACJA WEWNĘTRZNYCH JEDNOSTEK KLIMATYZACJI
—M1M2 or PQ(IDU and ODU) przewód komunikacyjny ,M1M 2x0.75mm2 ekranowany; PQ:2x 0.75 mm2 ekranowany —X1X2 (Zasilający przewód komunikacyjny 2x0.75mm2 ekranowany —D1D2+X1X2(Grupa przewodów komunikacyjnych oraz przewód zasilający , 2x 0.75mm2 + 2x 0.75mm2 —Power wire / przewód zasilający / szczegóły cz. projektu elektrycznego	

LP	Nazwa	Model	Ilość	Jednostka miary
1	Jedn. zewnętrzna	40 kW	1	szt.
2	Podstropowa	5,6 kW	1	szt.
3	Podstropowa	3,6 kW	4	szt.
4	ścienna	3,6 kW	1	szt.
5	Ścienna	2,8 kW	7	szt.
6	Kaseta 1 -stronna	2,2 kW	1	szt.
7	Ścienna	2,2 kW	2	szt.
8	Trójnik CU	01D	11	szt.
9	Trójnik CU	02D	4	szt.
10	Rura Cu	Ø6.35 [mm]	39,0	m
11	Rura Cu	Ø9.52 [mm]	38,4	m
12	Rura Cu	Ø12.7 [mm]	63,9	m
13	Rura Cu	Ø15.9 [mm]	22,4	m
14	Rura Cu	Ø19.1 [mm]	6,6	m
15	Rura Cu	Ø22.2 [mm]	9,5	m
16	Rura Cu	Ø25.4 [mm]	25,0	m
17	Raducja	Ø19.1<->Ø22.2	1	szt.
18	Pilot przewodowy	ścienny	16	szt.
19	Czynnik chłodniczy	R410A	łącznie 15,0	kg

przedmiot:	RZUT Parteru - Schemat Cu 1	branża:	SANIT.
data:	06.2026 r.	skala 1:100	
adres budowy:	Etłk, ul. Mateckich 4; dz. nr geod. 391/2		
obiekt:	Budynek Sądu Rejonowego w Etłku		
inst. sanitarne:	mgr inż. Jarosław Kozioł Uprawnienia budowlane do projektowania bez ograniczeń w specjalności instalacje sanitarne nr PDL/0171/PWBS/19	podpis:	
		nr rys.:	2.1
WSZYSTKIE PRAWA ZASERWOWANE, ŁĄCZNIE Z PRAWEM DO REPRODUKOWANIA I UDOSTĘPNIANIA, W CAŁOŚCI LUB CZĘŚCI, BEZ ZGODY AUTORA.			