


III Pietro

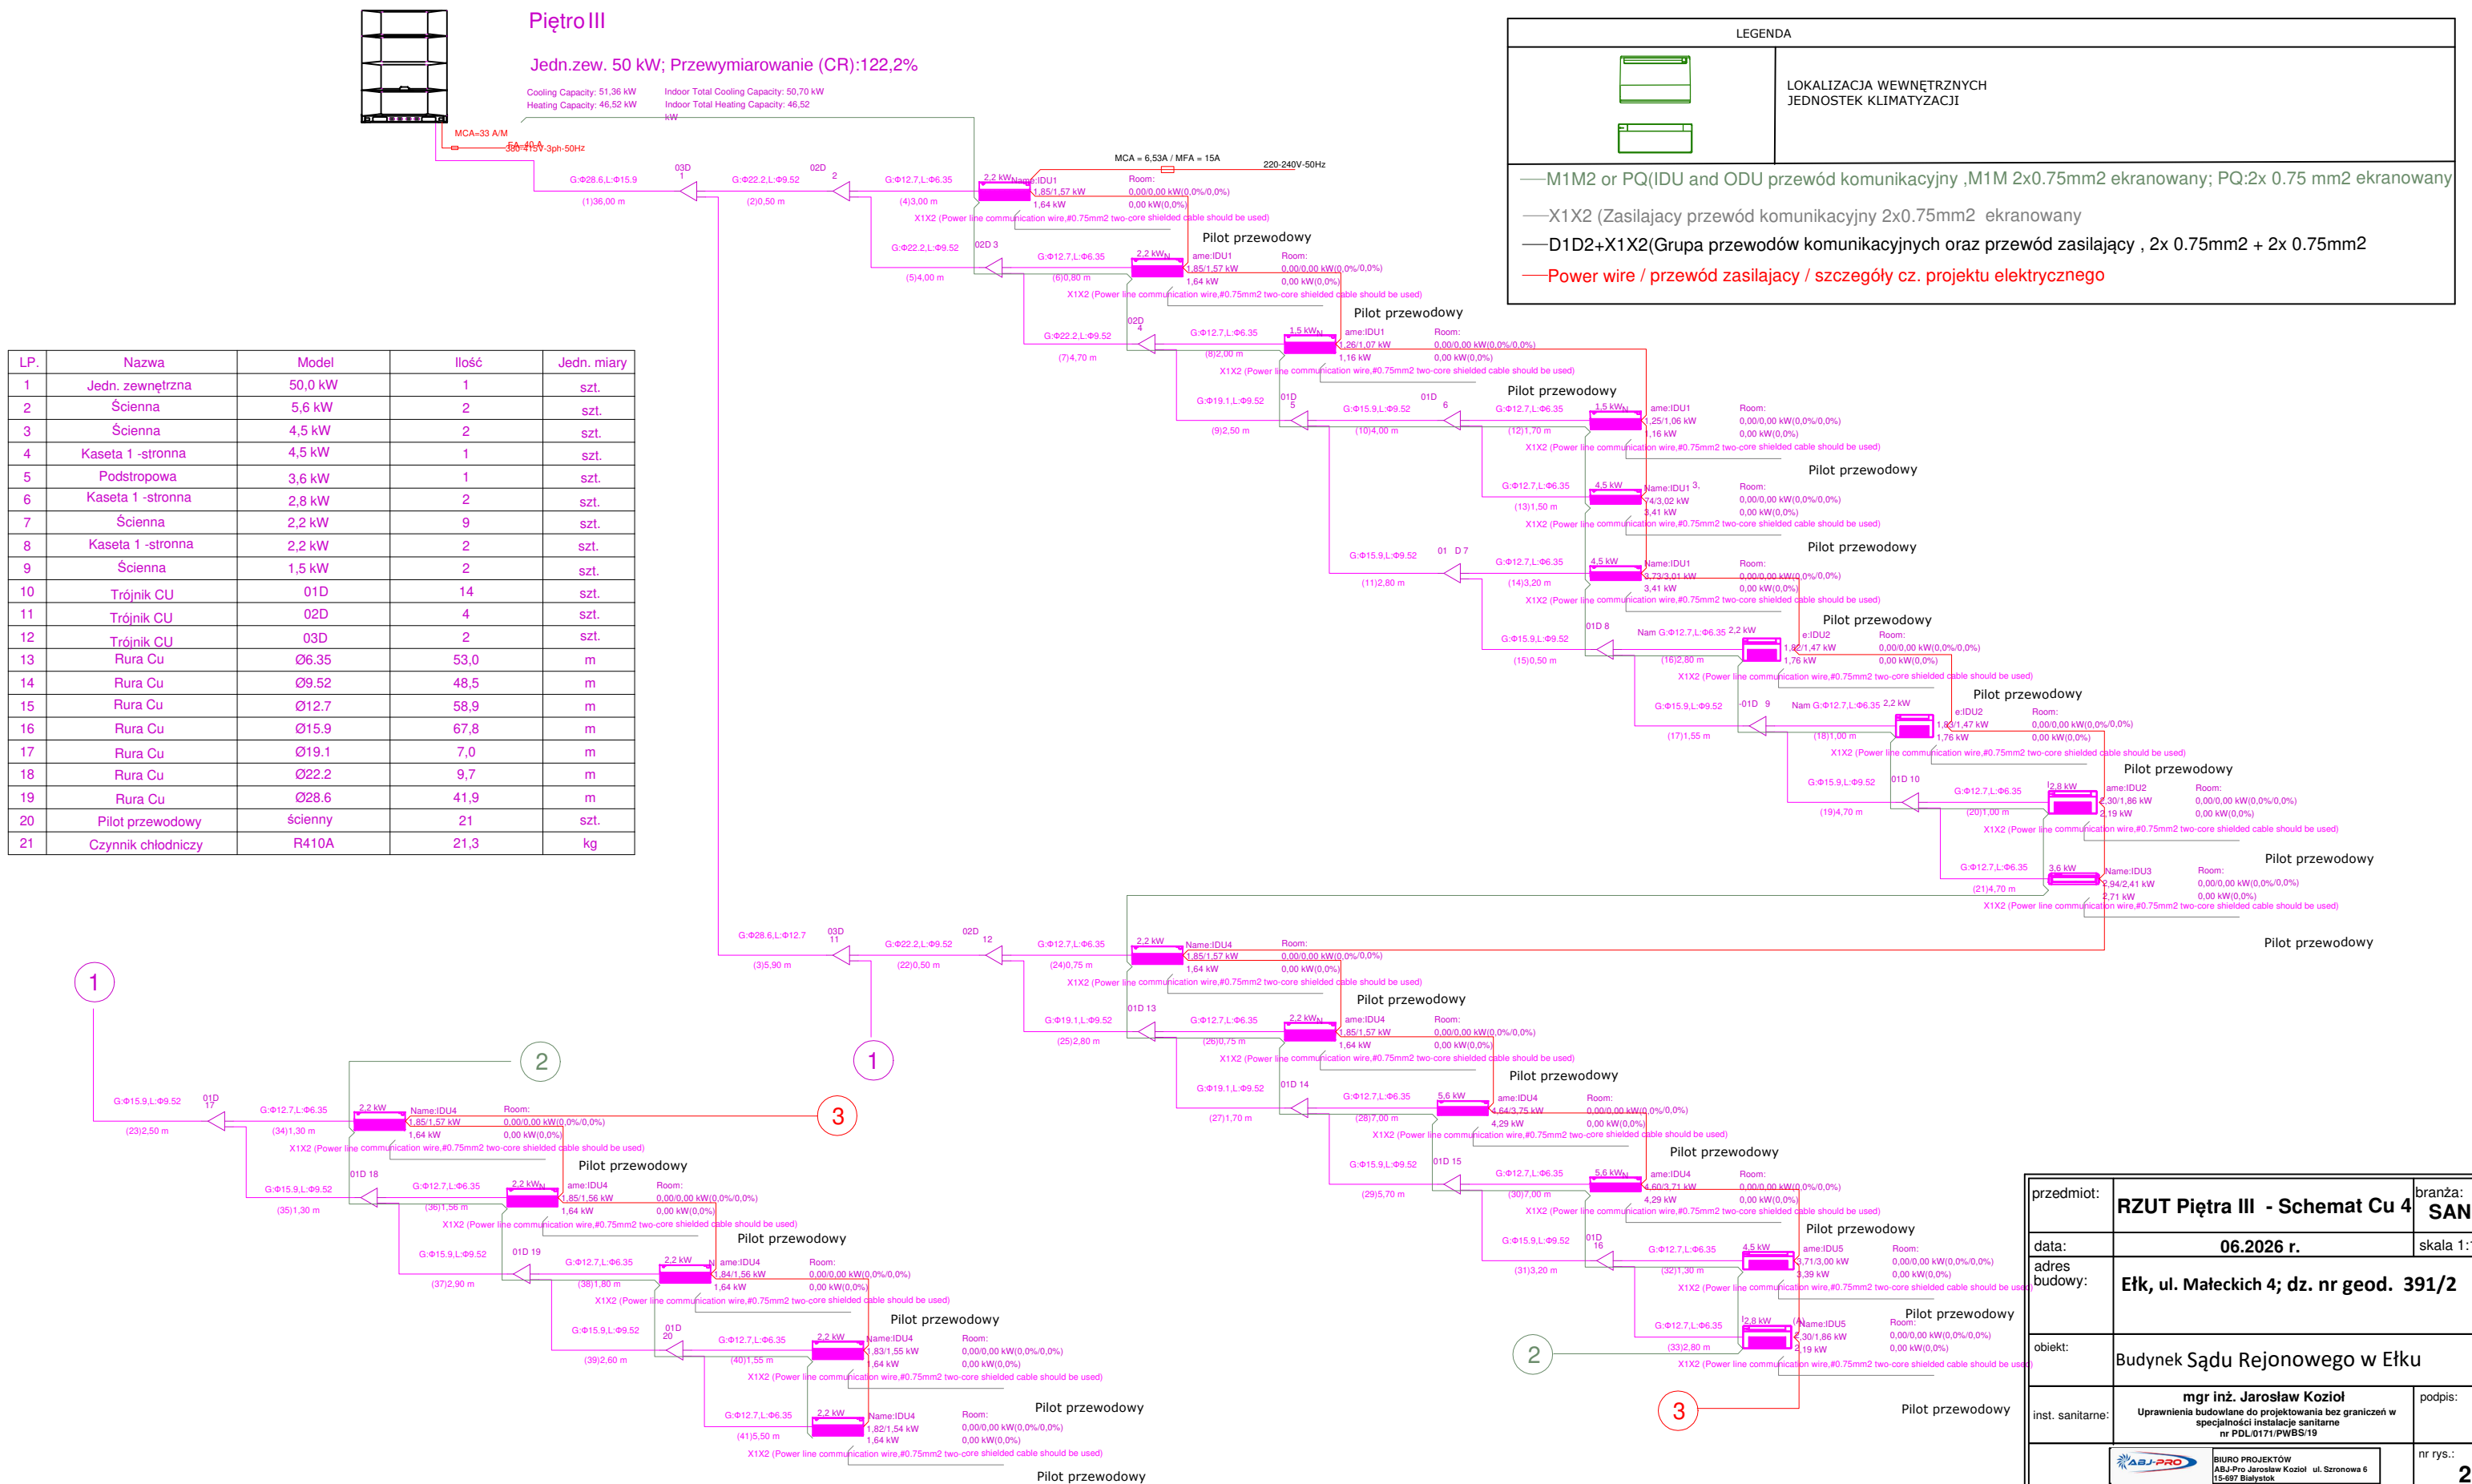

przedmiot:	RZUT Piętra III - Schemat Cu 4		branża: SANIT.
data:	06.2026 r.		skala 1:100
adres budowy:	Etłk, ul. Małeckich 4; dz. nr geod. 391/2		
obiekt:	Budynek Sądu Rejonowego w Etłku		
inst. sanitarne:	mgr inż. Jarosław Koziol Uprawnienia budowlane do projektowania bez ograniczeń w specjalności instalacje sanitarne nr PDL.0171/PWBS/19		podpis:
		BIURO PROJEKTÓW ABU-Pro Jarosław Koziol ul. Szronowa 6 15-007 Białystok	nr rys.: 2.4
WSZYSTKIE PRAWA ZASTRZEŻONE. ŁĄCZNIE Z PRAWEM DO REPRODUKCJI I UDOSTĘPNIANIA, W CAŁOŚCI LUB CZĘŚCI, BEZ ZGODY AUTORA.			