 



IV Piętro



Piętro IV

jedn.zew 56 kW Przewymiarowanie (CR):117,1%

Cooling Capacity: 56,94 kW Indoor Total Cooling Capacity: 56,16 kW
Heating Capacity: 52,09 kW Indoor Total Heating Capacity: 52,09 kW

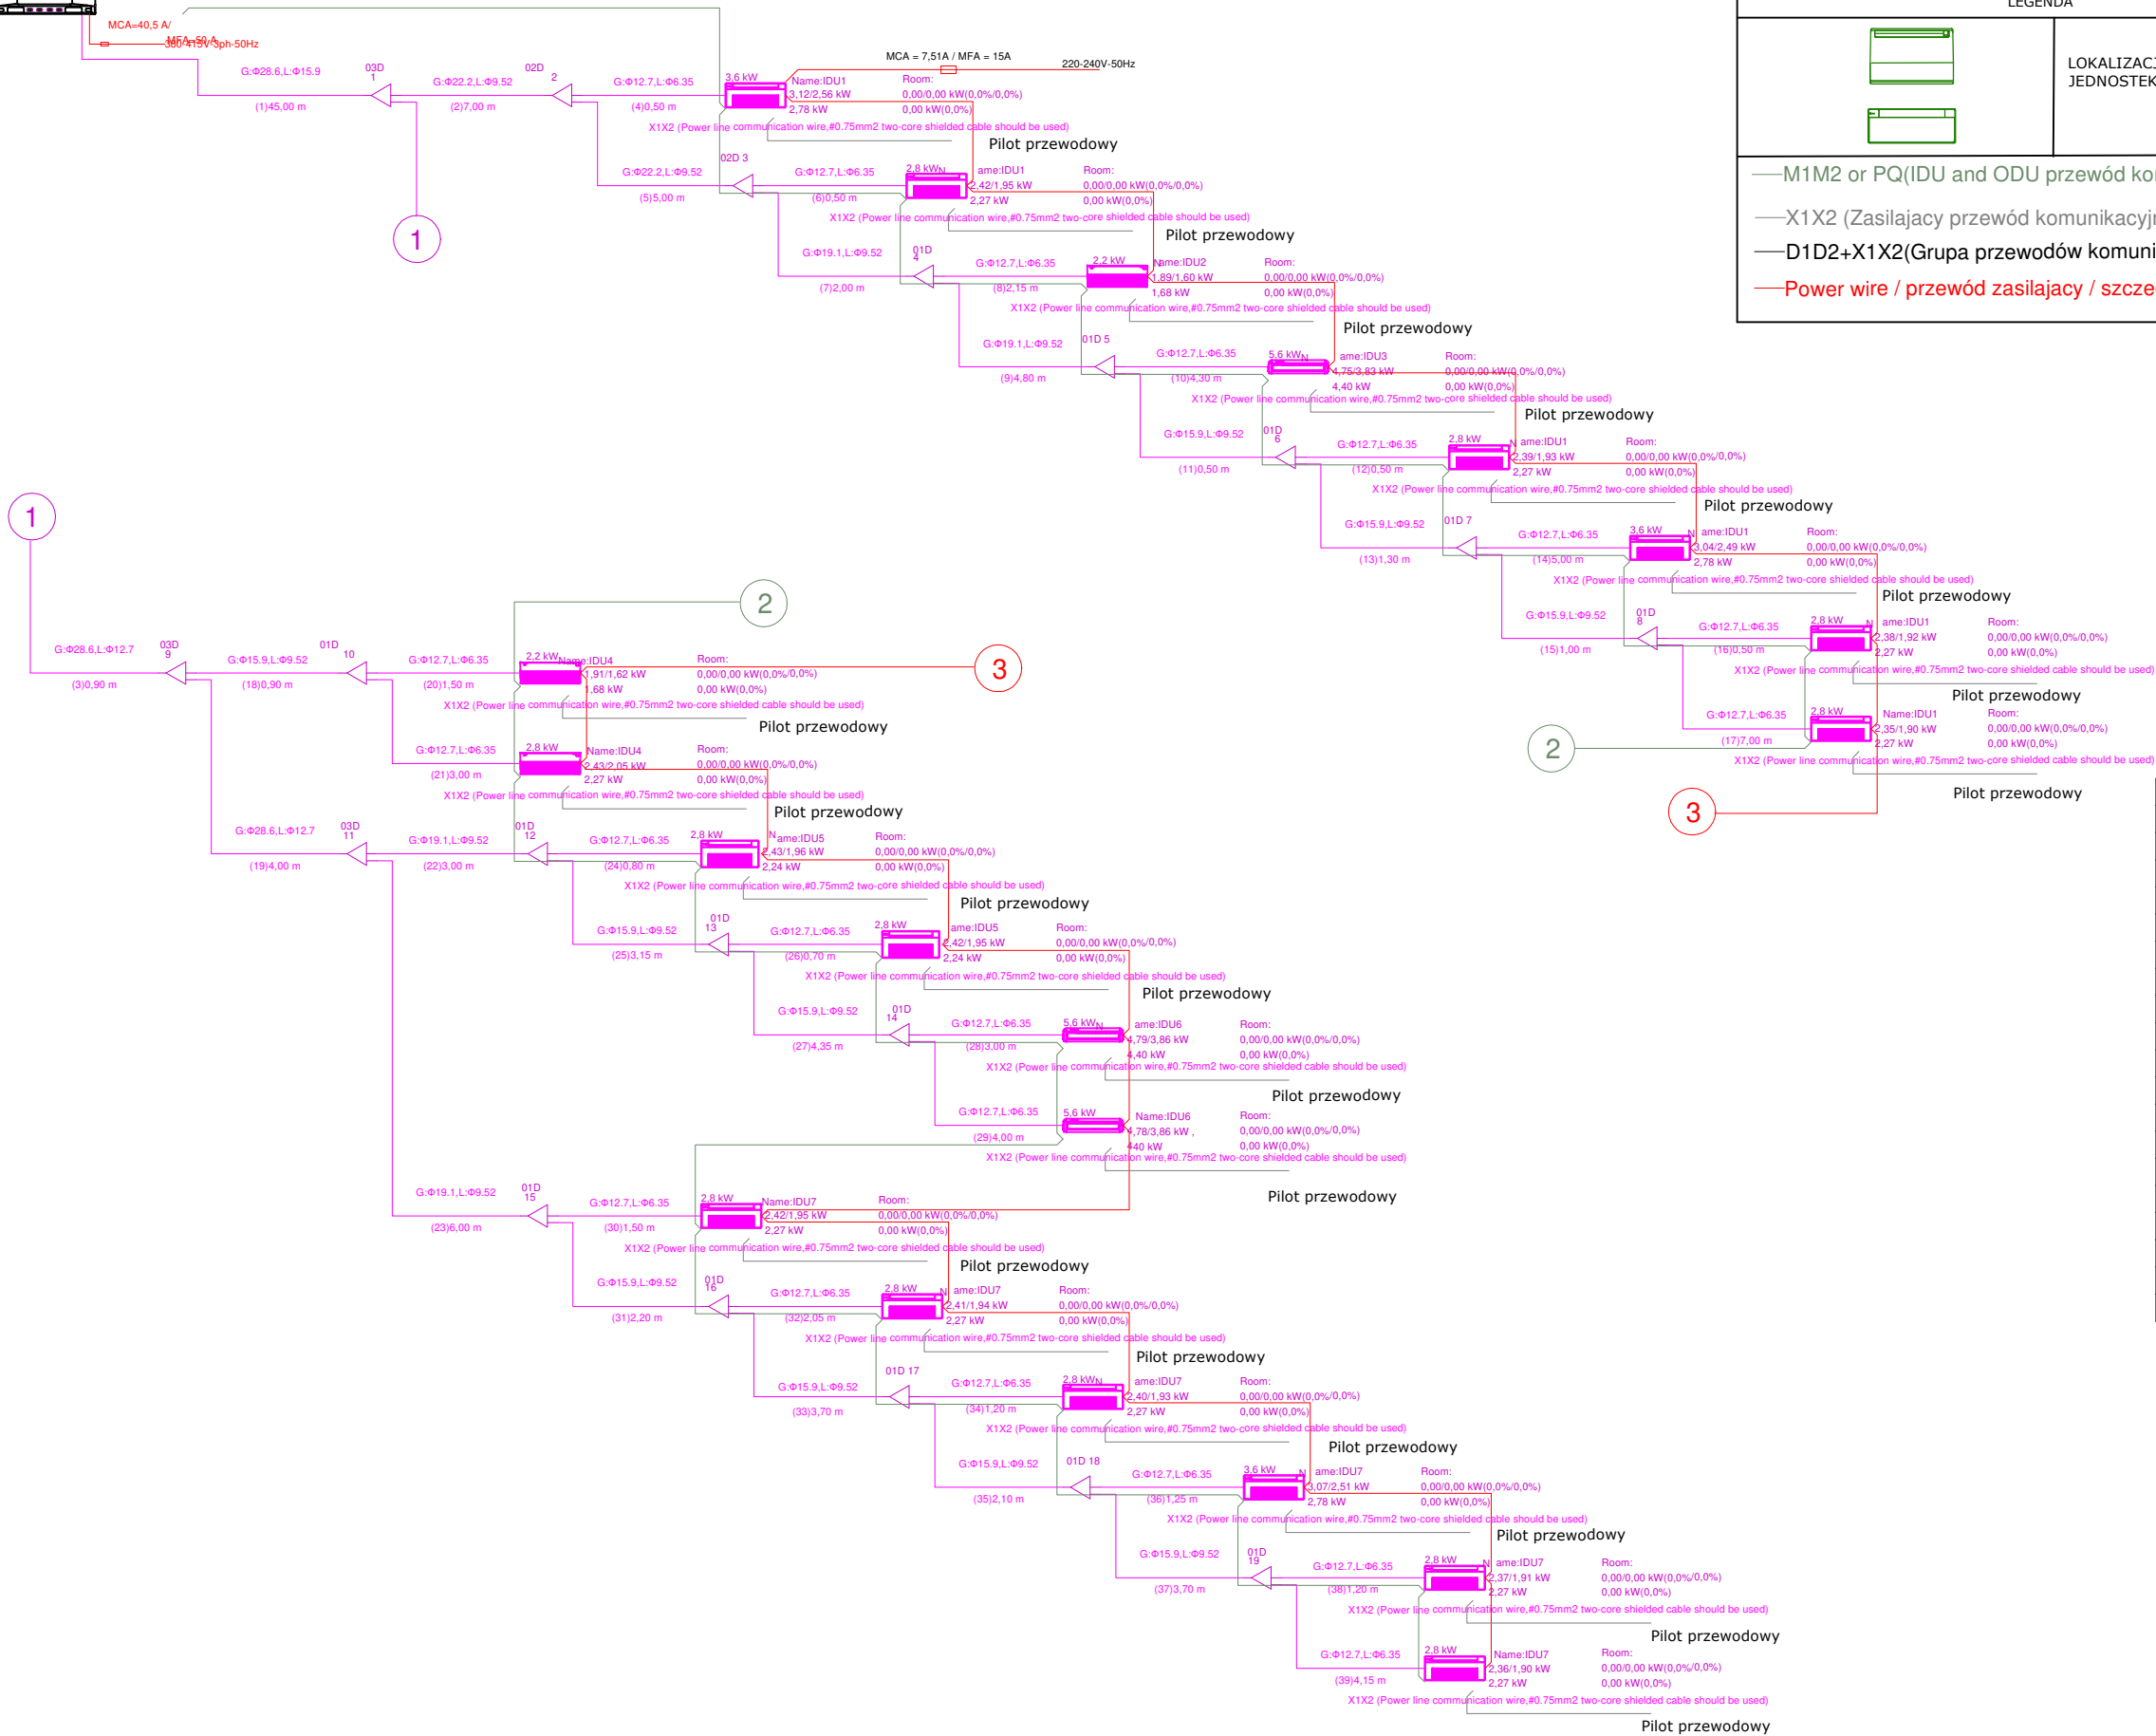

LEGENDA

M1M2 or PQ(IDU and ODU przewód komunikacyjny ,M1M 2x0.75mm2 ekranowany; PQ:2x 0.75 mm2 ekranowany)

X1X2 (Zasilający przewód komunikacyjny 2x0.75mm2 ekranowany)

D1D2+X1X2(Grupa przewodów komunikacyjnych oraz przewód zasilający , 2x 0.75mm2 + 2x 0.75mm2)

Power wire / przewód zasilający / szczegóły cz. projektu elektrycznego

LP.	Nazwa	Model	Ilość	Jedn. miary
1	Jedn. zewnętrzna	56,0 kW	1	szt.
2	Podstropowa	5,6 kW	3	szt.
3	Kaseta 1 -stronna	3,6 kW	3	szt.
4	Kaseta 1 -stronna	2,8 kW	9	szt.
5	Ścienne	2,8 kW	1	szt.
6	Kaseta 1 -stronna	2,8 kW	2	szt.
7	Ścienne	2,2 kW	2	szt.
8	Trójnik CU	01D	14	szt.
9	Trójnik CU	02D	2	szt.
10	Trójnik CU	03D	3	szt.
11	Rura Cu	Ø6.35	44,8	m
12	Rura Cu	Ø9.52	50,7	m
13	Rura Cu	Ø12.7	49,7	m
14	Rura Cu	Ø15.9	67,9	m
15	Rura Cu	Ø19.1	15,8	m
16	Rura Cu	Ø22.2	12,0	m
17	Rura Cu	Ø28.6	49,9	m
18	Pilot przewodowy	ścienny	20	szt.
19	Czynnik chłodniczy	R410A	22,3	kg

przedmiot:

RZUT Piętra III - Schemat Cu 4

branża:

SANIT.

data:

06.2026 r.

skala 1:100

adres budowy:

Ełk, ul. Małeckich 4; dz. nr geod. 391/2

obiekt:

Budynek Sądu Rejonowego w Ełku

inst. sanitarne:

mgr inż. Jarosław Kozioł
Uprawnienia budowlane do projektowania bez ograniczeń w specjalności instalacje sanitarne nr PDL/0171/PWBS/19

podpis:

BIURO PROJEKTÓW
ABJ-Pro Jarosław Kozioł ul. Szronowa 6
15-697 Białystok

nr rys.:

2.4

WSZYSTKIE PRAWA ZASERWIZOWANE. ŁĄCZNIE Z PRAWEM DO REPRODUKCJI I UDOSTĘPNIANIA, W CAŁOŚCI LUB CZĘŚCI, BEZ ZGODY AUTORA.