

MAPA DO CELÓW PROJEKTOWYCH

Skala 1:500

Jednostka ewidencyjna: 321603_4, Polczyn-Zdrój - Miasto
Obręb: 003-Polczyn-Zdrój
Działka: 441, 442
Układzie wsp. płaskich: 2000 strefa 5 (15)
Układ odniesienia: PL-EVRF2007-NH


Obszar aktualizacji:
Identyfikator zgłoszenia pracy: GG.6640.228.2022
Data opracowania: 18.03.2022r.
Kierownik prac: inż. Lechosław Kupień, nr świad. 12344

Nazwa wykonawcy prac:
"GEO – POL"
ZAKŁAD USŁUG GEODEZYJNYCH
JANUSZ KUPIEŃ
ul. Rzemieślnicza 5, 78-320 Polczyn-Zdrój
tel. 94 3663620, 606 300 931
e-mail: geo-poi3@wp.pl

GG.6640.228.2022	STAROSTA ŚWIDWIŃSKI
ID zgłoszenia pracy geodezyjnej	nazwa organu
Oświadczam, że niniejszy dokument został opracowany w wyniku pracy geodezyjnej, której rezultaty zawiera operat techniczny pozytywnie zweryfikowany w dniu : nr protokołu:	
Jestem świadomy odpowiedzialności karnej za złożenie fałszywego oświadczenia.	
Białogard dnia :	
Imię, nazwisko i podpis	Dokument podpisał kwalifikowanym podpisem elektronicznym inż. Lechosław Kupień, nr upr: 12344

LEGENDA

	Slup stożkowy stalowy ocynkowany 7 m z wysięgnikiem 1 m i dedykowanym prefabrykowanym fundamentem
	Oprawa oświetlenia ulicznego LED z optyką do oświetlenia obszarowego 36 W 4000 K 4350 lm
	Oprawa oświetlenia ulicznego LED z optyką do oświetlenia obszarowego 36 W 4000 K 4350 lm
	Uziom taśmowy FeZn 30x4 układany w wykopie kablowym, rezystancja mniejsza niż 10 Ω
	Kabel niskiego napięcia YAKXs 3x35 mm2 - zasilanie rozdzielnic RT wiaty targowej i sieć oświetlenia terenu
	Rozdzielnica RT wiaty targowej (zasilanie dla oświetlenia wiaty terenu i instalacji fotowoltaicznej) w obudowie termoutwardzalnej II klasa izolacyjności
	Złącze kablowo-pomiarowe projektowane wg. odrębnego opracowania wykonanego przez OSD Energea Operator S.A. - prawdopodobna lokalizacja do wyjaśnienia na etapie wykonawstwa
	KABEL YAKXs 3x35 ZASILAJĄCY PROJEKTOWANE OPRAWY W DRUGIM ETAPIE REALIZACJI
	STACJA ŁADOWANIA ZEWNĘTRZNA 2x3,7kW, WYPOSAŻONA W LICZNIK ENERGII ORAZ ZABEZPIECZENIE RCM B
	KABEL YAKXs 5x16 ZASILAJĄCY PROJEKTOWANE STACJE ŁADOWANIA SAMOCHODÓW ELEKTRYCZNYCH

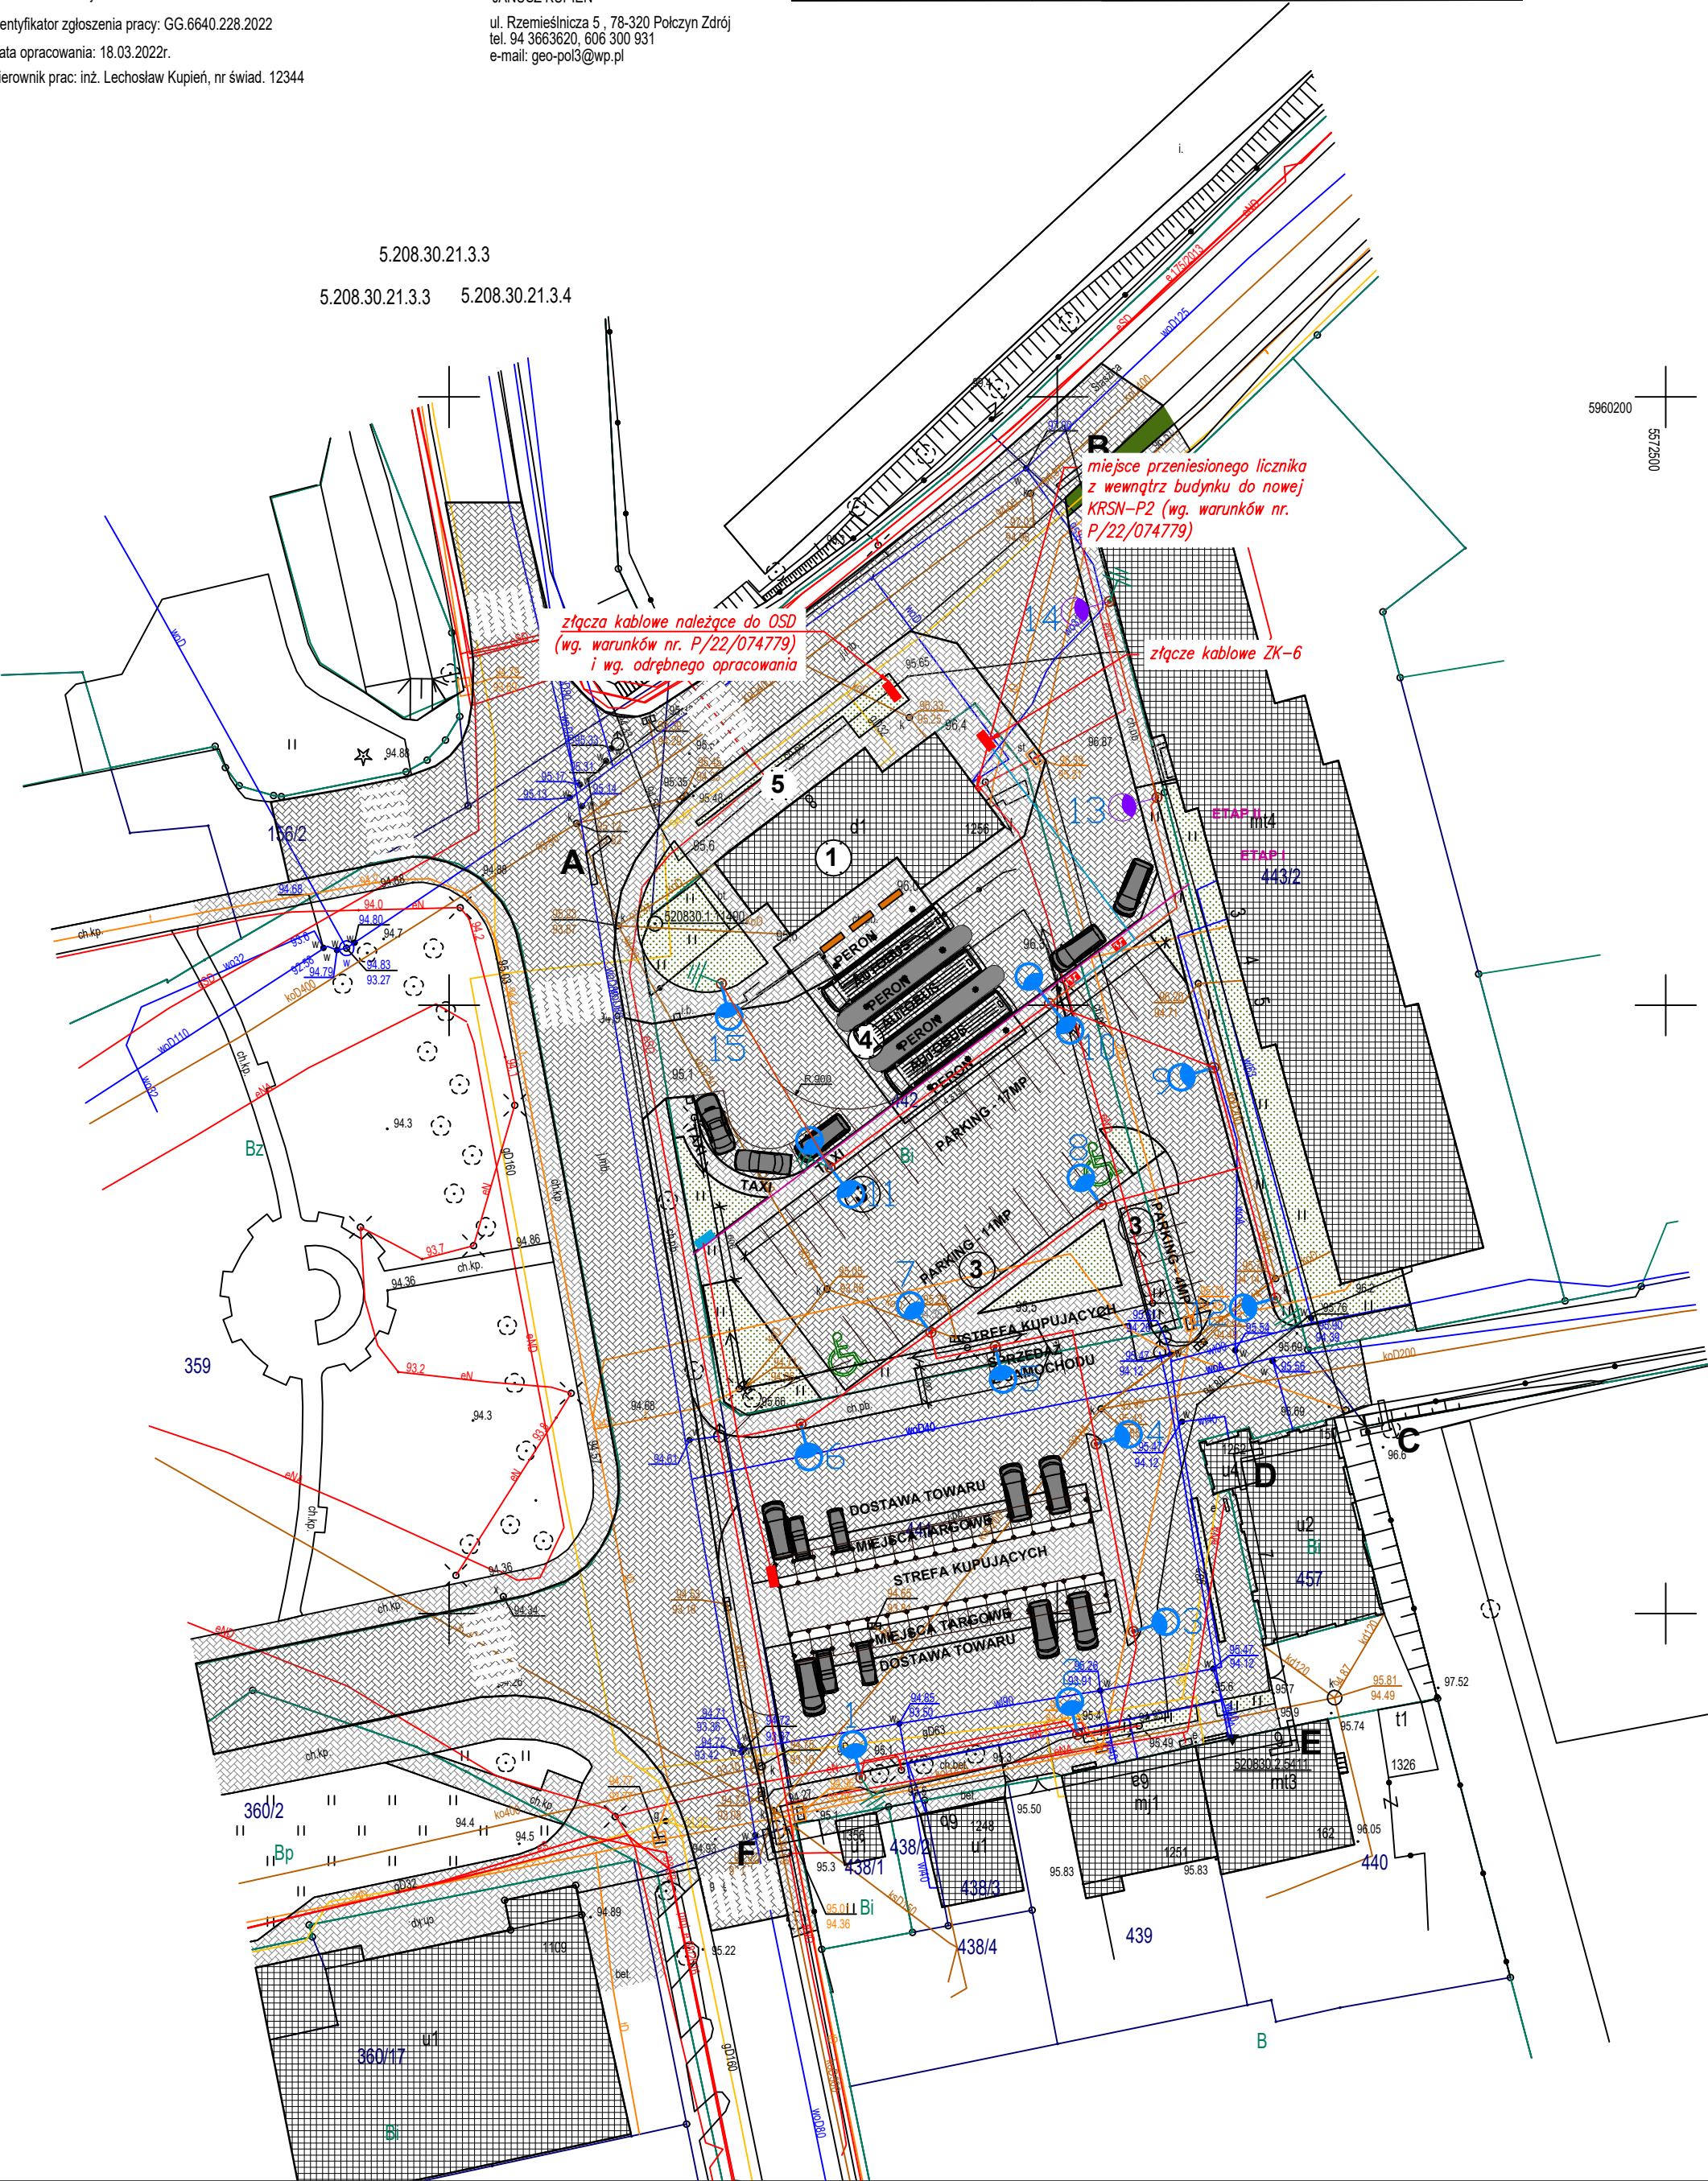

michalotomanski.pl

Projektowanie Architektoniczne Michał Otomański
94-104 Łódź, ul. Obywatelska 106B lok. 36 ; NIP 727-149-26-45 ; REGON: 472228329
tel. +48 601 268 386; e-mail: architekt@michalotomanski.pl www.michalotomanski.pl

INWESTOR:	Gmina Polczyn Zdrój mająca siedzibę w Urzędzie Miejskim przy Placu Wolności 3-4	
OBIEKT:	Plac Tysiąclecia Państwa Polskiego, 78-320 Polczyn-Zdrój.	
NAZWA PROJEKTU:	Projekt budowlany przebudowy Placu Tysiąclecia Państwa Polskiego, 78-320 Polczyn-Zdrój. ETAP II - Przebudowa budynku dworca wraz z zagosp. terenu i infrastruktury technicznej.	
PROJEKTANT:	mgr inż. Rafał Woszczalski nr uprawnień: LOD/3966/PWBE/19	
SPRAWDZAJĄCY:	mgr inż. Krzysztof Kardecki nr uprawnień: LOD/4422/PBE/20	
TEMAT RYSUNKU:	PROJEKT ZAGOSPODAROWANIA TERENU ETAP II - PRZEBUDOWA DWORCA	
NR RYSUNKU:	EPZT	FAZA: PT
SKALA:	1:500	DATA: LISTOPAD 2022r.
		BRANŻA: ELEKTRYCZNA

Zastrzegam, że treść prezentowana na niniejszym rysunku stanowi własność: Projektowanie Architektoniczne Michał Otomański
Oświadczam, że niniejszy dokument został opracowany w wyniku pracy geodezyjnej, której rezultaty zawiera operat techniczny pozytywnie zweryfikowany w dniu :
nr protokołu: