


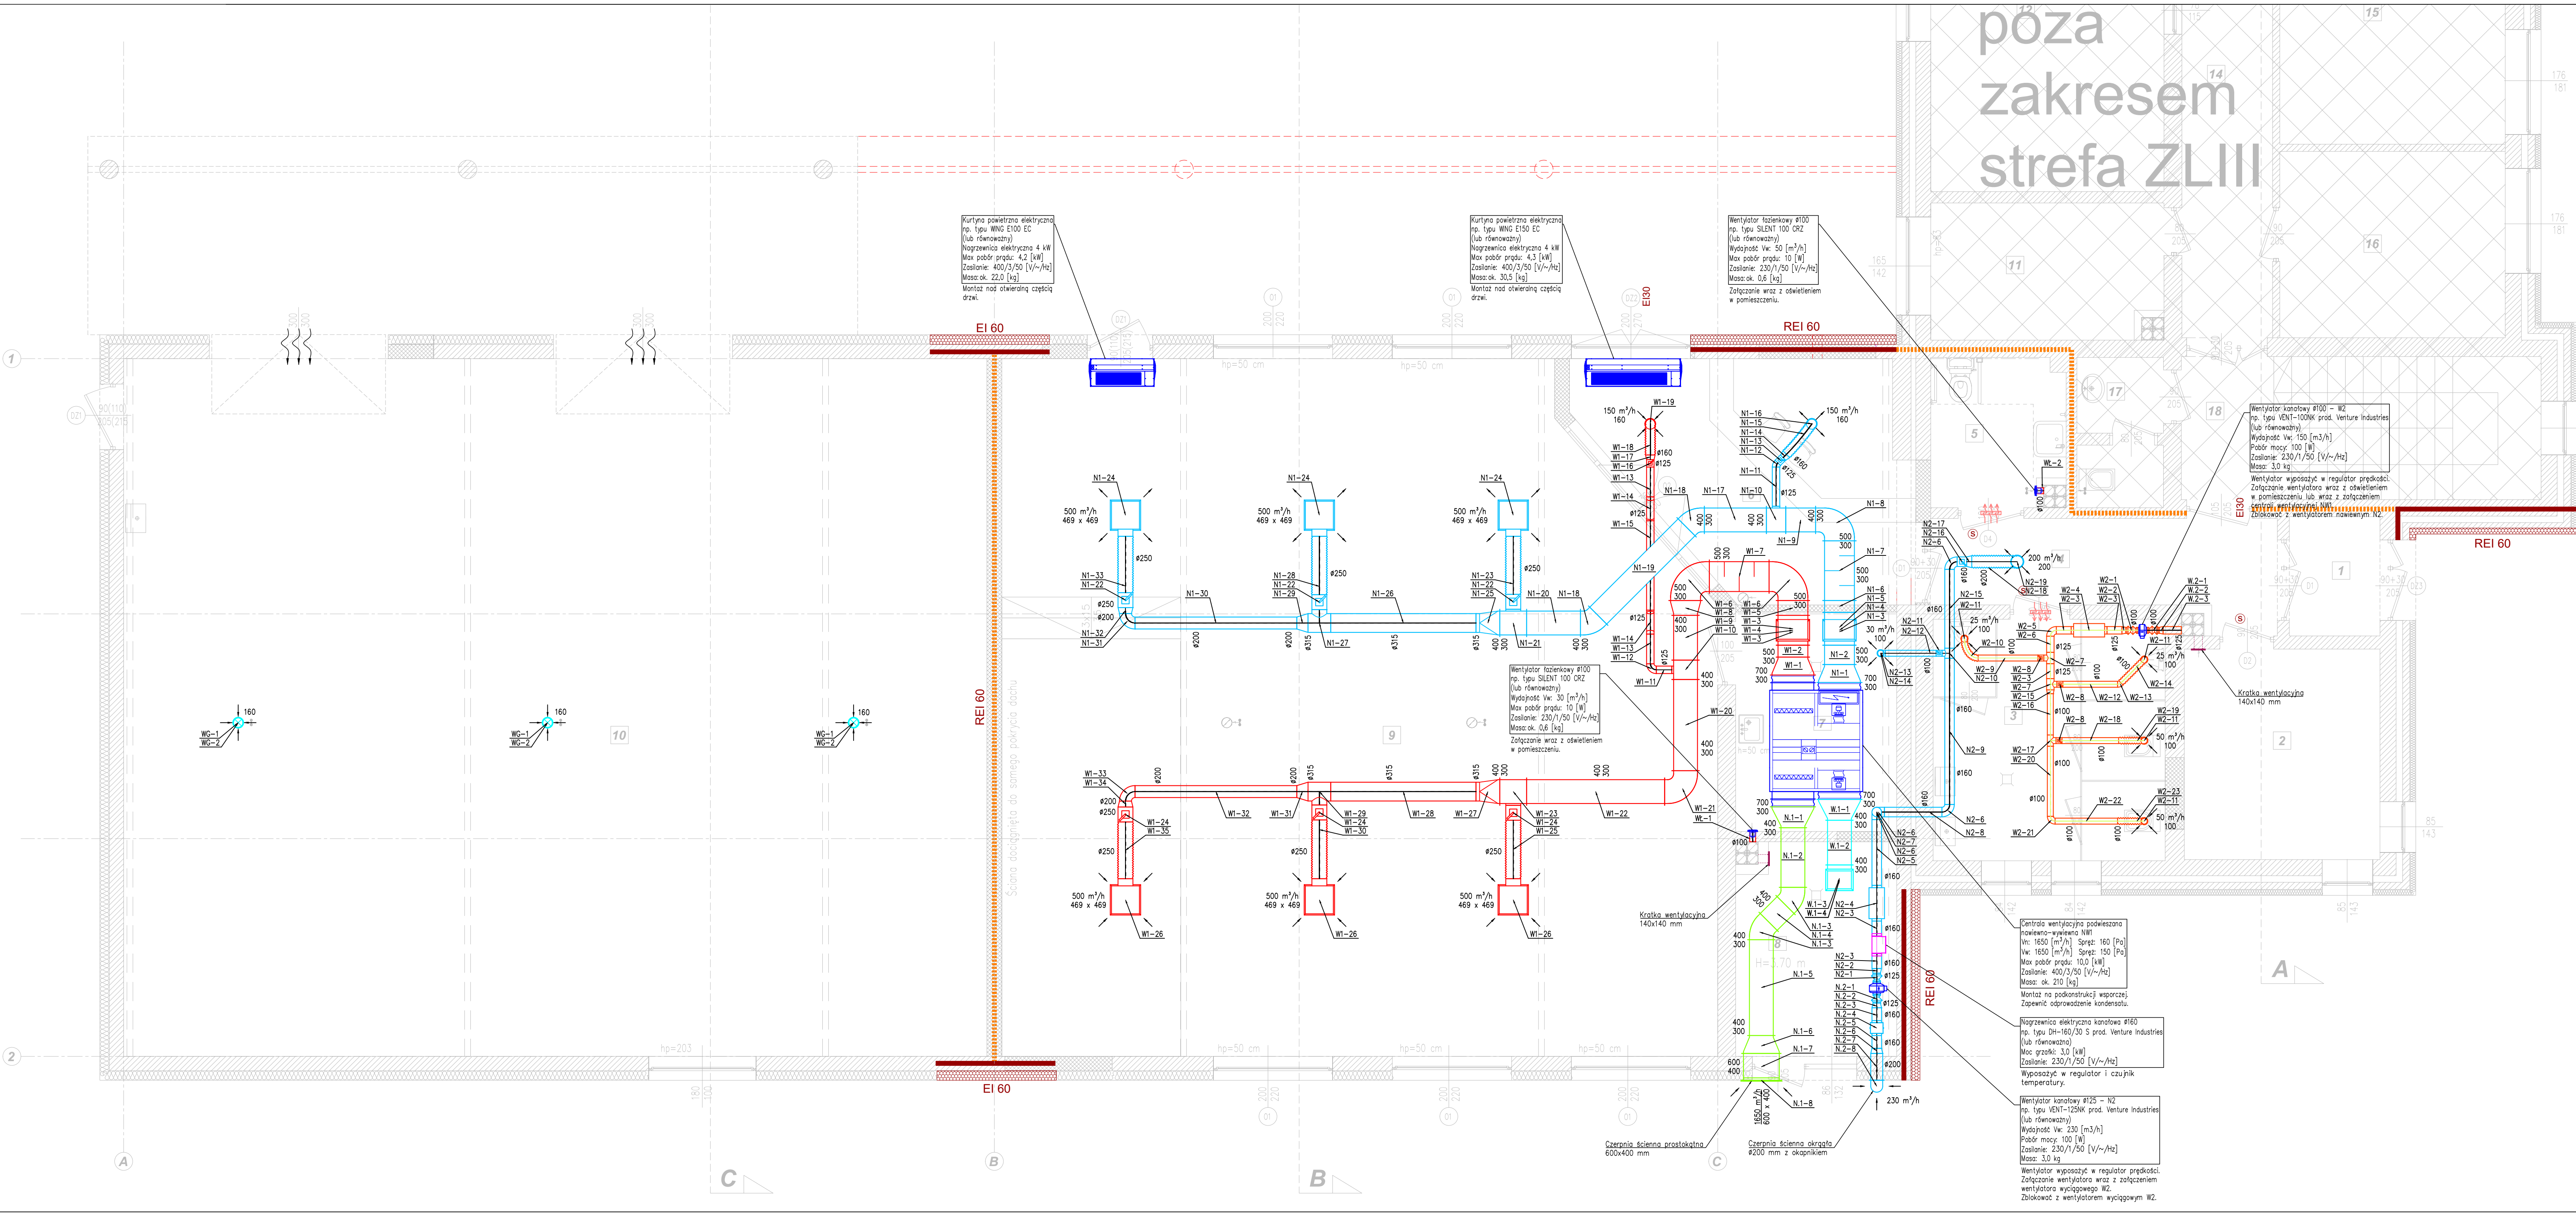

LEGENDA

okrągłe przewody wentylacyjne

prostokątne przewody wentylacyjne

wymiary przewodów wentylacyjnych

kratka przepływowa w drzwiach

UWAGI:

1. Instalację wentylacyjną wyposażyc w przepustnice regulacyjne.

2. Instalacja wentylacyjna powinna być wyposażona w tłumiki akustyczne.

3. Przewody wentylacyjne należy zaizolować termicznie według opisu.

4. Przed zamówieniem przewodów wentylacyjnych długości sprawdzić na budowie przed zamówieniem.

5. Wymiary odsadzek zweryfikować na budowie.

6. Stronę wykonania centrali wentylacyjnej należy sprawdzić na budowie przed zamówieniem.

7. Zapewnić odprowadzenie skraplin z centrali wentylacyjnej.

8. Umożliwić dostęp do elementów wymagających obsługi.

9. Na przewodach wentylacyjnych należy wykonać rewizje do ich czyszczenia, zgodnie z opisem i wymaganiami zawartymi w WIWQ Zeszyt 5, CIBRI instal. Dokładną lokalizację rewizji należy określić na budowie.

10. Rysunek rozpatrywać razem z projektami pozostałych branż oraz opisem technicznym.

UWAGA:

Projekt został opracowany na podstawie dostarczonych podstawów architektonicznych i przekrojów budynku. Rysunki mogą w pełni nie odzwierciedlać dokładnych rzędnych wysokościowych. Część rysunkowa i opis techniczny stanowią integralną część opracowania i należy je rozpatrywać łącznie.

WYKAZ POWIERZCHNI PROJEKTOWANYCH		
1	WIATROLAP	3,04 m²
2	POM. BIUROWE	11,58 m²
3	WC	15,75 m²
4	KORYTARZ	9,01 m²
5	WC	5,40 m²
6	RECEPCJA	18,77 m²
7	POM. PORZĄDKOWE	9,94 m²
8	KOTŁOWNIA	9,42 m²
9	SALA KONFERENCYJNA	133,38 m²
10	GARAŻ NA MASZYNY	169,30 m²
RAZEM		385,59 m²
WYKAZ POWIERZCHNI ISTNIEJĄCYCH		
11	POM. BIUROWE	8,74 m²
12	POM. BIUROWE	20,26 m²
13	POM. BIUROWE	12,59 m²
14	KORYTARZ	22,16 m²
15	POM. BIUROWE	18,88 m²
16	POM. BIUROWE	11,81 m²
17	WC	3,36 m²
18	KL. SCHODOWA	14,45 m²
RAZEM		112,25 m²
ŁĄCZNIE		497,84 m²

SANIPLAN

Inżynieria Sanitarna Karol Kępski
Podkalek 1a, 97-330 Sulejów

PROJEKT TECHNICZNY

Temat:

Przebudowa części istniejącego budynku magazynowego wraz ze zmianą sposobu użytkowania w jego części na salę konferencyjną oraz przebudowa zaplecza socjalno-sanitarnego istniejącego budynku usług oświaty

Adres obiektu:

Ul. Wolborska 50, 97-300 Piotrków Trybunalski, dz. nr ewid. 462/9, obr. geod. 0016, m. Piotrków Tryb.

Inwestor:

Łódzki Ośrodek Doradztwa Rolniczego zs. w Bratoszowicach, 95-011 Bratoszewice

Nazwa rysunku:

RZUT PARTERU - Instalacja wentylacyjna

Branda Sanitarna:

Projektant:

mgr inż. Karol Kępski

Branda Sanitarna:

Sprawdzający:

mgr inż. Jarosław Nastorowicz

Nr uprawnień:

LOD/4978/PWB/S/23

Nr uprawnień:

LOD/5023/PWB/S/23

Skala:

1:50

Data:

Lipiec 2025

Nr rys.:

07