


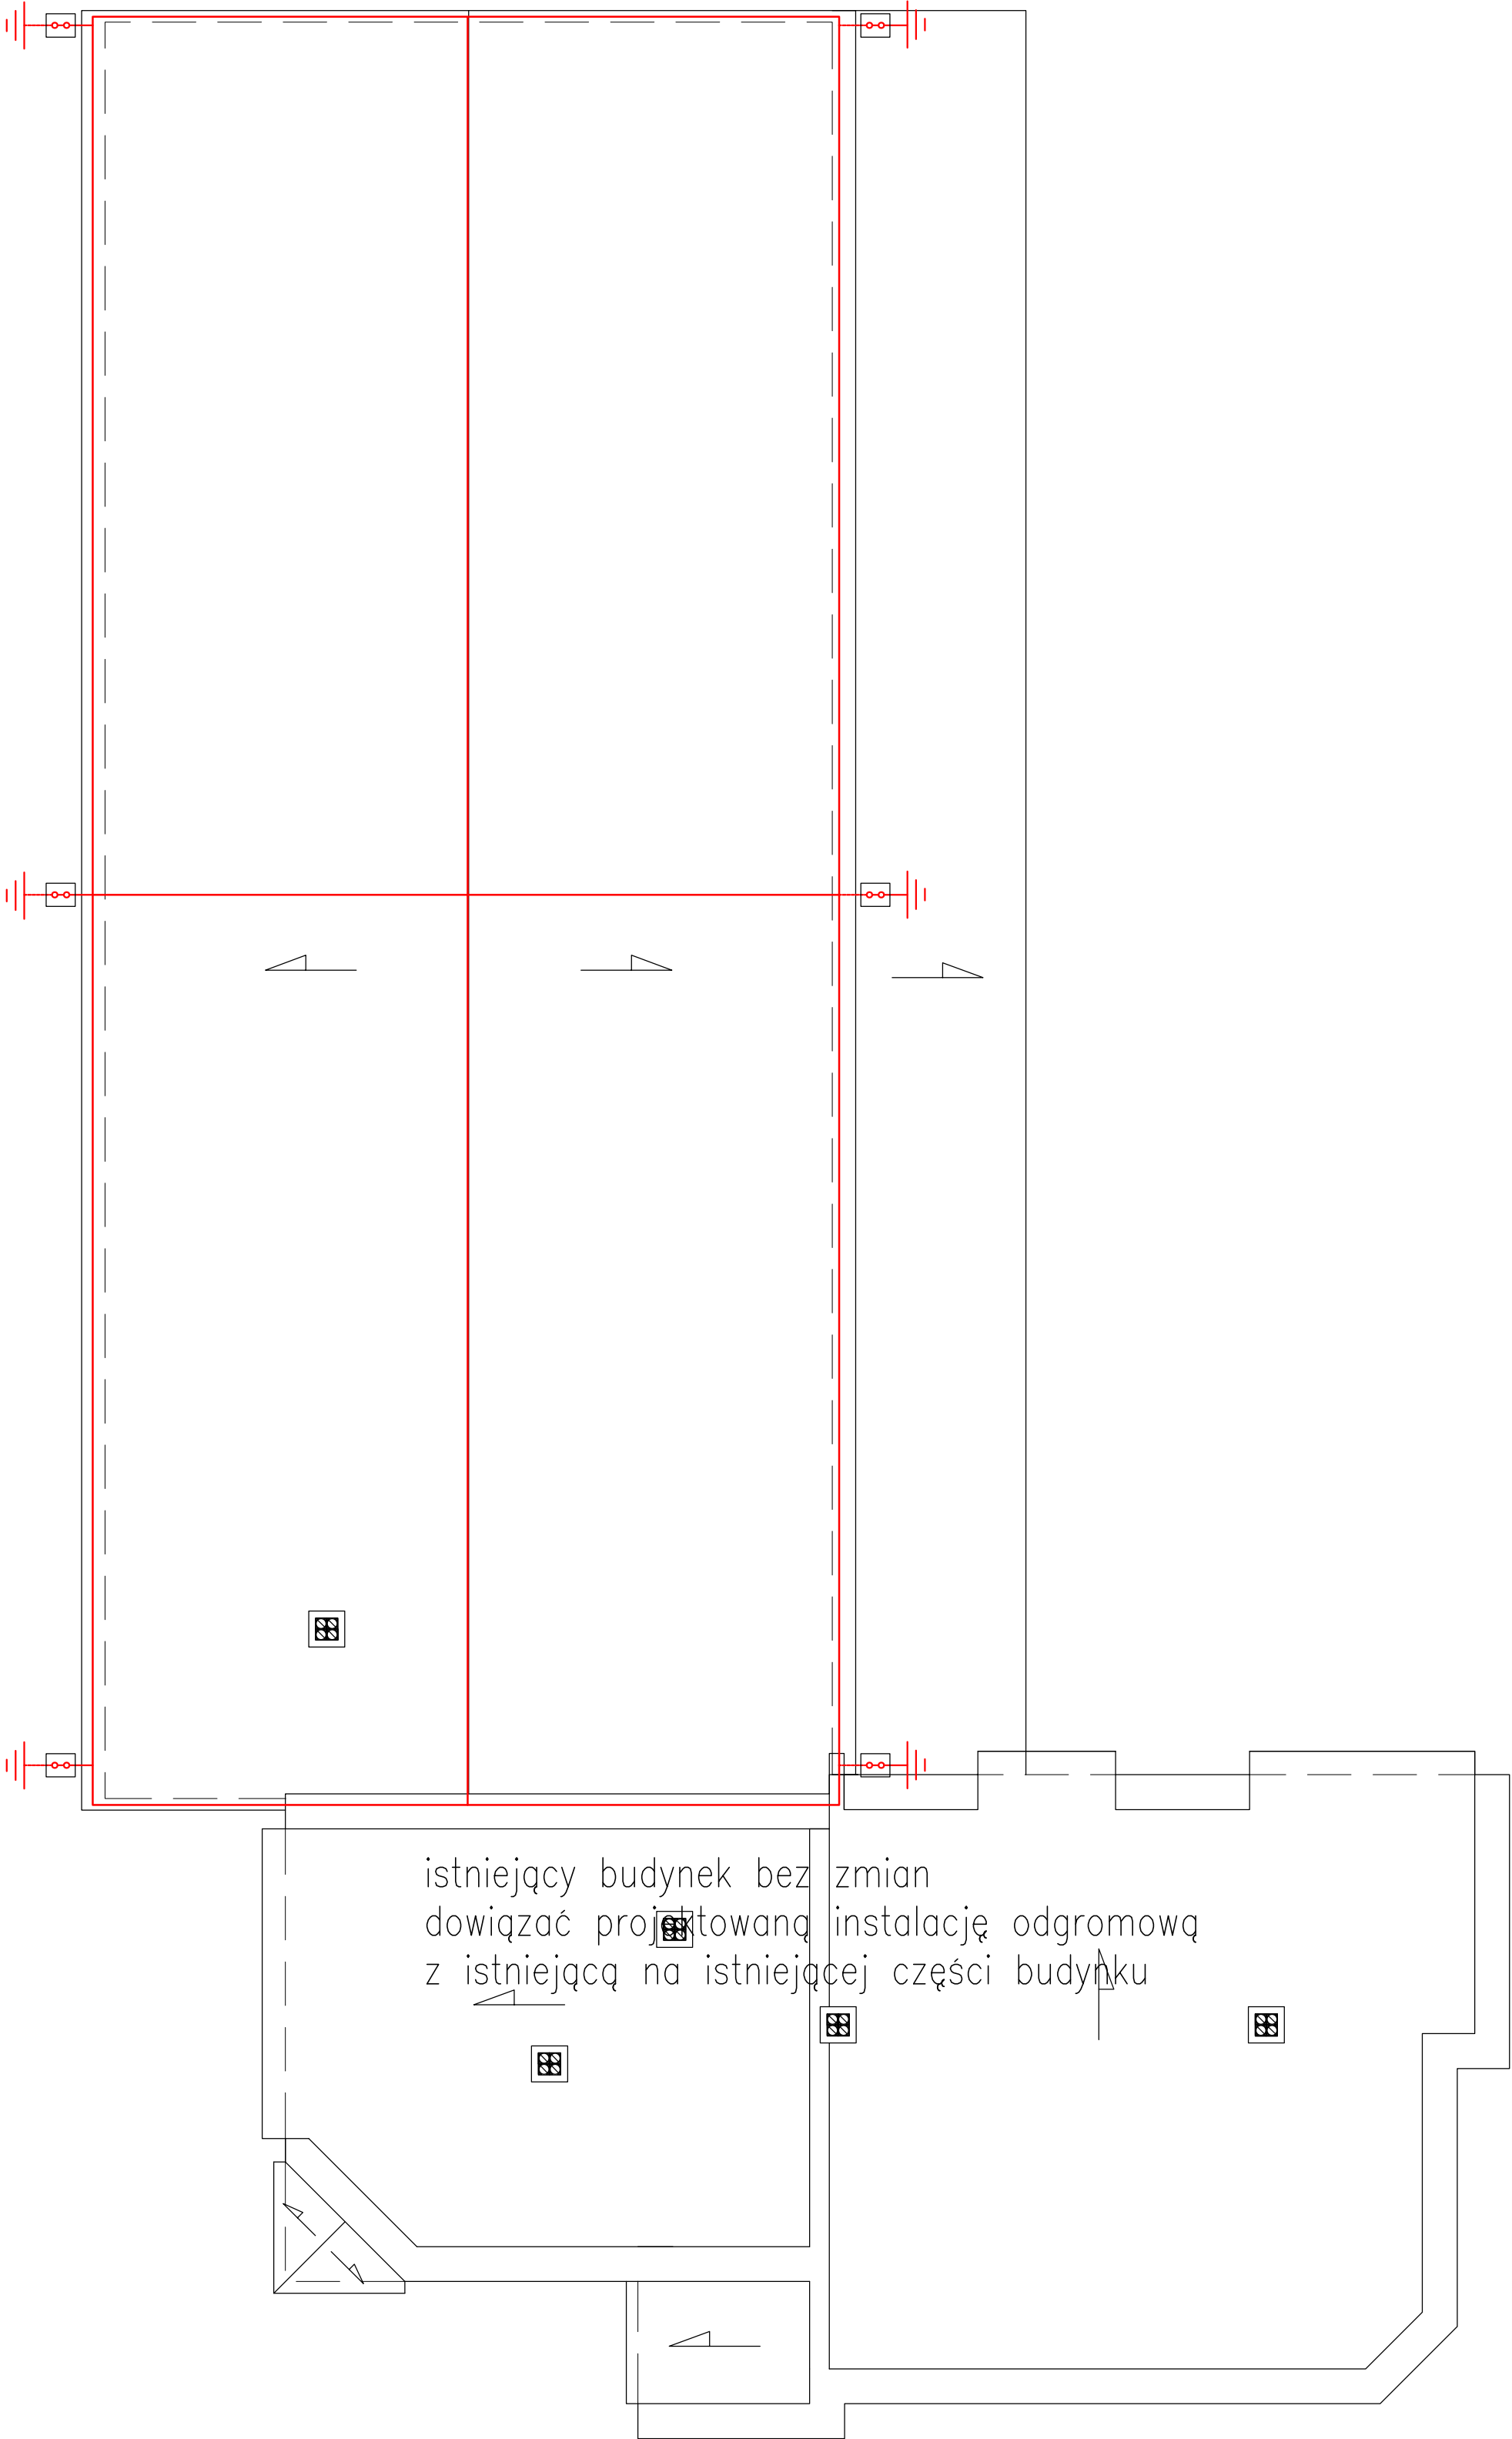

Zwody poziome niskie z drutu FeZn $\varnothing 8\text{mm}$ układać na wspornikach przystosowanych do występującego pokrycia dachowego.

Zwody poziome na murkach osłonowych montować po wewnętrznej stronie murka poniżej obróbki blacharskiej. Zwody połączyć z blachami obróbki blacharskiej za pomocą złącz do blach.

Jako zwody poziome można wykorzystać nie izolowane blachy pokrycia dachowego o grubości nie mniejszej niż 0,5mm.

Przewody odprowadzające instalacji odgromowej wykonać z drutu stalowego FeZn $\varnothing 8$ w rurach osłonowych niepalnych RHDPE 32FP w warstwie ocieplenia. Złącza kontrolne instalować w skrzynkach probierczych podłukowo lub w podłożu.

Do sieci zwodów poziomych przyłączyć metalowe rynn, elementy obróbki blacharskiej oraz wszystkie metalowe elementy konstrukcji dachowych (wywietrzniki, wyłaz dachowy, drabinki itp.) wystające ponad powierzchnię dachu.

Do głównej szyny wyrównawczej wyprowadzonej taśmą stalową FeZn 30x4 z uziumu otokowego podłączyć metalowe przewody instalacji wodnej, gazowej, co i wentylacji, punkty PE tablic rozdzielczych, korytka kablowe.

Wymagano oporność uziumu nie więcej niż 10 Ω .

Instalację wykonać zgodnie z normą PN-EN 62305.

uziemiać – przewody odprowadzające instalacji odgromowej połączyć z wypustkami uziumu fundamentowego

zwody instalacji odgromowej z drutu stalowego FeZn $\varnothing 8$

złącze kontrolne w skrzynce probierczej

DELTA INSTALACJE ELEKTRYCZNE PROJEKTOWANIE & SERWIS EDYSTA PROJEKTOWA Zakład Projektowo-Usługowy "DELTA" ul. Kwiatowa 52, 97-300 Piotrków Tryb. NIP: 771-256-21-69 piotroski.edyta@gmail.com PROJEKT TECHNICZNY BRANŻA ELEKTRYCZNA NR RYS. E-03 SKALA 1:100 DATA 07.2025		Tytuł opracowania Przebudowa części istniejącego budynku magazynowego wraz ze zmianą sposobu użytkowania w jego części na salę konferencyjną oraz przebudowa zaplecza socjalno-sanitarnego istniejącego budynku usług oświaty, dz.nr 462/9 ,obr. 0016 Piotrków Tryb., ul.Wolborska 50, 97-300 Piotrków Tryb.	
PROJEKTANT: Andrzej GOSZCZYŃSKI 372/94/MK		ZESPÓŁ PROJEKTOWY NR UPRAWNIENI PODPIS:	
ASYSTENT PROJEKTANTA Jacek JAKUBOWSKI Krzysztof GORZYŃSKI			
SPRAWDZAJĄCY			
Tytuł rys. Plan instalacji odgromowej.			