


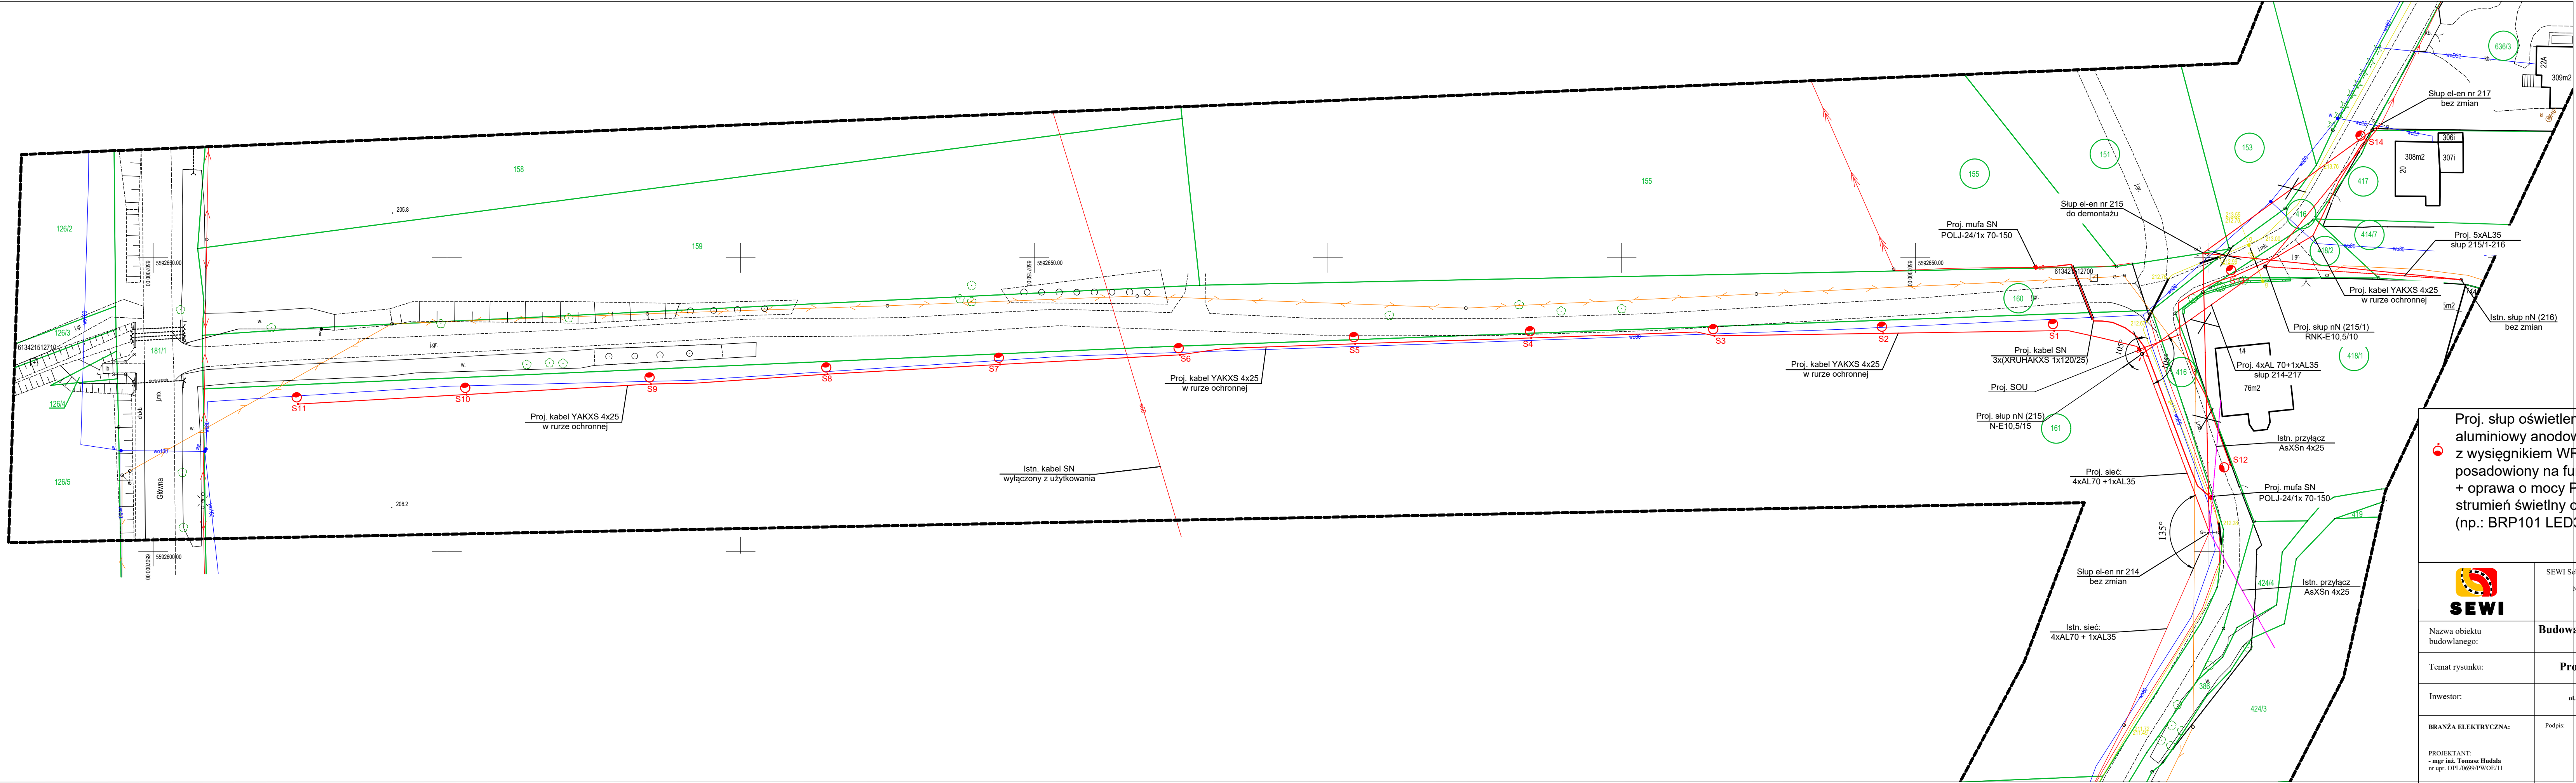

Proj. słup oświetleniowy h=6m
alumiiniowy anodowany (np.: SAL-60)
z wysięgnikiem WR- 4/1/1,0/5 ZP
posadowiony na fundamencie B-60
+ oprawa o mocy P=30W, T=4000K,
strumień świetlny oprawy 3054lm
(np.: BRP101 LED37/740 II DM)



SEWI Sebastian Raudziś Sebastian Wilkowski spółka jawna
45-321 Opole ul. Oleśka 117
NIP 7543082885 REGON 161586995 KRS 0000508296
tel. 077 550-60-85, fax 077 550 63 40
E-Mail: boteswi@op.pl, s-r@wp.pl
www.boteswi.pl

Nazwa obiektu
budowlanego: **Budowa drogi gminnej łączącej ul. Główną
z ul. Polną w Jasionej**

Temat rysunku: **Projekt zagospodarowania terenu**

Inwestor: **Gmina Zdzeszowice
ul. Bolesława Chrobrego 34
47-330 Zdzeszowice**

BRANŻA ELEKTRYCZNA: Podpis: **Skala:
1:500**

PROJEKTANT:
- mgr inż. Tomasz Hudala
nr upr. OPL/0699/PWOE/11

Data:
16 Kwiecień 2026 r.

Rysunek nr:

E1