


MAPA DO CELÓW PROJEKTOWYCH
w skali 1:500

Województwo: opolskie
Powiat: krapkowicki
Miasto/gmina: Zdzeszowice
Obręb: Jasiona - 160505_5
Położenie: Jasiona, ul. Polna, dz. 160, 416

Identyfikator zgłoszenia prac geodezyjnych: GK.6640.1.486.2025
Układ współrzędnych: 2000/S6
Poziom odniesienia: PL-EVRF2007-NH
Nieruchomość nie obciążona służebnościami gruntowymi
Data aktualizacji: 08.07.2025r.

Wykonawca:
Okresowe Przedsiębiorstwo Geodezyjno-Kartograficzne Sp. z o.o.
ul. Rybacka 15
45-003 Opole
Regon: 530566033, NIP: 7540337178
Sporządził: mgr inż. Arkadiusz Jaśkowiec
upr. zaw. nr 17476 - zakres 1
Kierownik prac: mgr inż. Mateusz Czaja
Upr. zaw. nr: 24026 - zakres 1-2
tel. 604 139 992

Poświadczam, że niniejszy dokument został opracowany w wyniku prac geodezyjnych i kartograficznych, których rezultaty zawiera operat techniczny pozytywnie zweryfikowany protokołem nr 1. Jednocześnie informuję, że jestem świadomy odpowiedzialności karnej za złożenie fałszywego oświadczenia.	
Identyfikator zgłoszenia prac geodezyjnych	GK.6640.1.486.2025
Organ służby geodezyjnej, który otrzymał zgłoszenie prac geodezyjnych	STAROSTA KRAPKOWICKI
Wykonawca prac geodezyjnych	Okresowe Przedsiębiorstwo Geodezyjno-Kartograficzne Sp. z o.o. 45-003 Opole, ul. Rybacka 15 Regon: 530566033, NIP: 7540337178
Numer oraz data sporządzenia dokumentu zawierającego wynik pozytywnej weryfikacji	Protokół weryfikacji nr 1 z dnia 24.07.2025r.
Identyfikator ewidencyjny operatu	P.1605.2025.739
Imię i nazwisko oraz numer uprawnień zawodowych kierownika prac	mgr inż. Mateusz Czaja 24026 - zakres 1, 2

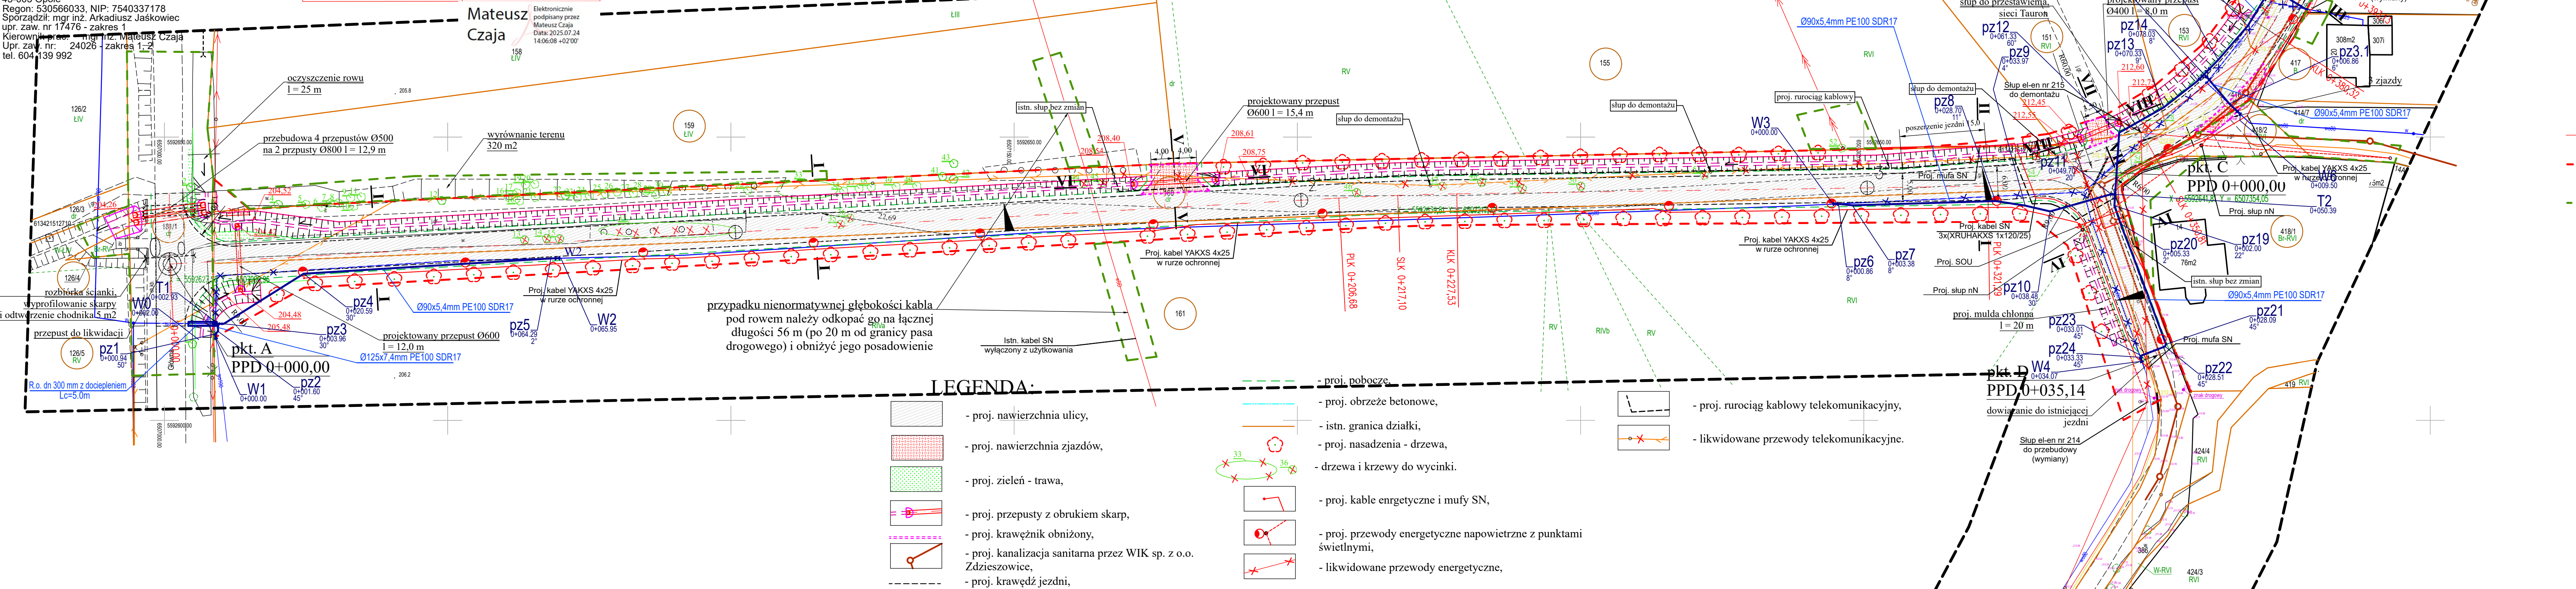

LEGENDA:

- proj. nawierzchnia ulicy,
- proj. nawierzchnia zjazdów,
- proj. zieleń - trawa,
- proj. przepusty z obrukiem skarp,
- proj. krawężnik obniżony,
- proj. kanalizacja sanitarna przez WIK sp. z o.o. Zdzeszowice,
- proj. krawędź jezdni,
- proj. pobocze,
- proj. obrzeże betonowe,
- istn. granica działki,
- proj. nasadzenia - drzewa,
- drzewa i krzewy do wycinki,
- proj. kable energetyczne i mufy SN,
- proj. przewody energetyczne napowietrzne z punktami świetlnymi,
- likwidowane przewody energetyczne,
- proj. rurociąg kablowy telekomunikacyjny,
- likwidowane przewody telekomunikacyjne.

Niniejsza dokumentacja projektowa była przedmiotem narady koordynacyjnej przeprowadzonej sposobem elektronicznym w siedzibie Starostwa Powiatowego w Krapkowicach do dnia 2026-04-14 pod numerem sprawy GK.6630.14.2026.
Dokument podpisany elektronicznie przez przewodniczącego narady Iwonę Nikel
Podstawa prawna : art. 28c ust. 1 ustawy z dnia 17 maja 1989 r. Prawo geodezyjne i kartograficzne

- proj. oś drogi,
- linia wyznaczająca proponowany przebieg drogi (art. 11d ust. 1 pkt 1), / linia rozgraniczająca teren,
- linia wyznaczająca teren niezbędny dla realizacji obiektu budowlanego (art. 11d ust. 1 pkt 1),

 SEWI	SEWI Sebastian Raudzis Sebastian Wilkowski spółka jawna 45-321 Opole ul. Oleśka 117 NIP 754308285 REGON 161586995 KRS 0000508296 tel. 077 550-60-85, fax 077 550 63 40 E-Mail: boteszew@op.pl, s-r@wp.pl www.boteszew.pl		
Nazwa obiektu budowlanego:	Budowa drogi gminnej łączącej ul. Główną z ul. Polną w Jasionie		
Temat rysunku:	Projekt zagospodarowania terenu		
Investor:	Burmistrz Zdzeszowice ul. Bolesława Chrobrego 34 47-330 Zdzeszowice		Skala: 1:500
BRANŻA DROGOWA: PROJEKTANT: - inż. Sebastian Raudzis PROJEKTANT SPRAWDZAJĄCY: - mgr inż. Sebastian Wilkowski	Podpis:		Data: marzec 2026 r.
	nr upr. OPL/0283/PWOD/06 nr upr. OPL/0286/POOD/06		
BRANŻA MELIORACYJNA: PROJEKTANT: mgr. inż. Romuald Maciantowicz	nr upr. 117 / 84/Op		Rysunek nr: 1
BRANŻA TELETECHNICZNA: PROJEKTANT: - mgr inż. Damian Florek PROJEKTANT SPRAWDZAJĄCY: - mgr inż. Adam Wójcik	upr upr. OPL/1145/POOT/15. nr upr. DT-WBT/02389/02/U.		
BRANŻA ELEKTRYCZNA: PROJEKTANT: - mgr inż. Tomasz Hudala	nr upr. OPL/0699/PWOE/11		
BRANŻA SANITARNĄ: PROJEKTANT: - mgr inż. Anna Michalek	25/99/Op.		