


Instalacje elektryczne -
rzut parteru

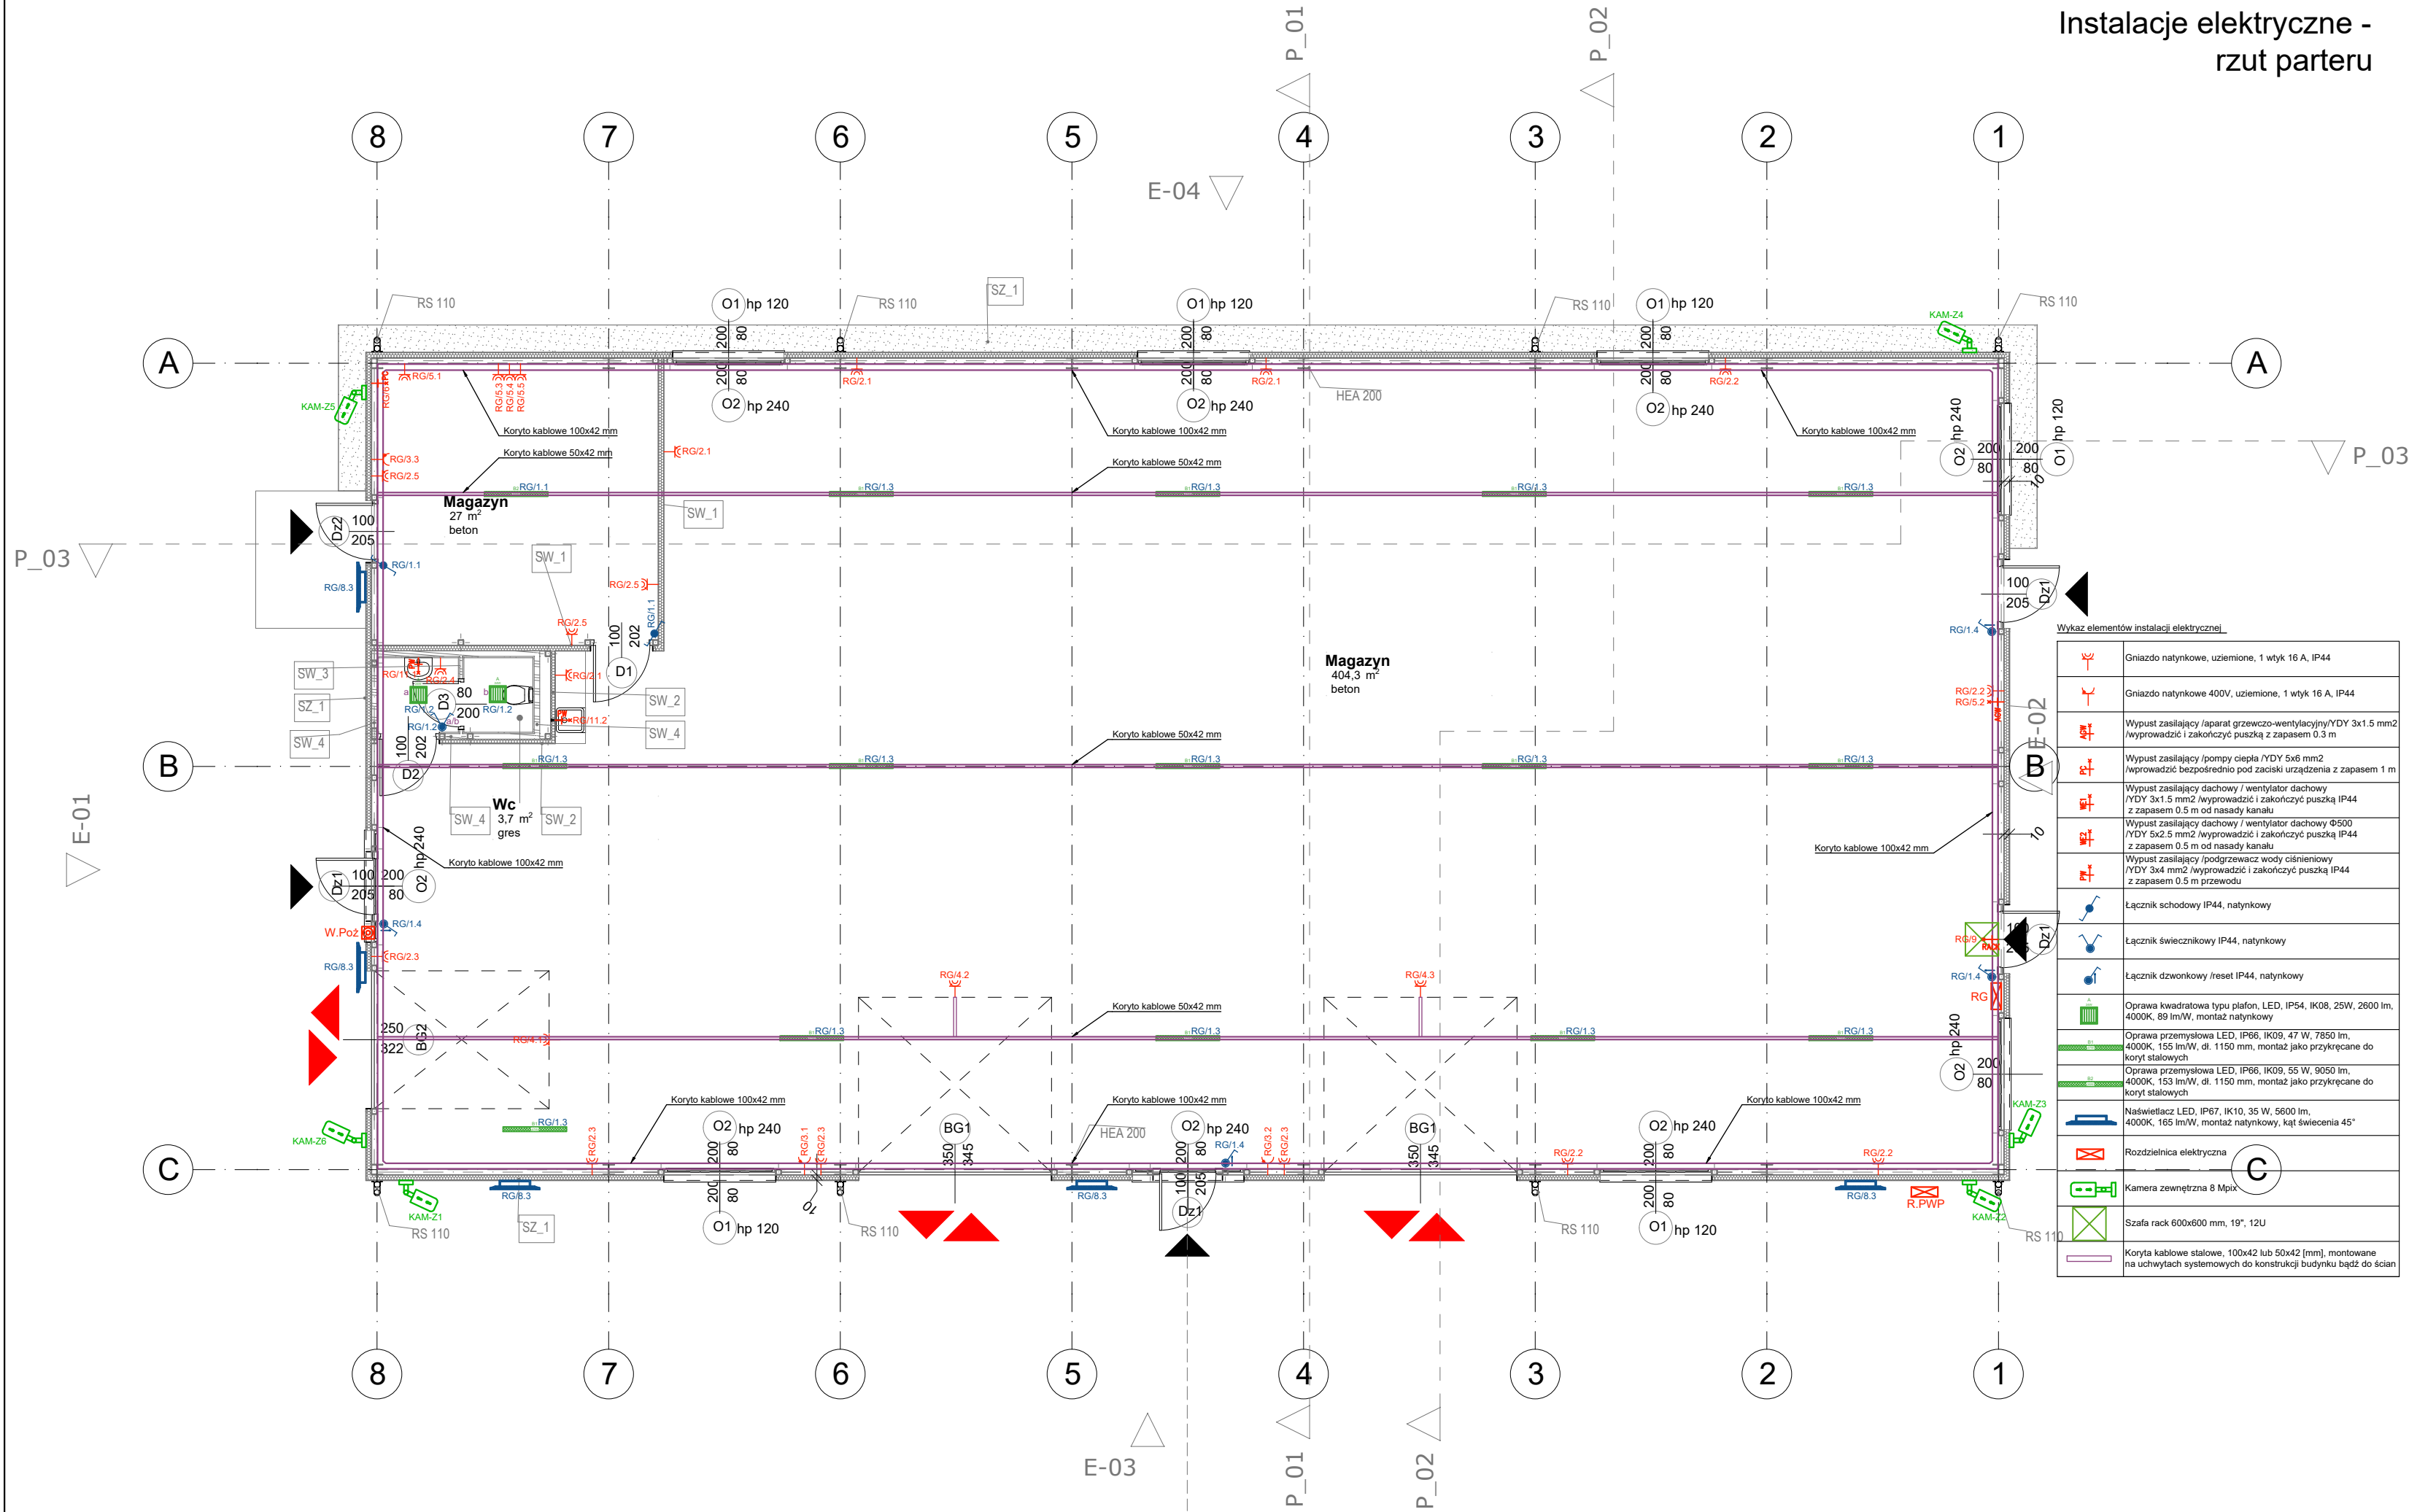

- UWAGA:
1. Projekt rozpatrywać łącznie z projektem konstrukcyjnym i odpowiednimi opracowaniami branżowymi oraz wymaganiami ochrony ppoż. będącymi integralną częścią projektu.
 2. Wszystkie instalacje wykonać w oparciu o projekty branżowe.
 3. Wszystkie materiały budowlane muszą posiadać aktualne dokumenty dopuszczające do wprowadzenia do obrotu lub udostępniania na rynku i być oznakowane znakiem CE lub B. Rozwiązania systemowe powinny posiadać aktualne aprobaty techniczne.
 4. Prace budowlane wykonać zgodnie z obowiązującymi przepisami i warunkami technicznymi w budownictwie pod nadzorem osoby posiadającej uprawnienia budowlane.
 5. Wszystkie elementy wykonać zgodnie z technologią danego materiału.
 6. Wymiary okien podano w świetle muru, a wymiary drzwi w świetle przejścia.
 7. Wszystkie zmiany wymagają uzgodnienia i akceptacji projektanta.
 8. Nie należy odmierzać wymiarów z rysunku ani też używać go jako szablonu. Przed przystąpieniem do prac budowlanych wszystkie wymiary należy sprawdzić w naturze. W przypadku stwierdzenia niezgodności należy zwrócić się do projektanta.
 9. W przypadku rozbieżności wymiarowych pomiędzy rysunkami detali i całości projektowanego elementu podstawą wymiarowania są rysunki detali.

PRAWA AUTORSKIE:
Wszystkie prawa autorskie dotyczące tego rysunku są własnością FSprojekt Pracownia Projektowa Marcin Bytner.
Niniejszy rysunek jest wydany pod warunkiem, iż nie będzie kopiowany, ani udostępniany bez uzgodnienia z projektantem.

NAZWA ZAMIERZENIA BUDOWLANEGO :

BUDOWA BUDYNKU MAGAZYNOWEGO DO
REALIZACJI ZADAŃ OL I OC
W MŁAWIE

ADRES INWESTYCJI :
ul. Płocka, Mława, gmina Mława,
woj. mazowieckie, pow. mławski
OBRĘB: 0010 MIASTO MŁAWA
IDENTYFIKATOR CZĘŚCI DZIAŁKI: 141301_1.0010.628/1
NR EW. - CZĘŚCI DZIAŁKI: 628/1

DANE INWESTORA :
Miasto Mława
ul. Stary Rynek 19
06-500 Mława

JEDNOSTKA PROJEKTOWA :
PRACOWNIA PROJEKTOWA **FSprojekt**
ul. PODHAŁAŃSKA 41
87-300 BRODNICA
tel. : +48 789 813 499
kom. : +48 790 28 29 50
www.fsprojekt.eu

ODDZIAŁ W WARSZAWIE
ul. MARSZAŁKOWSKA 126/134 pok. 246
00-008 WARSZAWA

BRANŻOWA - JEDNOSTKA PROJEKTOWA - INSTALACJE ELEKTRYCZNE:

PIE Marcin Bytner
Kretki Duże 44,
87-340 Osiek
tel: 502 680 783
e-mail: m.k.bytner@gmail.com

PROJEKTANT : mgr inż. Marcin Bytner
opr. bud. w specjałn. inst. w zakresie
sieci, inst. i urządzeń elektr.
i elektroenerget. bez ograniczeń

PROJEKTANT SPRAWDZAJĄCY : mgr inż. Krzysztof Krzemieniecki
opr. bud. w specjałn. inst. w zakresie
sieci, inst. i urządzeń elektr.
i elektroenerget. bez ograniczeń

PROJEKTANT BR. TELETECH : mgr inż. Radosław Zabłotny
opr. bud. w specjałn. inst. w zakresie
sieci, inst. i urządzeń
telekomunikacyjnych bez ograniczeń

OPRACOWANIE : Szymon Wiśniewski

FAZA PROJEKTU :
PROJEKT TECHNICZNY

ELEMENT :
V- INSTALACJE ELEKTRYCZNE

TYTUŁ RYSUNKU :
**Rzut parteru -
instalacje elektryczne, teletechniczne**

SYGNATURA :	FAZA :	ELEMENT :	BRANŻA :
BMM	PT	V - IE	IE
DATA SPORZĄDZENIA RYSUNKU : 12.2025		GRUPA RYS. :	NR RYSUNKU : ET-1
DATA SPRAWDZENIA :		REWIZJA :	SKALA : 1:100