
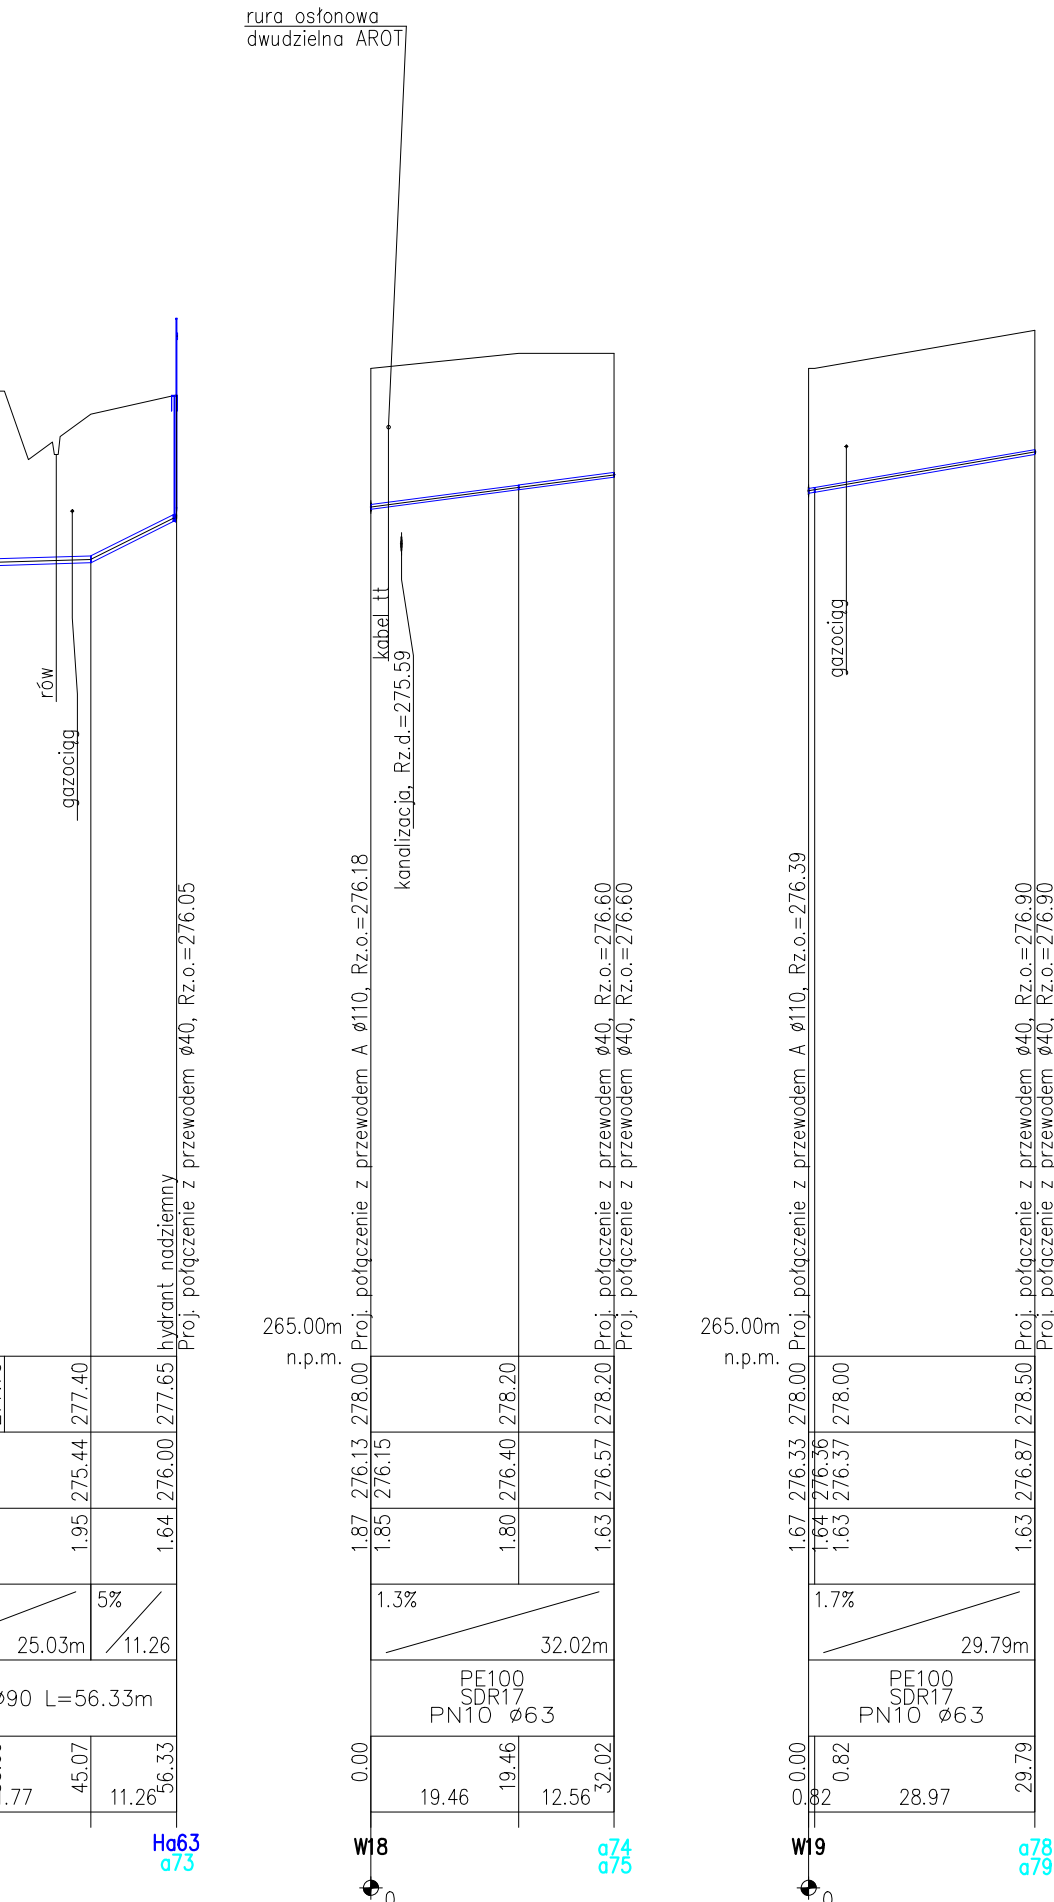
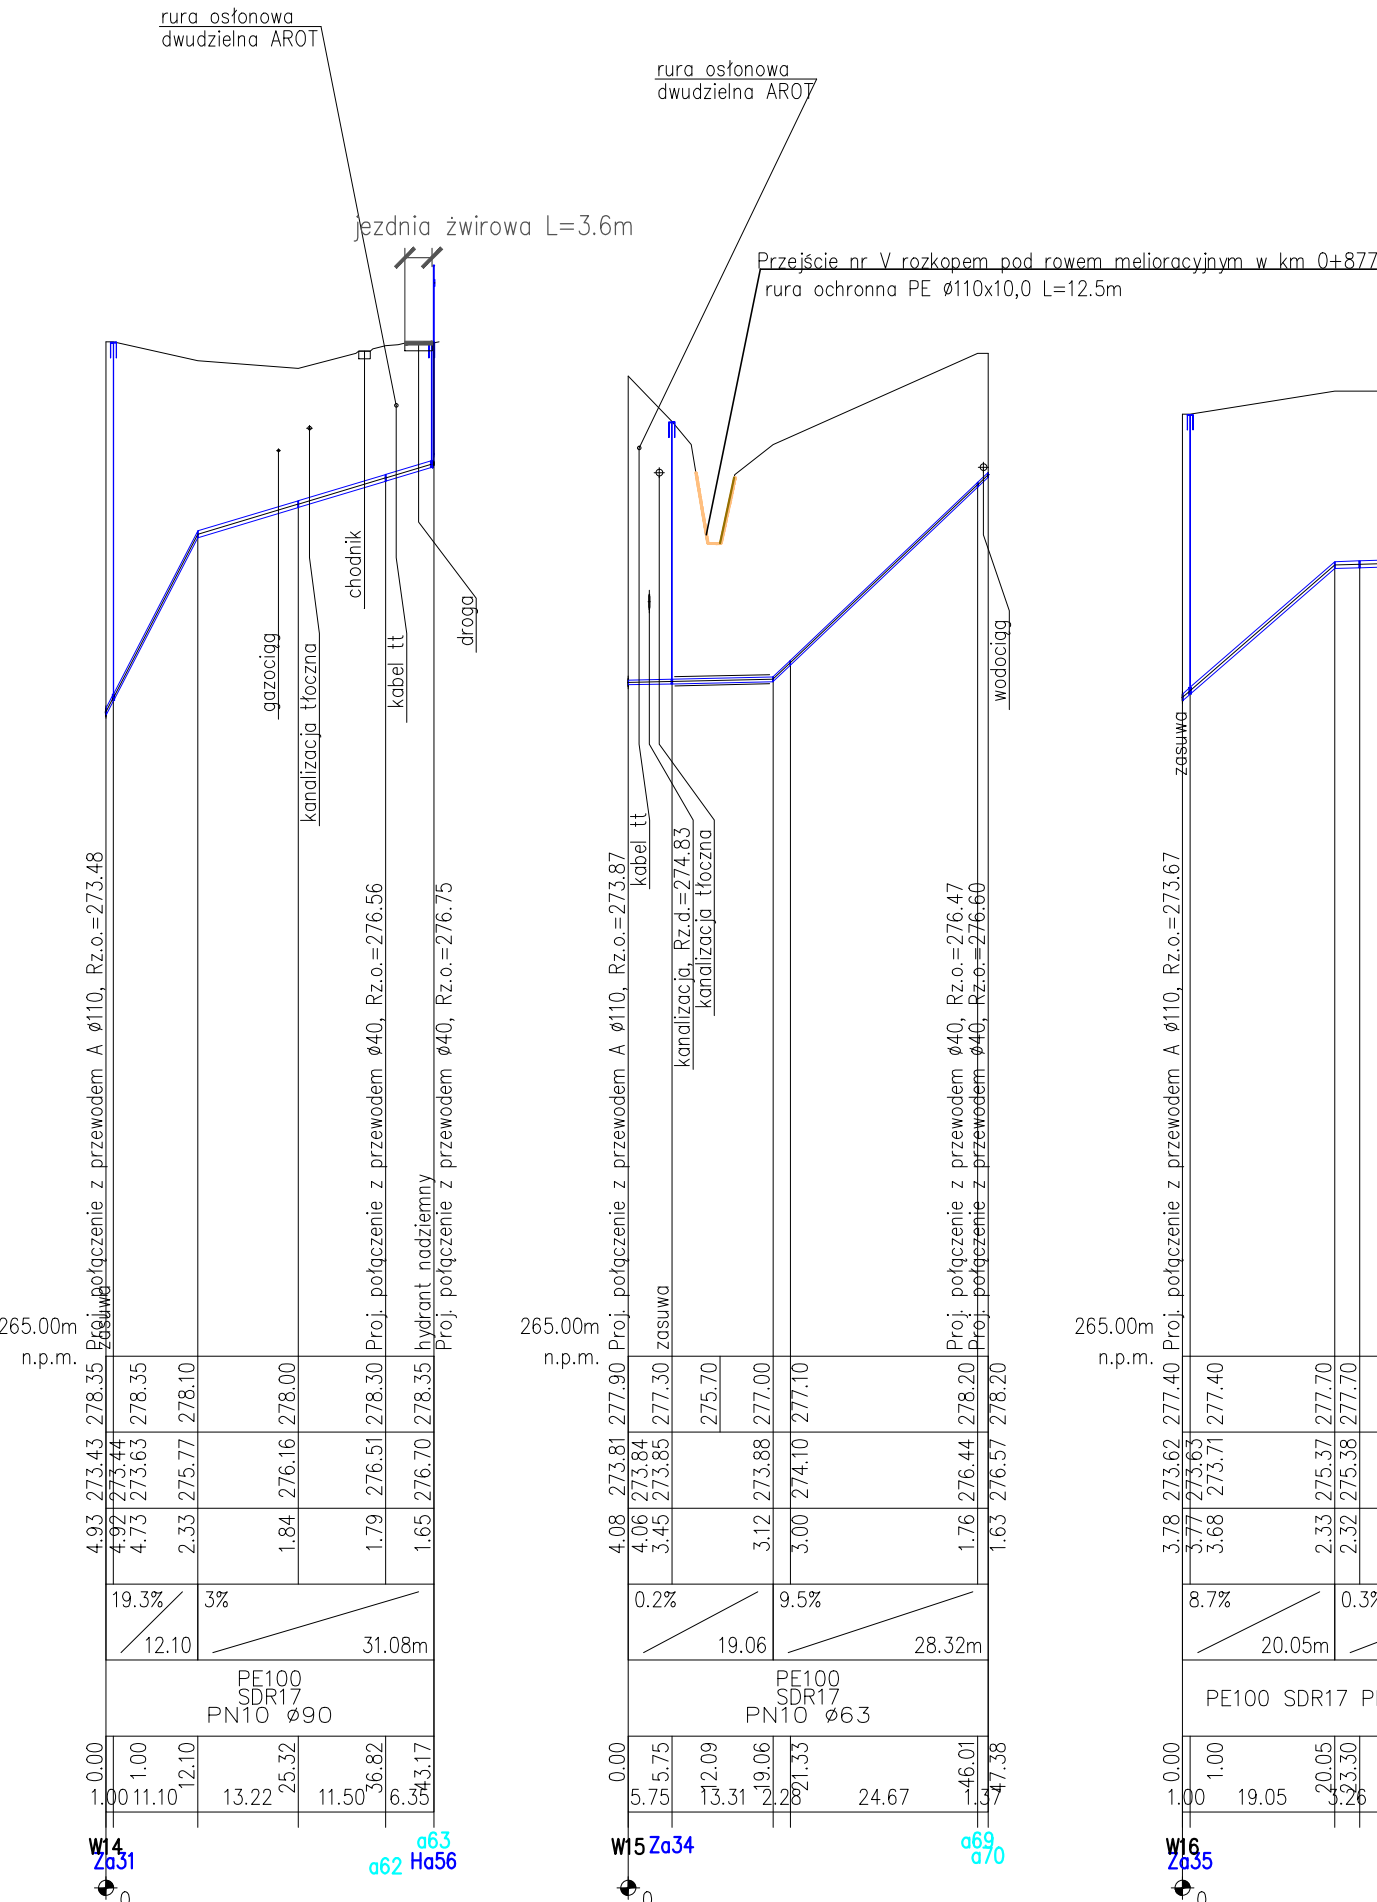
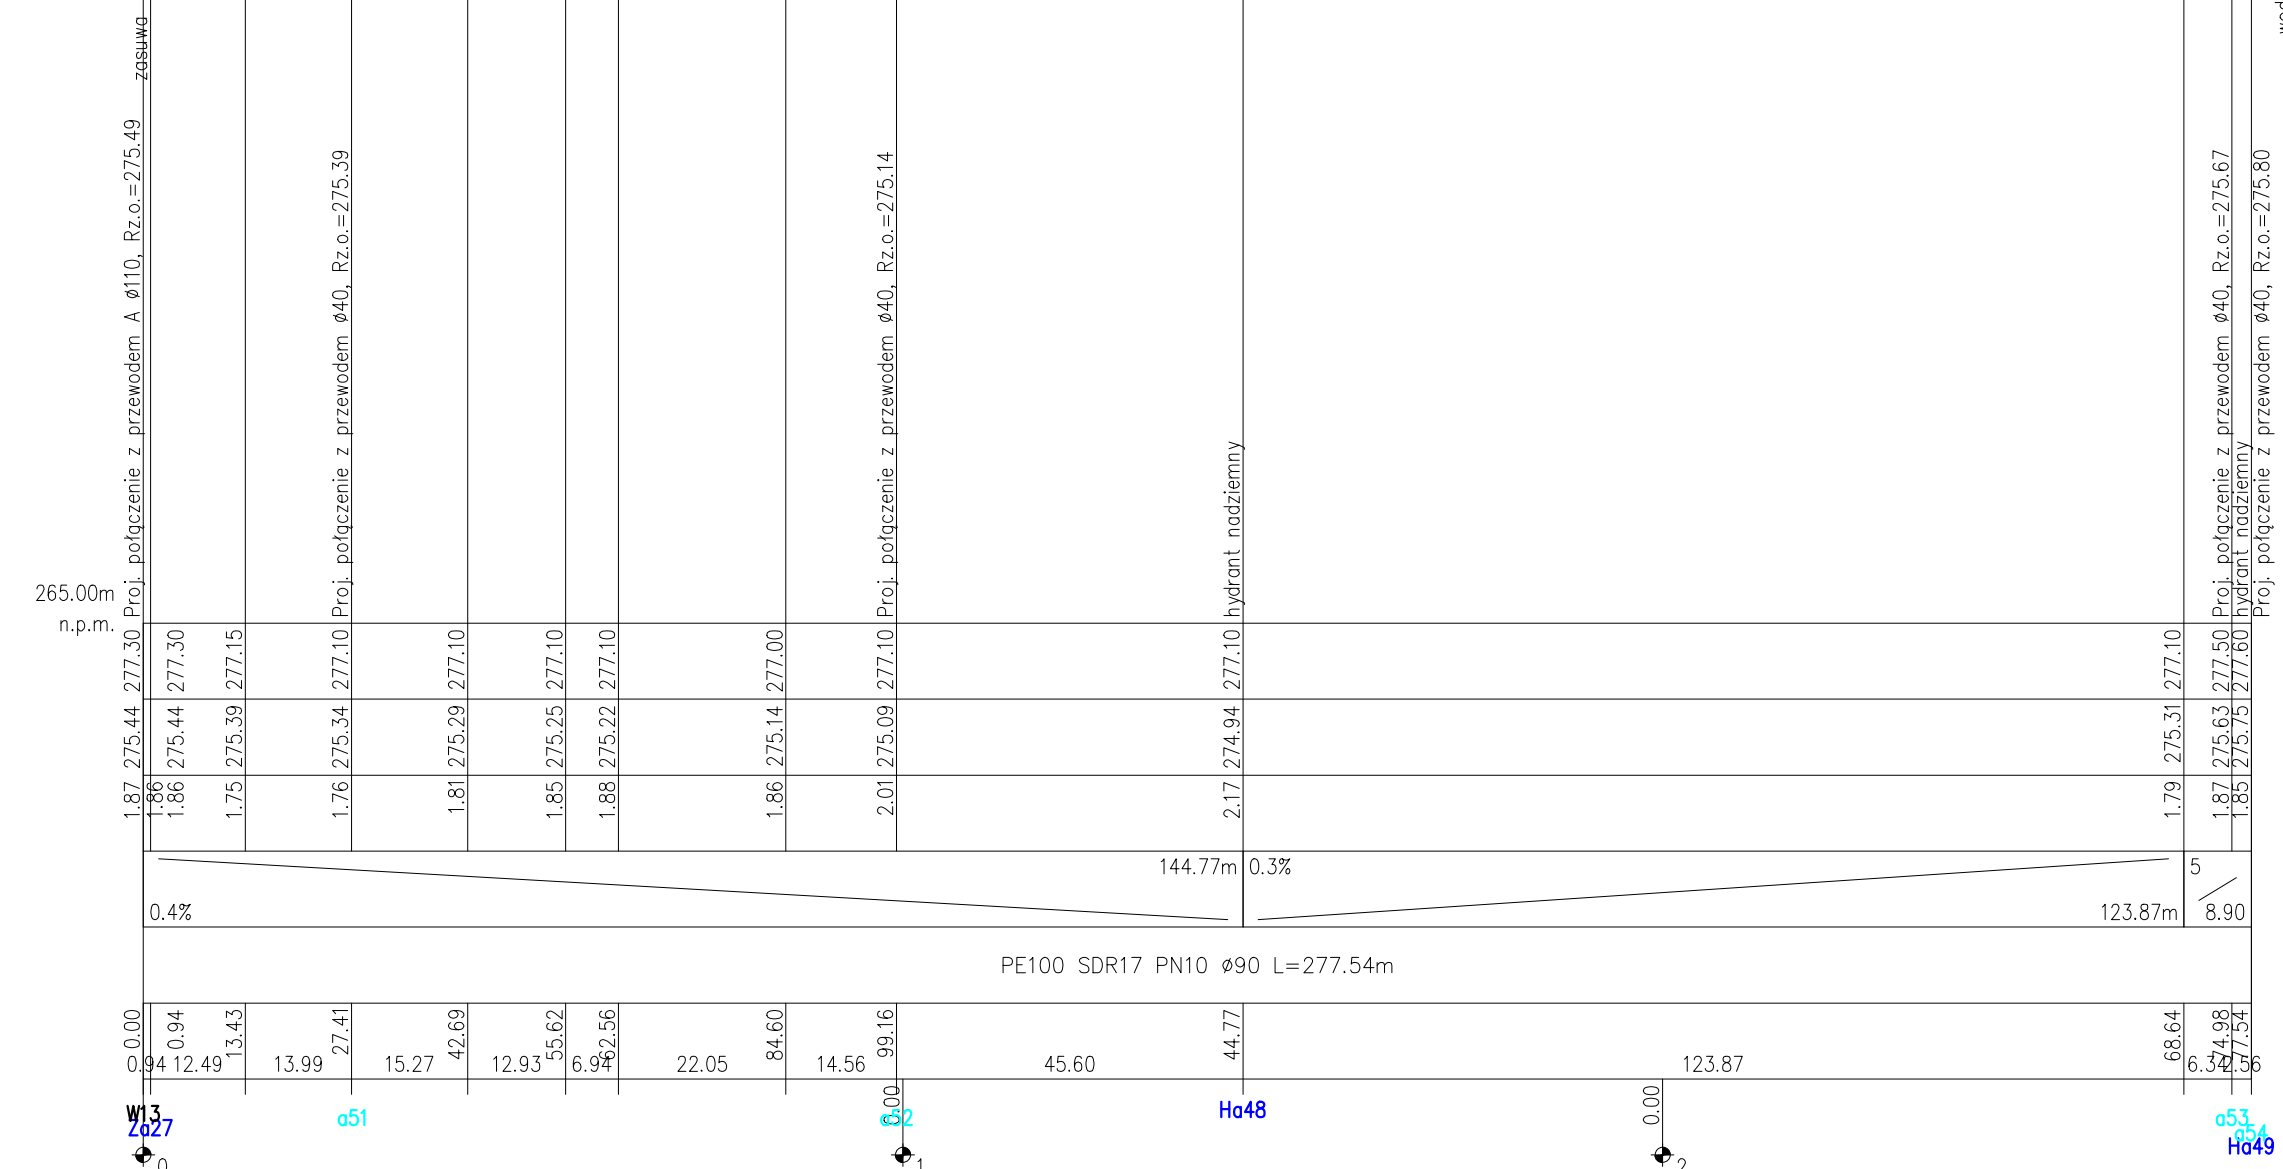
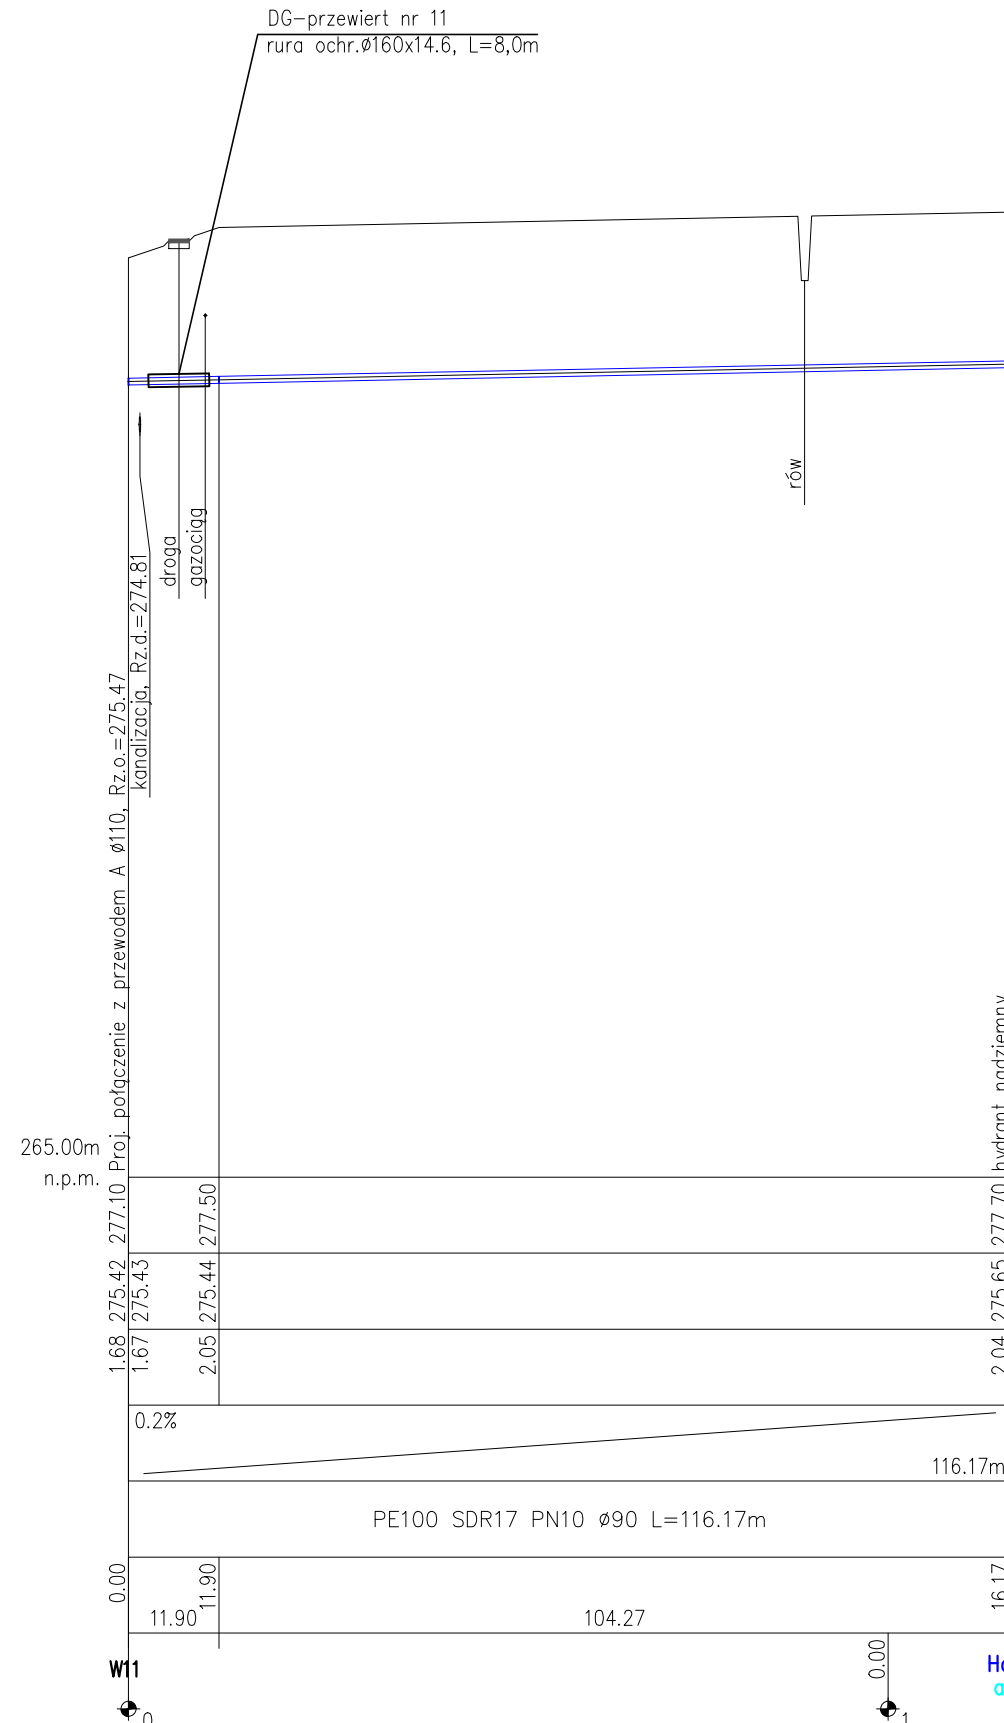


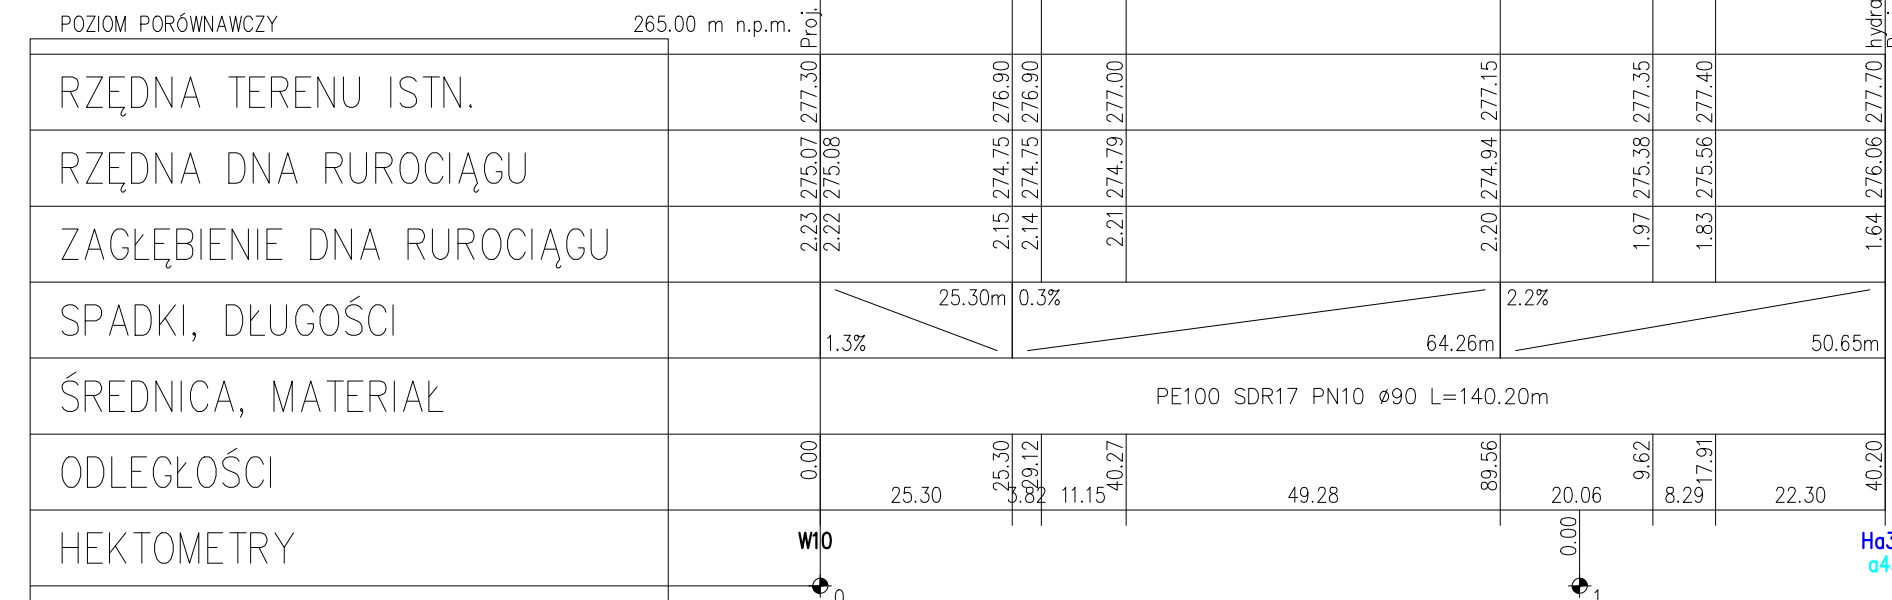

Inwestor: Gmina Rymanów ul. Mikołowskiego 14a, 38-480 Rymanów		Wykonawca: Agencja Technik Ekologicznych i Realizacji Inwestycji "mkm PERFECT" sp. z o.o. ul. Rzemieślnicza 1, 30-363 Kraków	
Nazwa opracowania: "Budowa sieci wodociągowej rozdzielczej wraz z przyłączami w msc. Bzianka"			
Adres obiektu: Miejscowość: Bzianka		Ogólna: Rymanów	Powiat: kroszeński
Województwo: podkarpackie			
Stadium: PROJEKT BUDOWLANO – WYKONAWCZY			
Branża: WODOCIĄGOWA			
Projektant: mgr inż. Romuald Żywino		UAN-Upr. 471/87 Specjalność inst.-inż. w zakresie sieci wod-kan	
Sprawodczy: mgr inż. Jacek Kożuch		BPP Upr 31/83 Specjalność instalacyjno-inżynierska	
Nazwa rysunku: Profil podłożny sieci wodociągowej – odcinek sieci "A" część 5			Nr rys.: 2.5
czerniec 2017			Skala: 1:100/1000