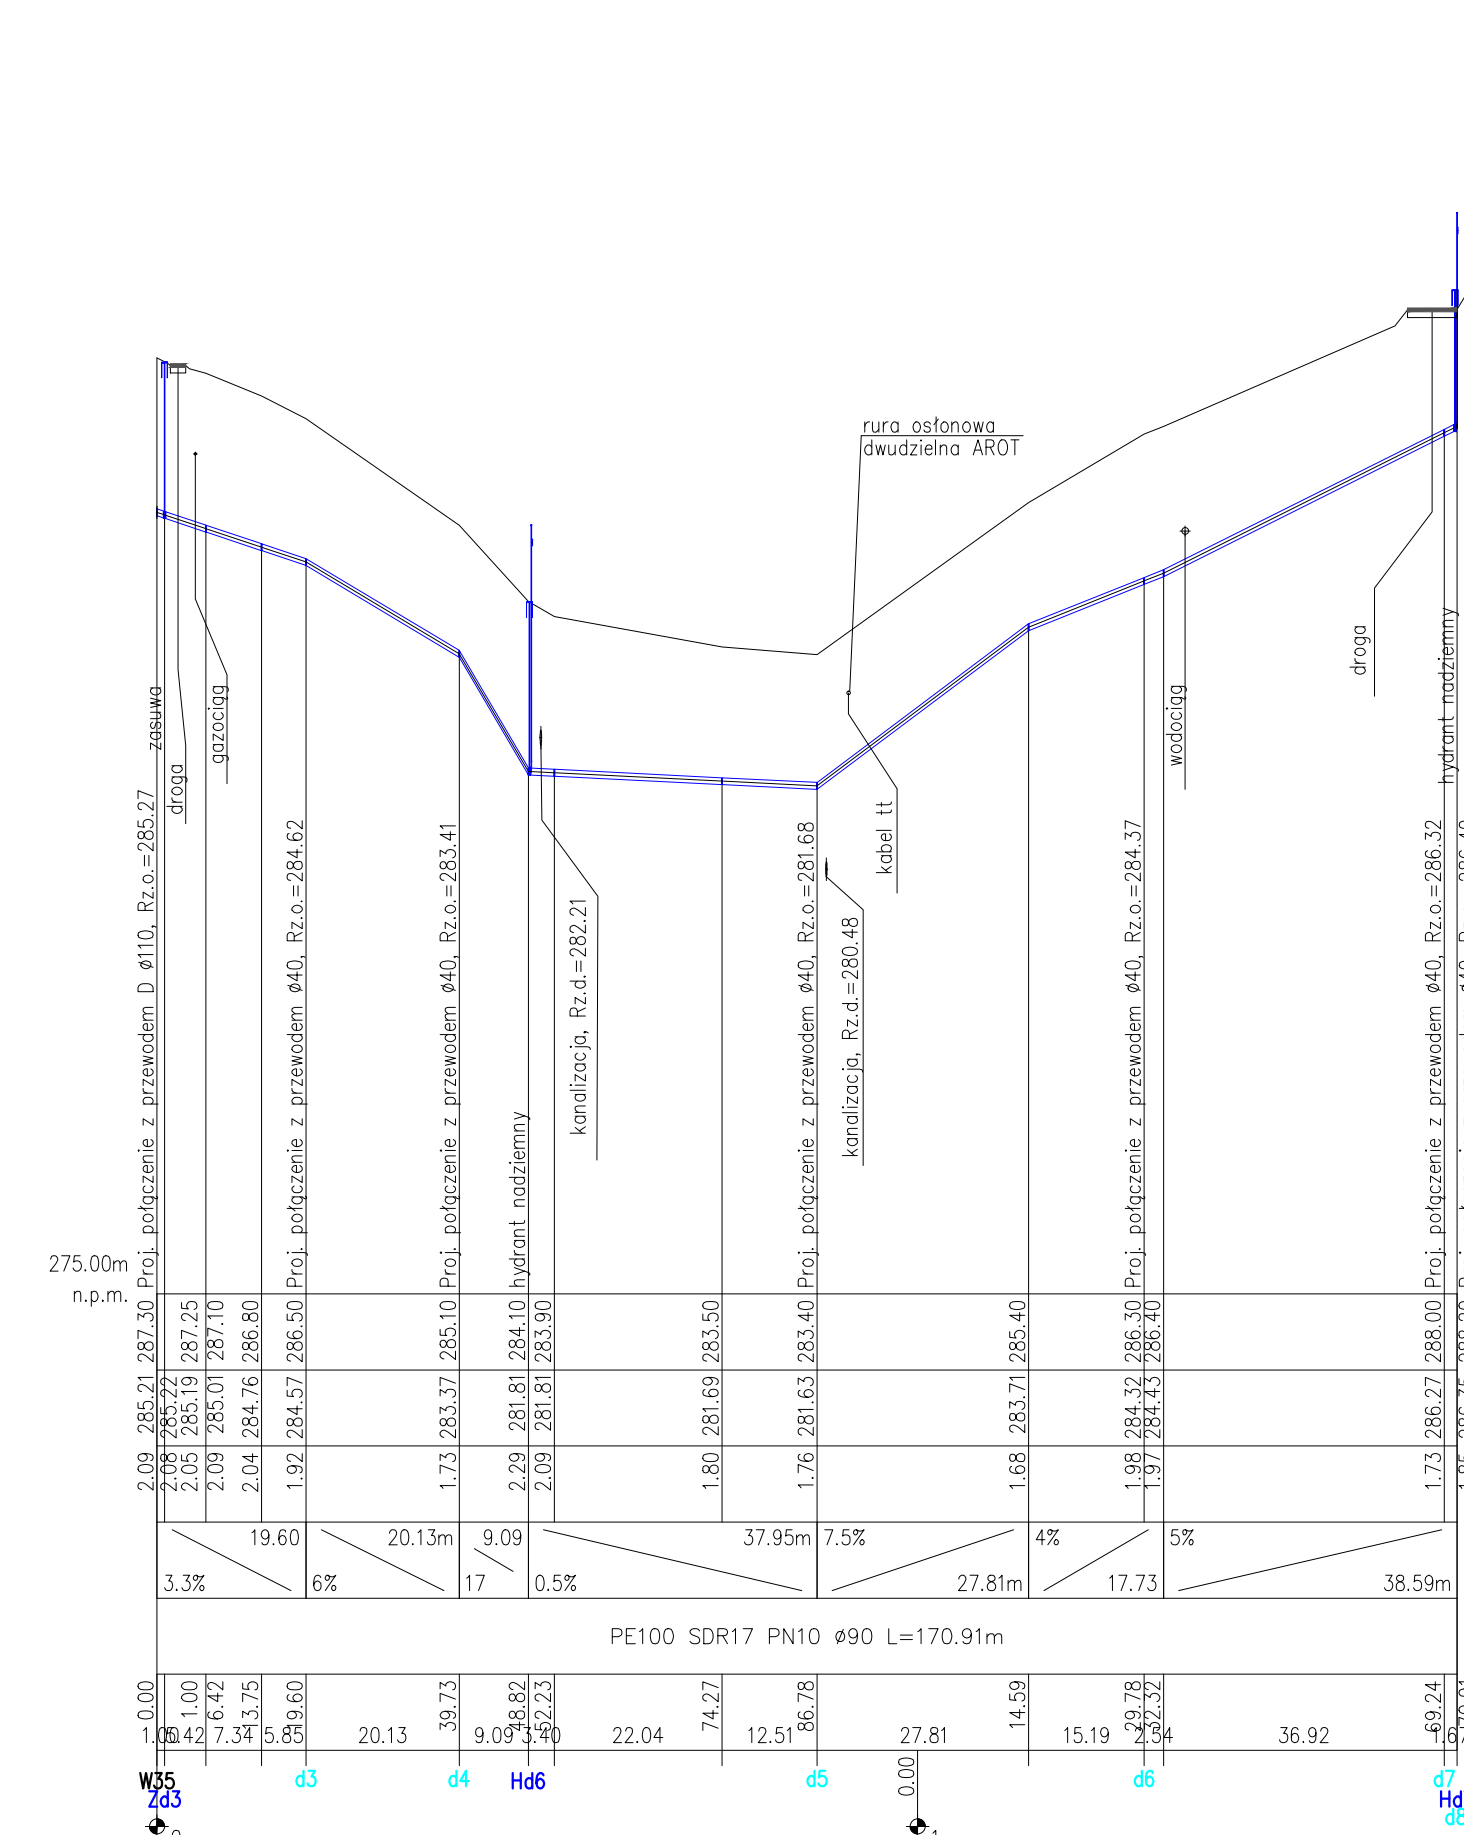


Inwestor: Gmina Rymanów ul. Miłkowskiego 14a, 38-480 Rymanów		W wykonanie: Agencja Technik Ekologicznych i Realizacji Inwestycji "mkm PERFECT" sp. z o.o. ul. Rzemieślnicza 1, 30-363 Kraków	
Nazwa opracowania: "Budowa sieci wodociągowej rozdzielczej wraz z przyłączami w msc. Bzianka"			
Adres obiektu:	Miejscowość:	Gmina:	Powiat:
	Bzianka	Rymanów	krakowski
Województwo:		podkarpackie	
Stadium: PROJEKT BUDOWLANO – WYKONAWCZY			
Branża: WODOCIĄGOWA			
Projektant:	mgr inż. Romuald Żywno		
	UAN-Upr. 471/87 Specjalność inst.-inż. w zakresie sieci wod-kan		
Sprawdzający:	mgr inż. Jacek Kożuch		
	BPP-Upr. 37/83 Specjalność: instalacyjno-hydrauliczna		
Nazwa rysunku: Profil podłożny sieci wodociągowej – odcinek sieci "D"			Nr rys.: 2.9
czerniec 2017			Skala: 1:100/1000