
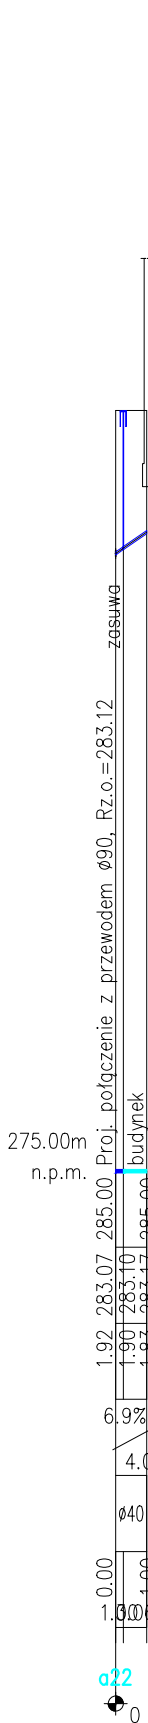
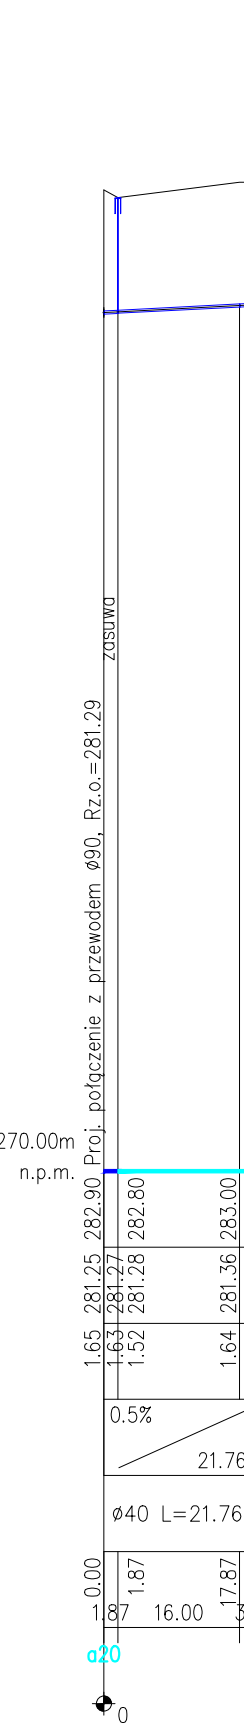
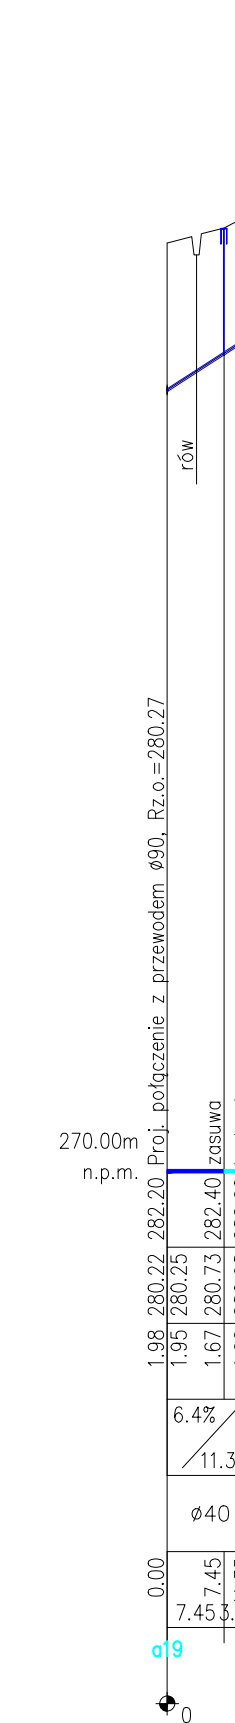
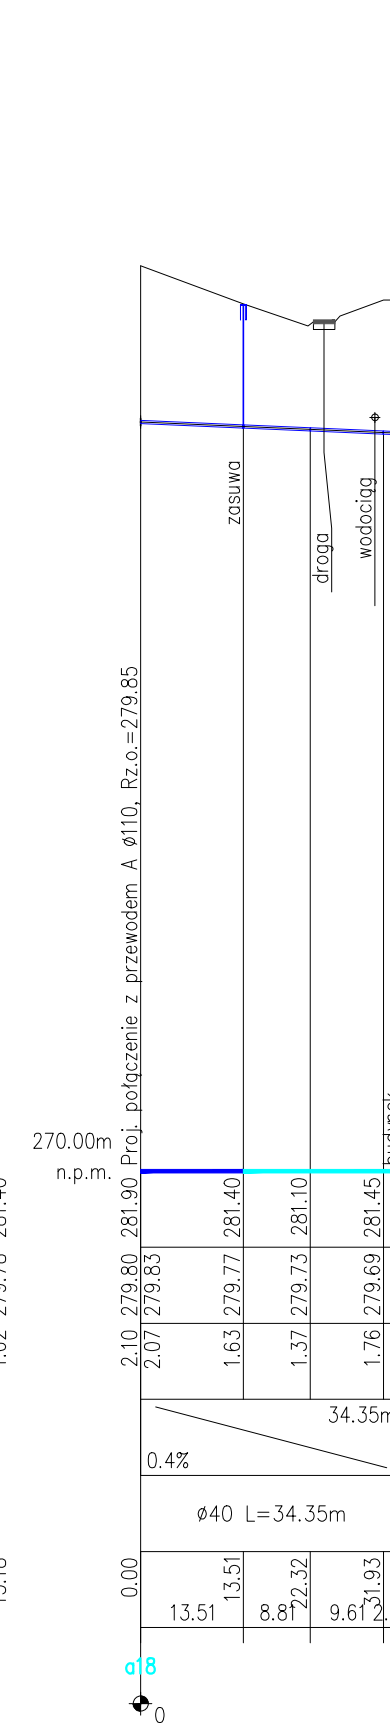
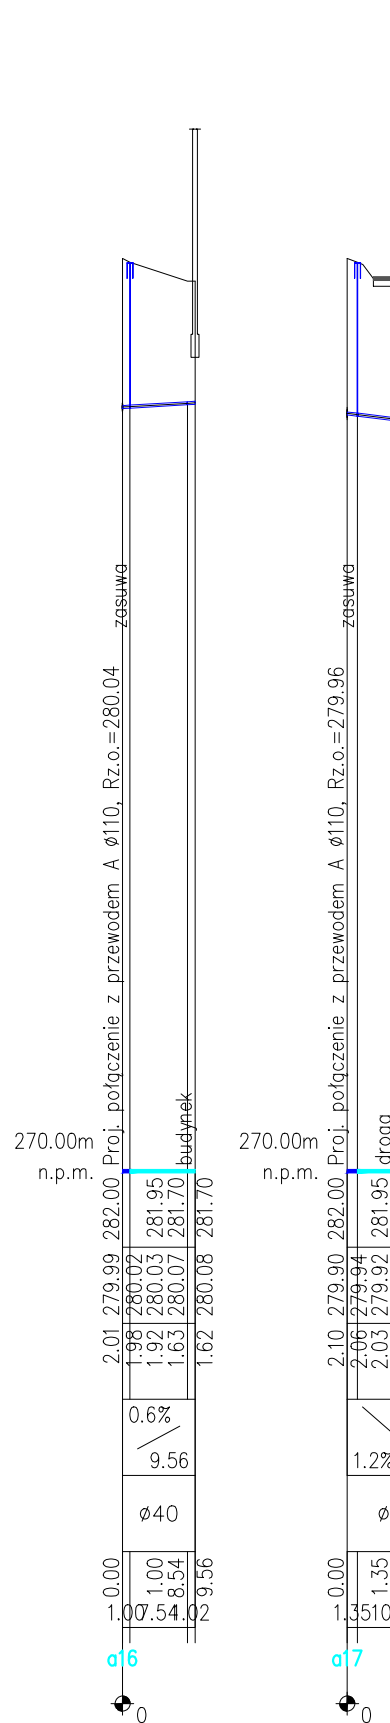
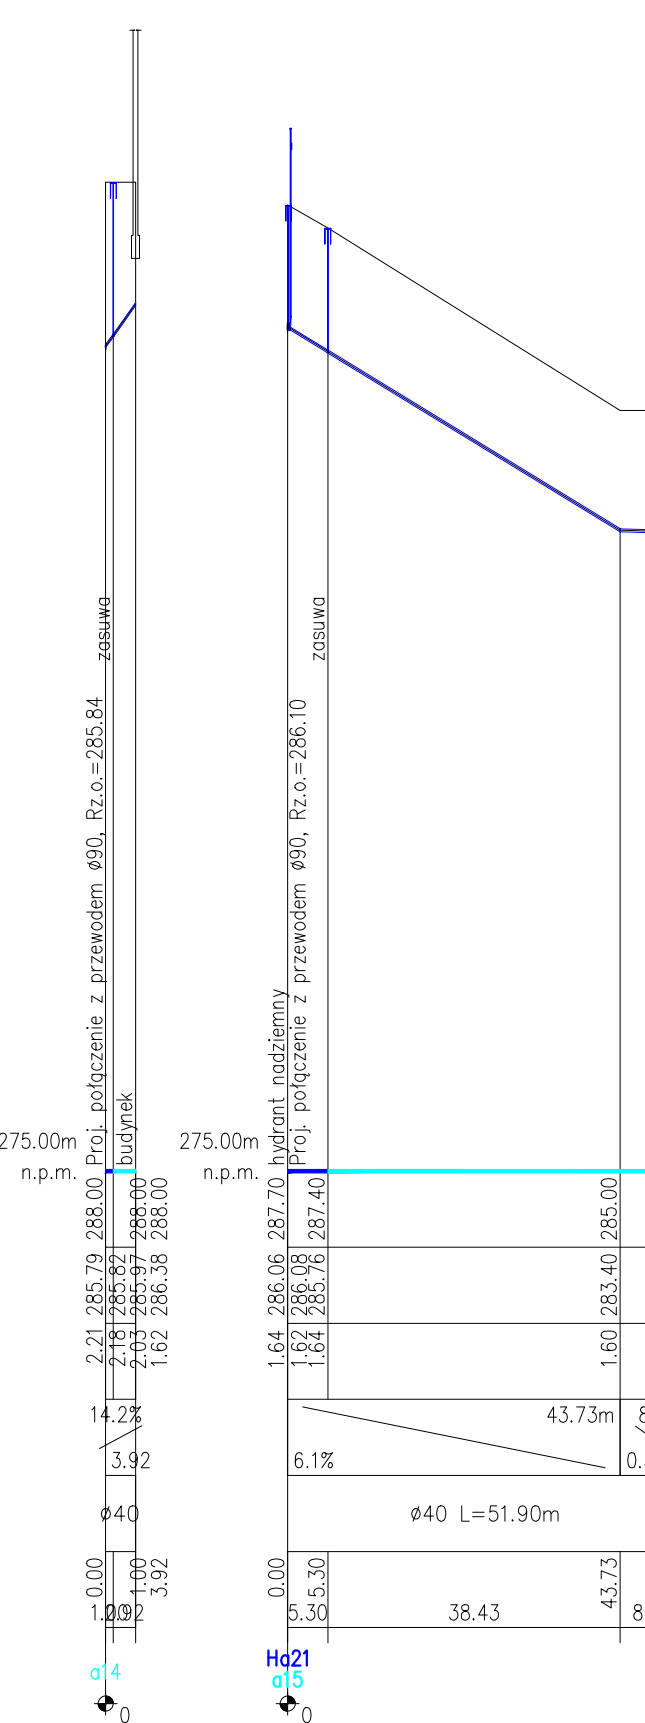
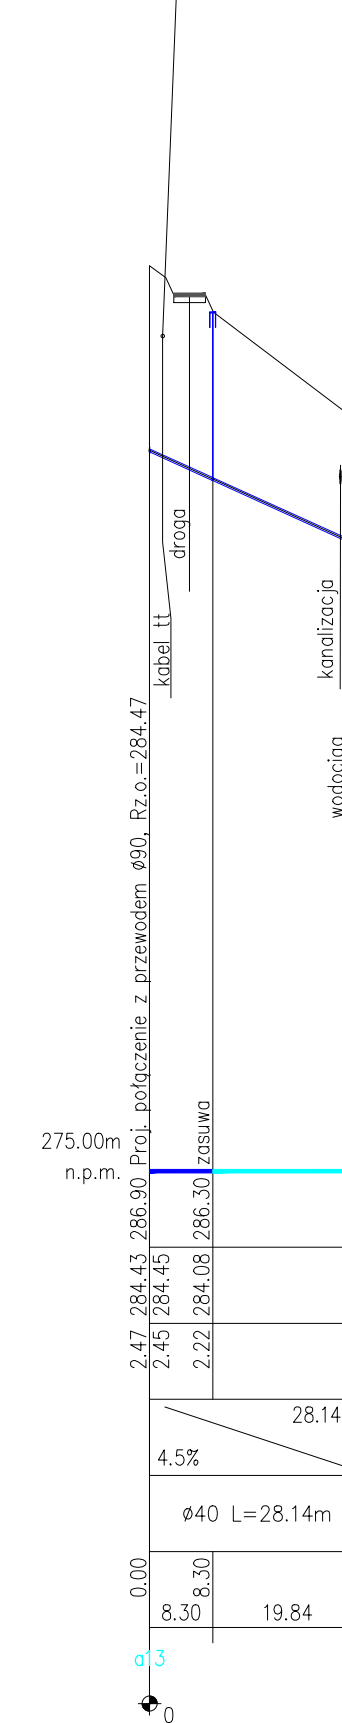
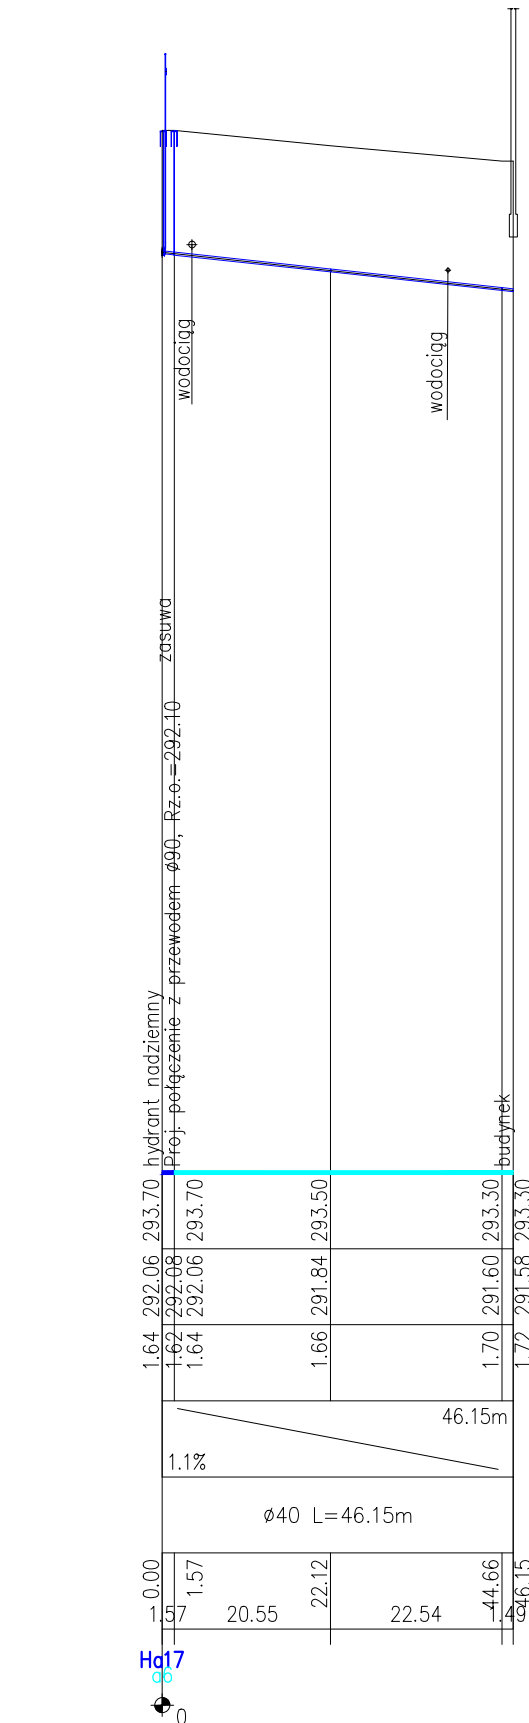
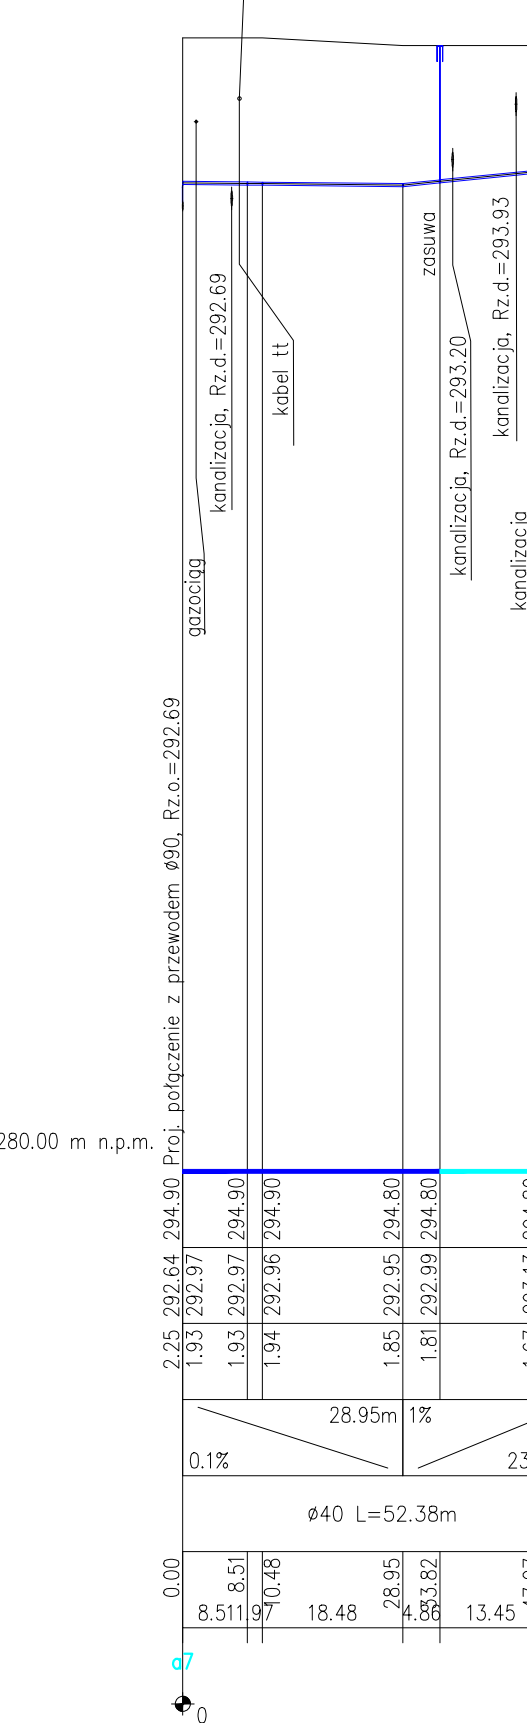
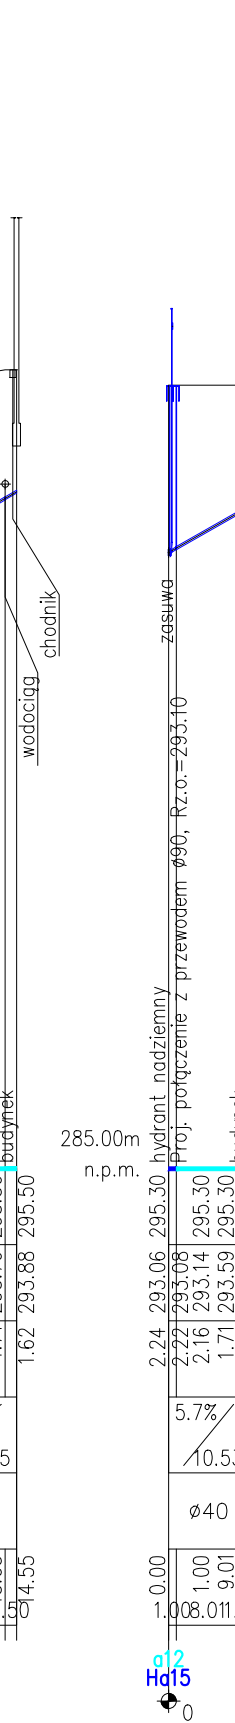
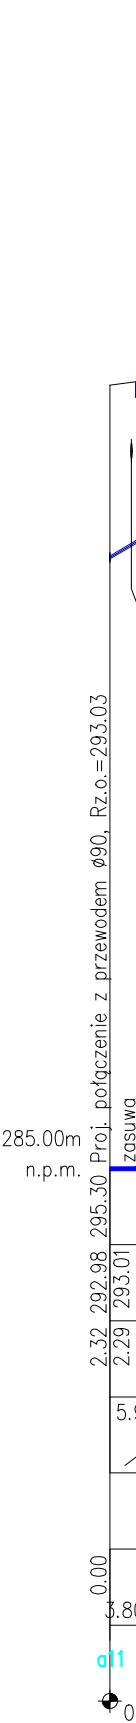
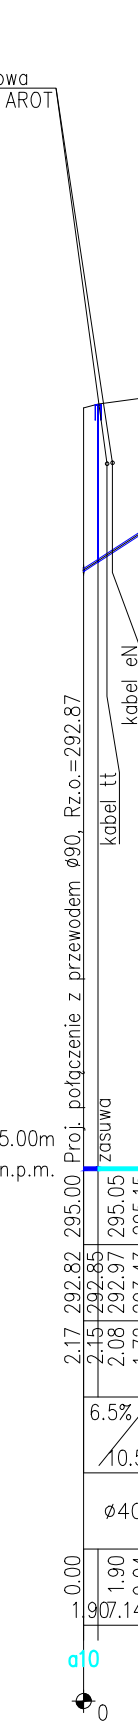
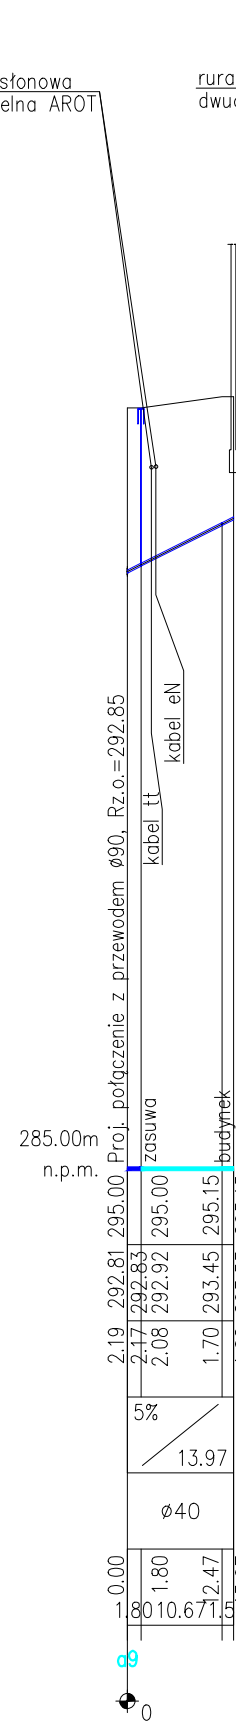
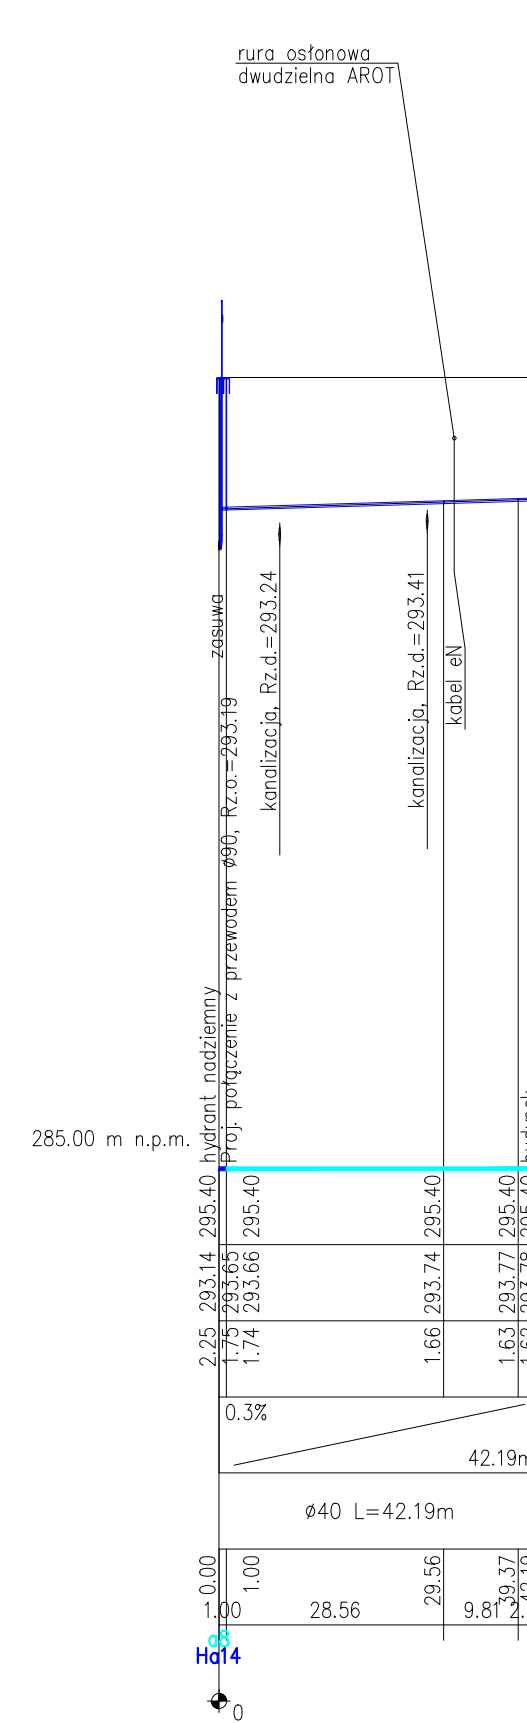
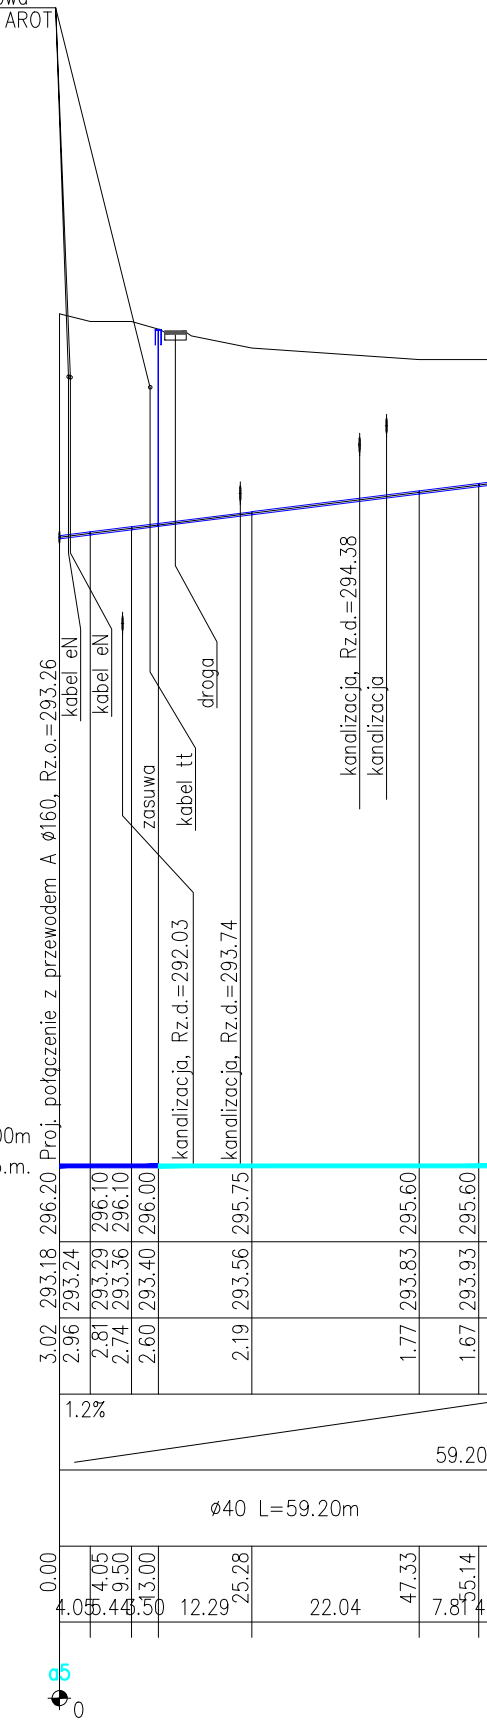
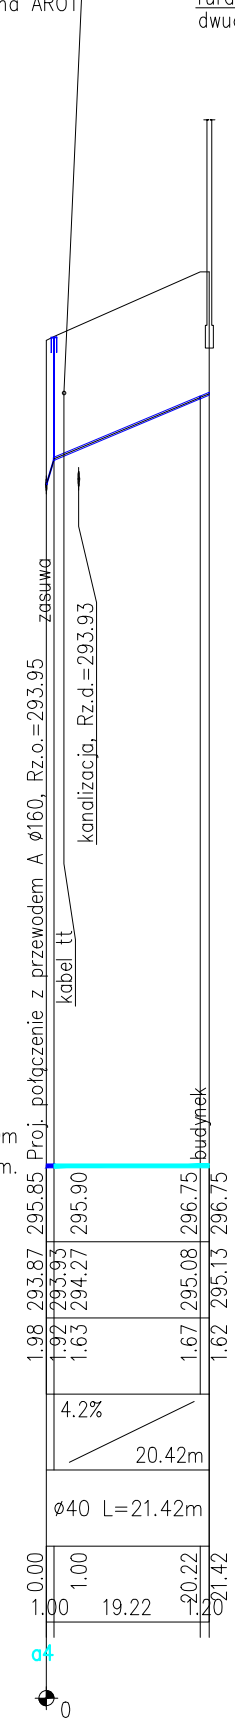
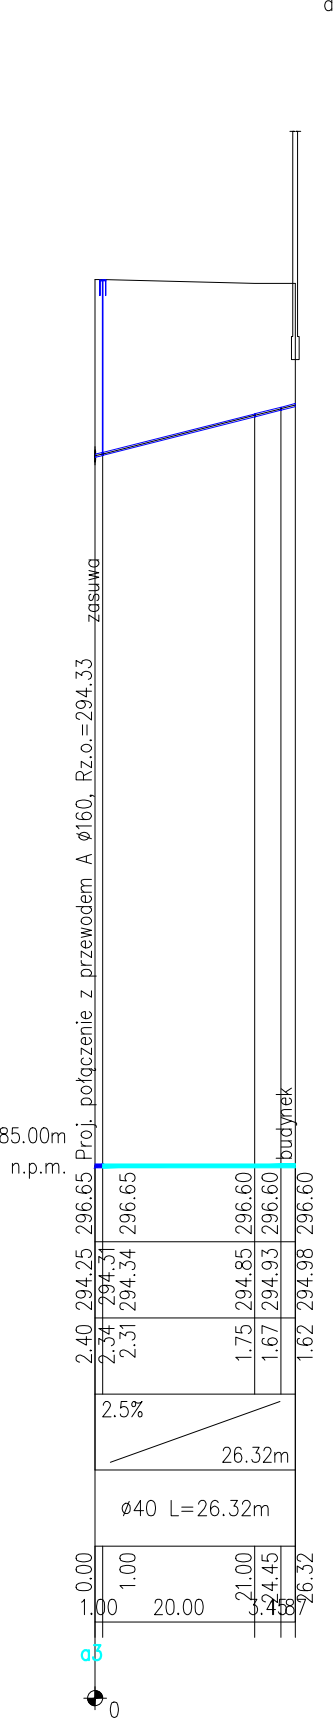
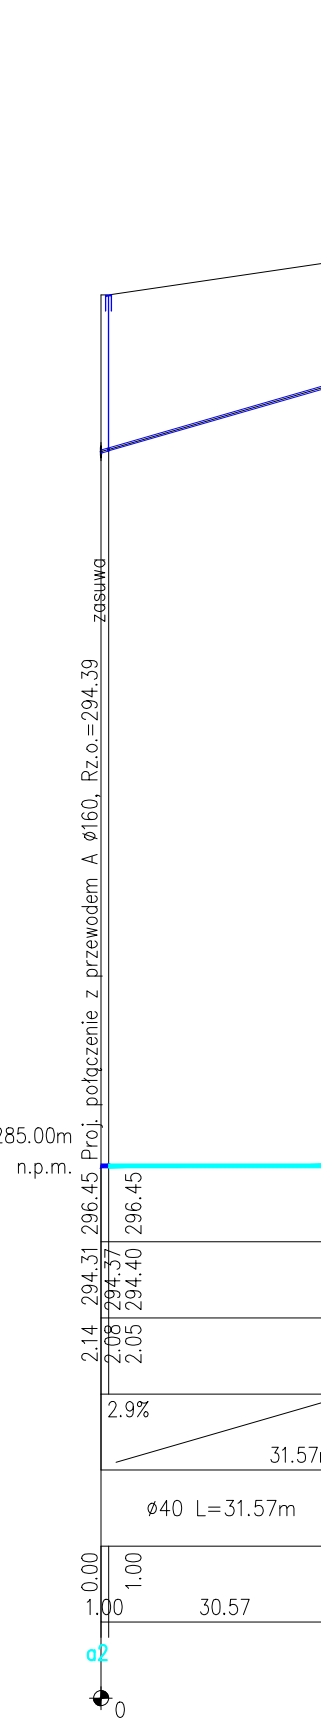


Przebieg DW5 przewiertem pod drogą wojewódzką W887 w km 13+060
rura ochronna PE Ø63x3.2 L=22m

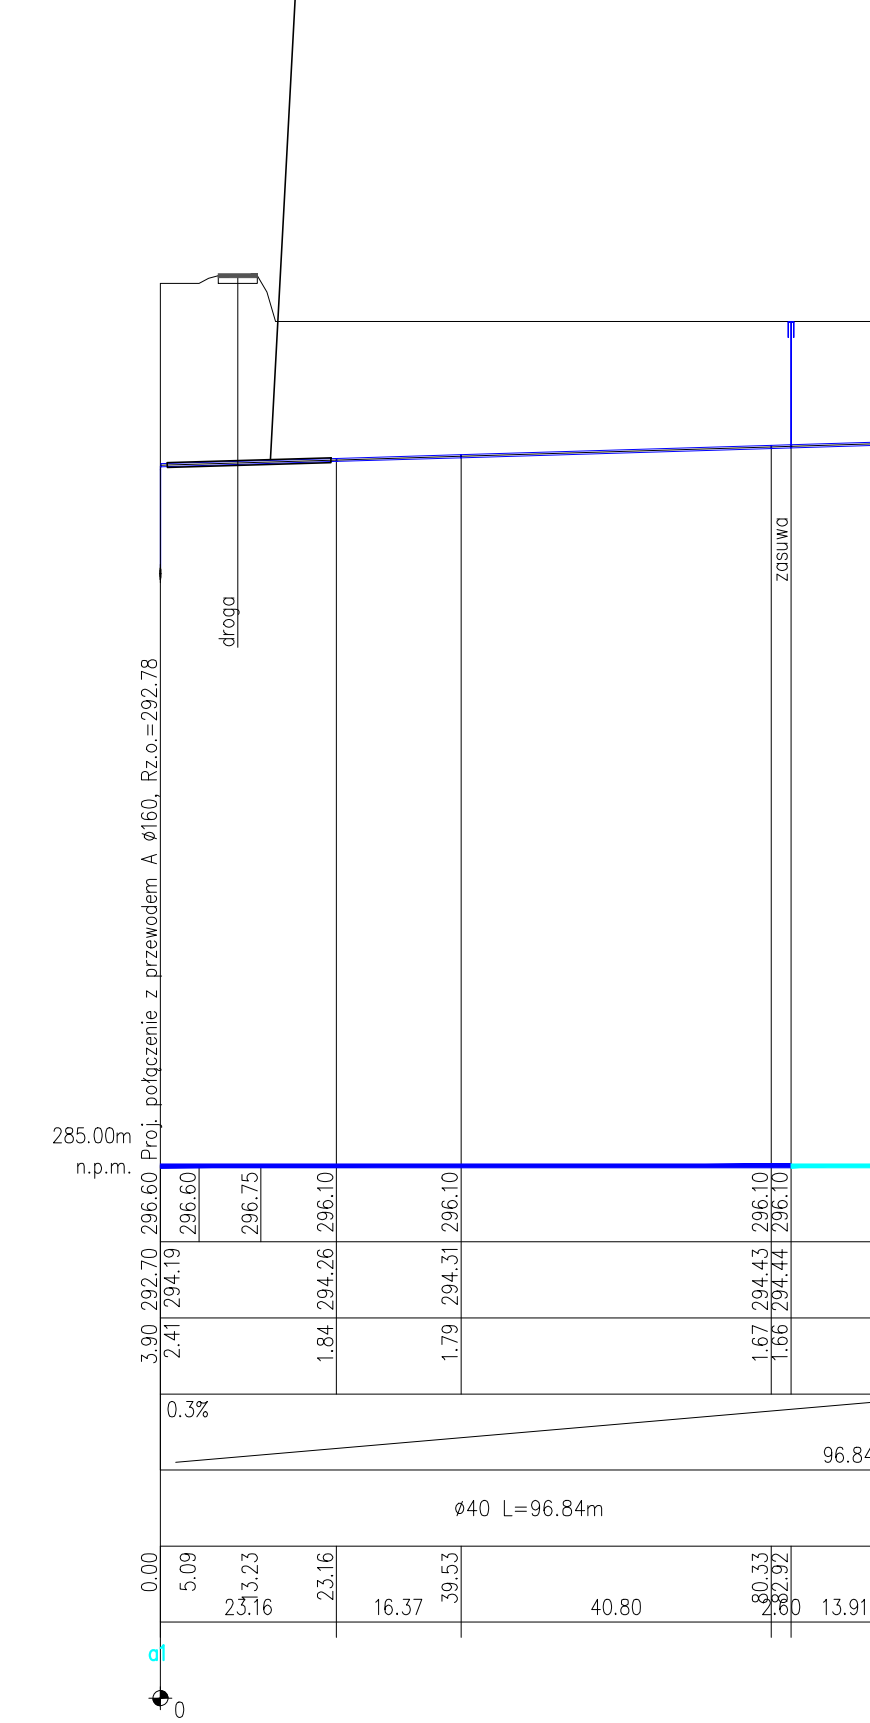

Inwestor:		Wykonawca:	
Gmina Rymanów ul. Miłkowskiego 14a, 38-480 Rymanów		Agencja Technik Ekologicznych i Realizacji Inwestycji "mkm PERFECT" sp. z o.o. ul. Rzemieślnicza 1, 30-363 Kraków	
Nazwa opracowania:			
"Budowa sieci wodociągowej rozdzielczej wraz z przyłączami w msc. Bzianka"			
Adres obiektu:	Miejscowość: Bzianka	Gmina: Rymanów	Powiat: krosiński
			Województwo: podkarpackie
Stadium:	PROJEKT BUDOWLANO – WYKONAWCZY		
Branda:	WODOCIĄGOWA		
Projektant:	mgr inż. Romuald Żywno	UAN-Upr. 471/87 Specjalność inst.-inż. w zakresie sieci wod-kan	
Sprawdzający:	mgr inż. Jacek Kozuch	BPP Upr. 31/83 Specjalność instalacyjno-inżynieryjna	
Nazwa rysunku:	Profil podłużne przyłączy wodociągowych – odcinek sieci "A" Część I		Nr rys: 3.1
			Skala: 1:100/1000
	czerwiec 2017		