


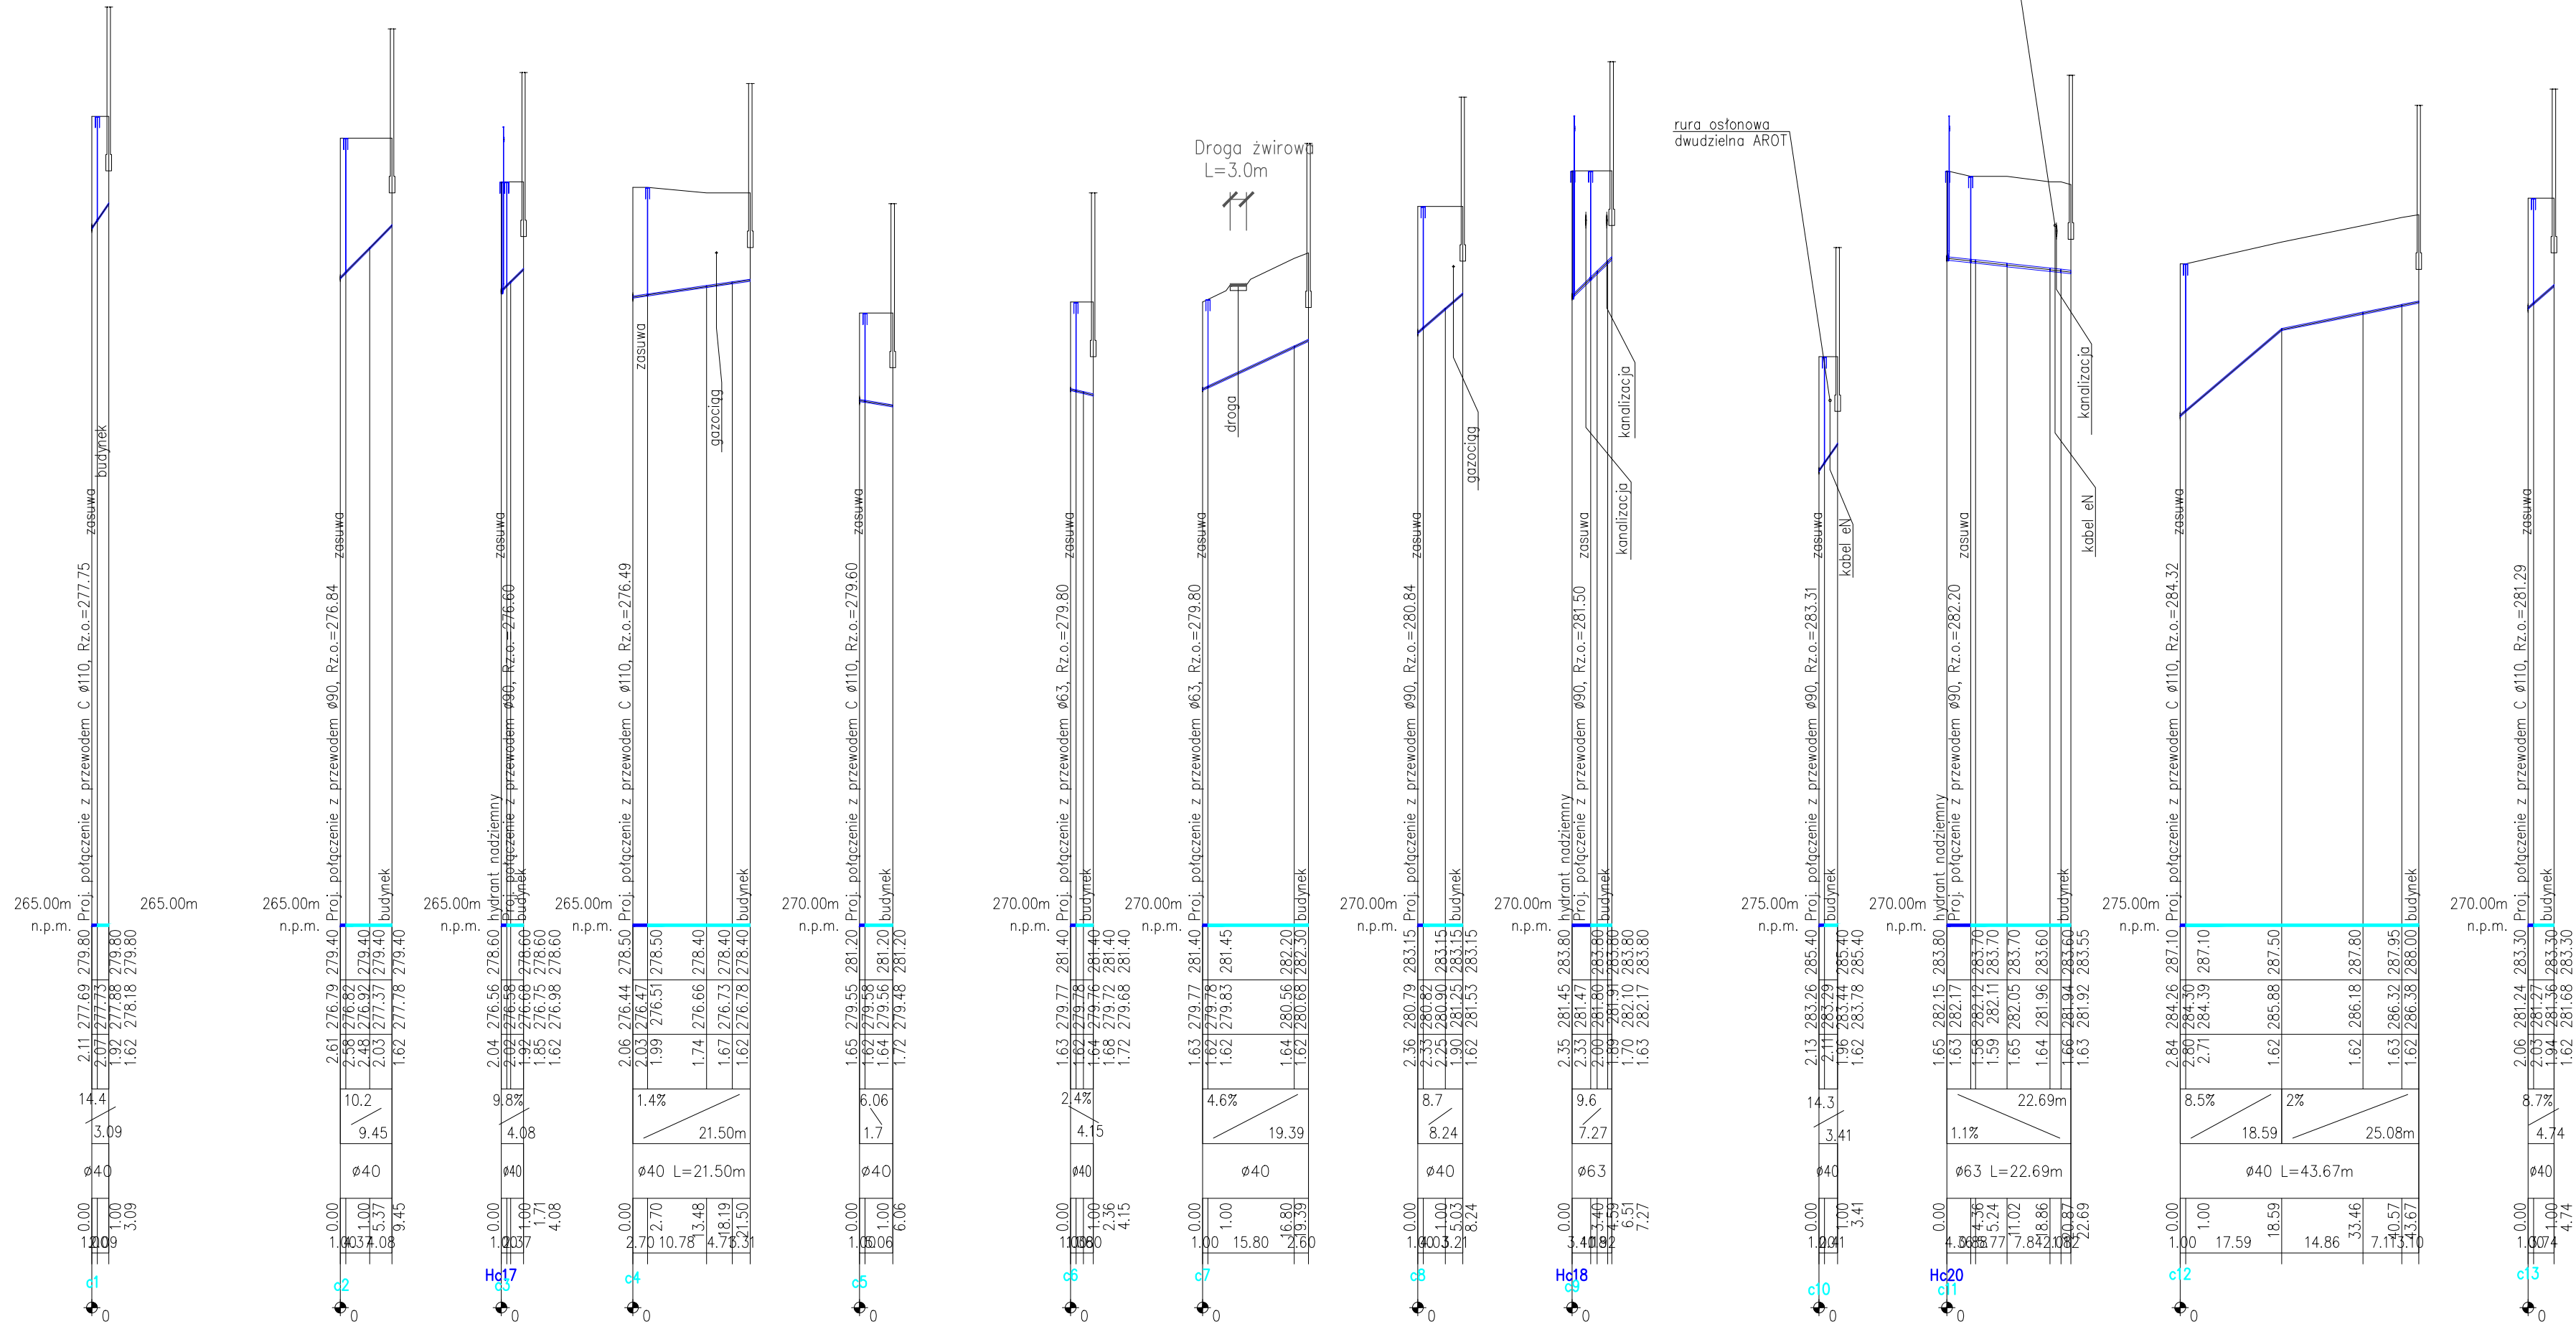

— element kwalifikowany przyłączy
— element niekwalifikowany przyłączy

Inwestor: Gmina Rymanów ul. Miłkowskiego 14a, 38-480 Rymanów		Wykonawca: Agencja Technik Ekologicznych i Realizacji Inwestycji "mkm PERFEKT" sp. z o.o. ul. Rzemieslnicza 1, 30-363 Kraków		
Nazwa opracowania: "Budowa sieci wodociągowej rozdzielczej wraz z przyłączami w msc. Bzianka"				
Adres obiektu:	Miejscowość: Bzianka	Gmina: Rymanów	Powiat: krośnieński	Województwo: podkarpackie
Stadium:	PROJEKT BUDOWLANO – WYKONAWCZY			
Branża:	WODOCIĄGOWA			
Projektant:	mgr inż. Romuald Żywno			UAN-Upr. 471/87 Specjalność inst.-inż. w zakresie sieci wod-kan
Sprawdzający:	mgr inż. Jacek Kożuch			BPP Upr 31/83 Specjalność instalacyjno-inżynieryjna
Nazwa rysunku:	Profile podłużne przyłączy wodociągowych – odcinek sieci "C" Część I			Nr rys: 3.6
				Skala: 1:100/1000
czerwiec 2017				