


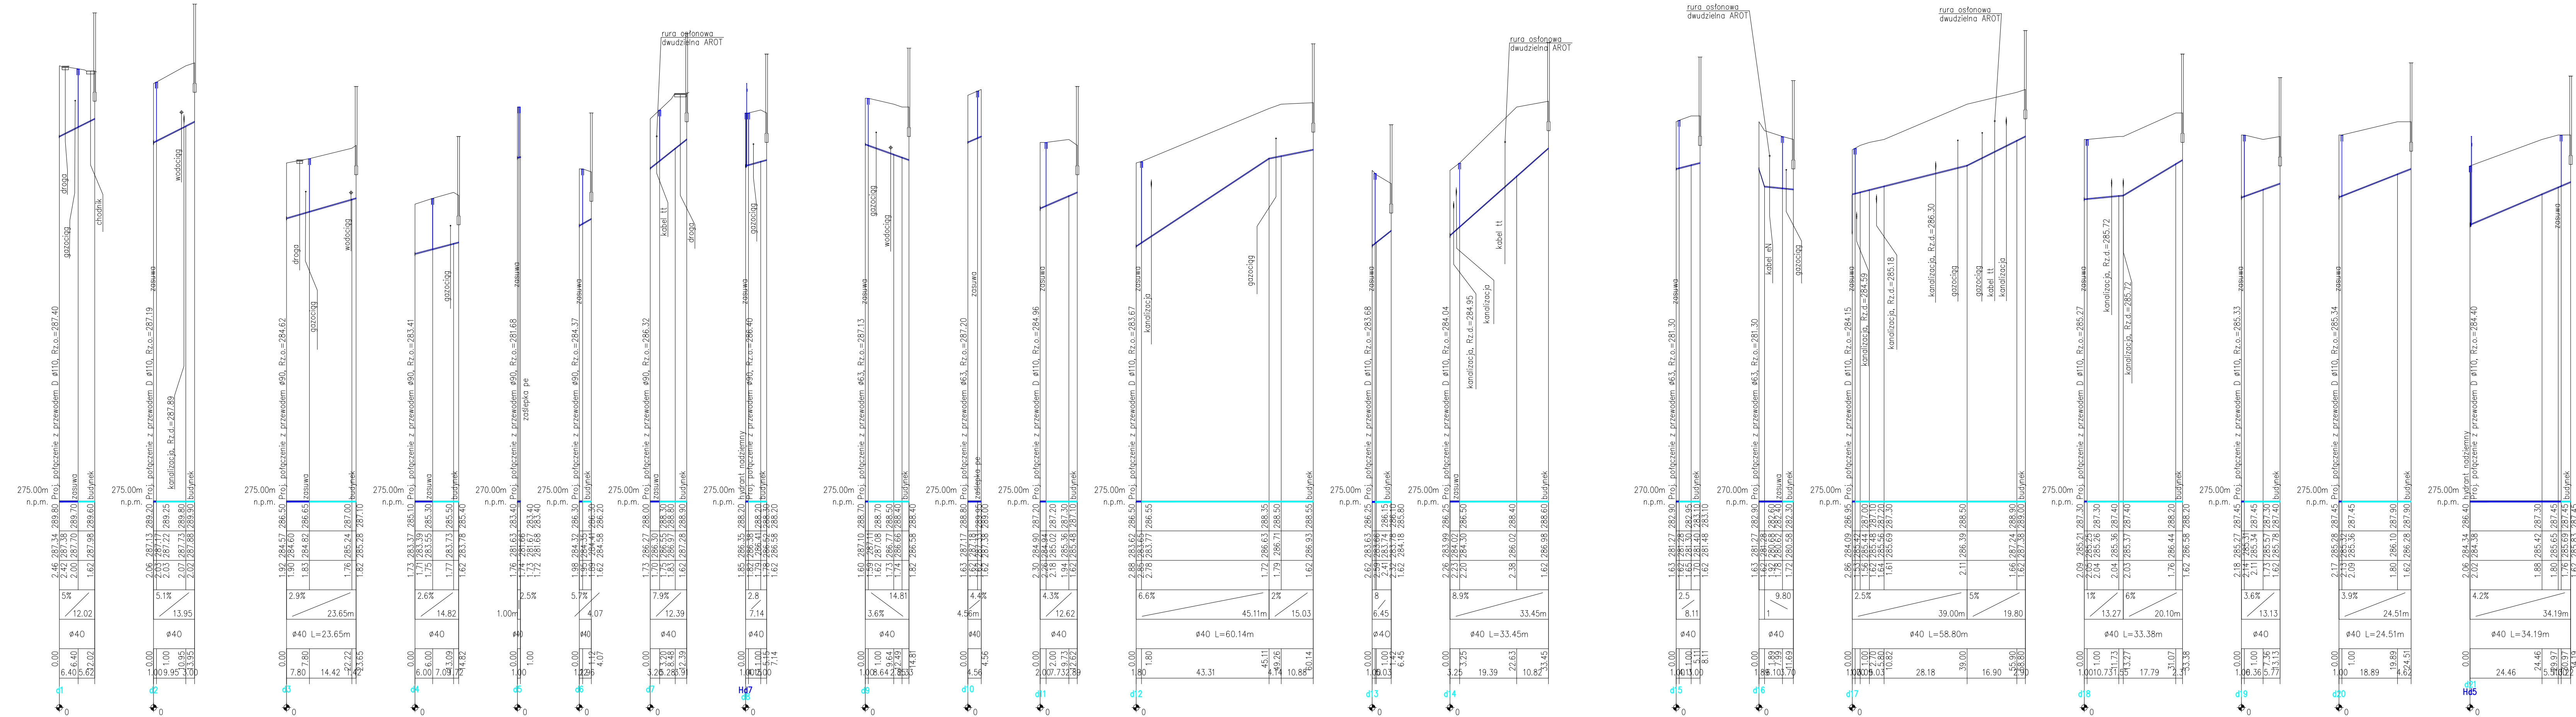

— element kwalifikowany przyłącza
— element niekwalifikowany przyłącza

Inwestor:		Wykonawca:		
Gmina Rymanów ul. Mikowskiego 14a, 38-480 Rymanów		Agencja Technik Ekologicznych i Realizacji Inwestycji "mkm PERFECT" sp. z o.o. ul. Rzemieślnicza 1, 30-363 Kraków		
Nazwa opracowania:				
"Budowa sieci wodociągowej rozdzielczej wraz z przyłączami w msc. Bzianka"				
Adres obiektu:	Miejscowość:	Gmina:	Powiat:	Województwo:
	Bzianka	Rymanów	krośniński	podkarpackie
Stadium:	PROJEKT BUDOWLANO – WYKONAWCZY			
Brano:	WODOCIĄGOWA			
Projektant:	mgr inż. Romuald Żywno	UAN-Upr. 471/87 Specjalność: inst.-inż. w zakresie sieci wod-kan		Nr rys: 3.9 Skala: 1:100/1000
Sprawdzający:	mgr inż. Jacek Kozuch	BPP Upr. 31/83 Specjalność: instalacyjno-inżynierska		
Nazwa rysunku:	Profilę podłużne przyłączy wodociągowych – odcinek sieci "D"			
czerwiec 2017				