

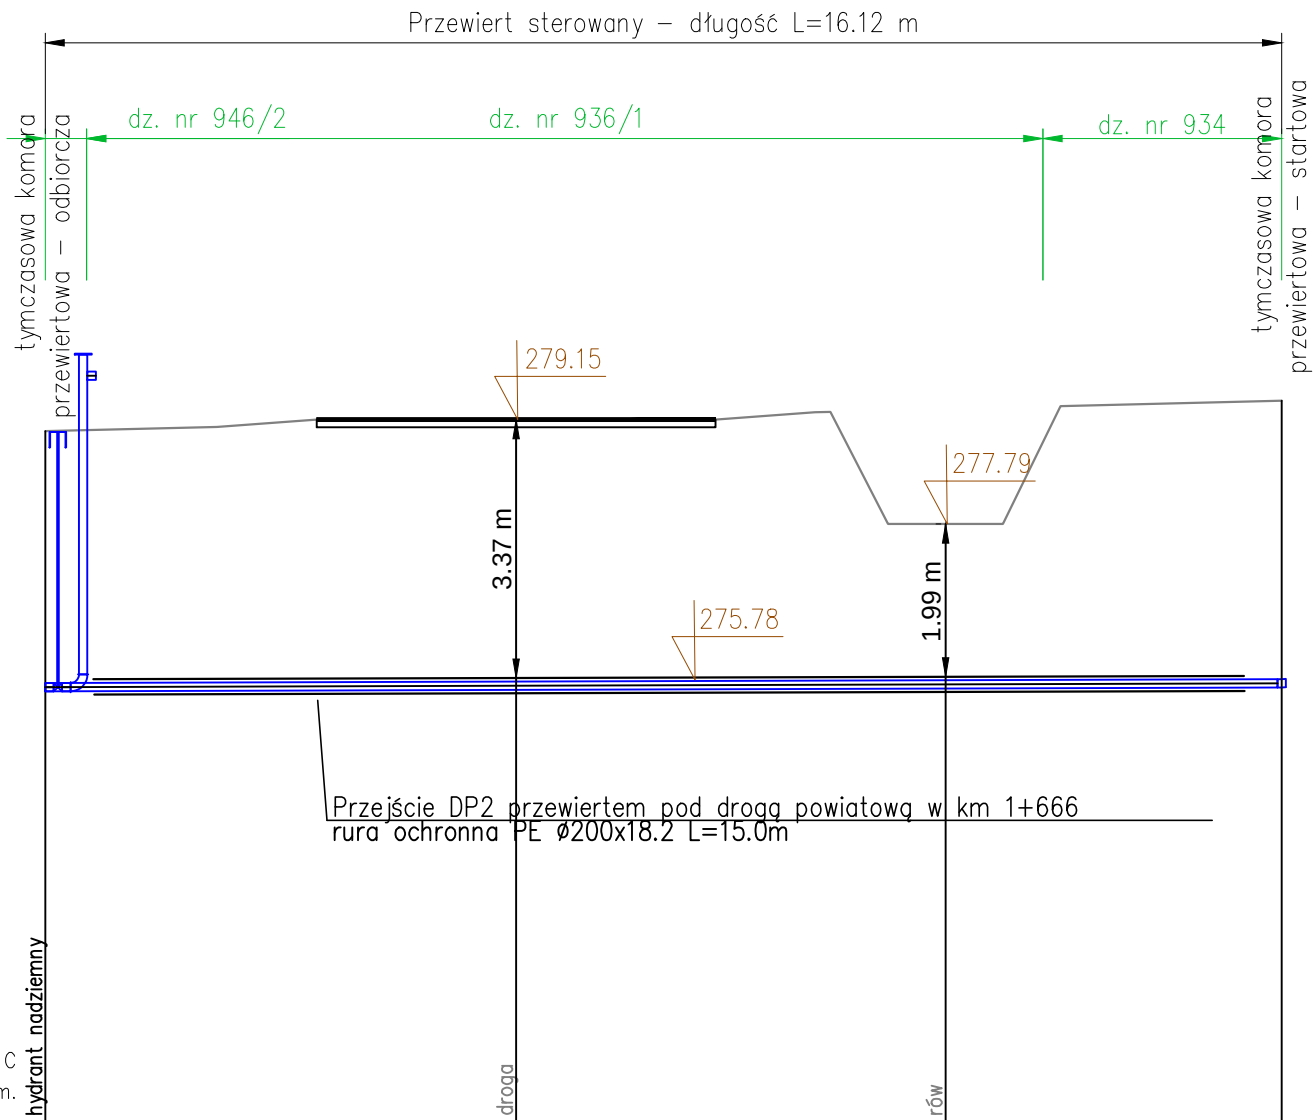
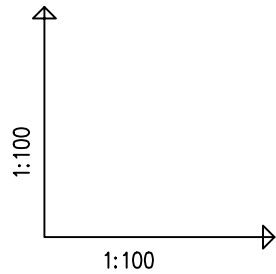


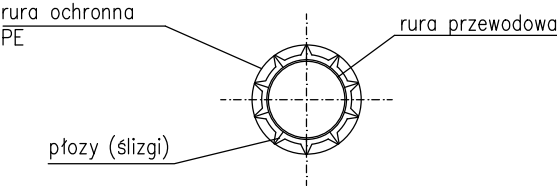

OZNACZENIE PROFILU: POZIOM PORÓWNAWCZY	270.00 m n.p.m.	hydrant nadziemny		
RZĘDNA TERENU ISTN.		279.00		279.40
RZĘDNA DNA RUROCIĄGU		275.61		275.65
ZAGŁĘBIENIE DNA RUROCIĄGU	3.39			3.74
SPADKI, DŁUGOŚCI	0.3%			16.12m
ŚREDNICA, MATERIAŁ			PE100 SDR17 PN10 Ø110 L=16.12m	
ODLEGŁOŚCI	55.26		16.12	71.38
HEKTOMETRY	Hc1			

SCHEMAT

UKŁOŻENIA RURY PRZEWODOWEJ W RURZE OCHRONNEJ

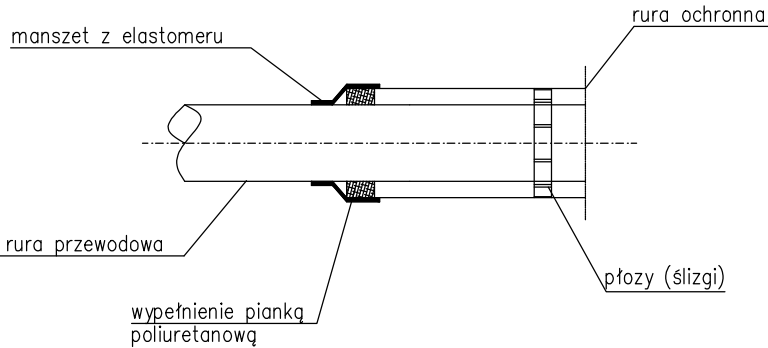

Inwestor:		Wykonawca:		
Gmina Rymanów ul. Miłkowskiego 14a, 38-480 Rymanów		Agencja Technik Ekologicznych i Realizacji Inwestycji "mkm PERFECT" sp. z o.o. ul. Rzemieślnicza 1, 30-363 Kraków		
Nazwa opracowania:				
"Budowa sieci wodociągowej rozdzielczej wraz z przyłączami w msc. Bzianka"				
Adres obiektu:	Miejscowość: Bzianka	Gmina: Rymanów	Powiat: krośnienski	Województwo: podkarpackie
Stadium:	PROJEKT BUDOWLANO – WYKONAWCZY			
Branża:	WODOCIĄGOWA			
Projektant:	mgr inż. Romuald Żywno			UAN-Upr. 471/87 Specjalność inst.-inż. w zakresie sieci wod-kan
Sprawdzający:	mgr inż. Jacek Kożuch			BPP Upr 31/83 Specjalność instalacyjno-inżynieryjna
Nazwa rysunku:	Przejście DP2 przewiertem pod drogą powiatową P2006R w km 1+666			Nr rys: 4.10
				Skala: 1:100
czerwiec 2017				