
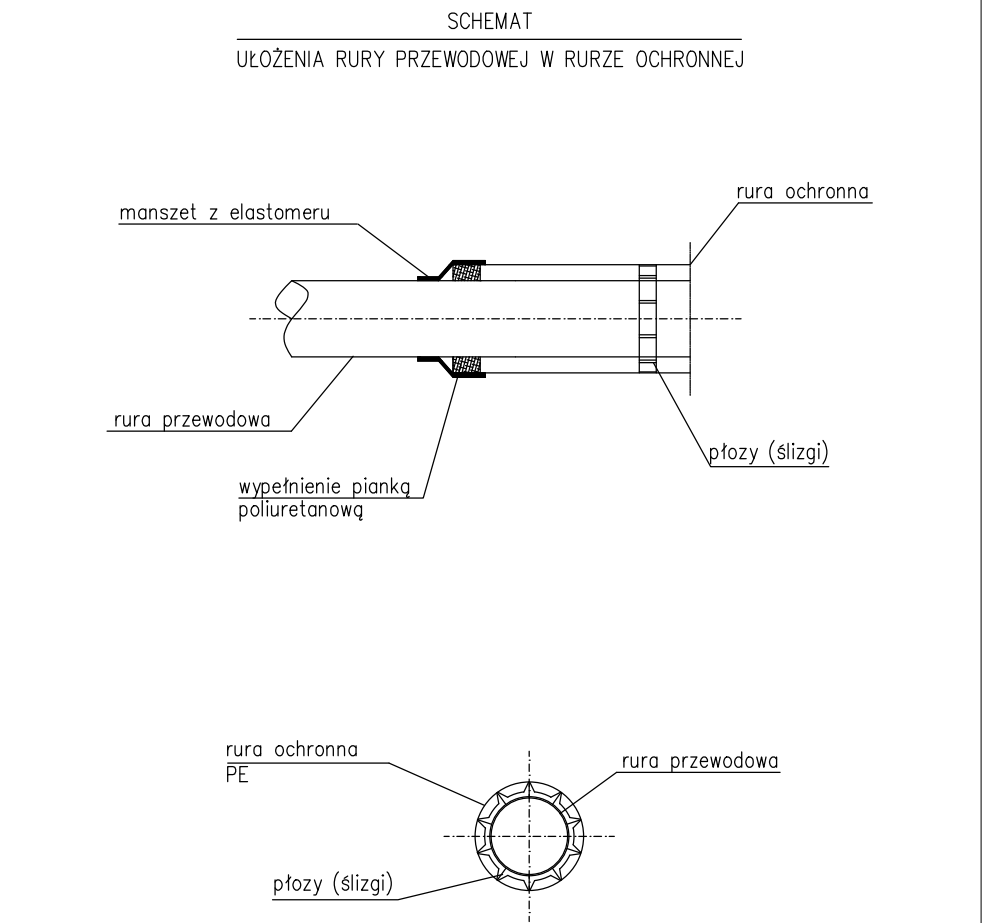


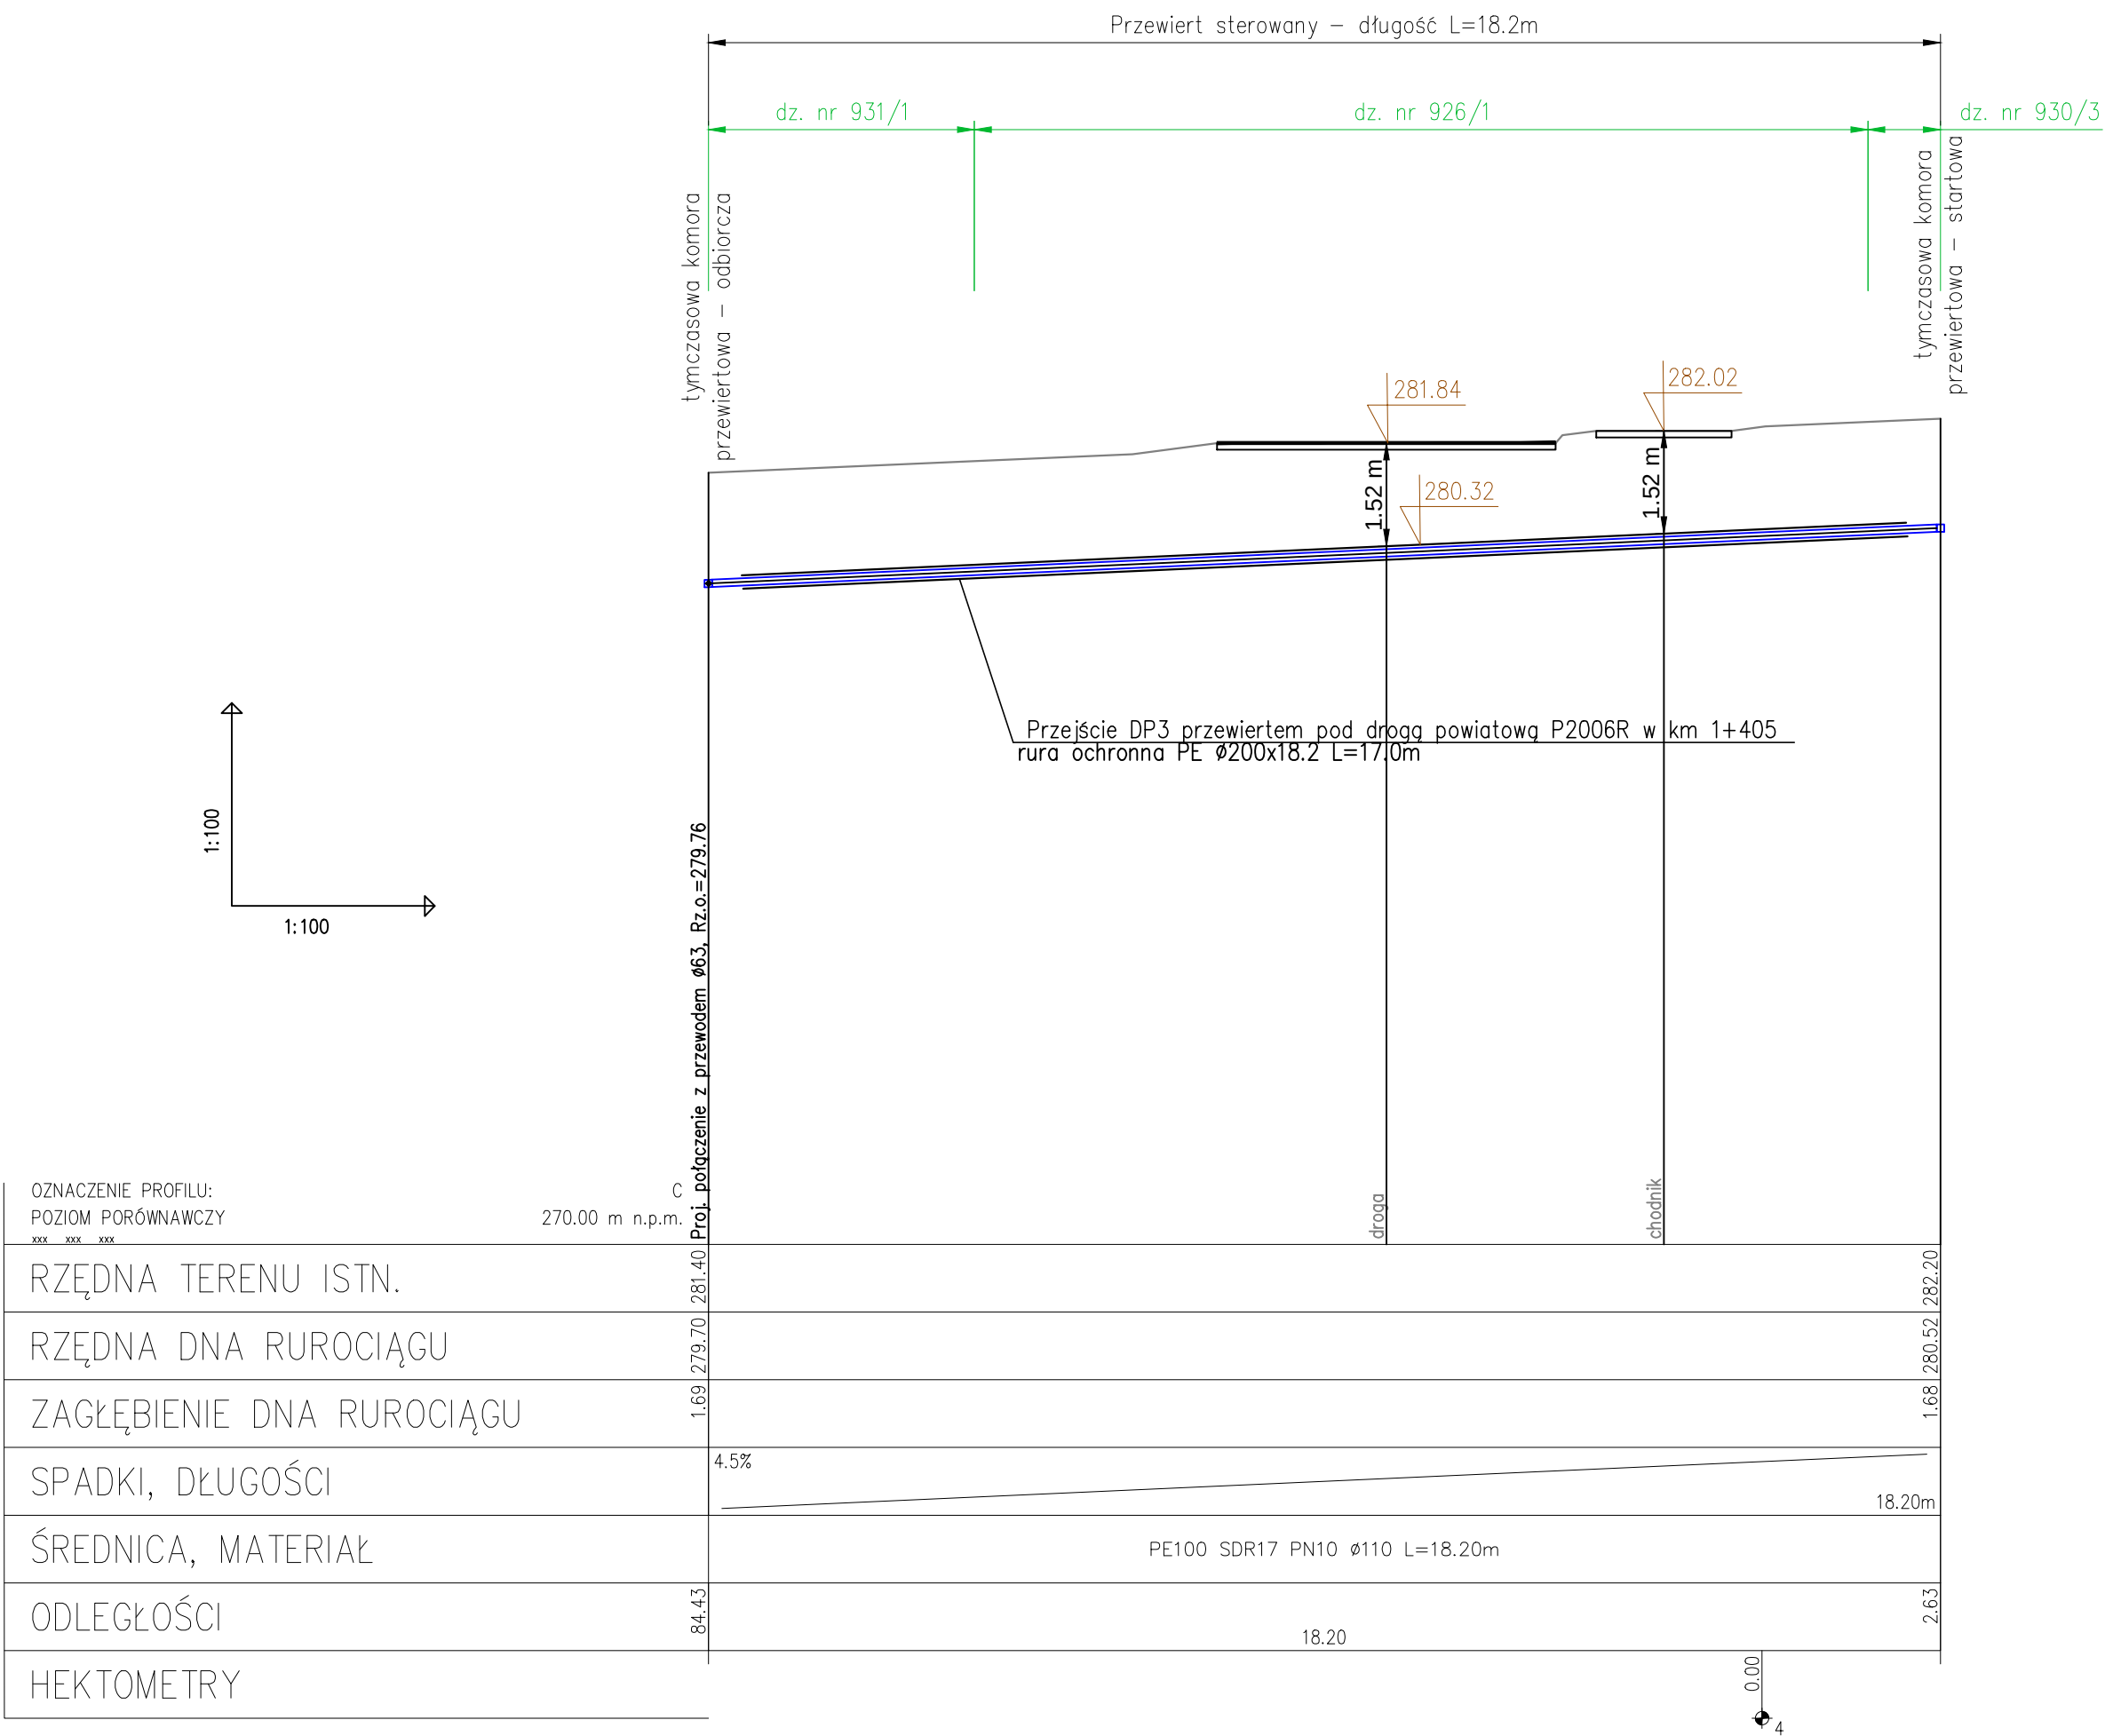

Inwestor:		Wykonawca:		
Gmina Rymanów ul. Miłkowskiego 14a, 38-480 Rymanów		Agencja Technik Ekologicznych i Realizacji Inwestycji "mkm PERFECT" sp. z o.o. ul. Rzemieslnicza 1, 30-363 Kraków		
Nazwa opracowania:				
"Budowa sieci wodociągowej rozdzielczej wraz z przyłączami w msc. Bzianka"				
Adres obiektu:	Miejscowość:	Gmina:	Powiat:	Województwo:
	Bzianka	Rymanów	krośnienski	podkarpackie
Stadium:	PROJEKT BUDOWLANO – WYKONAWCZY			
Branża:	WODOCIĄGOWA			
Projektant:	mgr inż. Romuald Żywno		UAN-Upr. 471/87 Specjalność inst.-inż. w zakresie sieci wod-kan	
Sprawdzający:	mgr inż. Jacek Kożuch		BPP Upr 31/83 Specjalność instalacyjno-inżynieryjna	
Nazwa rysunku:	Przejsieć DP3 przewiertem pod drogą powiatową P2006R w km 1+405			Nr rys: 4.11
				Skala: 1:100
czerwiec 2017				