



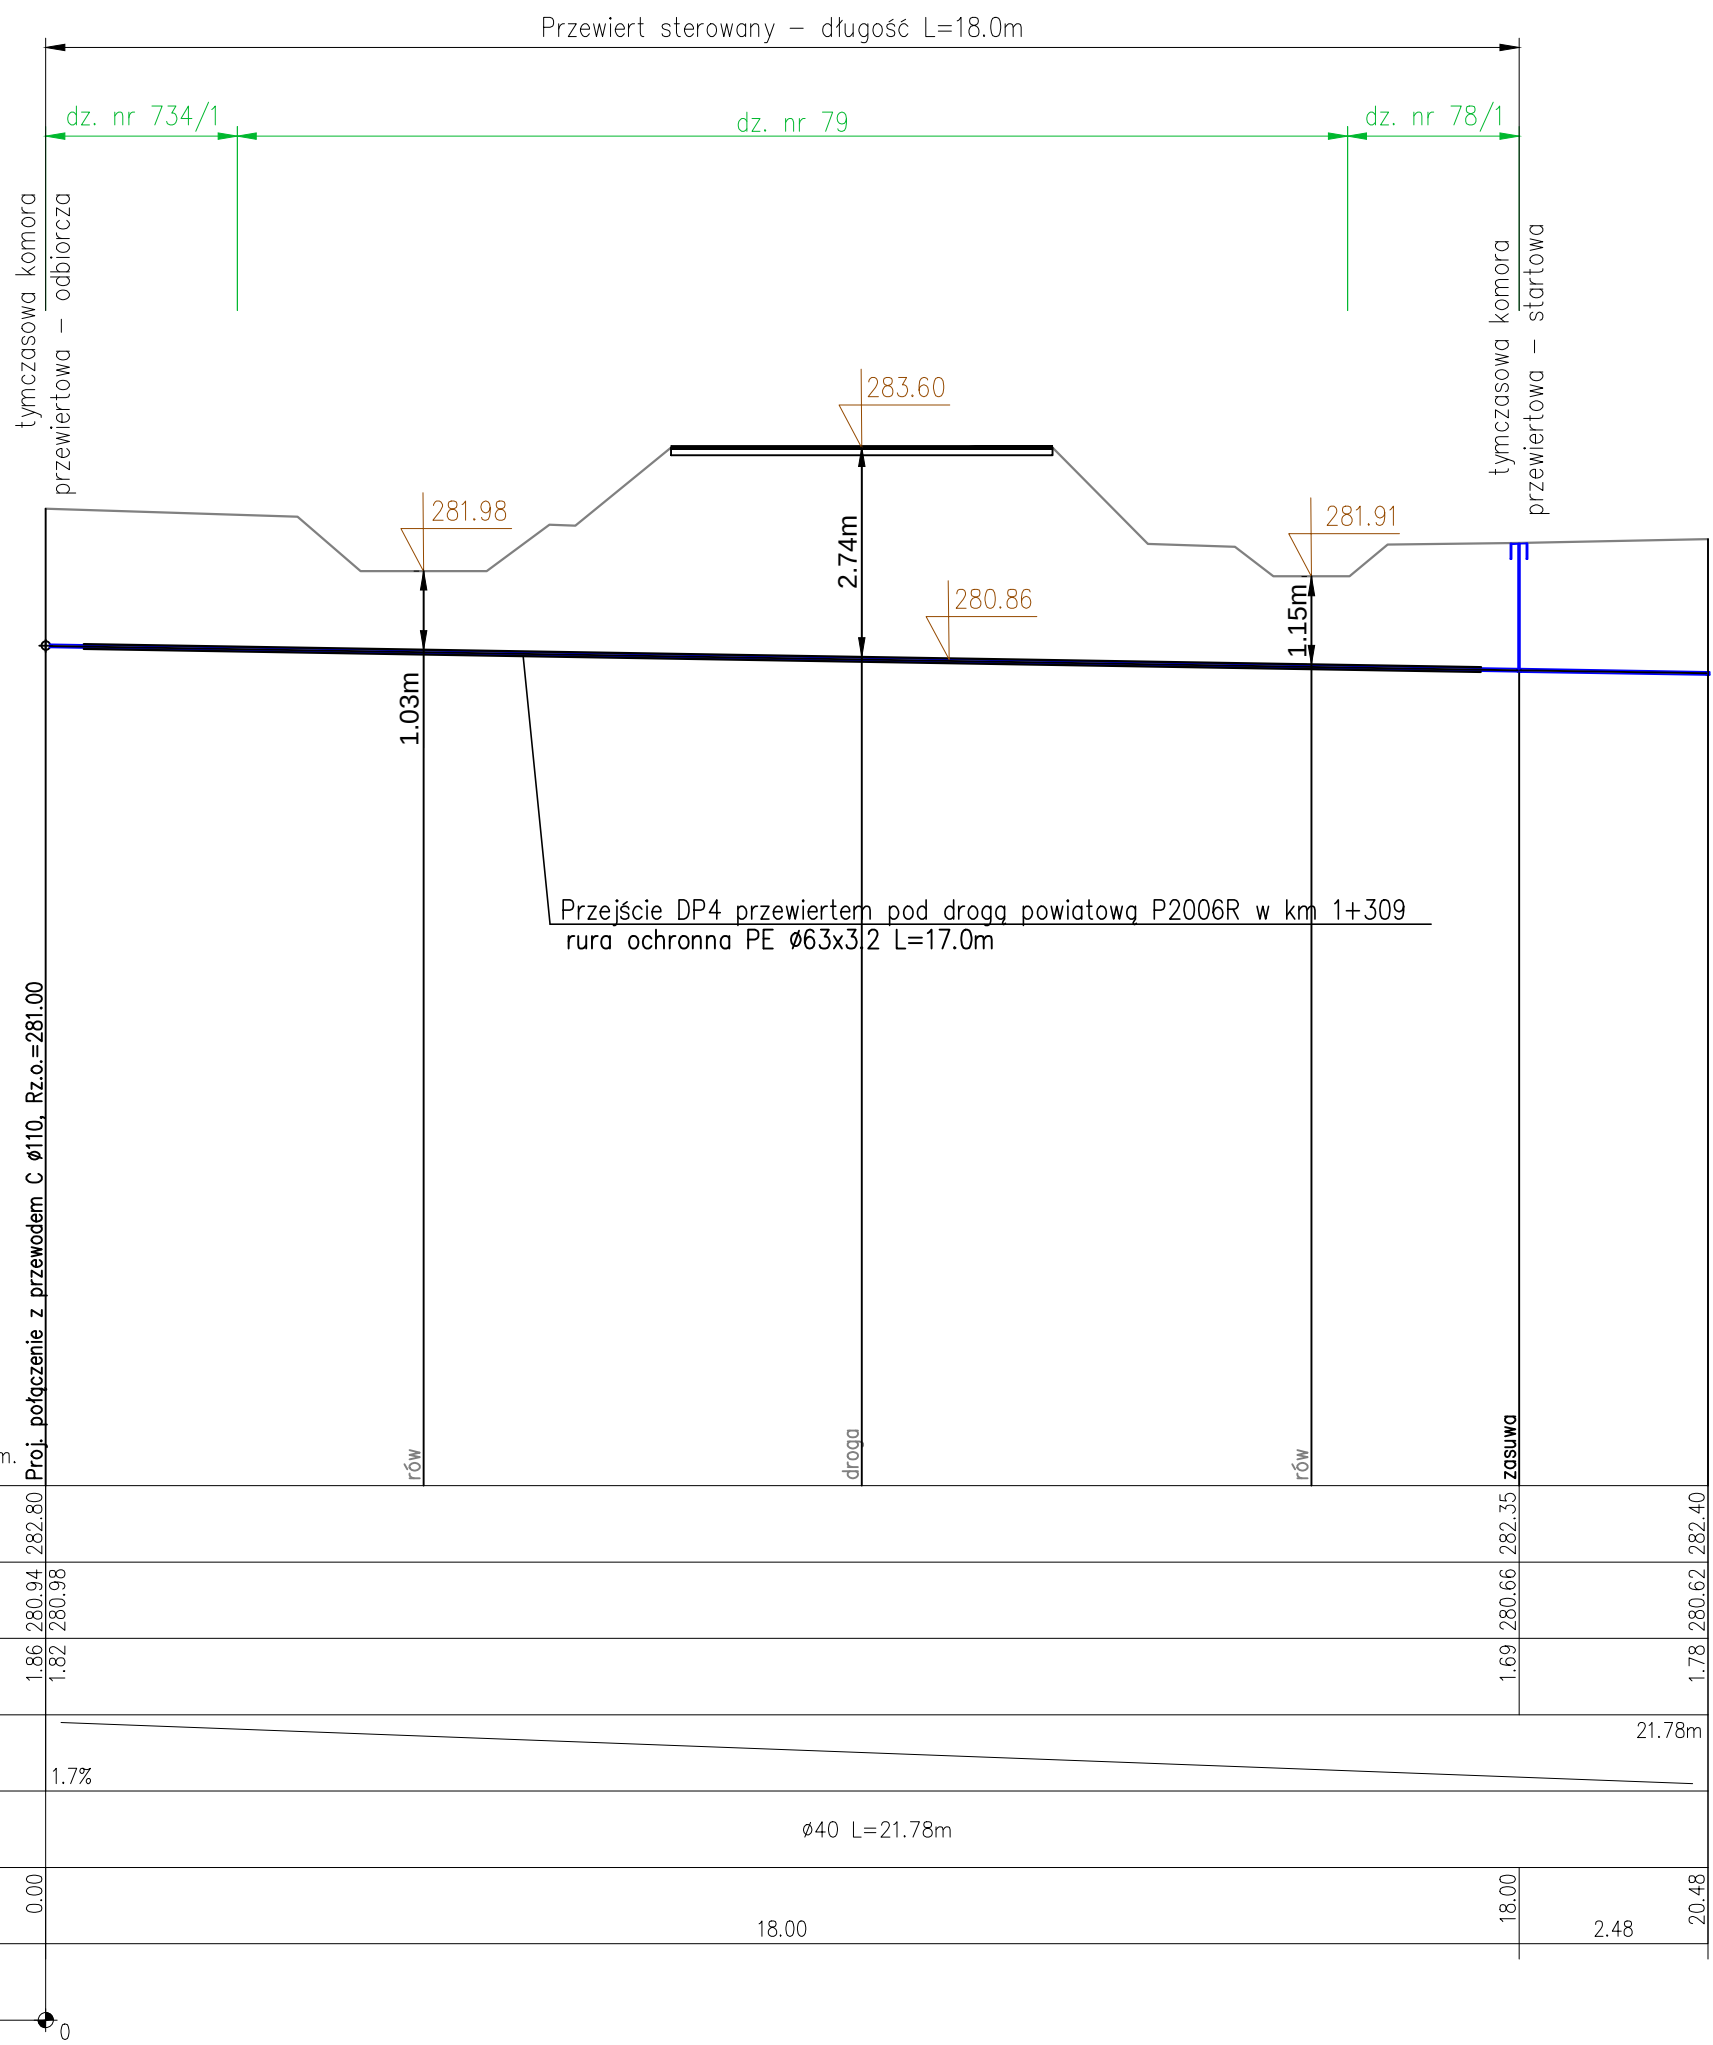

POZIOM PORÓWNAWCZY	270.00 m n.p.m.	Proj. połączenie z przewodem C Ø110, Rz.o.=281.00				
RZĘDNA TERENU ISTN.		282.80				282.40
RZĘDNA DNA RUROCIĄGU		280.94 1.82 280.98				280.62
ZAGŁĘBIENIE DNA RUROCIĄGU		1.86				1.78
SPADKI, DŁUGOŚCI		1.7%				21.78m
ŚREDNICA, MATERIAŁ			Ø40 L=21.78m			
ODLEGŁOŚCI	0.00		18.00	2.48		20.48
HEKTOMETRY						

Inwestor: Gmina Rymanów ul. Miłkowskiego 14a, 38-480 Rymanów		Wykonawca: Agencja Technik Ekologicznych i Realizacji Inwestycji "mkm PERFECT" sp. z o.o. ul. Rzemieslnicza 1, 30-363 Kraków		
Nazwa opracowania: "Budowa sieci wodociągowej rozdzielczej wraz z przyłączami w msc. Bzianka"				
Adres obiektu:	Miejscowość: Bzianka	Gmina: Rymanów	Powiat: krośnienski	Województwo: podkarpackie
Stadium:	PROJEKT BUDOWLANO – WYKONAWCZY			
Branża:	WODOCIĄGOWA			
Projektant:	mgr inż. Romuald Żywno UAN-Upr. 471/87 Specjalność inst.-inż. w zakresie sieci wod-kan			
Sprawdzający:	mgr inż. Jacek Kozuch BPP Upr 31/83 Specjalność instalacyjno-inżynieryjna			
Nazwa rysunku:	Przejście DP4 przewiertem pod drogą powiatową P2006R w km 1+309			Nr rys: 4.12
				Skala: 1:100
czerwiec 2017				

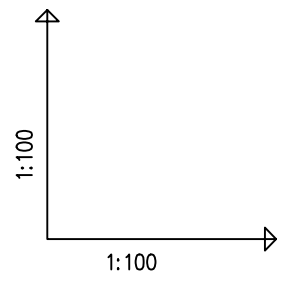